

VŠEOBECNÉ POZNÁMKY

1. Na výkresovou část dokumentace se vztahují specifikace ostatních částí projektu, se kterými tvoří tato část nedílný celek. Při nejasnosti ihned kontaktujte projektanta!
2. Při rozporech v dokumentaci mají přednost:
- dokumenty a revize výkresů s novějším datem,
 - textové specifikace před grafickým znázorněním,
 - kóty před rozměry odměřenými na výkrese,
 - výkresy podrobnějšího měřítka,
 - architektonická část a koordinační výkresy před projekty profesí, přičemž technické řešení profesí musí být zachováno.

LEGENDA REVIZÍ

č.rev.	datum	popis revize

±0,000 = 361,800 m.n.m B.p.v.

PROJEKT: ROZŠÍŘENÍ PARKU U MUZEA ZN: MOR

MORAVSKÁ TŘEBOVÁ

STAVEBNÍK: Město Moravská Třebová
náměstí T. G. Masaryka 32/29
571 01 Moravská Třebová

ARCHITEKT: Rusina Frei, s.r.o.
Blanická 845/9, 120 00 Praha 2
info@rusinafrei.cz, tel. +420 607 715 885
www.rusinafrei.cz

PROJEKTANT: AZ elektroprojekce, s.r.o.
Přemyslská 13a, 182 00 Praha 8
azep@azep.cz, tel. +420 284 007 631

STUPEŇ: DOKUMENTACE PRO PROVEDENÍ STAVBY

OBJEKT: SO 04 – Sklad


ČÁST: D.4.2 Elektroinstalace

VÝKRES: Půdorys

MĚŘÍTKO: 1:100 FORMÁT: 2x A4

DATUM: 01/2025 KRESLIL: Ing. Ondřej Vondruška
DATUM TISKU: 01/2025 KONTROLOVAL: Ing. Vladimír Velát
REVIZE: OZNAČENÍ: D.4.2.2

Neoprávněné rozšiřování či reprodukování tohoto materiálu nebo jeho části je zakázáno!

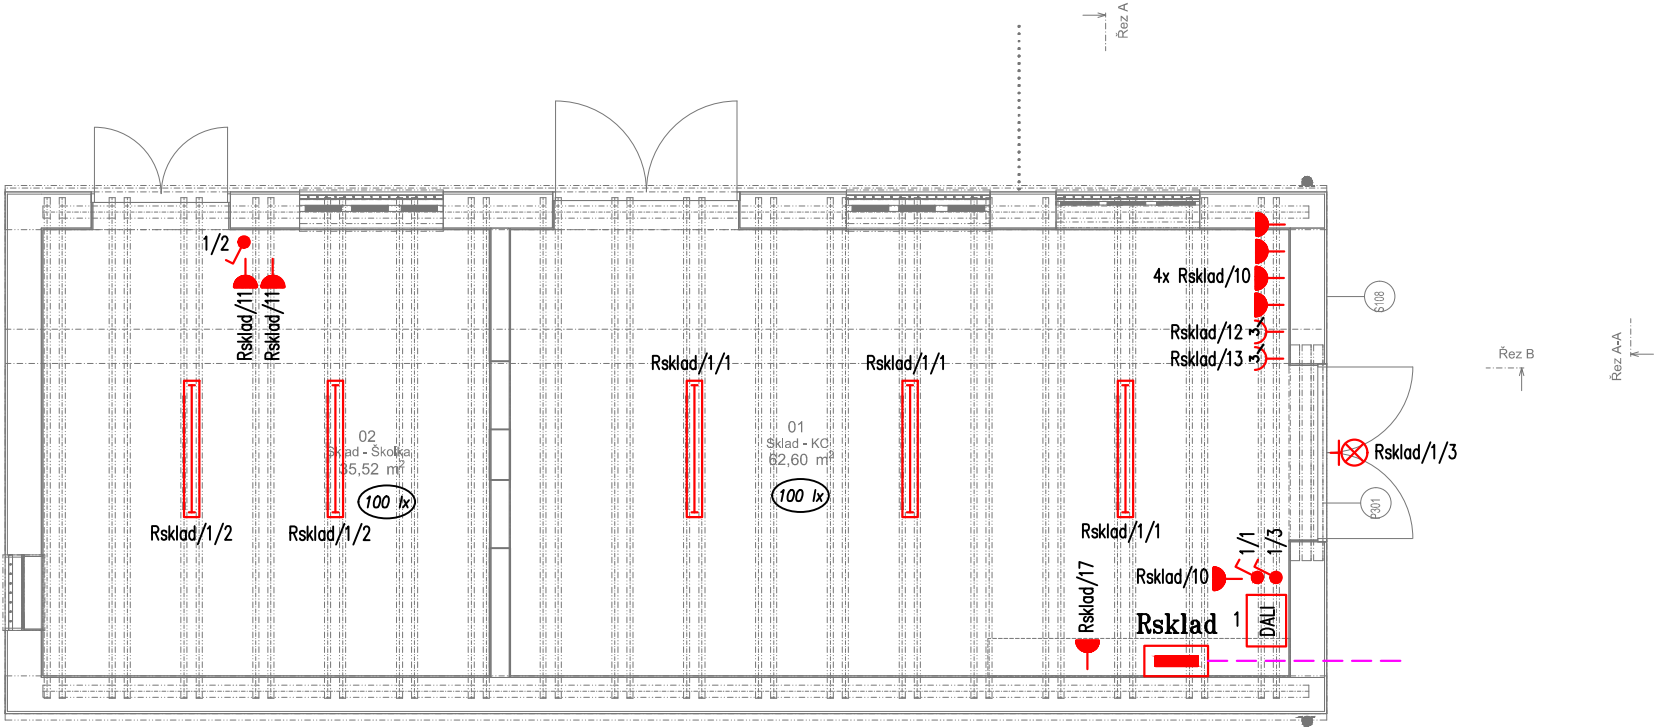

LEGENDA SILNOPROUDU:

-  Jednopolový vypínač vyšší krytí
-  Venkovní nástěnné LED svítidlo, kruhové s mřížkou, IP65, 1400 lm
-  Prachotěsné LED svítidlo, IP44, 6000 lm
-  Zásuvka 230V/16A s vyšším krytím
-  Zásuvka 400V/32A s víčkem
-  Průměrná udržovaná osvětlenost v luxech
-  Ovládací panel DALI
-  Rozvaděč silnoproudu
-  Rozvaděč není součástí této PD