



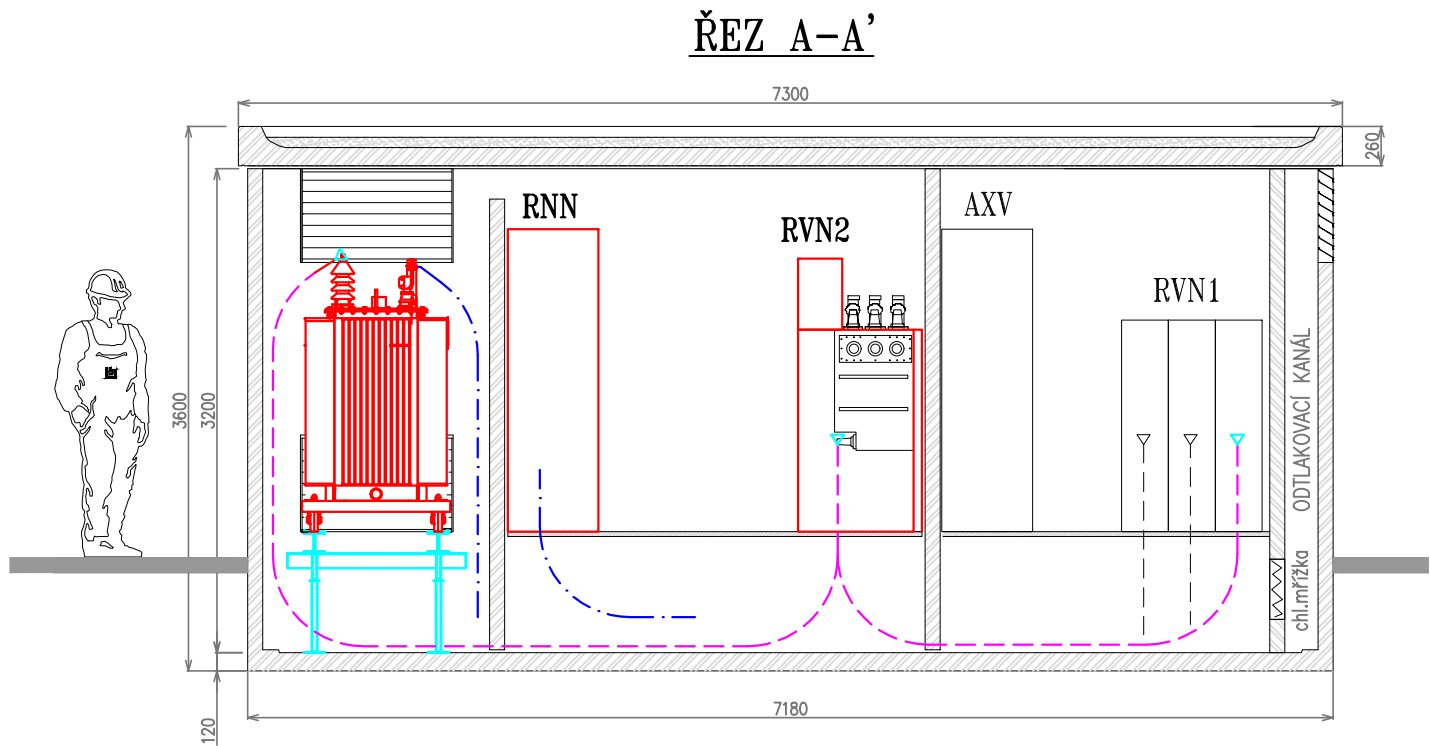

**POHLEDY M 1:100**

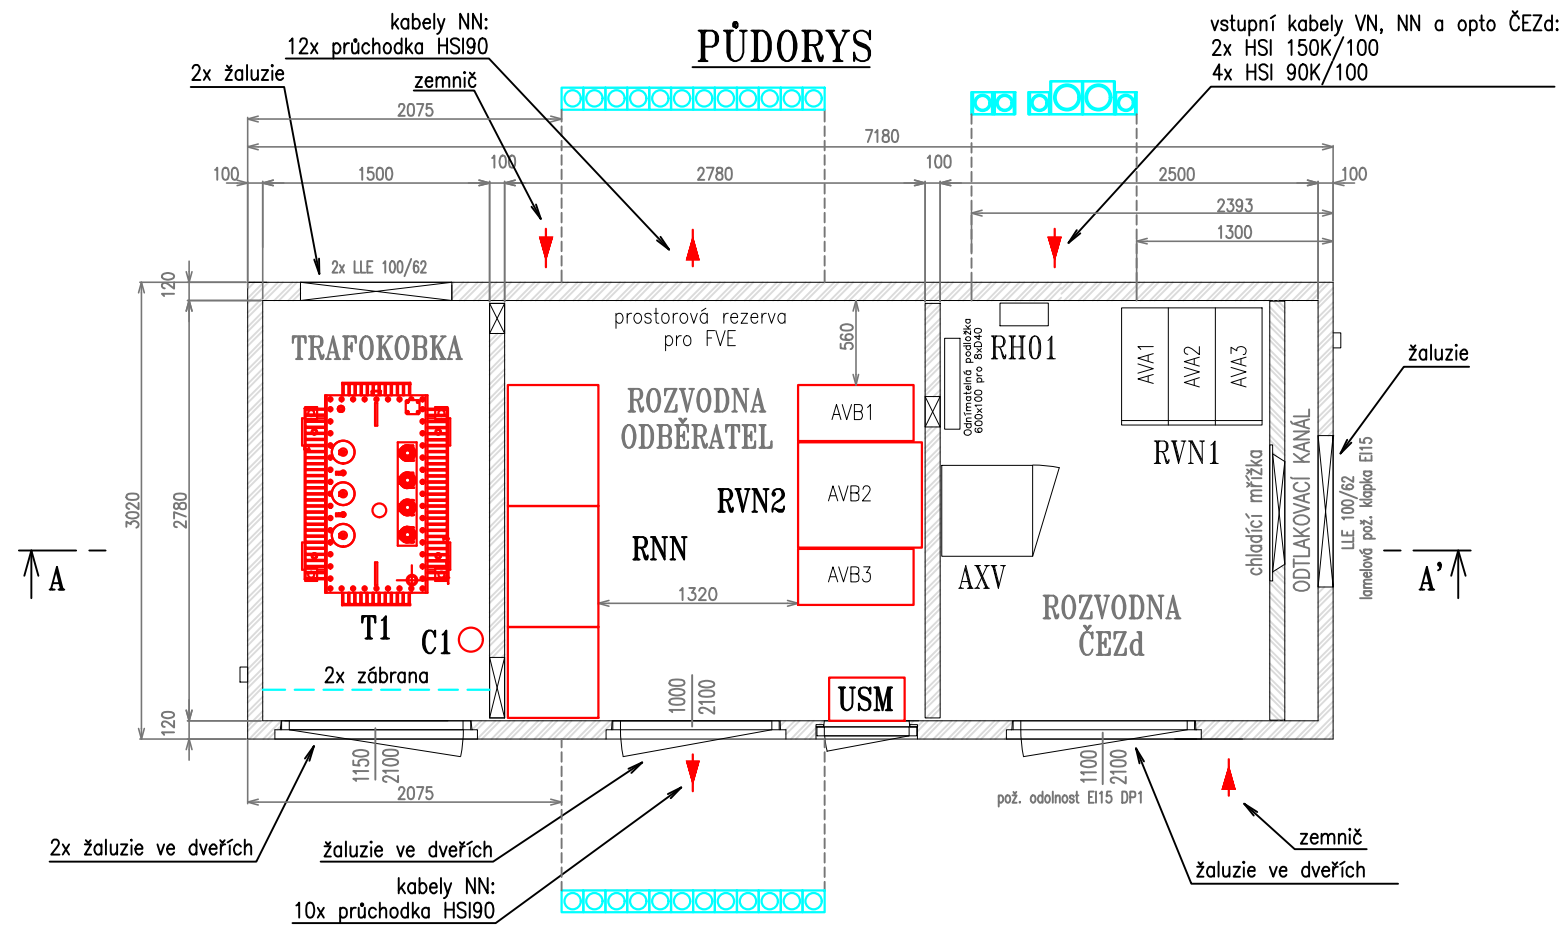

**POPIS:**

**STAVBA**  
pochází kiosková trafostanice  
celkové rozměry (vxšxd): 3600x3020x7180mm

**RVN1**  
distribuční modulární rozvaděč VN 24kV  
typ: Siemens 8DJH SMART KKK  
NENÍ SOUČÁSTÍ TĚTO PD, řeší ČEZd

**AXV**  
rozvaděč pro řídicí systém části ČEZd  
NENÍ SOUČÁSTÍ TĚTO PD, řeší ČEZd

**RH01**  
rozvaděč pro vlastní spotřebu části ČEZd  
NENÍ SOUČÁSTÍ TĚTO PD, řeší ČEZd

**RVN2**  
velkoodběratelský modulární rozvaděč VN 24kV  
22kV, 630A 16kA 1s/IAC AFL 20kA 0,5s

**T1**  
olejový hermetizovaný transformátor 1000kVA 22/0,4kV  
Ecodesign 2

**C2**  
kompenzace chodu naprázdno transformátoru  
výkon: 8kVAr

**USM**  
skříň pro fakturační měření elektrické energie  
přístupná vlastními dvířky  
typ a provedení dle standardů ČEZd

**RNN**  
skříňový hlavní rozvaděč NN

**PROUDOVÁ SOUSTAVA A NAPĚTÍ**

VN: L1,L2,L3,50Hz,22kV,IT  
NN: 3PEN~50Hz,400,TN-C  
3NPE~50Hz,400/230V,TN-S

**UZEMNĚNÍ TS**

DLE ČSN EN 61936-1 – SPOLEČNÉ  
DLE PNE 33 0000-1  
DLE ČSN 33 2000-4-41 ed.3

**POZNÁMKA**

Rozvaděče VN budou postaveny na ocelovém rámu, kabelové kanály budou zakryty plechem, plech bude pevně připojen (přišroubován).  
Svazkované kabely 22kV a 1kV budou vedeny kabelovým kanálem, budou pevně přichyceny pomocí držáků kabelů.  
Kabelové systémy 22kV a 1 kV budou odděleny.

**VŠEOBECNÉ POZNÁMKY**

1. Na výkresovou část dokumentace se vztahují specifikace ostatních částí projektu, se kterými tvoří tato část nedílný celek. Při nejasnosti ihned kontaktujte projektanta!

2. Při rozporech v dokumentaci mají přednost:

- dokumenty a revize výkresů s novějším datem,
- textové specifikace před grafickým znázorněním,
- kóty před rozměry odměřenými na výkrese,
- výkresy podrobnějšího měřítka,
- architektonická část a koordinační výkresy před projekty profesí, přičemž technické řešení profesí musí být zachováno.

**LEGENDA REVIZÍ**

| č.rev. | datum | popis revize |
|--------|-------|--------------|
|        |       |              |
|        |       |              |
|        |       |              |
|        |       |              |
|        |       |              |

±0,000 = 361,800 m.n.m B.p.v.

PROJEKT: ROZŠÍŘENÍ PARKU U MUZEA ZN: **MOR**

MORAVSKÁ TŘEBOVÁ

STAVEBNÍK: Město Moravská Třebová  
náměstí T. G. Masaryka 32/29  
571 01 Moravská Třebová

ARCHITEKT: Rusina Frei, s.r.o.  
Blanická 845/9, 120 00 Praha 2  
info@rusinafrei.cz, tel. +420 607 715 885  
www.rusinafrei.cz

PROJEKTANT: AZ elektroprojekce, s.r.o.  
Průmyslová 13a, 182 00 Praha 8  
azep@azep.cz, tel. +420 284 007 631

STUPEŇ: **DOKUMENTACE PRO PROVEDENÍ STAVBY**

OBJEKT: SO 05 – Trafostanice

ČÁST: D.5.2 Elektroinstalace

VÝKRES: Půdorys a řez

|              |         |              |                       |
|--------------|---------|--------------|-----------------------|
| MĚŘÍTKO:     | 1:50    | FORMÁT:      | 2x A4                 |
| DATUM:       | 01/2025 | KRESLIL:     | Ing. Ondřej Vondruška |
| DATUM TISKU: | 01/2025 | KONTROLOVAL: | Ing. Vladimír Velát   |
| REVIZE:      |         | OZNAČENÍ:    | D.5.2.3               |

Neoprávněné rozšiřování či reprodukování tohoto materiálu nebo jeho části je zakázáno!