


KANALIZACE KAMENIČKA

SITUACE KANALIZACE č.3

měřítko 1:500

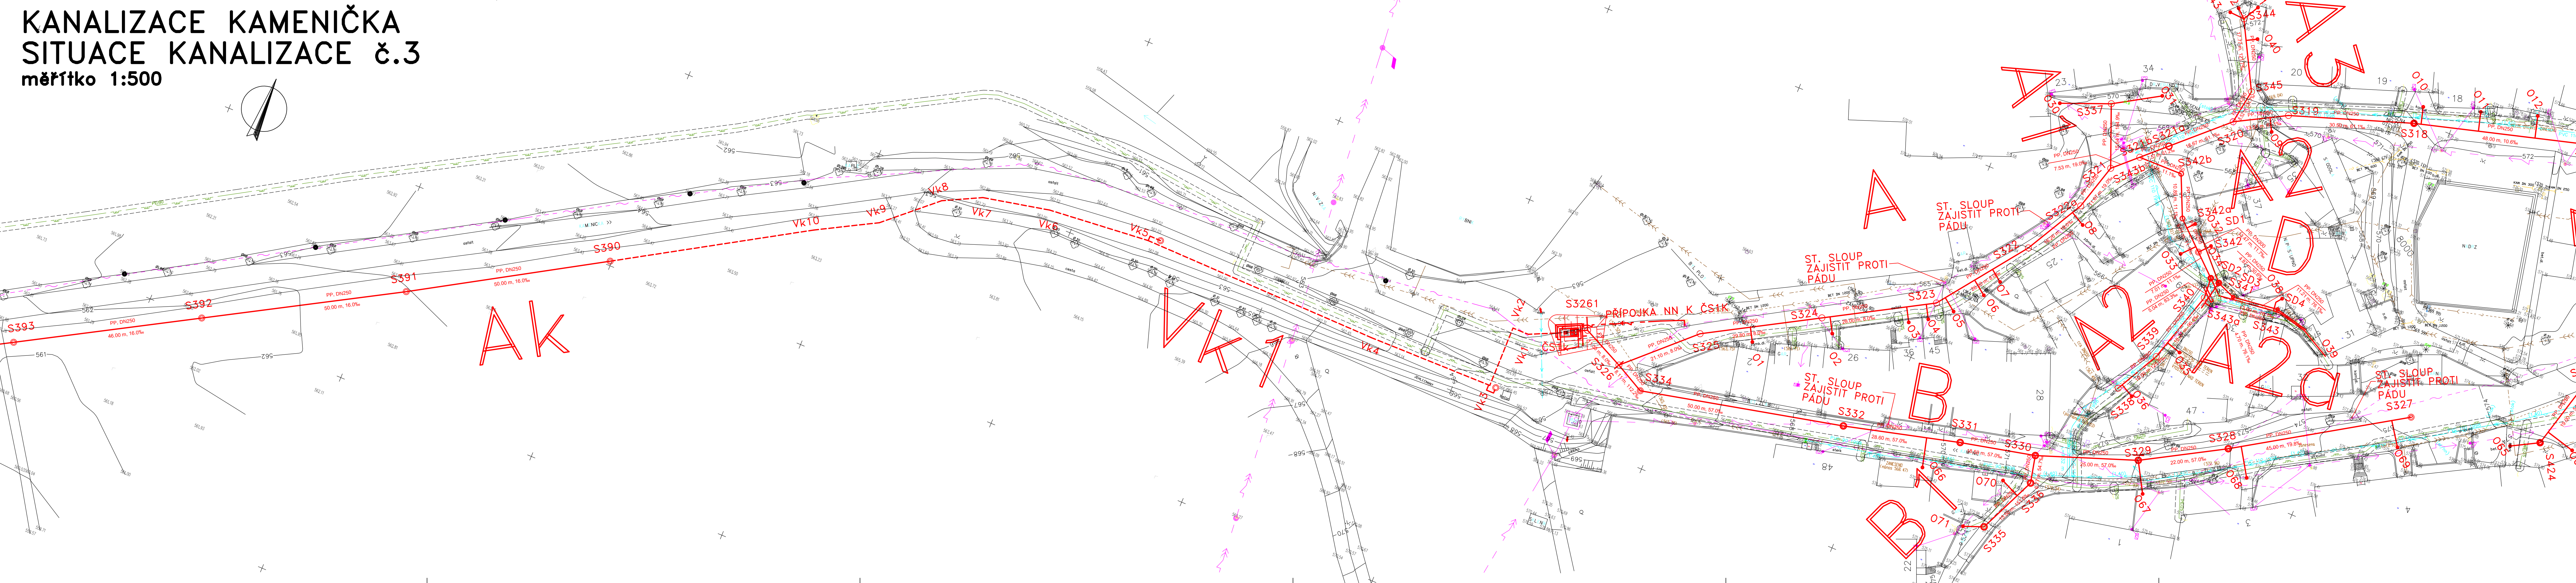

LEGENDA :

- | | |
|--|--|
| | STÁVAJÍCÍ KANALIZACE – PŘEDPOKLÁDANÝ PRŮBĚH |
| | STÁVAJÍCÍ KANALIZACE – PŘEDPOKLÁDANÝ PRŮBĚH |
| | STÁVAJÍCÍ KANALIZACE |
| | STÁVAJÍCÍ ROZVODY PLYNU (STL) |
| | STÁVAJÍCÍ ROZVODY VODY |
| | STÁVAJÍCÍ SILOVÉ KABELY NN |
| | STÁVAJÍCÍ SILOVÉ KABELY NN NADZEMNÍ |
| | STÁVAJÍCÍ SILOVÉ KABELY VN NADZEMNÍ |
| | STÁVAJÍCÍ SĎĚLOVACÍ KABELY (MÍSTNÍ, DÁLKOVÉ) |
| | STÁVAJÍCÍ SĎĚLOVACÍ KABELY NADZEMNÍ |
| | STÁVAJÍCÍ VEŘEJNÉ OSVĚTLENÍ |
| | NAVROVANÁ SPLAŠKOVÁ KANALIZACE |
| | NAVROVANÁ SPLAŠKOVÁ KANALIZACE VÝTLAK |
| | NAVROVANÁ PŘÍPOJKA NN |
| | NAVROVANÁ PŘELOŽKA VODOVODU |
| | OZNAČENÍ NOVÉ REVIZNÍ ŠACHTY |
| | OZNAČENÍ STOKY |

POZNÁMKA :

INŽENÝRSKÉ SÍTĚ JSOU ZAKRESLENY ORIENTAČNĚ, PŘED ZAHÁJENÍM
ZEMNÍCH PRACÍ JE NUTNO PROVÉST VYTYČENÍ INŽENÝRSKÝCH SÍTÍ
ZA PŘÍTOMNOSTI SPRÁVCE SÍTĚ. PLATÍ SKUTEČNÁ POLOHA SÍTÍ V TERÉNU

POLOHU STÁVAJÍCÍCH INŽENÝRSKÝCH SÍTÍ (VČETNĚ KANALIZACE !!) OVĚŘIT
RUČNĚ KOPANÝMI SONDAMI

U KABELOVÝ TRAS JE V KYNETĚ ULOŽENO OBVYKLE VÍCE KABELŮ

POLOHA A DÉLKA ODOBOČNÝCH STOK K JEDNOTLIVÝM NEMOVITOSTEM JE POUZE ORIENTAČNÍ.
PŘESNOU POLOHU A DÉLKU JEDNOTLIVÝCH ODOBOČNÝCH STOK K NEMOVITOSTEM JE NUTNO UPŘESNIT V DALŠÍM STUPNI PROJEKTOVÉ DOKUMENTACE A TO FORMOU SAMOSTATNÝCH PROJEKTOVÝCH DOKUMENTACÍ JEDNOTLIVÝCH ODOBOČNÝCH STOK.

SOUŘADNÝ SYSTÉM JTSK
VÝŠKOVÝ SYSTÉM BPV

Rev. č.	Datum	Schválil	Stručný popis změn

KOOPERACE V PROFESI	tel.:
VODOHOSPODÁŘSKÉ STAVBY	mail:
PRO DUIS s.r.o.	IČ:

				DUIS s.r.o. Projektová a inženýrská služba Srdčák 1548/21, 612 00 Brno	
Vypracoval: Ing.Dvořák	Projektant: Ing.Dvořák	Hlavní projekt: Ing.Dvořák	Tech. kontrola: Ing.Vach		
Investor: GBC KAMENICE	Kraj:		VYSOČINA	Formát:	A 4
Akce:	KAMENIČKA SPLAŠKOVÁ KANALIZACE			Datum:	06/2021
			Stupeň:	RDS	
			Sazka:	KKA – SÚS	
Píloha:	SITUACE KANALIZACE č.3		Měřítko:	Číslo tabulky:	Číslo listů:
			1:500	1201	C.3.3.

KLAD LISTŮ :

