
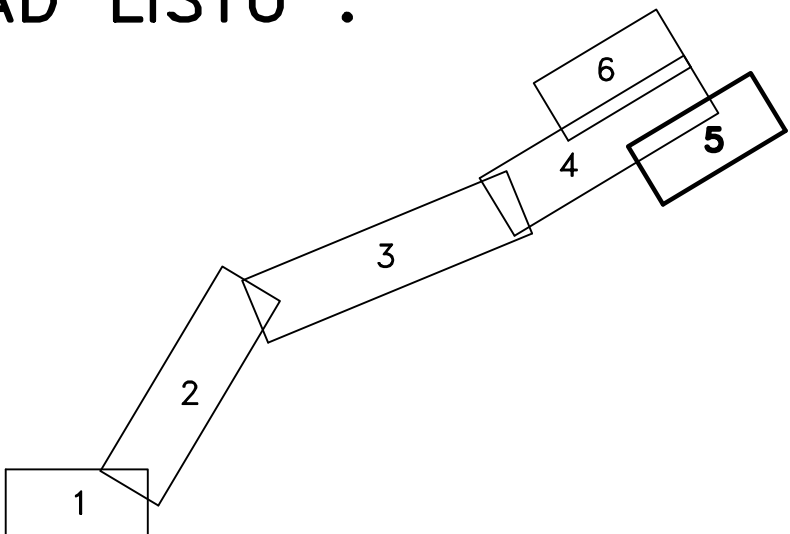


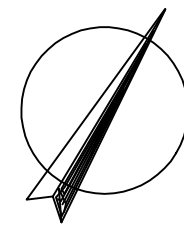

				DUIS s.r.o. Projektové a inženýrské služby Srbská 1548/21 612 00 Brno	
Vypracoval: Ing. Dvořák		Projektant: Ing. Dvořák		Hl.ing.projektu: Ing. Dvořák	
Investor: OBEC KAMENICE		Kraj: VYSOČINA		Formát: 5 A4	
KAMENIČKA SPLAŠKOVÁ KANALIZACE				Datum: 06/2021	
				Stupeň: RDS	
				Soubor: KKA-SITUACE	
Příloha: SITUACE KANALIZACE č.5				Měřítko: 1:500	
				Číslo zakázky: 1201	
				Č.přilohy: C.3.5.	