


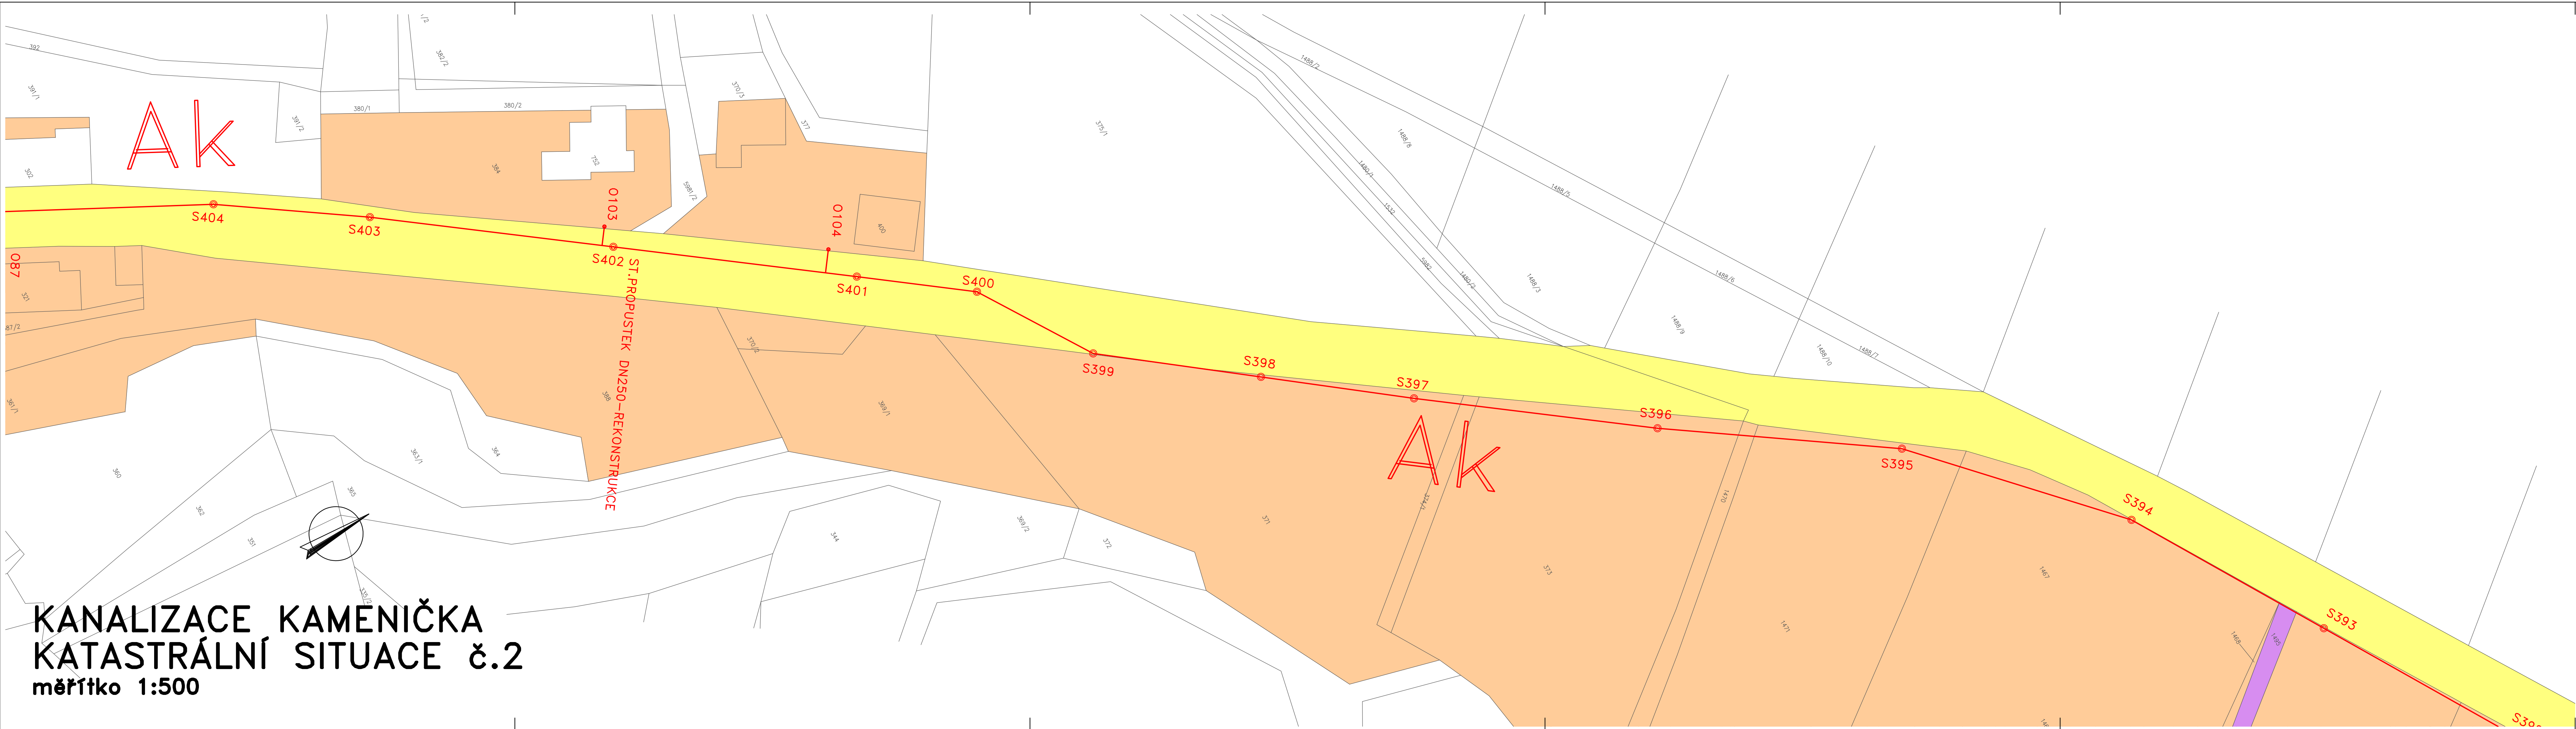

KANALIZACE KAMENIČKA
KATASTRÁLNÍ SITUACE č.2
měřítko 1:500

LEGENDA :


- NAVRHOVANÁ SPLAŠKOVÁ KANALIZACE
- NAVRHOVANÁ SPLAŠKOVÁ KANALIZACE VÝTLAK
- NAVRHOVANÁ PŘÍPOJKA NN
- NAVRHOVANÁ PŘELOŽKA VODOVODU
- S400 OZNAČENÍ NOVE REVIZNÍ ŠACHTY
- A OZNAČENÍ STOKY

LEGENDA POZEMKŮ:

VLASTNÍCI:

- MĚSTYS KAMENICE – KAMENIČKA
- SOUKROMÍ VLASTNÍCI
- SÚS KRAJ VYSOČINA

KLAD LISTŮ :

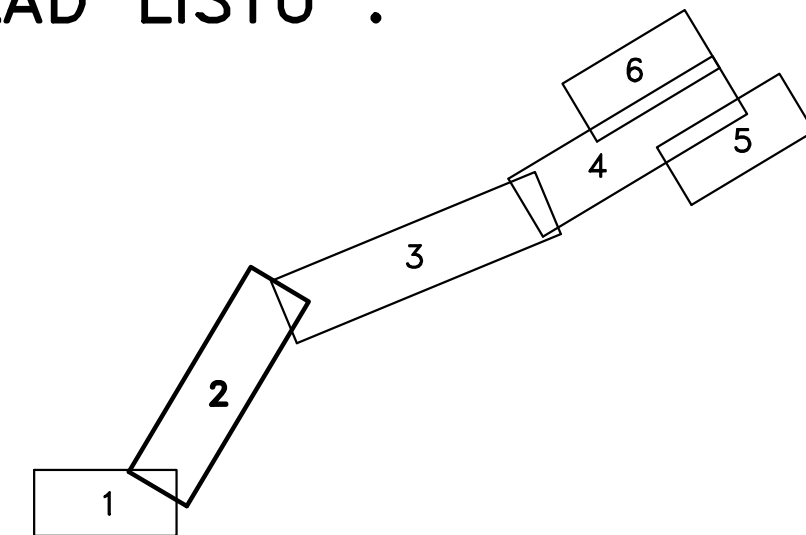

POZNÁMKA :

POLOHA A DÉLKA ODBOČNÝCH STOK K JEDNOTLIVÝM NEMOVITOSTEM JE POUZE ORIENTAČNÍ.
PŘESNOU POLOHU A DÉLKU JEDNOTLIVÝCH ODBOČNÝCH STOK K NEMOVITOSTEM JE NUTNO UPŘESNIT V DALŠÍM STUPNI PROJEKTOVÉ DOKUMENTACE
A TO FORMOU SAMOSTATNÝCH PROJEKTOVÝCH DOKUMENTACÍ JEDNOTLIVÝCH ODBOČNÝCH STOK.

SOUŘADNÝ SYSTÉM JTSK
VÝŠKOVÝ SYSTÉM BPV

Rev. č.	Datum	Schválil	Stručný popis změn

KOOPERACE V PROFESI		tel.:
VODOHOSPODÁŘSKÉ STAVBY		mail:
PRO DUIS s.r.o.		IC:

				DUIS s.r.o. Projektové a inženýrské služby Sešitě 1546/21, 612 00 Brno	
Výpracoval: Ing. Dvořák		Projektant: Ing. Dvořák	Hlavní projekt: Ing. Dvořák	Tech. kontrola: Ing. Vach	
Investor: OBEC KAMENICE		Kraj: VYSOČINA			Formát: 7 A4
KAMENIČKA SPLAŠKOVÁ KANALIZACE					Datum: 06/2021
					Stupeň: RDS
					Soubor: KKA-SITUACE
Příloha: KATASTRÁLNÍ SITUACE č.2		Měřítko: 1:500		Číslo zakázky: 1201	Č.přílohy: C.4.1.2.