
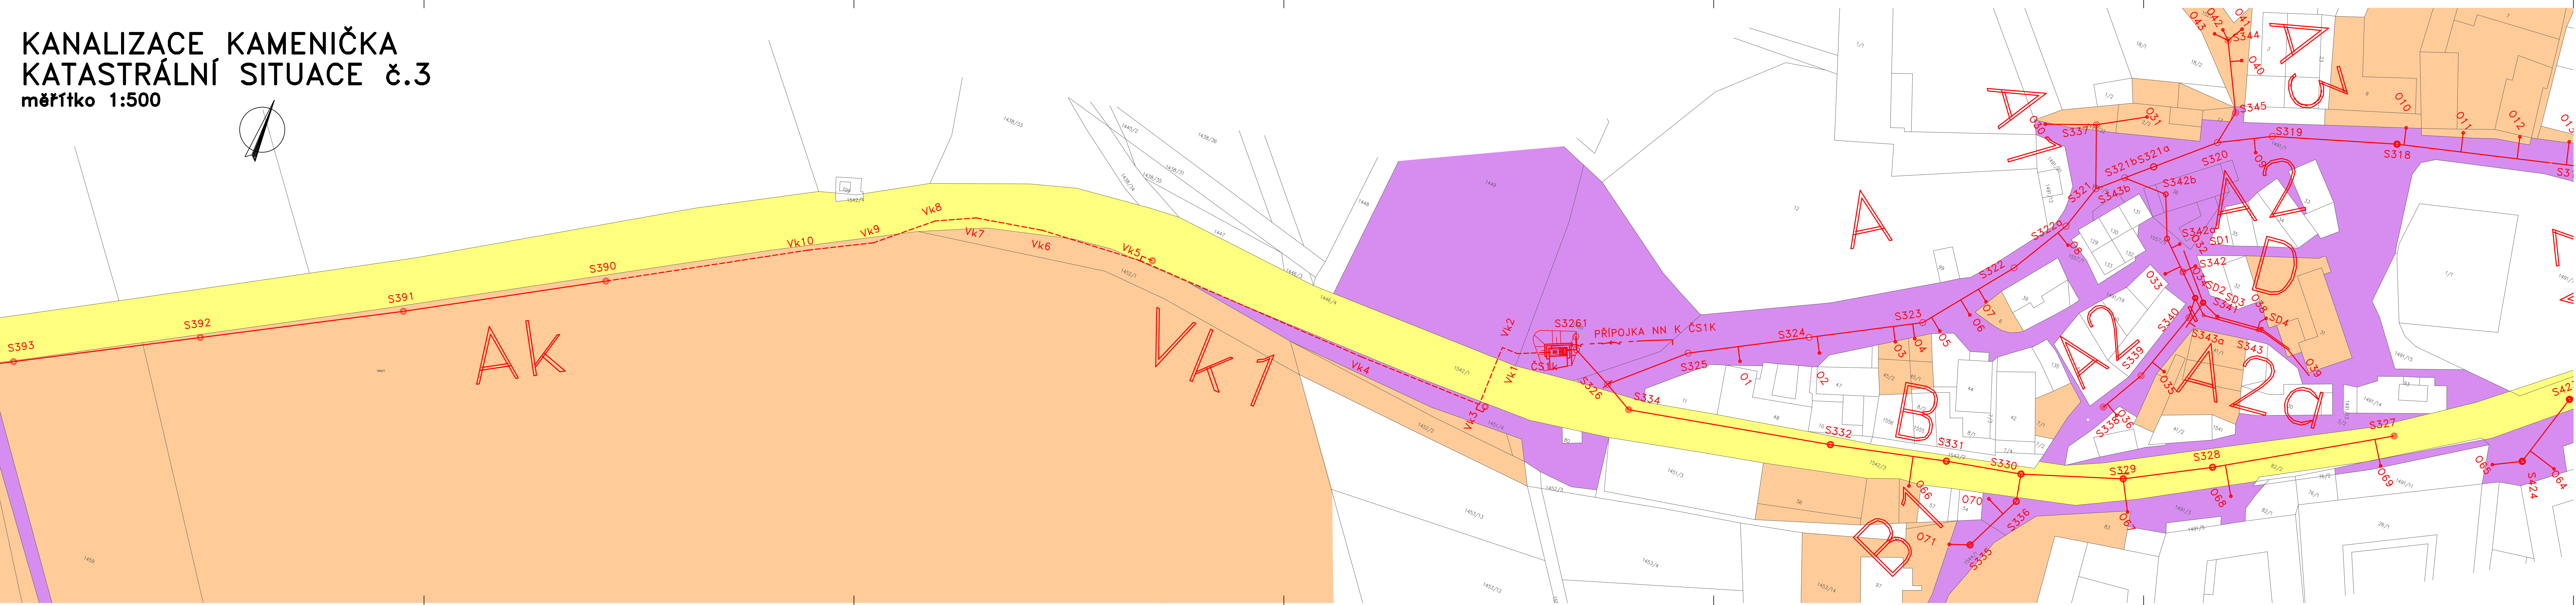



KANALIZACE KAMENIČKA
KATASTRÁLNÍ SITUACE č.3
měřítko 1:500

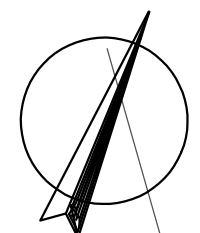

- LEGENDA :
- NAVRHOVANÁ SPLAŠKOVÁ KANALIZACE
 - - - NAVRHOVANÁ SPLAŠKOVÁ KANALIZACE VÝTLAK
 - - - NAVRHOVANÁ PŘÍPOJKA NN
 - NAVRHOVANÁ PŘELOŽKA VODOVODU
 - S400 OZNAČENÍ NOVE REVIZNÍ ŠACHTY
 - A OZNAČENÍ STOKY

- LEGENDA POZEMKŮ:
- VLASTNÍCI:
- MĚSTYS KAMENICE – KAMENIČKA
 - SOUKROMÍ VLASTNÍCI
 - SÚS KRAJ VYSOČINA

KLAD LISTŮ :

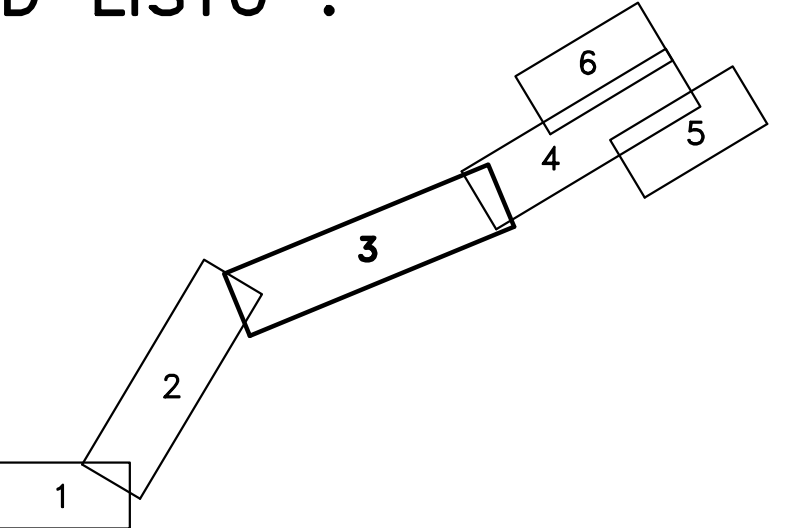

POZNÁMKA :

POLOHA A DÉLKA ODOBOČNÝCH STOK K JEDNOTLIVÝM NEMOVITOSTEM JE POUZE ORIENTAČNÍ.
PŘESNOU POLOHU A DÉLKU JEDNOTLIVÝCH ODOBOČNÝCH STOK K NEMOVITOSTEM JE NUTNO UPŘESNIT V DALŠÍM STUPNI PROJEKTOVÉ DOKUMENTACE
A TO FORMOU SAMOSTATNÝCH PROJEKTOVÝCH DOKUMENTACÍ JEDNOTLIVÝCH ODOBOČNÝCH STOK.

SOUŘADNÝ SYSTÉM JTSK
VÝŠKOVÝ SYSTÉM BPV

Rev. č.	Datum	Schválil	Stručný popis změn

KOOPERACE V PROFESI VODOHOSPODÁŘSKÉ STAVBY PRO DUIS s.r.o.	tel.: mail: iČ:
--	-----------------------

DUIS		DUIS s.r.o.	
Vypracoval: Ing. Dušan Dvořák	Projektant: Ing. Dušan Dvořák	Hlavní projektant: Ing. Dušan Dvořák	Tech. kontrola: Ing. Václav
Investor: Obec Kamenice	Kraj: VYSOČINA	Formát: B A4	Datum: 06/2021
Akce: KAMENIČKA SPLAŠKOVÁ KANALIZACE		Stupeň: RDS	Soubor: KKA-SITUACE
Přiloha: KATASTRÁLNÍ SITUACE č.3	Měřítko: 1:500	Číslo zakázky: 1201	Č.přílohy: C.4.1.3.