



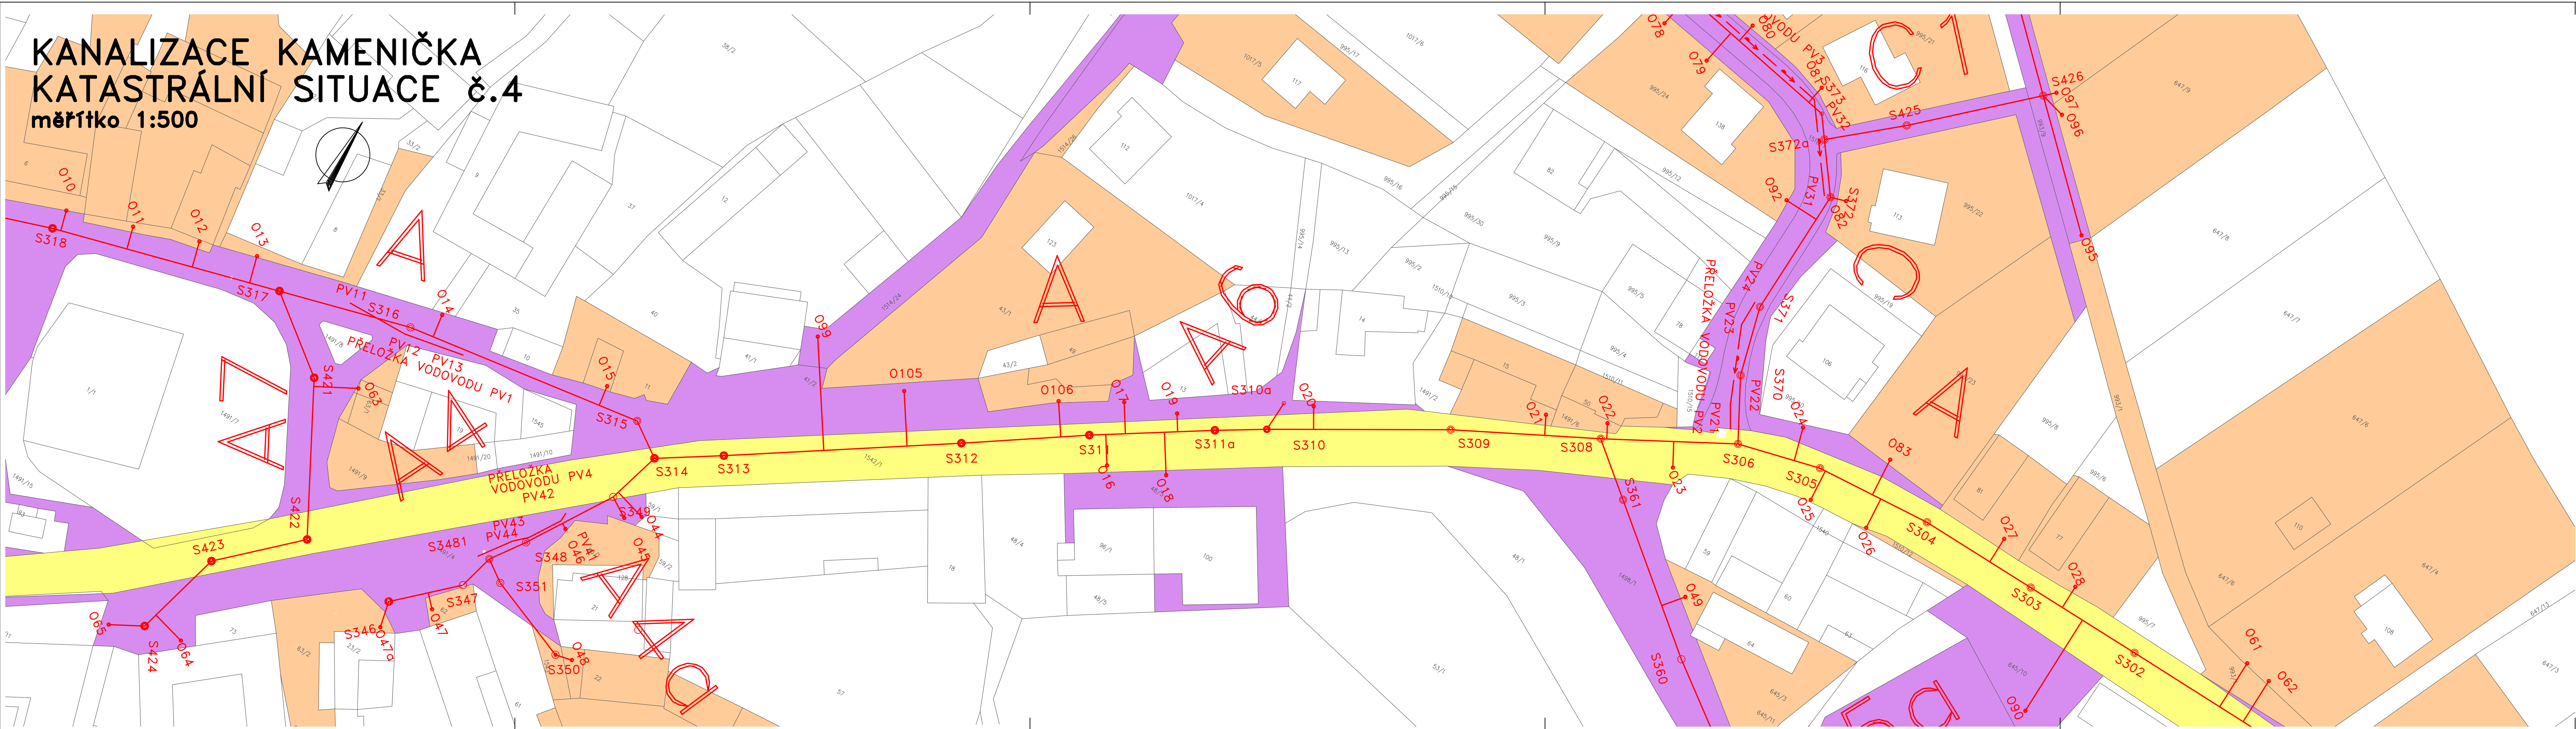

- LEGENDA :**
- NAVRHOVANÁ SPLAŠKOVÁ KANALIZACE
 - - - NAVRHOVANÁ SPLAŠKOVÁ KANALIZACE VÝTLAK
 - - - - - NAVRHOVANÁ PŘÍPOJKA NN
 - NAVRHOVANÁ PŘELOŽKA VODOVODU
 - S400 OZNAČENÍ NOVE REVIZNÍ ŠACHTY
 - A OZNAČENÍ STOKY

- LEGENDA POZEMKŮ:**
- VLASTNÍCI:**
- MĚSTYS KAMENICE – KAMENIČKA
 - SOUKROMÍ VLASTNÍCI
 - SÚS KRAJ VYSOČINA

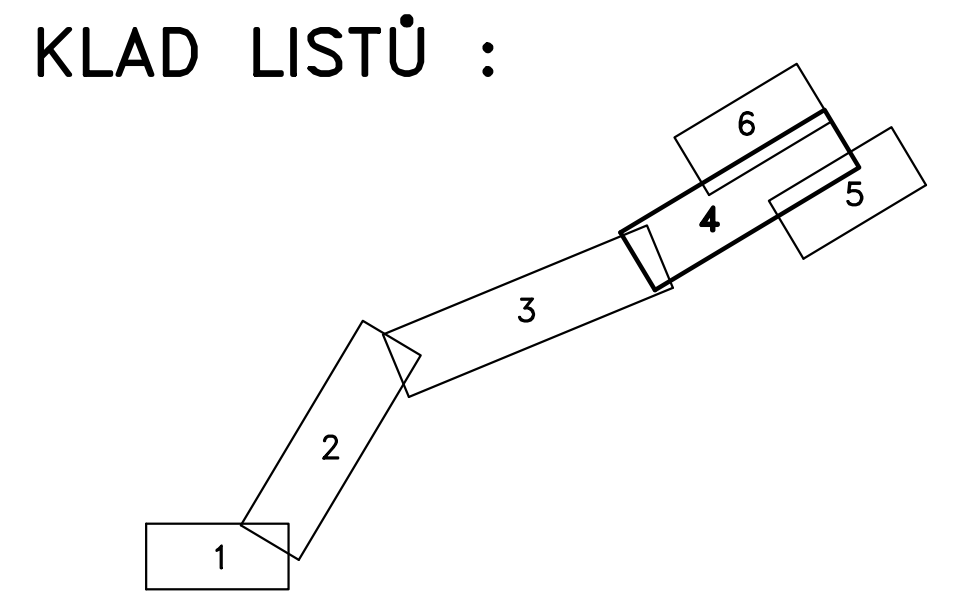

POZNÁMKA :

POLOHA A DĚLKA ODOBOČNÝCH STOK K JEDNOTLIVÝM NEMOVITOSTEM JE POUZE ORIENTAČNÍ.
PŘESNOU POLOHU A DĚLKU JEDNOTLIVÝCH ODOBOČNÝCH STOK K NEMOVITOSTEM JE NUTNO UPŘESNIT V DALŠÍM STUPNI PROJEKTOVÉ DOKUMENTACE
A TO FORMOU SAMOSTATNÝCH PROJEKTOVÝCH DOKUMENTACÍ JEDNOTLIVÝCH ODOBOČNÝCH STOK.

SOUŘADNÝ SYSTÉM JTSK
VÝŠKOVÝ SYSTÉM BPV

Rev. č.	Datum	Schválil	Stručný popis změn

KOOPERACE V PROFESI	tel.:
VODOHOSPODÁŘSKÉ STAVBY	mail:
PRO DUIS s.r.o.	IC:

				DUIS s.r.o. Projektové a inženýrské služby Smlouva 1546/21, 612 00 Brno	
Vypracoval: Ing.Dvořák	Projekant: Ing.Dvořák	Hlavní projekt: Ing.Dvořák	Tech. kontrola: Ing.Vach		
Investor: OBEC KAMENICE	Kraj: VYSOČINA		Formát: 7 A4		
Akce: KAMENIČKA SPLAŠKOVÁ KANALIZACE			Datum: 06/2021		
			Stupeň: RDS		
			Soubor: KKA-SITUACE		
			Číslo zakázky: 1201		
Příloha: KATASTRÁLNÍ SITUACE č.4	Měřítko: 1:500		Č.přílohy: C.4.1.4.		