


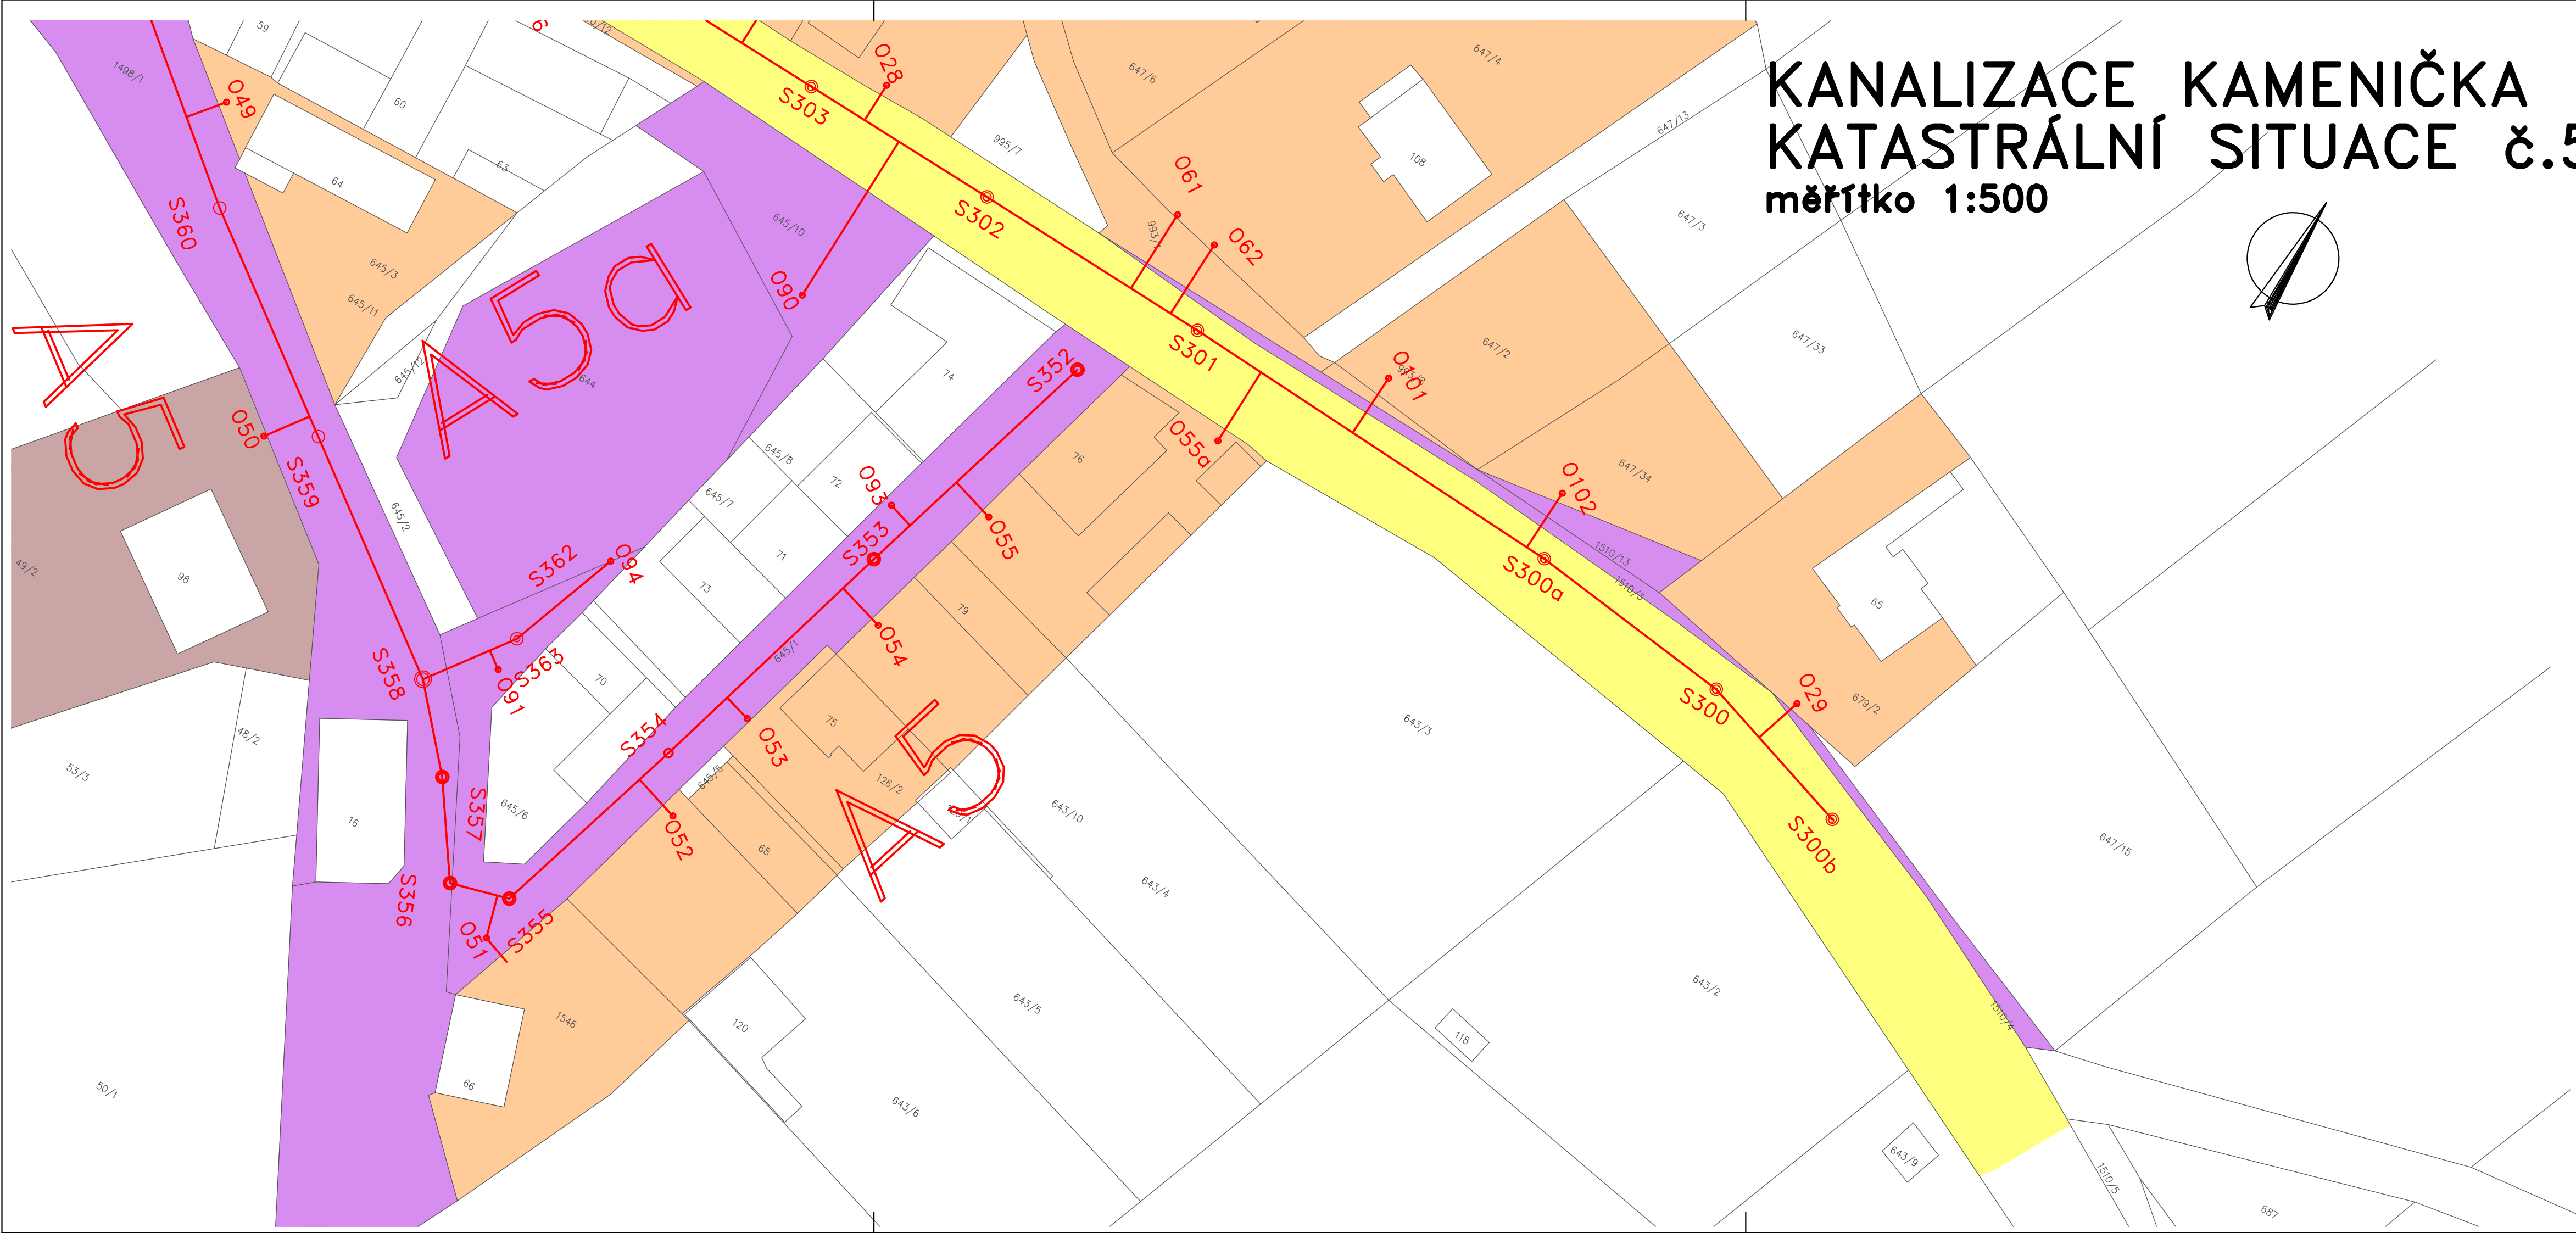


- LEGENDA :**
- NAVRHOVANÁ SPLAŠKOVÁ KANALIZACE
 - - - NAVRHOVANÁ SPLAŠKOVÁ KANALIZACE VÝTLAK
 - - - NAVRHOVANÁ PŘÍPOJKA NN
 - - - NAVRHOVANÁ PŘELOŽKA VODOVODU
 - S400 OZNAČENÍ NOVE REVIZNÍ ŠACHTY
 - A OZNAČENÍ STOKY

LEGENDA POZEMKŮ:

- VLASTNÍCI:**
- MĚSTYS KAMENICE – KAMENIČKA
 - SOUKROMÍ VLASTNÍCI
 - SŮS KRAJ VYSOČINA
 - STÁTNÍ POZEMKOVÝ ÚŘAD

KLAD LISTŮ :

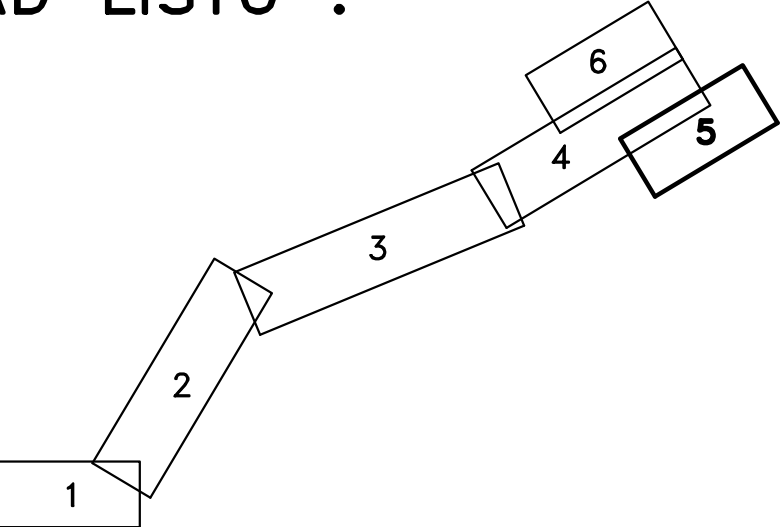

POZNÁMKA :

POLOHA A DÉLKA ODBOČNÝCH STOK K JEDNOTLIVÝM NEMOVITOSTEM JE POUZE ORIENTAČNÍ.
PŘESNOU POLOHU A DÉLKU JEDNOTLIVÝCH ODBOČNÝCH STOK K NEMOVITOSTEM JE NUTNO UPŘESNIT V DALŠÍM STUPNI PROJEKTOVÉ DOKUMENTACE
A TO FORMOU SAMOSTATNÝCH PROJEKTOVÝCH DOKUMENTACÍ JEDNOTLIVÝCH ODBOČNÝCH STOK.

SOUŘADNÝ SYSTÉM JTSK
VÝŠKOVÝ SYSTÉM BPV

Rev. č.	Datum	Schválil	Stručný popis změn

KOOPERACE V PROFESI VODOHOSPODÁŘSKÉ STAVBY PRO DUIS s.r.o.		tel.: mail: IČ:
--	--	-----------------------

DUIS				DUIS s.r.o. Projektové a inženýrské služby Sokolov 1548/21, 612 00 Brno	
Vypracoval: Ing. Dvořák	Projektant: Ing. Dvořák	Hl. ing. projektu: Ing. Dvořák	Tech. kontrola: Ing. Vach	Formát:	5 A4
Investor: MĚSTYS KAMENICE				Datum:	06/2021
Kraj: VYSOČINA				Stupeň:	RDS
Akce: KAMENIČKA SPLAŠKOVÁ KANALIZACE				Soubor:	KKA-SITUACE
Příloha: KATASTRÁLNÍ SITUACE č.5		Měřítko: 1:500	Číslo zakázky: 1201	Č.přílohy: č. 4.1.5.	