



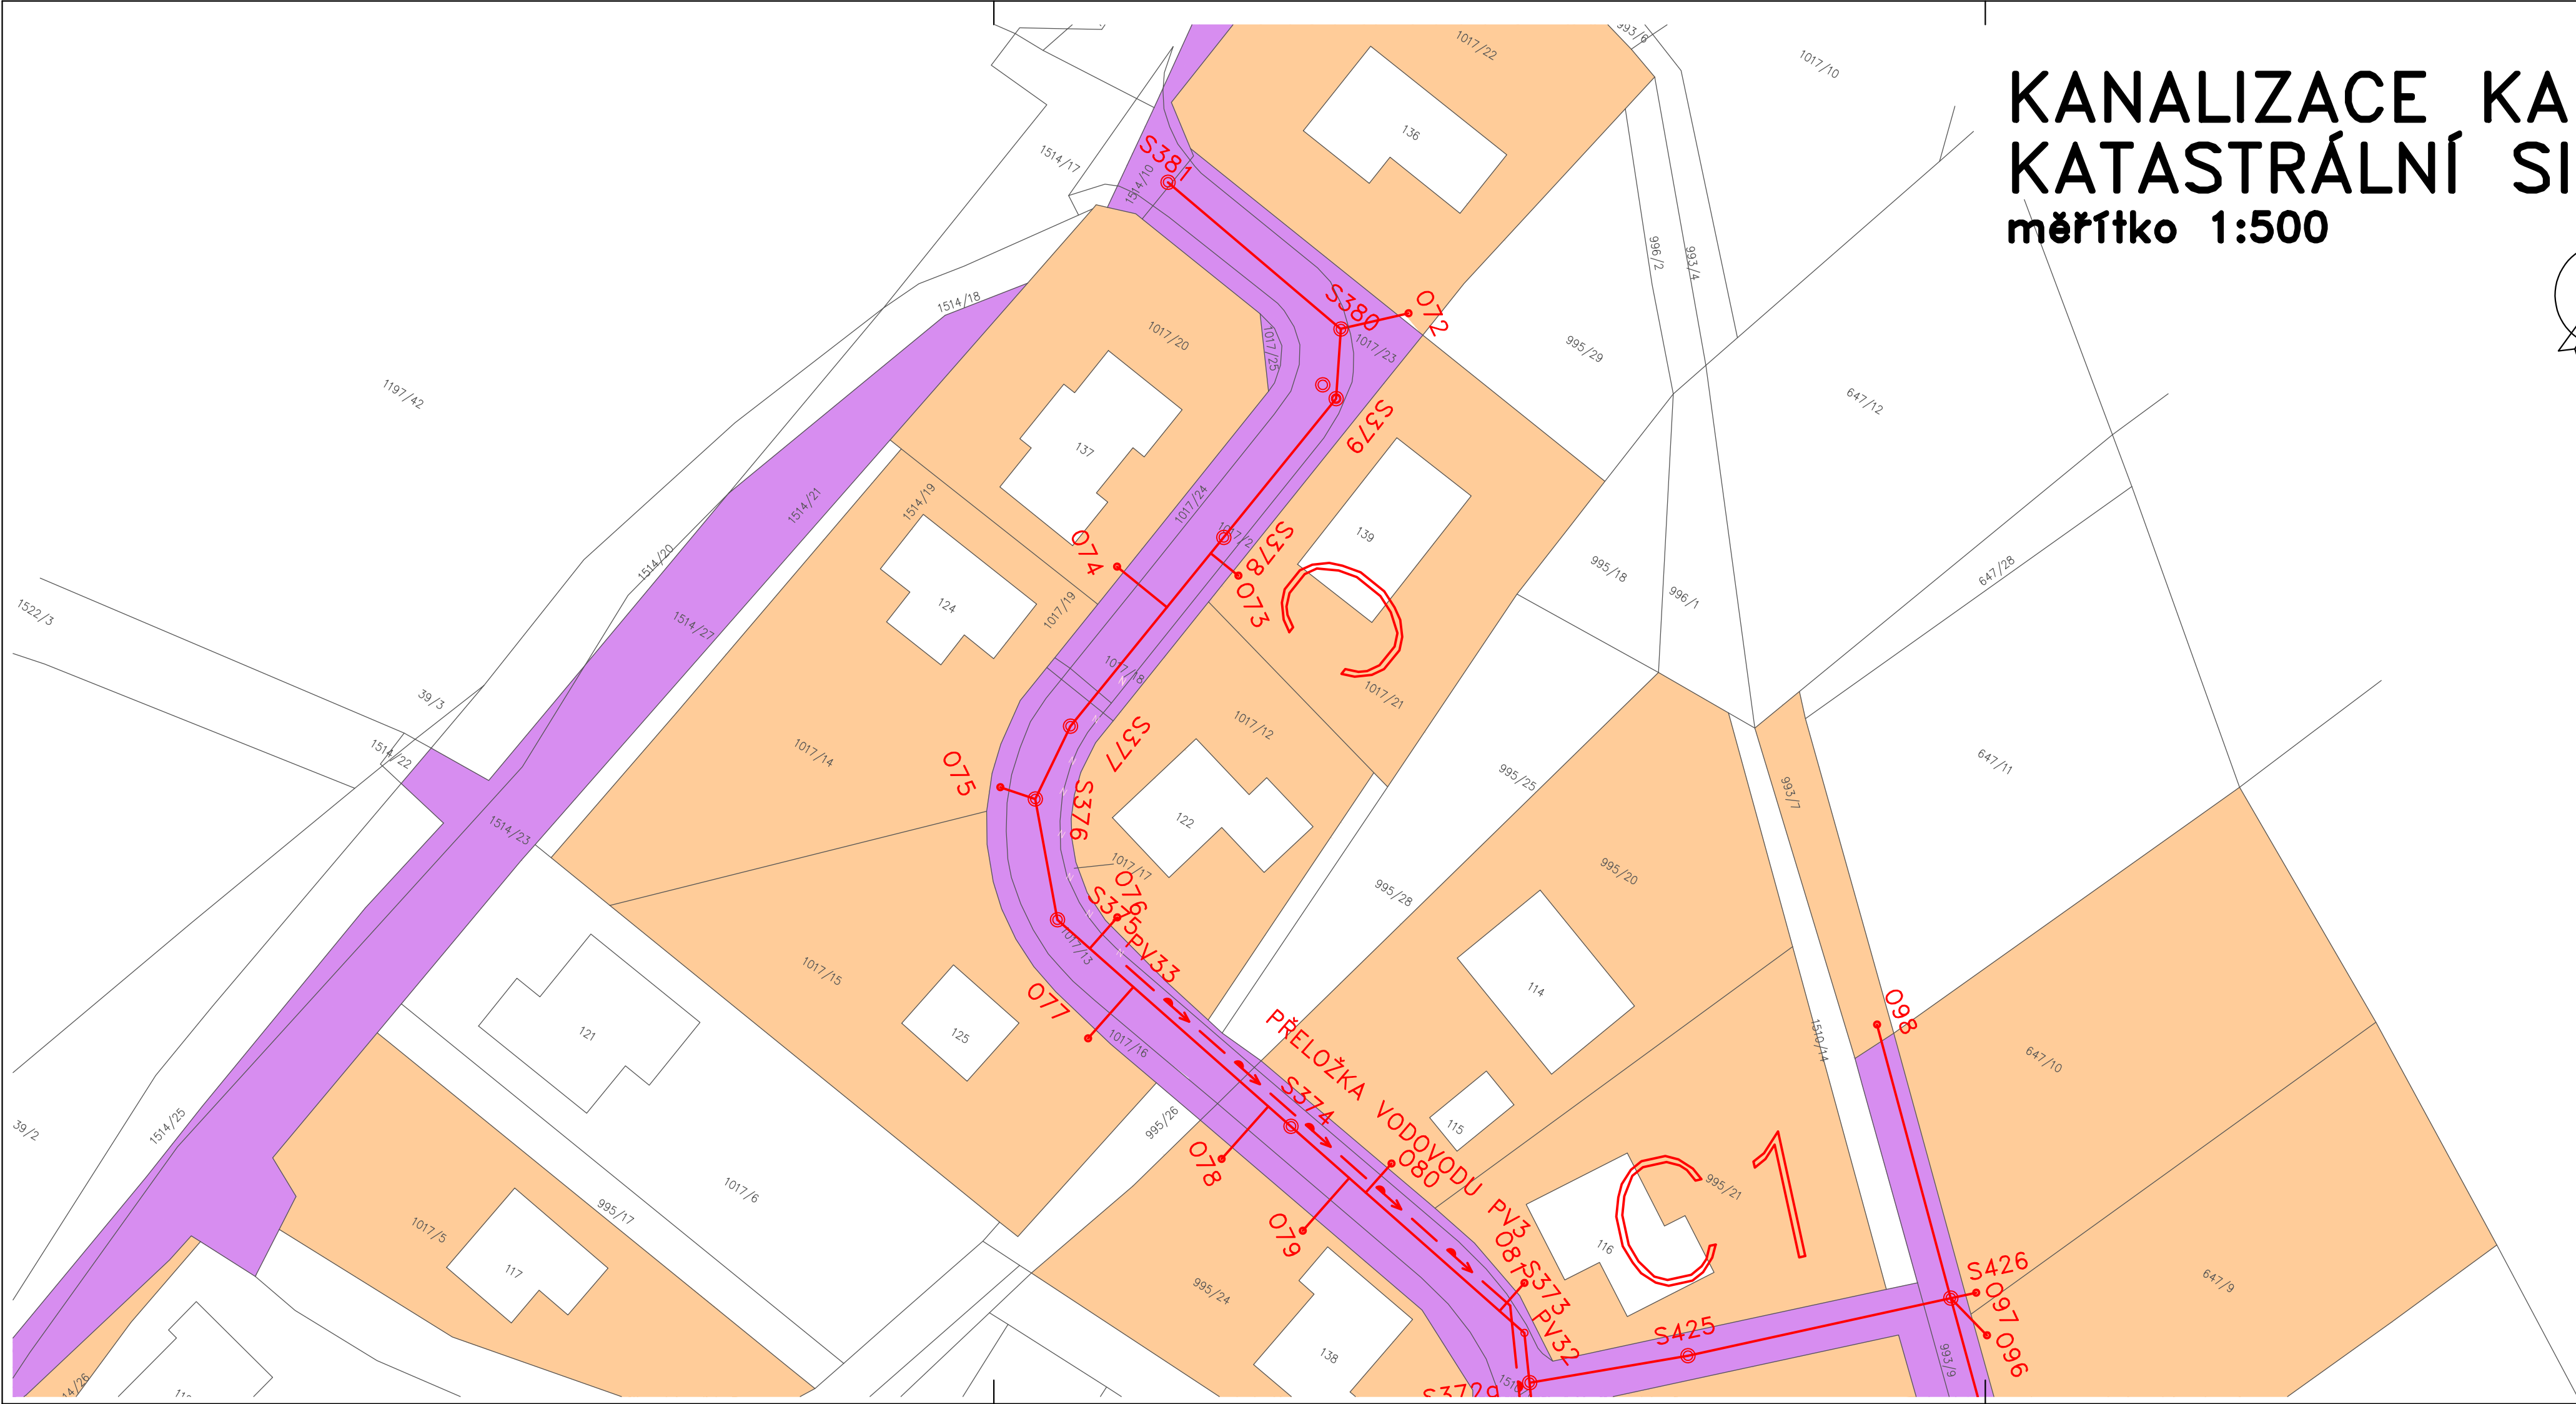

KANALIZACE KAMENIČKA KATASTRÁLNÍ SITUACE č.6 měřítko 1:500

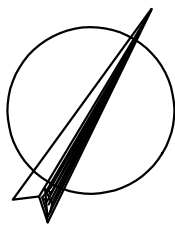

LEGENDA :


- NAVRHOVANÁ SPLAŠKOVÁ KANALIZACE
- NAVRHOVANÁ SPLAŠKOVÁ KANALIZACE VÝTLAK
- NAVRHOVANÁ PŘÍPOJKA NN
- NAVRHOVANÁ PŘELOŽKA VODOVODU
- S400 OZNAČENÍ NOVÉ REVIZNÍ ŠACHTY
- A OZNAČENÍ STOKY

LEGENDA POZEMKŮ:

VLASTNÍCI:

- MĚSTYS KAMENICE – KAMENIČKA
- SOUKROMÍ VLASTNÍCI
- SÚS KRAJ VYSOČINA

KLAD LISTŮ :

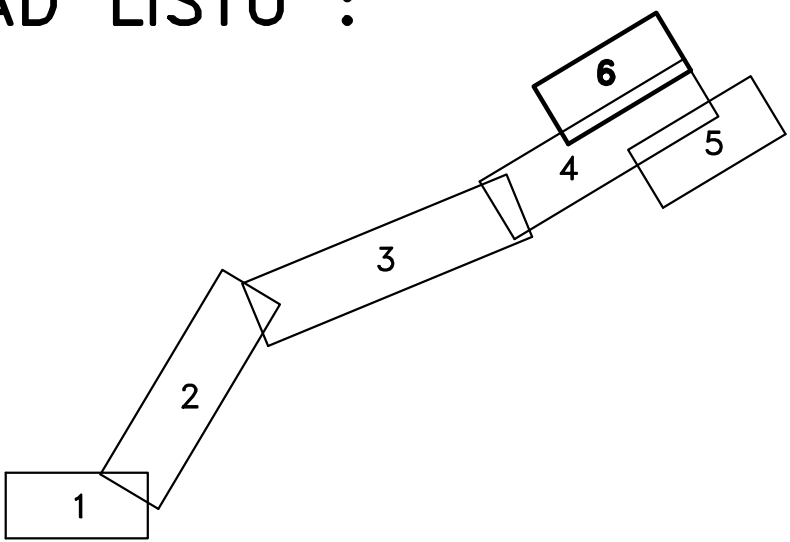

POZNÁMKA :

POLOHA A DÉLKA ODBOČNÝCH STOK K JEDNOTLIVÝM NEMOVITOSTEM JE POUZE ORIENTAČNÍ.
PŘESNOU POLOHU A DÉLKU JEDNOTLIVÝCH ODBOČNÝCH STOK K NEMOVITOSTEM JE NUTNO UPŘESNIT V DALŠÍM STUPNI PROJEKTOVÉ DOKUMENTACE
A TO FORMOU SAMOSTATNÝCH PROJEKTOVÝCH DOKUMENTACÍ JEDNOTLIVÝCH ODBOČNÝCH STOK.

SOUŘADNÝ SYSTÉM JTSK VÝŠKOVÝ SYSTÉM BPV

Rev. č.	Datum	Schválil	Stručný popis změn

KOOPERACE V PROFESI VODOHOSPODÁŘSKÉ STAVBY PRO DUIS s.r.o.		tel.: mail: IČ:
--	--	-----------------------

DUIS				DUIS s.r.o. Projektové a inženýrské služby Sokolov 1548/21, 612 00 Brno	
Vypracoval: Ing. Dvořák	Projektant: Ing. Dvořák	Hl. ing. projektu: Ing. Dvořák	Tech. kontrola: Ing. Vach	Formát:	5 A4
Investor: MĚSTYS KAMENICE				Datum:	06/2021
Akce: KAMENIČKA SPLAŠKOVÁ KANALIZACE				Stupeň:	RDS
Příloha: KATASTRÁLNÍ SITUACE č.6				Soubor:	KKA-SITUACE
Měřítko: 1:500				Číslo zakázky:	1201
				Č.přílohy:	C.4.1.6.