
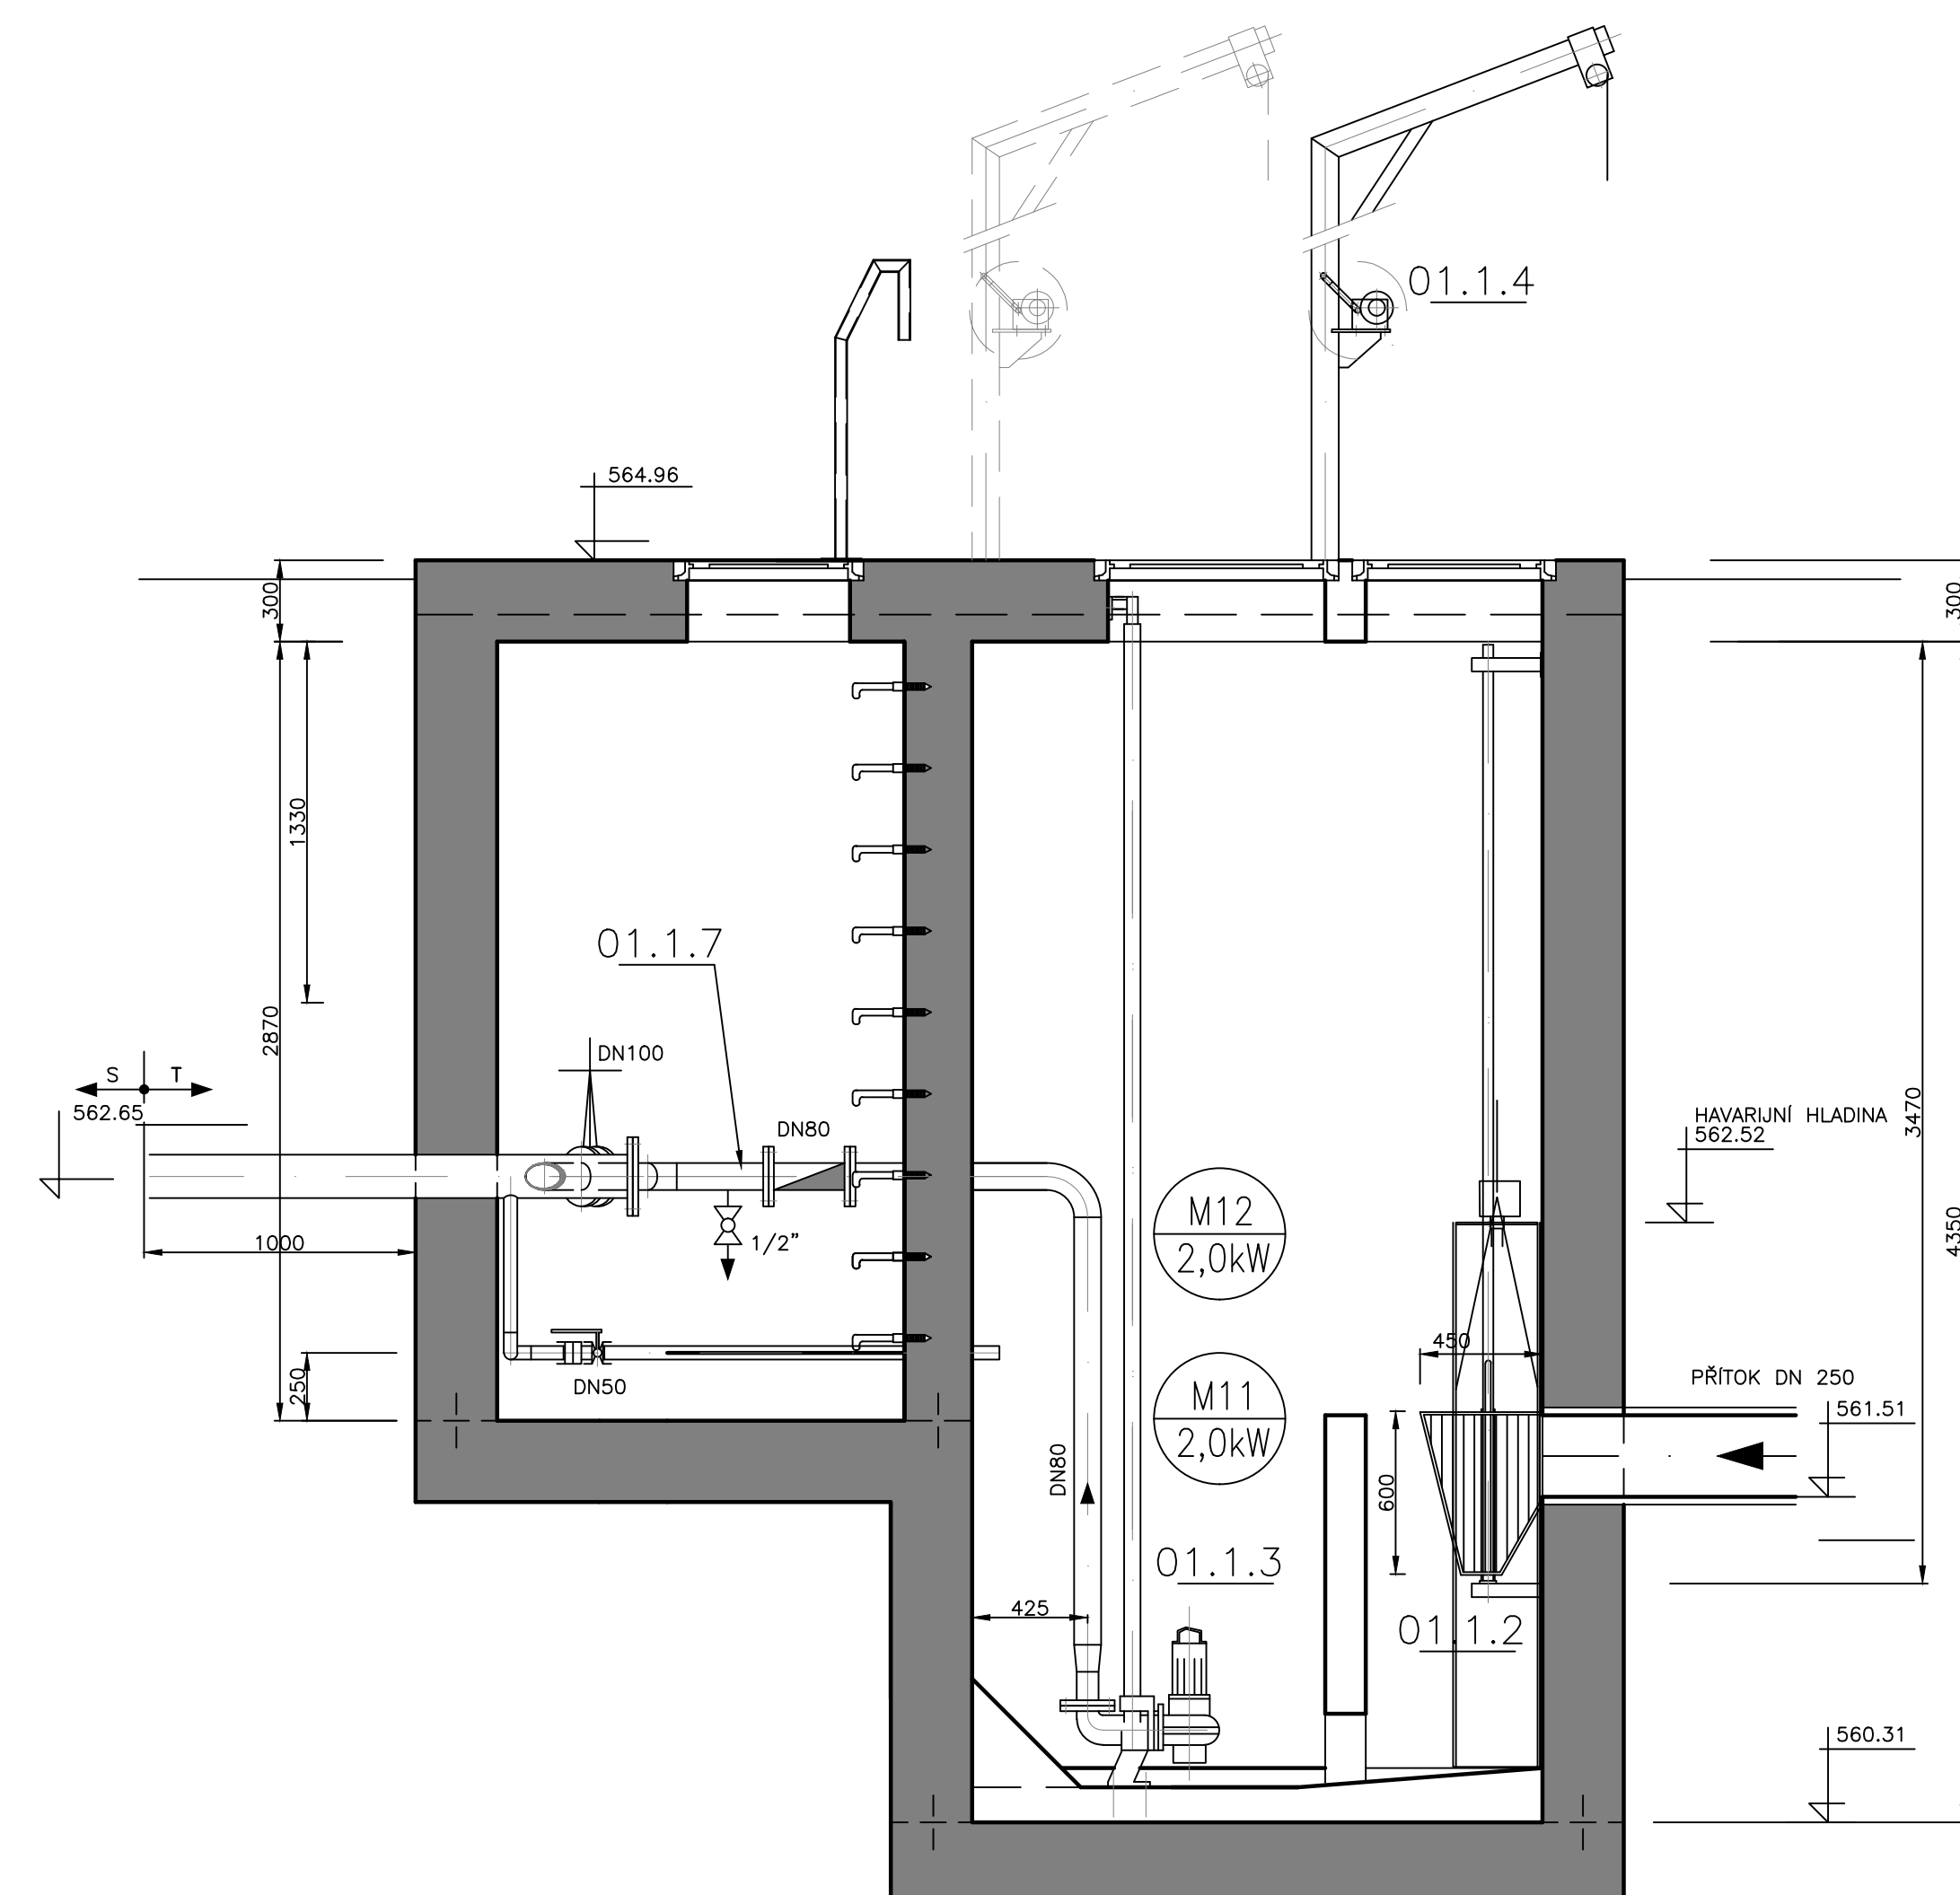


měřítko 1:25

PŮDORYS
měřítko 1:25

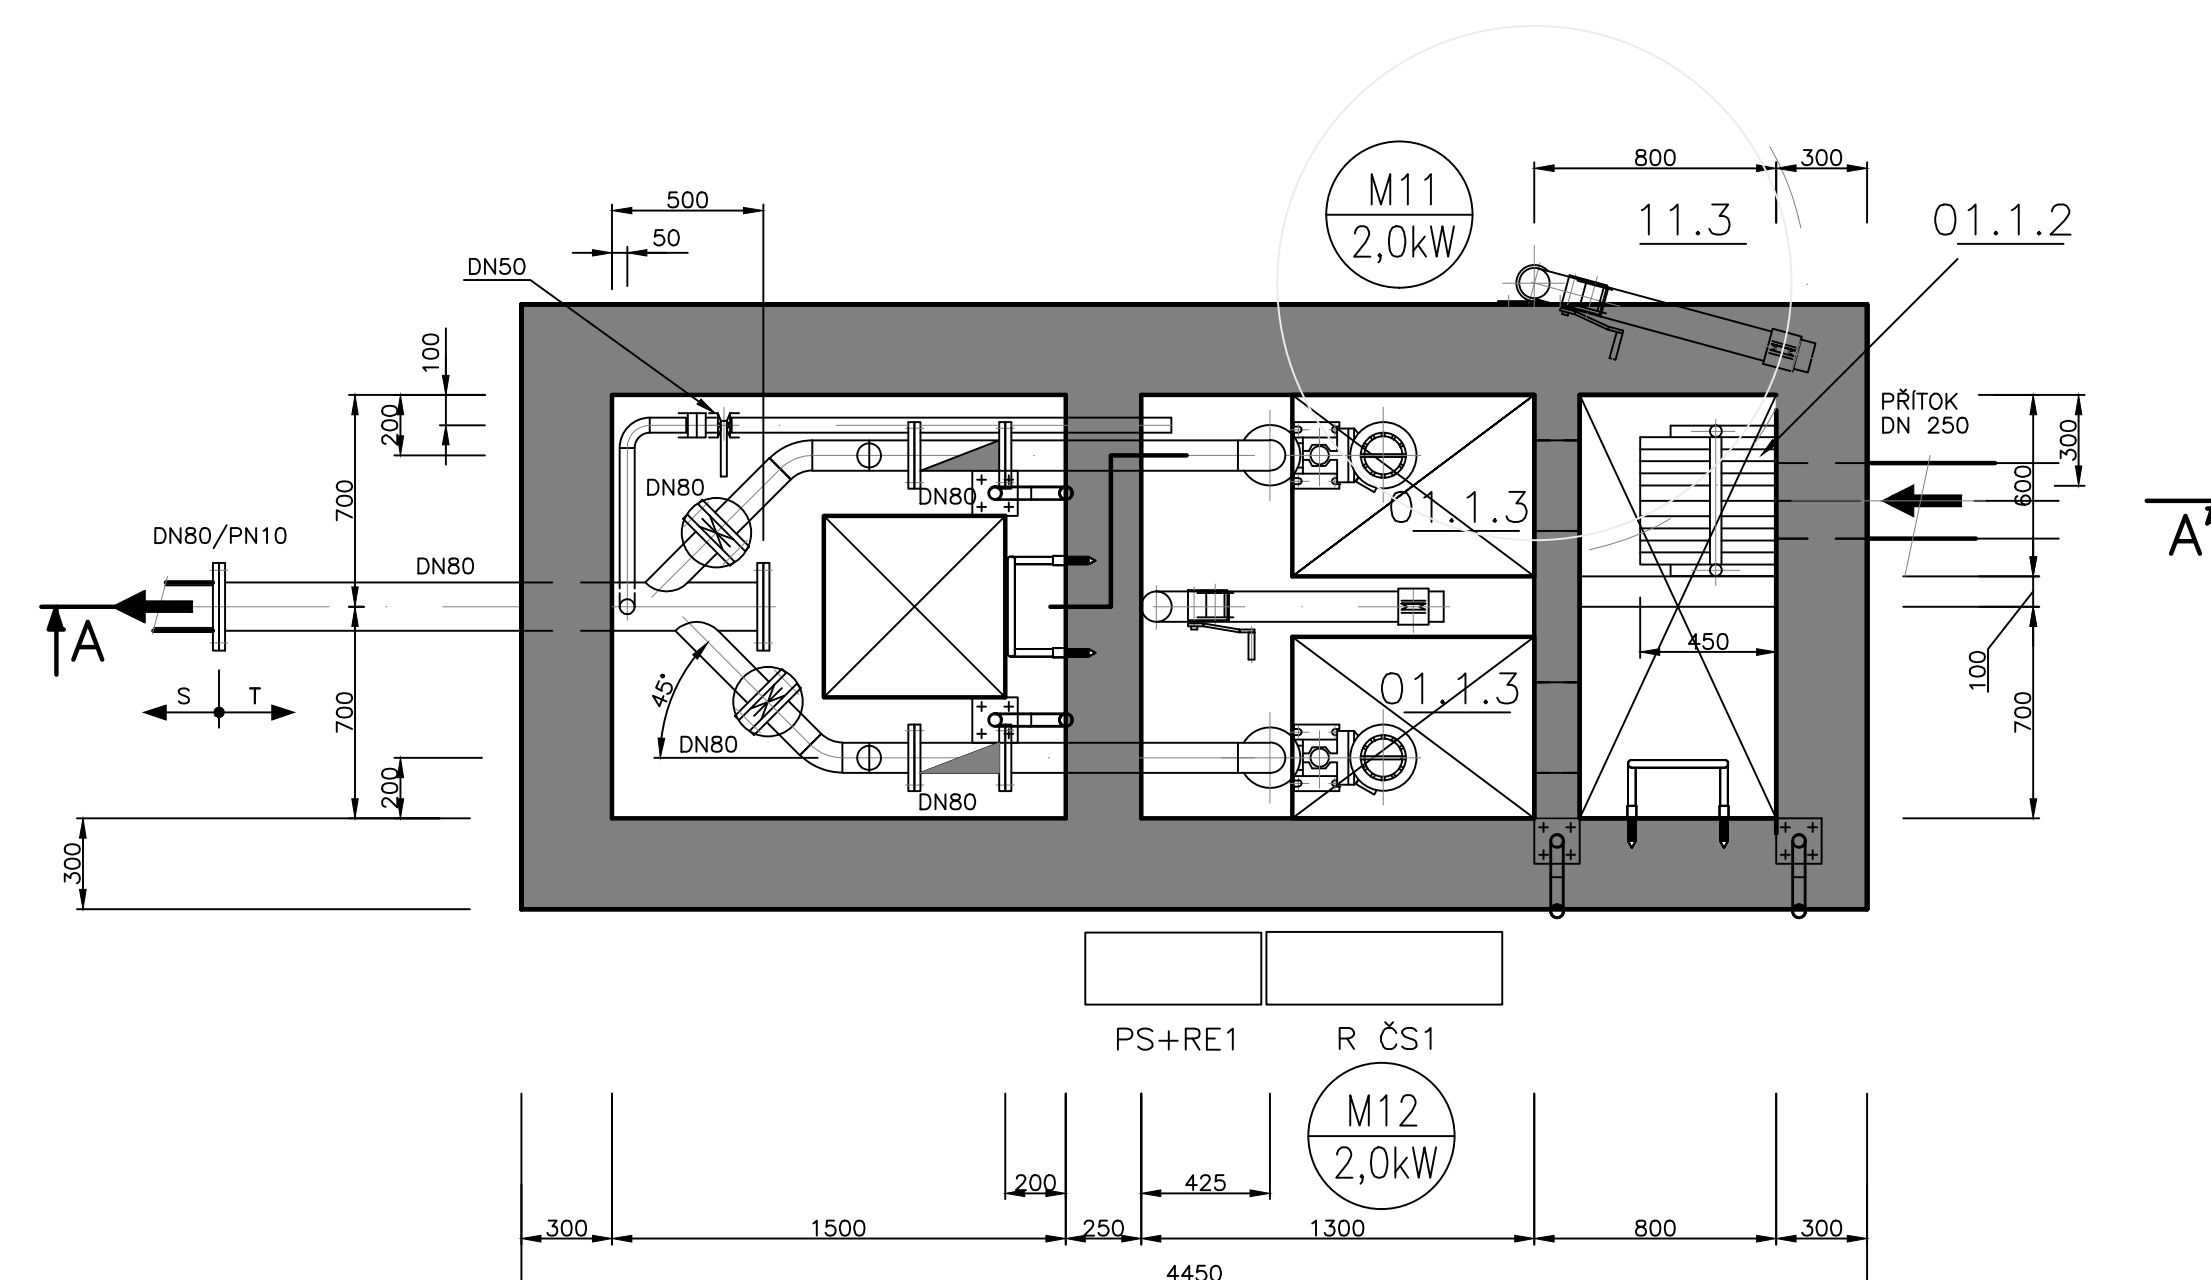

SOUŘADNÝ SYSTÉM JTSK
VÝŠKOVÝ SYSTÉM BPV

Rev. č.	Datum	Schválil	Stručný popis změn

KOOPERACE V PROFESI	tel.:
VODOHOSPODÁŘSKÉ STAVBY	mail:
PRO DUIS s.r.o.	ic:

		DUIS s.r.o. Projektové a inženýrské služby Srbské 1546/21, 612 00 Brno	
Vypracoval: Ing.Dvořák	Projektant: Ing.Dvořák	H.ling.projektu: Ing.Dvořák	Tech. kontrola: Ing.Vach
Investor: OBEC KAMENICE		Kraj: VYSOČINA	Formát: 8 A4 Datum: 06/2021 Stupeň: RDS Soubor: KXA-CS1-ZIS
Akce: KAMENIČKA SPLAŠKOVÁ KANALIZACE		Měřítko: 1:25 Číslo zakázky: 1201 Č.přílohy: D.2.1–3	
Příloha: ČERPACÍ STANICE ČS1K			