

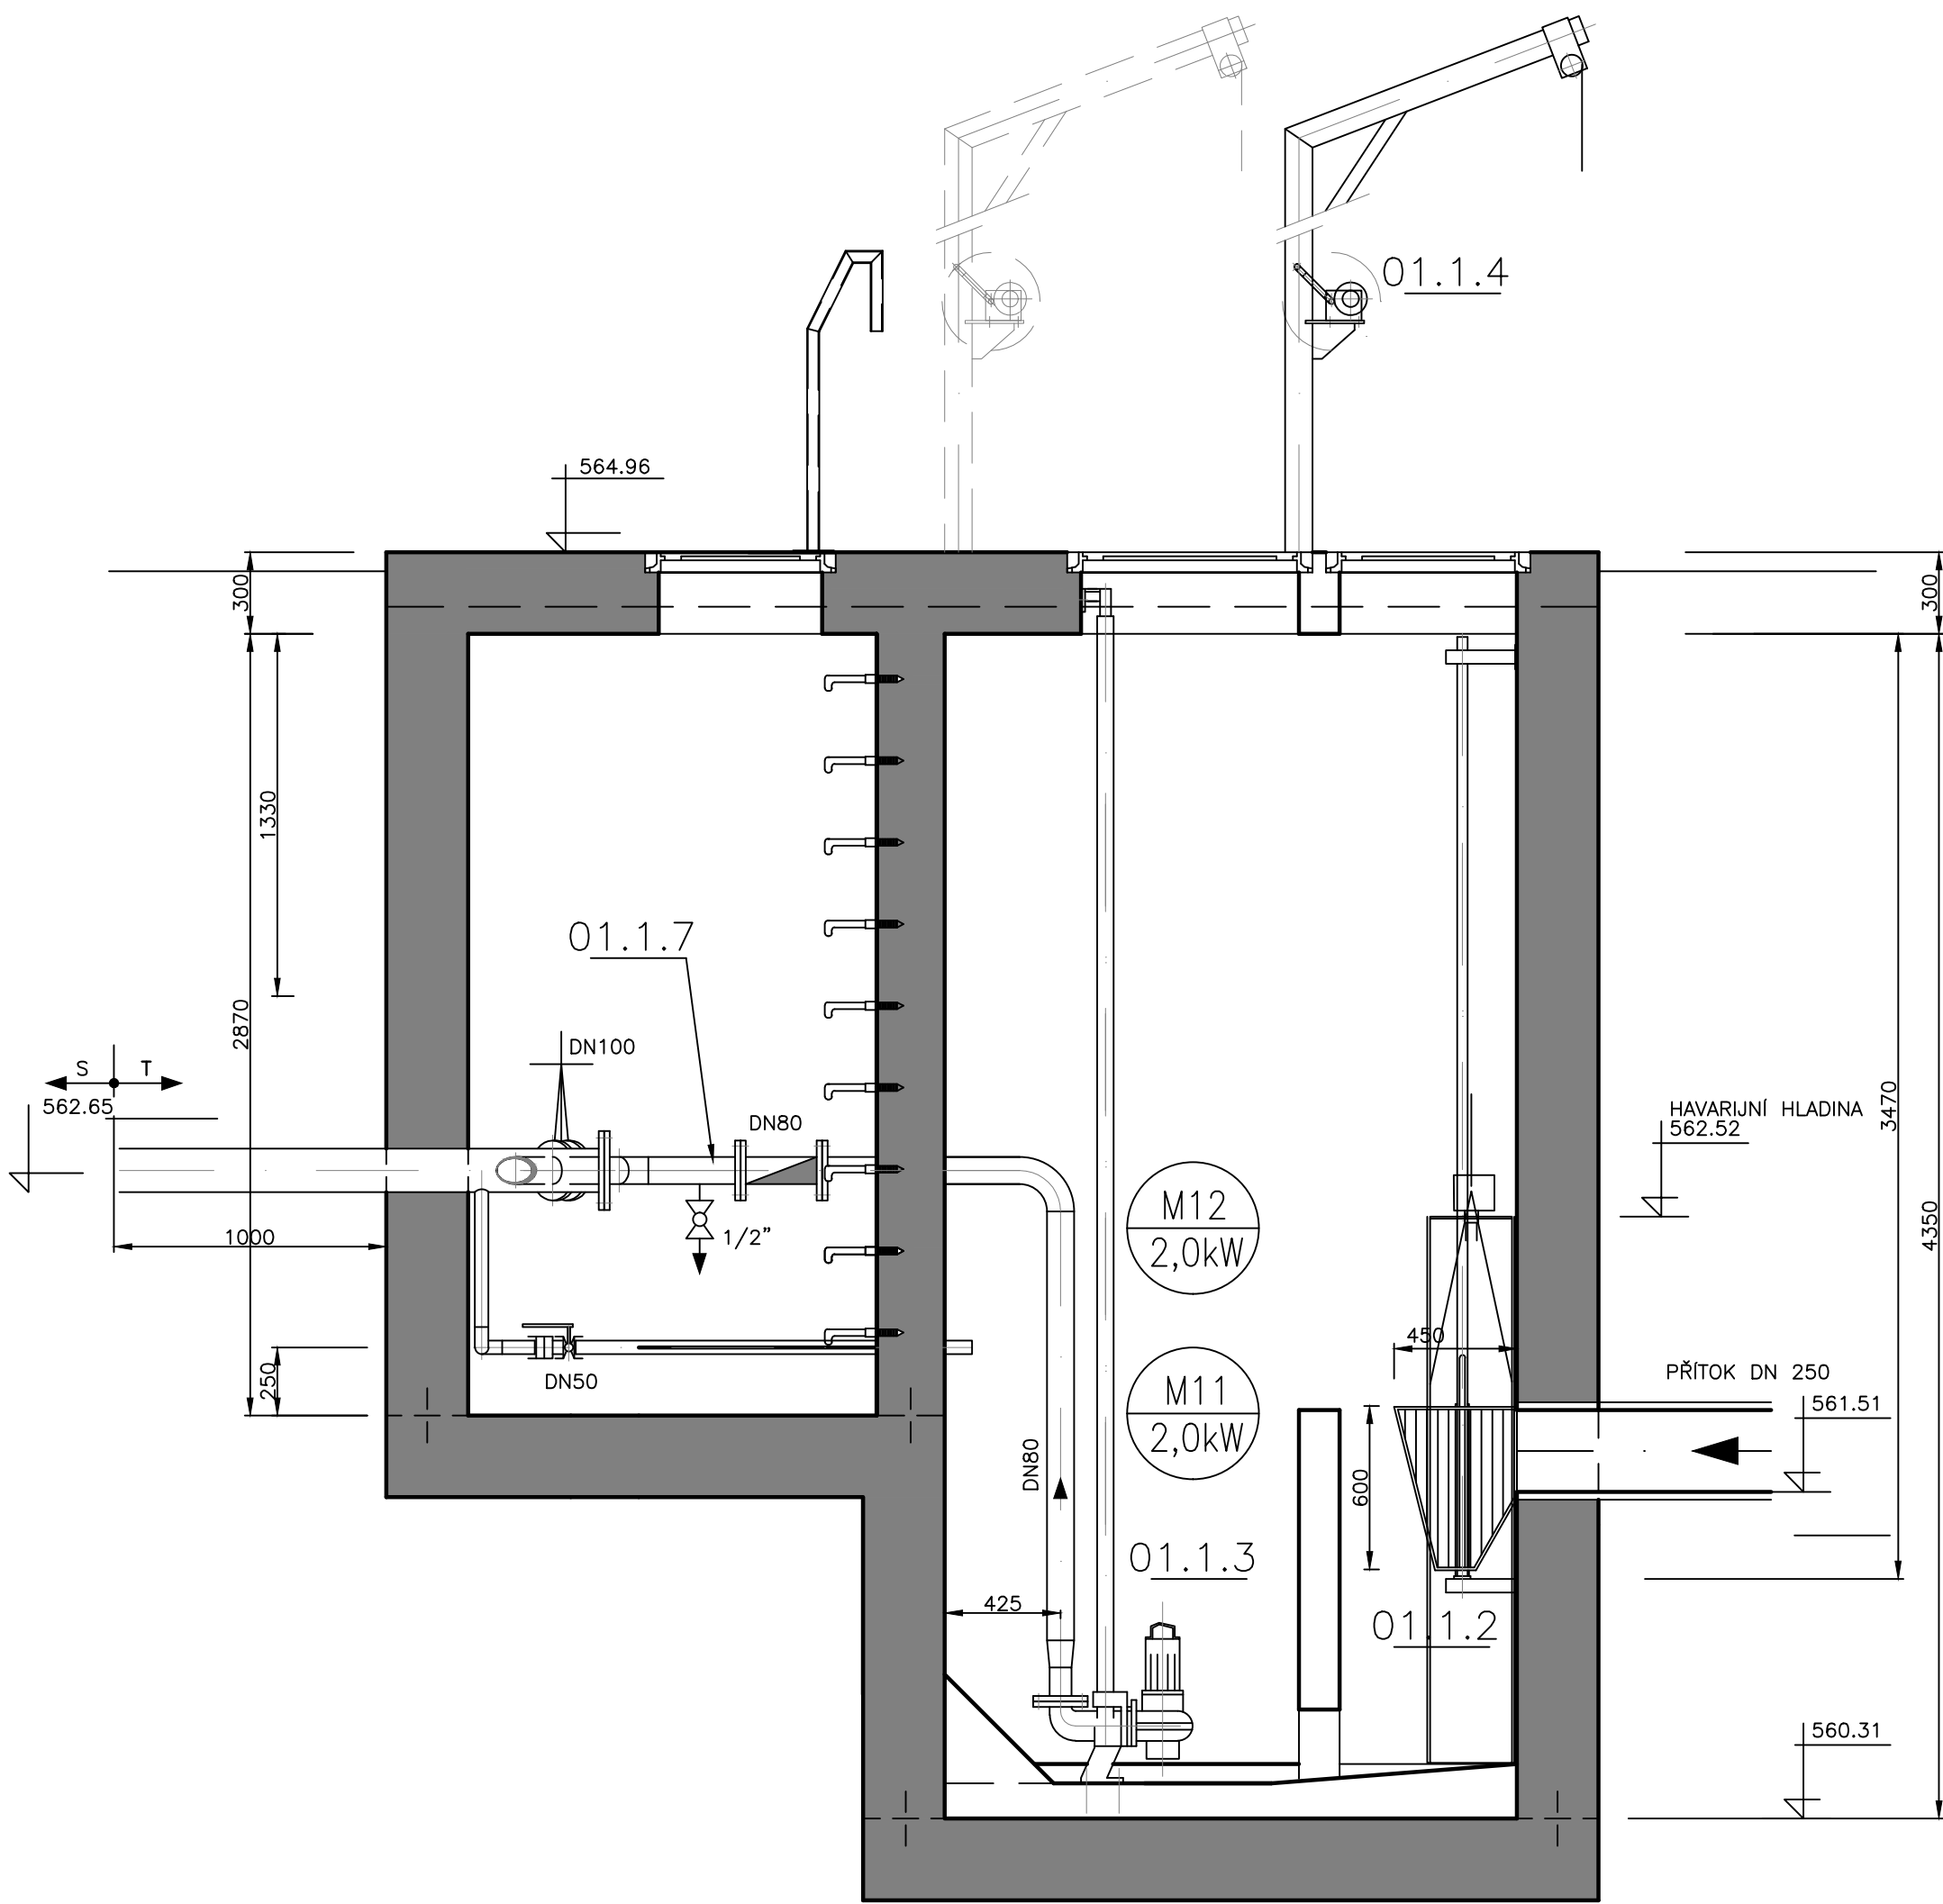


KAMENIČKA
ČERPACÍ STANICE ČS1K
ŘEZ A-A
měřítko 1:25

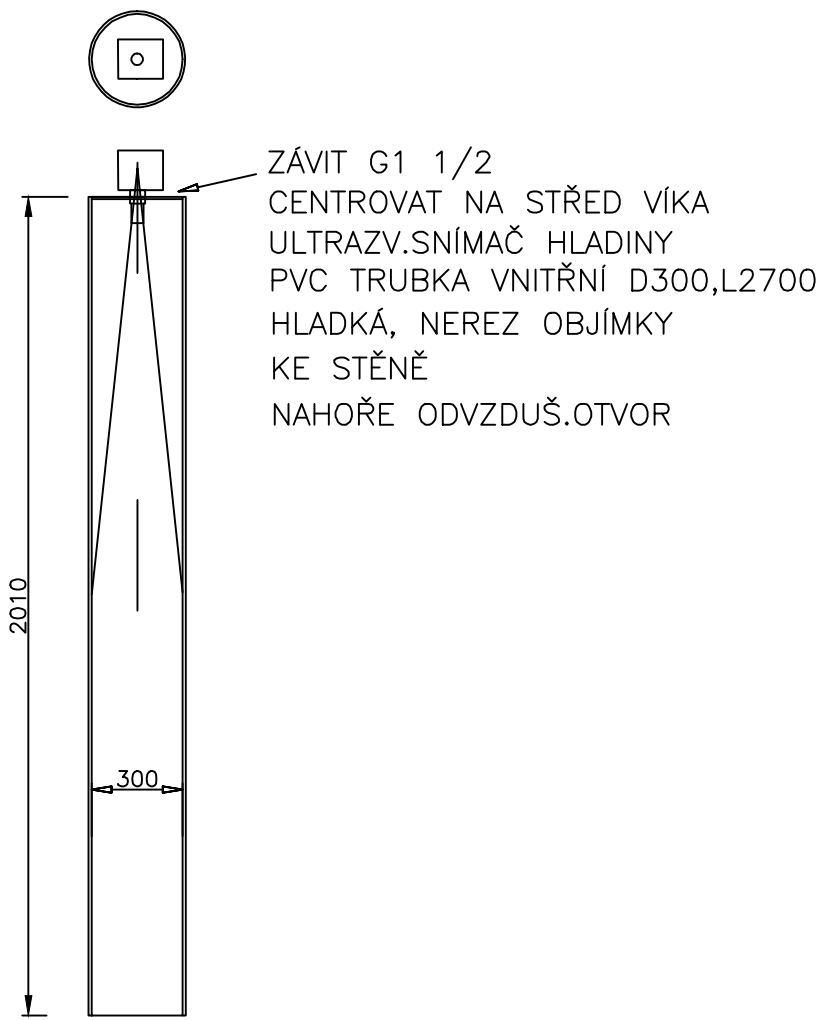

PŮDORYS
měřítko 1:25

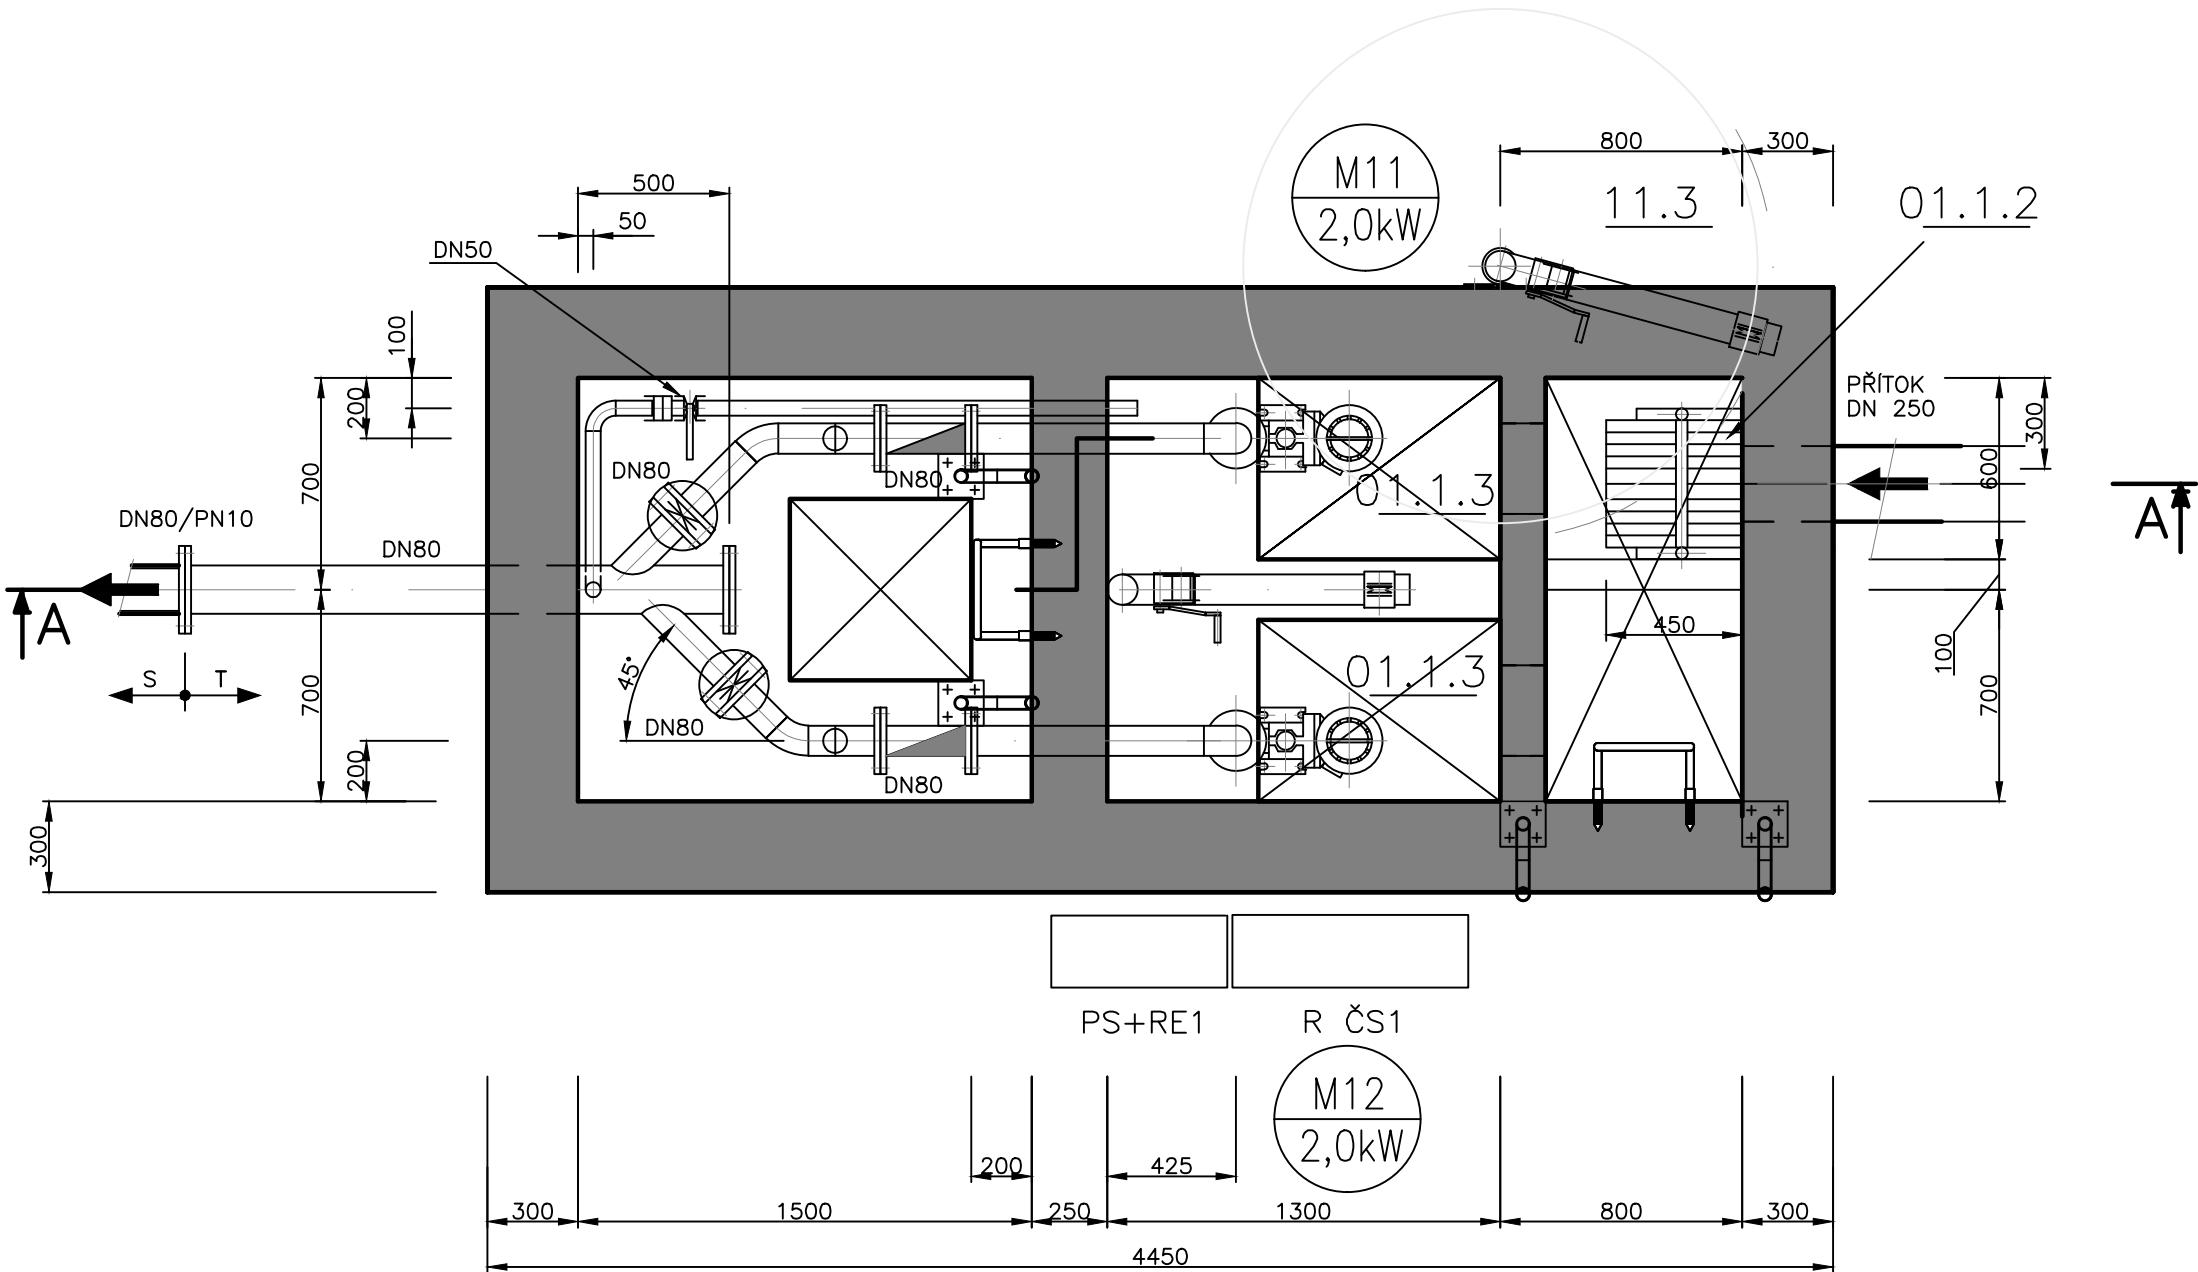

SOUŘADNÝ SYSTÉM JTSK
VÝŠKOVÝ SYSTÉM BPV

Rev.	č.	Datum	Schválil	Stručný popis změn

KOOPERACE V PROFESI VODOHOSPODÁŘSKÉ STAVBY PRO DUIS s.r.o.		tel.: mail: IČ:
--	--	-----------------------

DUIS				DUIS s.r.o. Projektové a inženýrské služby Srbekš 1548/21, 612 00 Brno	
Vypracoval: Ing. Dvořák	Projektant: Ing. Dvořák	Hl. Ing. projektu: Ing. Dvořák	Tech. kontrola: Ing. Vach	Formát:	8 A4
Investor: OBEC KAMENICE				Datum:	06/2021
Akce: KAMENIČKA SPLAŠKOVÁ KANALIZACE				Stupeň:	RDS
Příloha: ČERPACÍ STANICE ČS1K				Soubor:	KKA-CS1-ZDS
Měřítko: 1:25				Číslo zakázky:	1201
				Č.přílohy:	D.2.2-1