
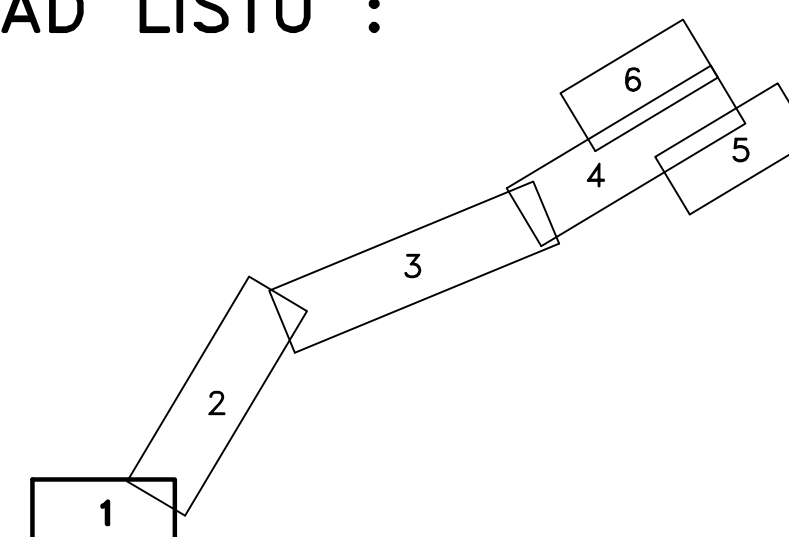


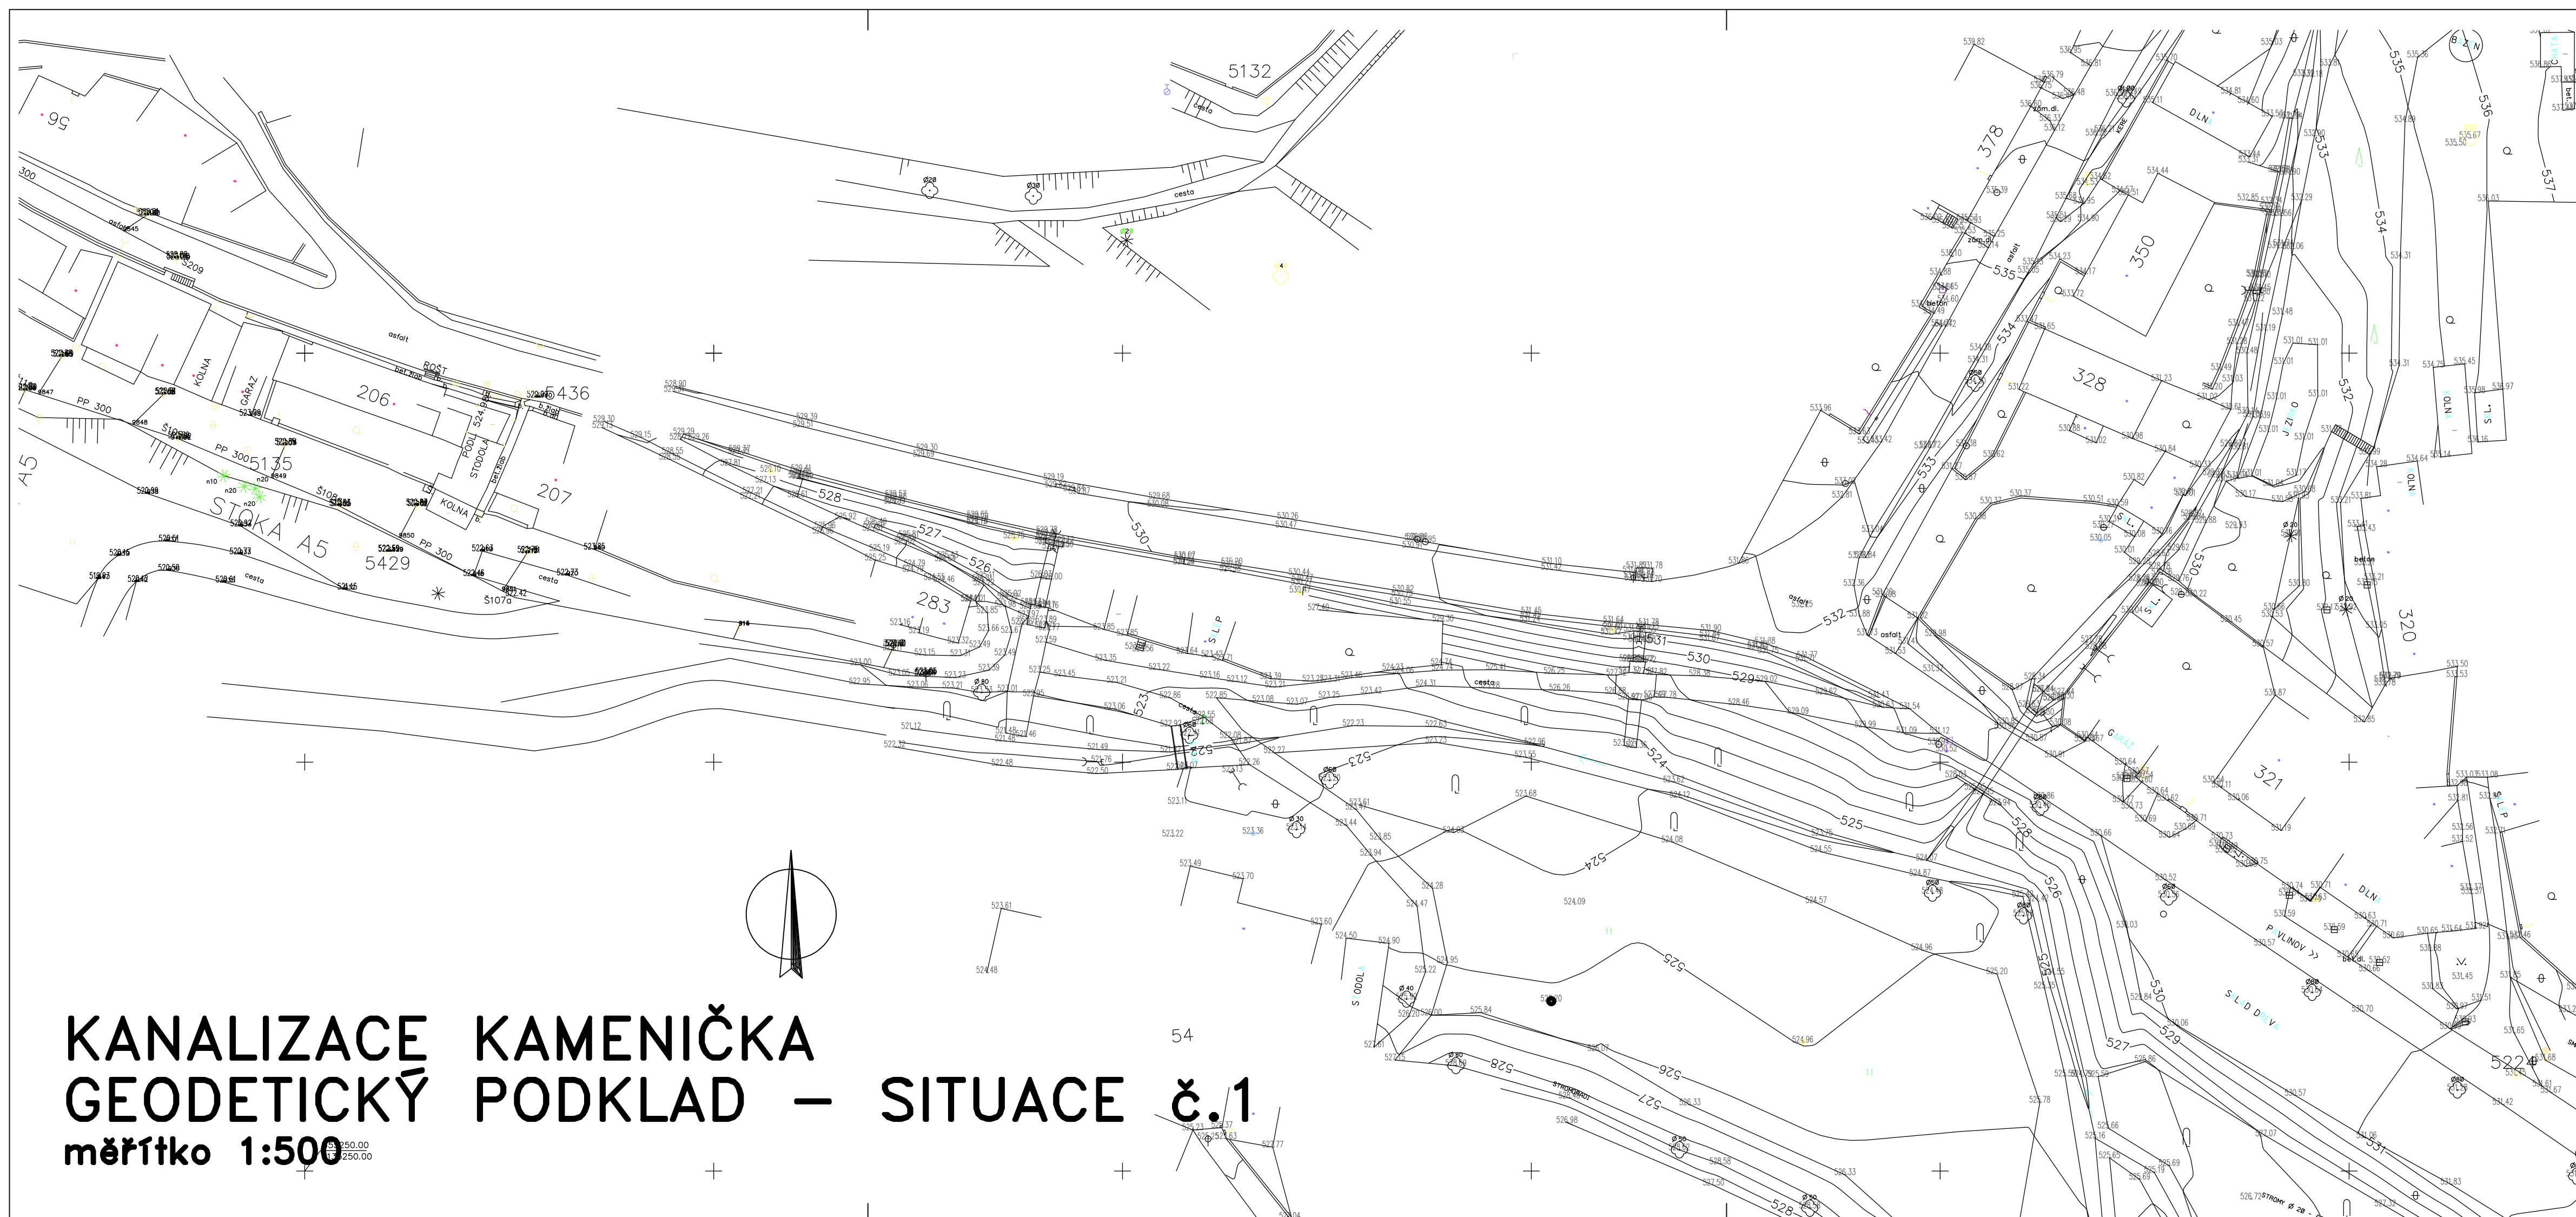

SOUŘADNÝ SYSTÉM JTSK
VÝŠKOVÝ SYSTÉM BPV

Rev. A	Datum	Schválil	Stavbač podle změn

KOOPERACE V PROFESI	tel.:
VODOHOSPODÁŘSKÉ STAVBY	mail:
PRO DIUS s.r.o.	ic:

		DUIS s.r.o. Projektová a inženýrská služba Srbské 1546/21, 612 00 Brno	
Vypracoval: Ing.Dvořák	Projektant: Ing.Dvořák	HLing.projekt: Ing.Dvořák	Tech. kontrola: Ing.Vach
Investor: OBEC KAMENICE		Kraj:	VYSOČINA
Akce:		Formát: 4 A4 Datum: 06/2021 Stupeň: RDS Soubor: KKA—SITUAC	
Příloha: GEODETICKÝ PODKLAD – SITUACE č.1		Měřítko: 1:500	Číslo zakázky: 1201 Č.přílohy: E.3.1.