



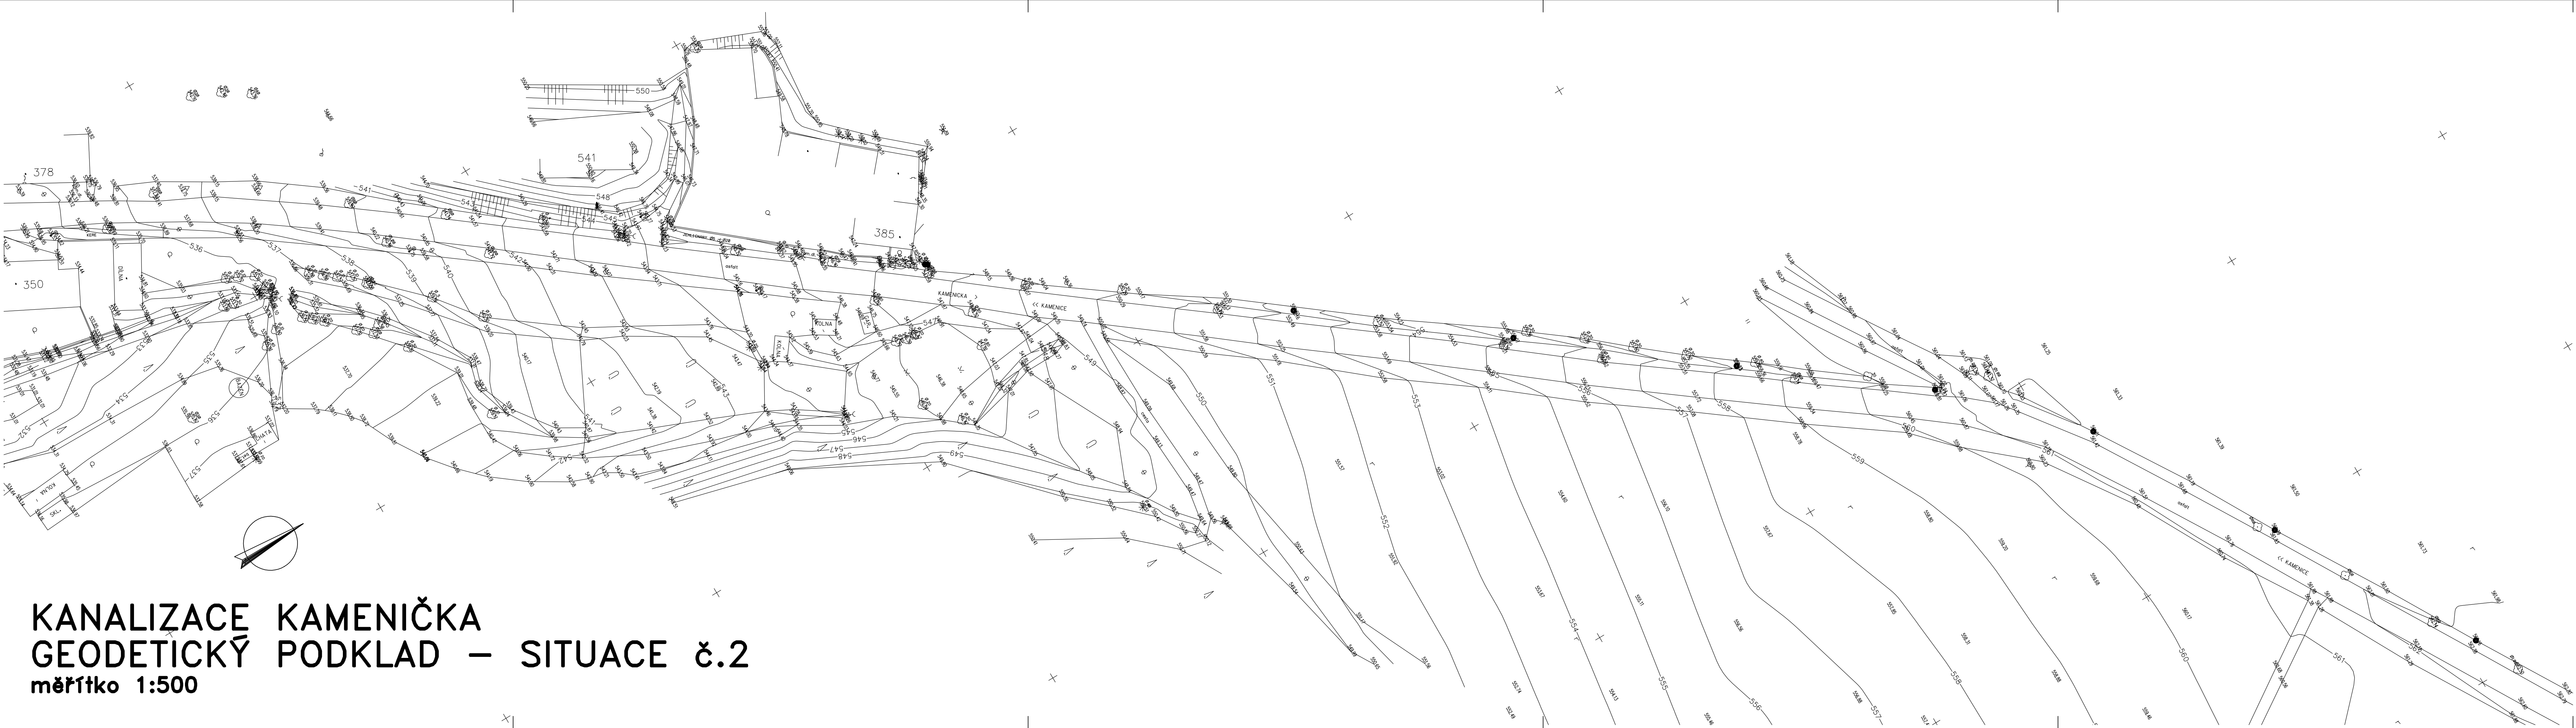

KLAD LISTŮ :

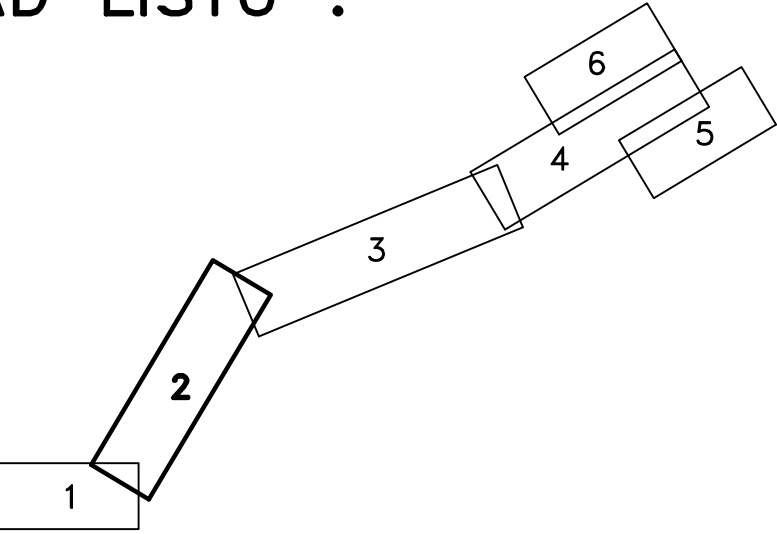

SOUŘADNÝ SYSTÉM JTSK
VÝŠKOVÝ SYSTÉM BPV

Rev. č.	Datum	Schválil	Stručný popis změn

KOOPERACE V PROFESI VODOHOSPODÁŘSKÉ STAVBY PRO DUIS s.r.o.		tel.: mail: IČ:
--	--	-----------------------

DUIS		DUIS s.r.o. Projektové a inženýrské služby Srobná 1546/21, 612 00 Brno	
Vypracoval: Ing. Dvořák	Projektant: Ing. Dvořák	Hlavní projektant: Ing. Vach	Tech. kontrola: Ing. Vach
Investor: OBEC KAMENICE		Kraj: VYSOČINA	
Akce: KAMENIČKA SPLAŠKOVÁ KANALIZACE		Formát:	6 A4
Příloha: GEODETICKÝ PODKLAD – SITUACE č.2		Datum:	06/2021
		Stupeň:	RDS
		Soubor:	KKA-SITUACE
Měřítko: 1:500		Číslo zakázky:	1201
		Číslo přílohy:	E.3.2.