


KANALIZACE KAMENIČKA
GEODETICKÝ PODKLAD – SITUACE č.3
měřítko 1:500

KLAD LISTŮ :

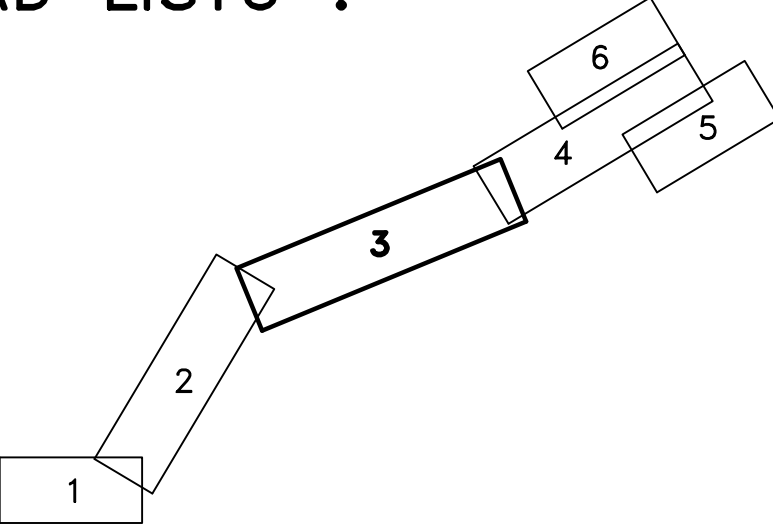

SOUŘADNÝ SYSTÉM JTSK
VÝŠKOVÝ SYSTÉM BPV

Rev. č.	Datum	Schválil	Stručný popis změn

KOOPERACE V PROFESI VODOHOSPODÁŘSKÉ STAVBY PRO DUIS s.r.o.		tel.: mail: IC:
--	--	-----------------------

				DUIS S.R.O. Projektové a inženýrské služby Srobná 1546/21, 612 00 Brno	
Vypracoval: Ing.Dvořák	Projektant: Ing.Dvořák	Hlavní projekt: Ing.Dvořák	Tech. kontrola: Ing.Vach		
Investor: OBEC KAMENICE	Kraj: VYSOČINA		Formát: 7 A4		
Akce: KAMENIČKA SPLAŠKOVÁ KANALIZACE			Datum: 06/2021		
			Stupeň: RDS		
			Soubor: KKA-SITUACE		
Příloha: GEODETICKÝ PODKLAD – SITUACE č.3	Měřítko: 1:500		Číslo zakázky: 1201		
			Č.přílohy: E.3.3.		