



KANALIZACE KAMENIČKA
GEODETICKÝ PODKLAD – SITUACE č.4
měřítko 1:500

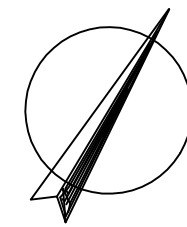

KLAD LISTŮ :

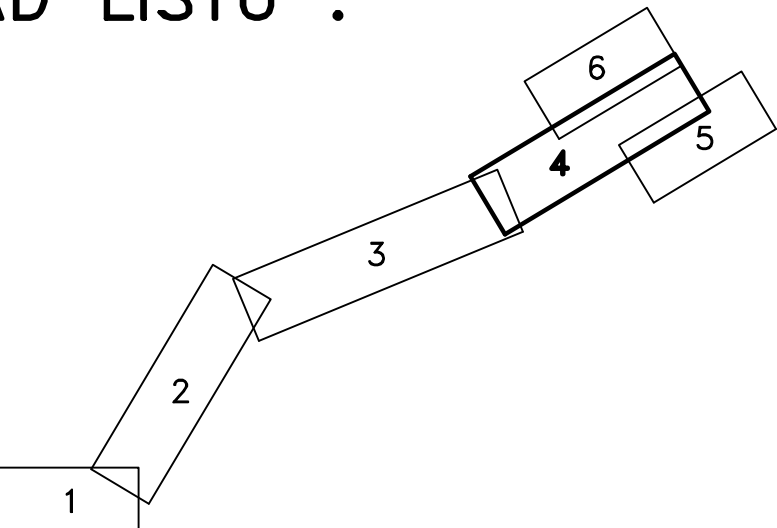

SOUŘADNÝ SYSTÉM JTSK
VÝŠKOVÝ SYSTÉM BPV

Rev. č.	Datum	Schválil	Stručný popis změn

KOOPERACE V PROFESI VODOHOSPODÁŘSKÉ STAVBY PRO DUIS s.r.o.		tel.: mail: IČ:
--	--	-----------------------------------

		DUIS s.r.o. Projektové a inženýrské služby Srobná 1546/21, 612 00 Brno	
Vypracoval: Ing. Dvořák	Projektant: Ing. Dvořák	Hl. ing. projekt: Ing. Dvořák	Tech. kontrola: Ing. Vach
Investor: OBEC KAMENICE		Kraj: VYSOČINA	Formát: 6 A4
Akce: KAMENIČKA SPLAŠKOVÁ KANALIZACE		Datum: 06/2021	Stupeň: RDS
Příloha: GEODETICKÝ PODKLAD – SITUACE č.4		Měřítko: 1:500	Soubor: Číslo zakázky: 1201 Č. přílohy: E.3.4.