
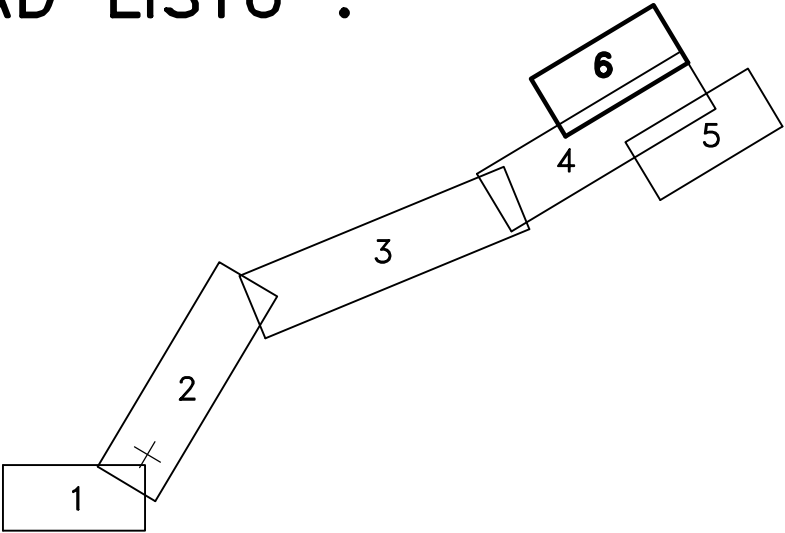


KANALIZACE KAMENIČKA
GEODETICKÝ PODKLAD – SITUACE č.6
měřítko 1:500

KLAD LISTŮ :

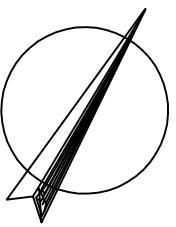

SOUŘADNÝ SYSTÉM JTSK
VÝŠKOVÝ SYSTÉM BPV

Rev. č.	Datum	Schválil	Stručný popis změn

KOOPERACE V PROFESI VODOHOSPODÁŘSKÉ STAVBY PRO DUIS s.r.o.		tel.: mail: IČ:
--	--	-----------------------

				DUIS s.r.o. Projektové a inženýrské služby Srbeků 1546/21, 612 00 Brno	
Vypracoval: Ing.Dvořák	Projektant: Ing.Dvořák	H.ling.projektu: Ing.Dvořák	Tech. kontrola: Ing.Vach	Formát:	3 A4
Investor: OBEC KAMENICE		Kraj: VYSOČINA			
Akce: ✕ KAMENIČKA SPLAŠKOVÁ KANALIZACE				Datum:	06/2021
				Stupeň:	RDS
				Soubor:	KKA—SITUACE
Příloha: GEODETICKÝ PODKLAD – SITUACE č.6		Měřítko: 1:500		Číslo zakázky:	Č.přílohy:
				1201	E.3.6.