



ÚV O.N.VES - OPRAVA VÝTLAČNÉHO ŘADU DN 600 POD ŽELEZNIČNÍ TRATÍ
SITUACE ŠIRŠÍCH VZTAHŮ
MĚŘÍTKO 1 : 2000

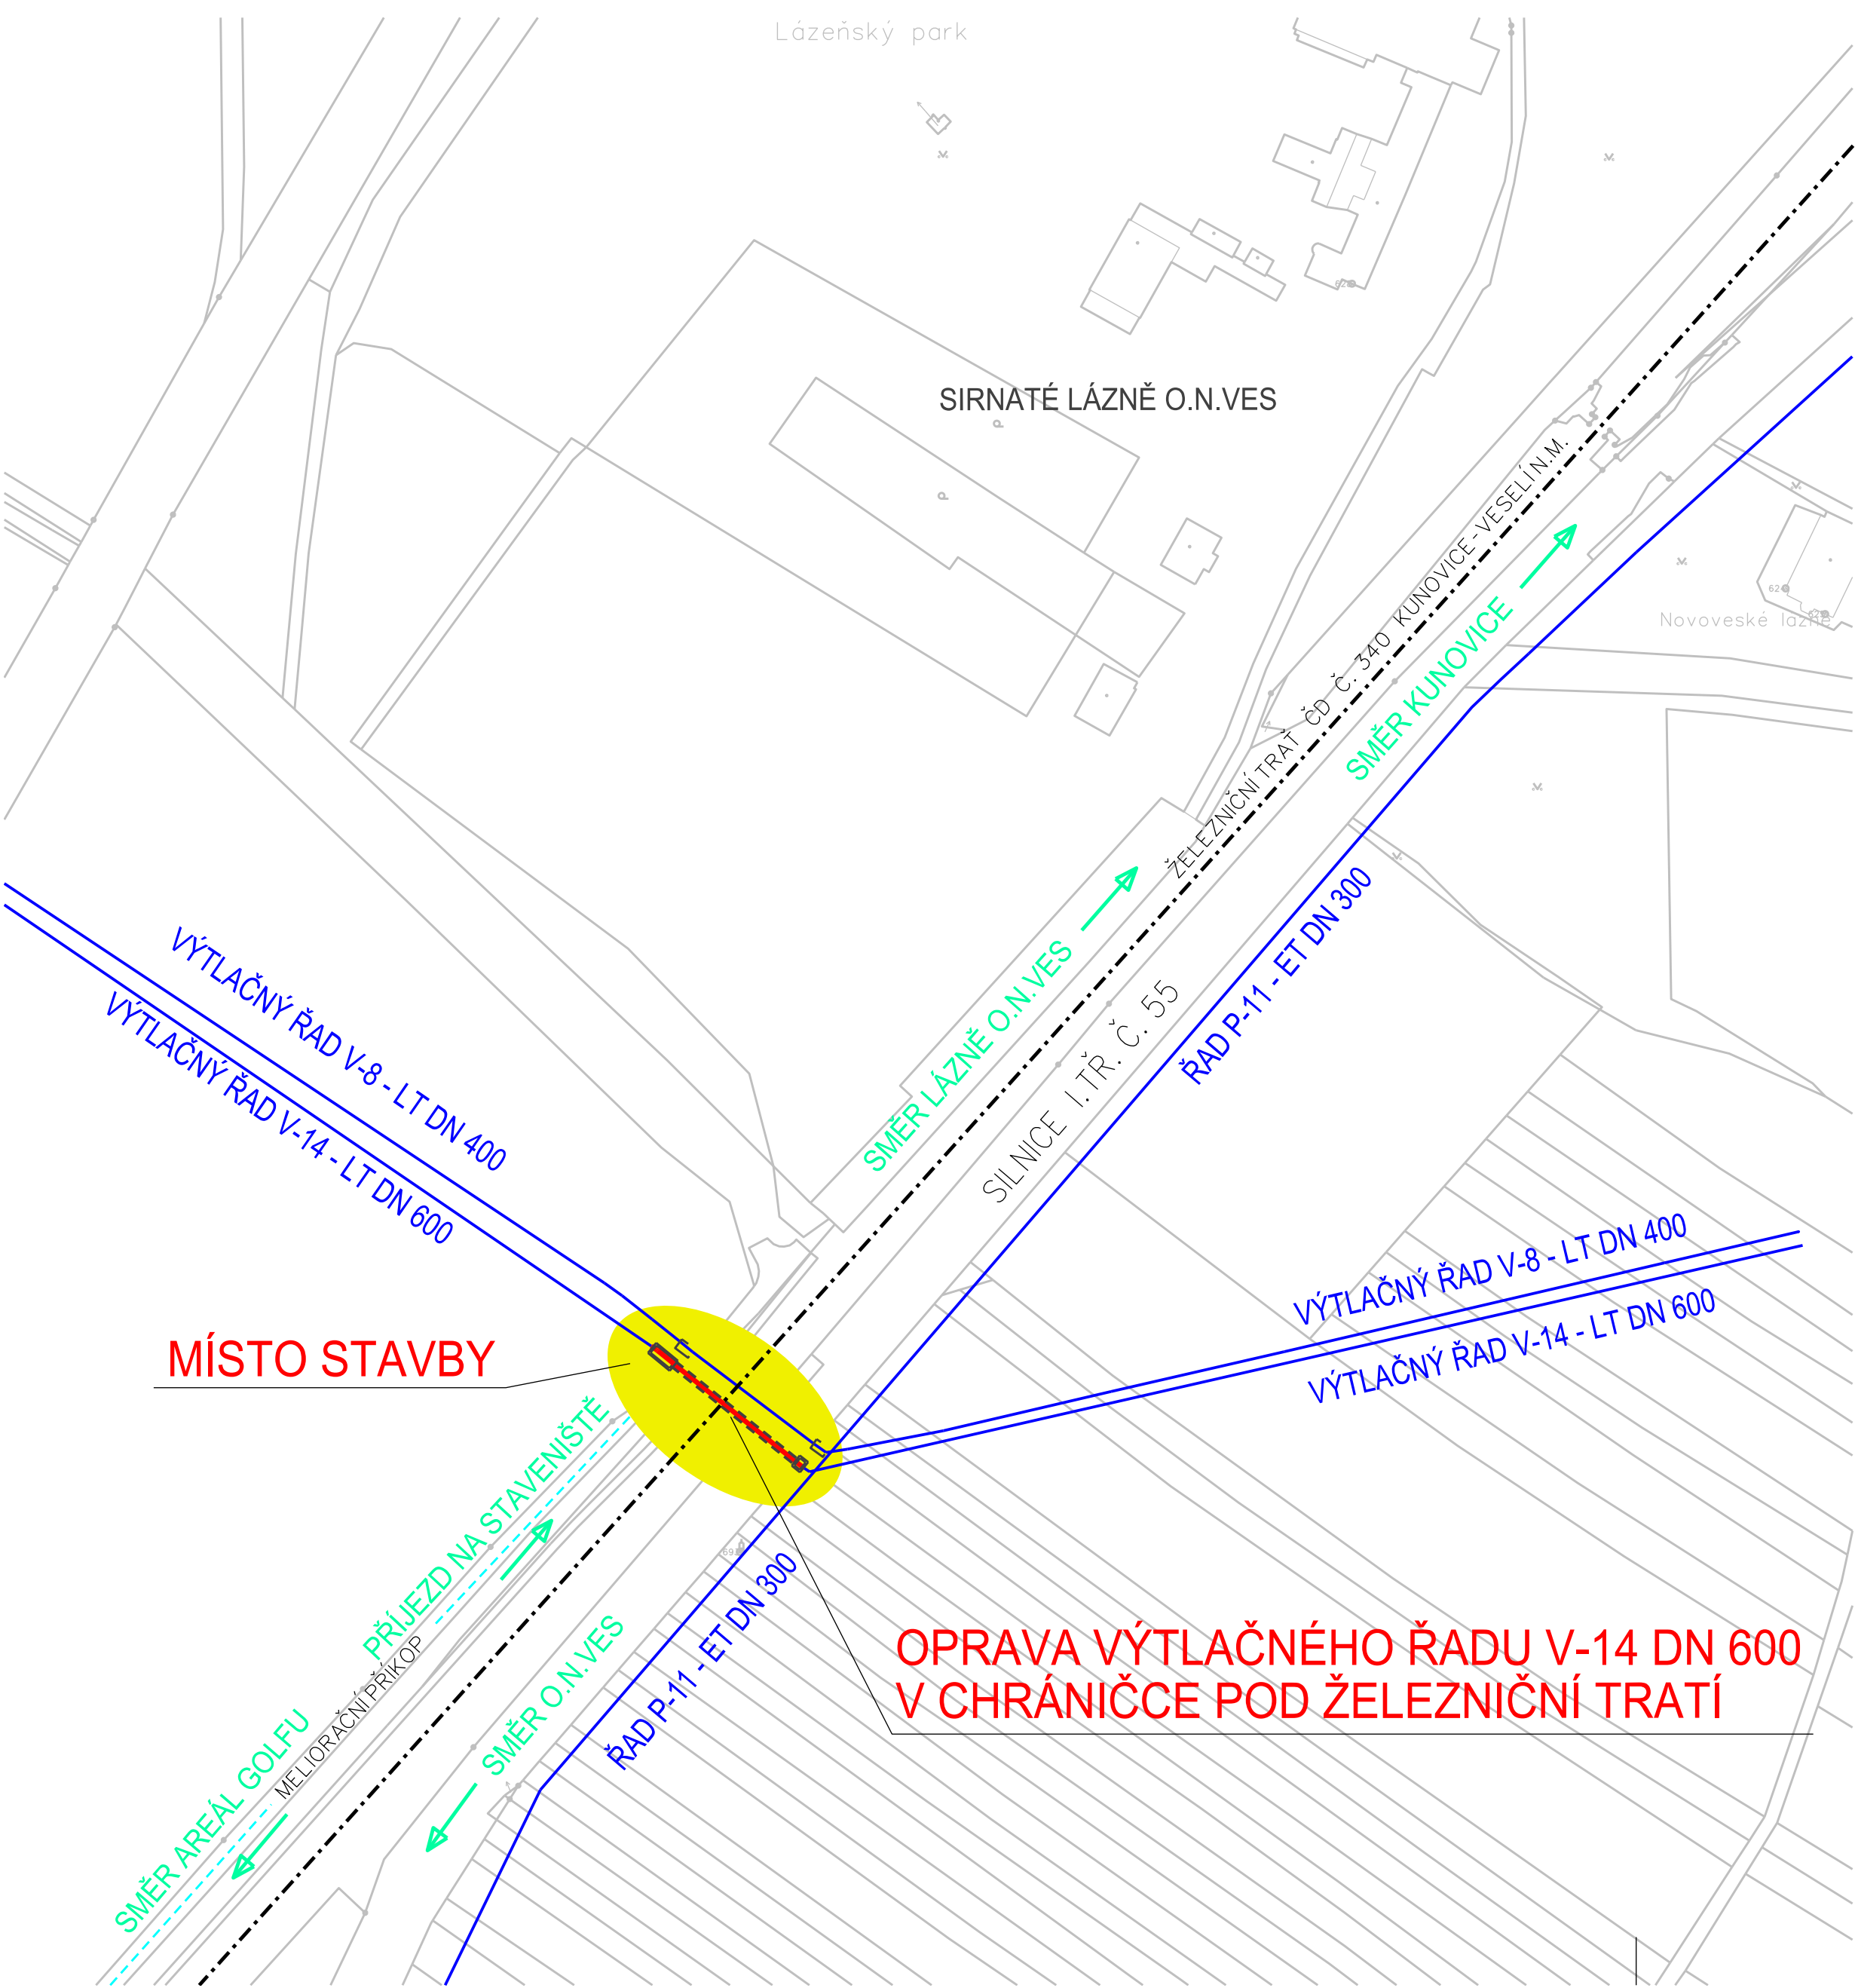

LEGENDA INŽENÝRSKÝCH SÍTÍ

- VODOVOD - NAVRŽENÁ OPRAVA
- VODOVOD - STÁVAJÍCÍ
- ŽELEZNIČNÍ TRATĚ ČD
- HRANICE PARCEL DLE MAPY KN
- PŘÍJEZD NA STAVENIŠTĚ

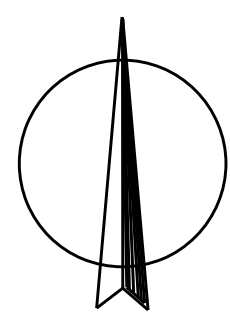

POZNÁMKA: STÁVAJÍCÍ INŽENÝRSKÉ SÍTĚ JSOU ZAKRESLENY POUZE ORIENTAČNĚ DLE PODKLADŮ POSKYTNUTÝCH JDTM ZK A DOSTUPNÉ DOKUMENTACE PŘEDANÉ INVESTOREM. PŘED ZAPOČETÍM ZEMNÍCH PRACÍ ZAJISTÍ ZHOTOVITEL STAVBY PROKAZATELNÉ VYTÝČENÍ VŠECH STÁVAJÍCÍCH INŽENÝRSKÝCH SÍTÍ V ZÁJM. ÚZEMÍ. MAPOVÝ PODKLAD © ČÚZK - KM POLOHOPIS INFORMATIVNÍHO CHARAKTERU.

VÝŠKOVÝ SYSTÉM: BPV

SOUŘADNÝ SYSTÉM: S-JTSK

Revize č.	Datum	Zapsal	Stručný popis změn
REVIZE			

Kooperace v profesi		
---------------------	--	--

Hlavní inženýr projektu	ING. MARTIN MACHULKA	Ing. Martin Machulka VH MAC www.vh-mac.cz	
Zodpovědný projektant	ING. MARTIN MACHULKA		
Vypracoval	ING. MARTIN MACHULKA		
Investor	SLOVÁCKÉ VODÁRNÝ A KANALIZACE, A.S.	Datum	09/2022
Místo stavby	K.Ú. OSTROŽSKÁ NOVÁ VES	Stupeň	DPS
Akce	ÚV O.N.VES - OPRAVA VÝTLAČNÉHO ŘADU DN 600 POD ŽELEZNIČNÍ TRATÍ	Zakázka č.	602
Část	C. SITUACE	Arch. číslo	599/DPS
Příloha	SITUACE ŠIRŠÍCH VZTAHŮ	Počet A4	2
Soubor	599_DPS_C1_Situace_sirsi_vztahy_t	Měřítko	1 : 2000
		Příloha č.	C.1