



ÚV O.N.VES - OPRAVA VÝTLAČNÉHO ŘADU DN 600 POD ŽELEZNIČNÍ TRATÍ
KOORDINAČNÍ SITUACE
MĚŘÍTKO 1 : 500

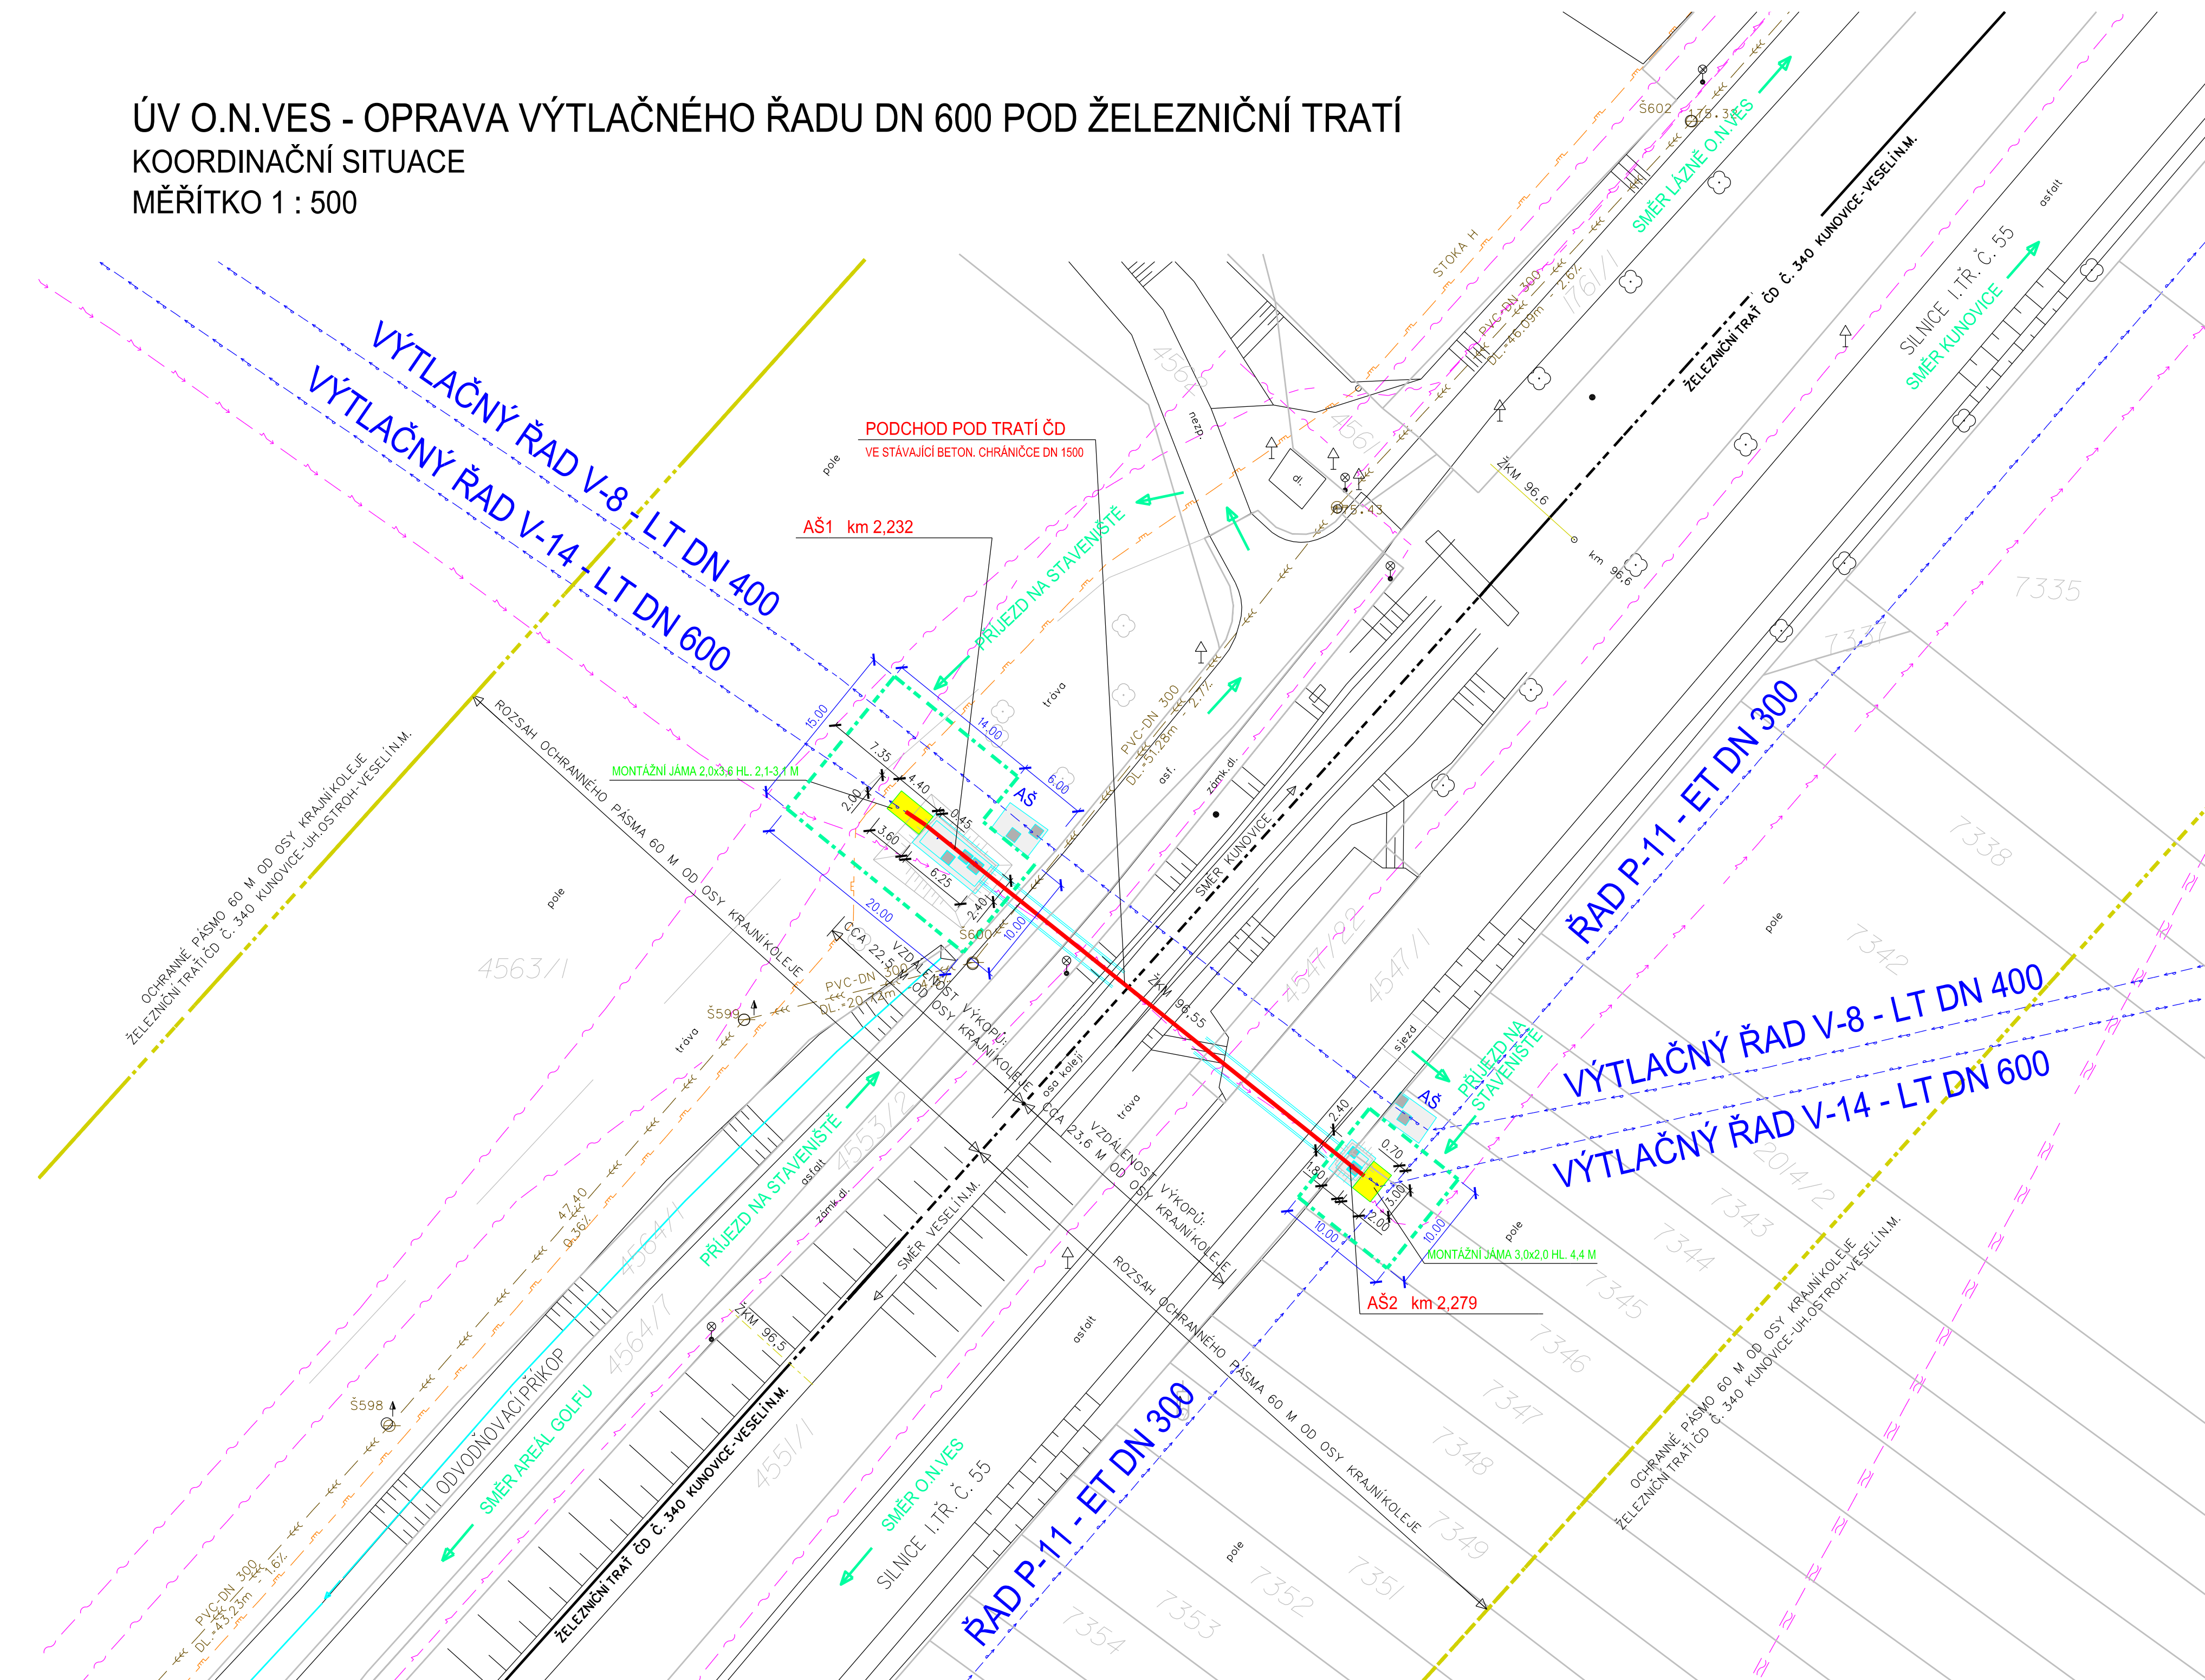

LEGENDA

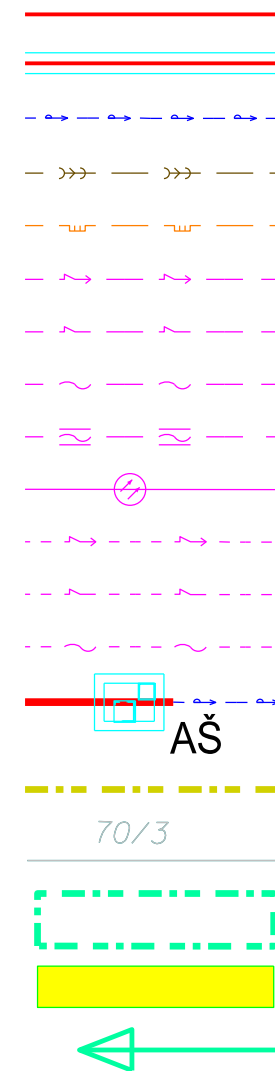


VODOVOD - NAVRŽENÁ OPRAVA
POTRUBÍ ULOŽENO V CHRÁNIČCE
VODOVOD - STÁVAJÍCÍ
KANALIZACE JEDNOTNÁ
PLYNOVOD - STL
EL. KABELY - NN
EL. KABELY - VO A MR
EL. KABELY - SDĚLOVACÍ
EL. KABELY - DÁLKOVÉ SDĚLOVACÍ
EL. KABELY - OPTICKÉ SDĚLOVACÍ
EL. VEDENÍ NN - NADZEMNÍ
EL. VEDENÍ VO+MR - NADZEMNÍ
EL. VEDENÍ SDĚLOVACÍ - NADZEMNÍ
ARMATURNÍ ŠACHTA

OCHRANNÉ PÁSMO ŽELEZNICE

HRANICE PARCEL DLE MAPY KN
HRANICE STAVENIŠTĚ (NÁVRH)
HRANICE VÝKOPŮ RÝHY

DOPRAVA, PŘÍSTUPY NA STAVENIŠTĚ

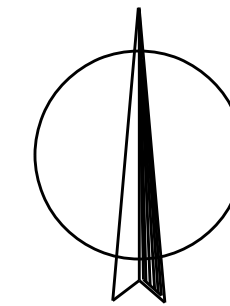

POZNÁMKA: VÝTISK ČÍSLO:
STÁVAJÍCÍ INŽENÝRSKÉ SÍTĚ JSOU ZAKRESLENY POUZE ORIENTAČNĚ DLE PODKLADŮ POSKYTNUTÝCH
JDTM ZK A DOSTUPNÉ DOKUMENTACE PŘEDANÉ INVESTOREM. PŘED ZAPOČETÍM ZEMNÍCH PRACÍ ZAJISTÍ
ZHOTOVITEL STAVBY PROKAZATELNÉ VYTÝČENÍ VŠECH STÁVAJÍCÍCH INŽENÝRSKÝCH SÍTÍ V ZÁJM. ÚZEMÍ.
MAPOVÝ PODKLAD © ČÚZK - KM POLOHOVIS INFORMATIVNÍHO CHARAKTERU.

VÝŠKOVÝ SYSTÉM: BPV

SOUŘADNÝ SYSTÉM: S-JTSK

Revize č.	Datum	Zapsal	Stručný popis změn
REVIZE			

Kooperace v profesi	ING. MARTIN MACHULKA	D.1 - OPRAVA VODOVODU
	ING. MIROSLAV VELÍSEK	D.2 - BOZP

Hlavní inženýr projektu	ING. MARTIN MACHULKA	Ing. Martin Machulka VH▶MAC www.vh-mac.cz	
Zodpovědný projektant	ING. MARTIN MACHULKA		
Vypracoval	ING. MARTIN MACHULKA		
Investor	SLOVÁCKÉ VODÁRNÝ A KANALIZACE, A.S.		
Místo stavby	K.Ú. OSTROŽSKÁ NOVÁ VES	Datum	09/2022
Akce	ÚV O.N.VES - OPRAVA VÝTLAČNÉHO ŘADU DN 600 POD ŽELEZNIČNÍ TRATÍ	Stupeň	DPS
		Zakázka č.	599
		Arch. číslo	599/DPS
Část	C. SITUACE	Počet A4	3
Příloha	KOORDINAČNÍ SITUACE	Měřítko	1 : 500
		Příloha č.	C.3
Soubor	599_DPS_C3_Situace_koordinacni_t		