


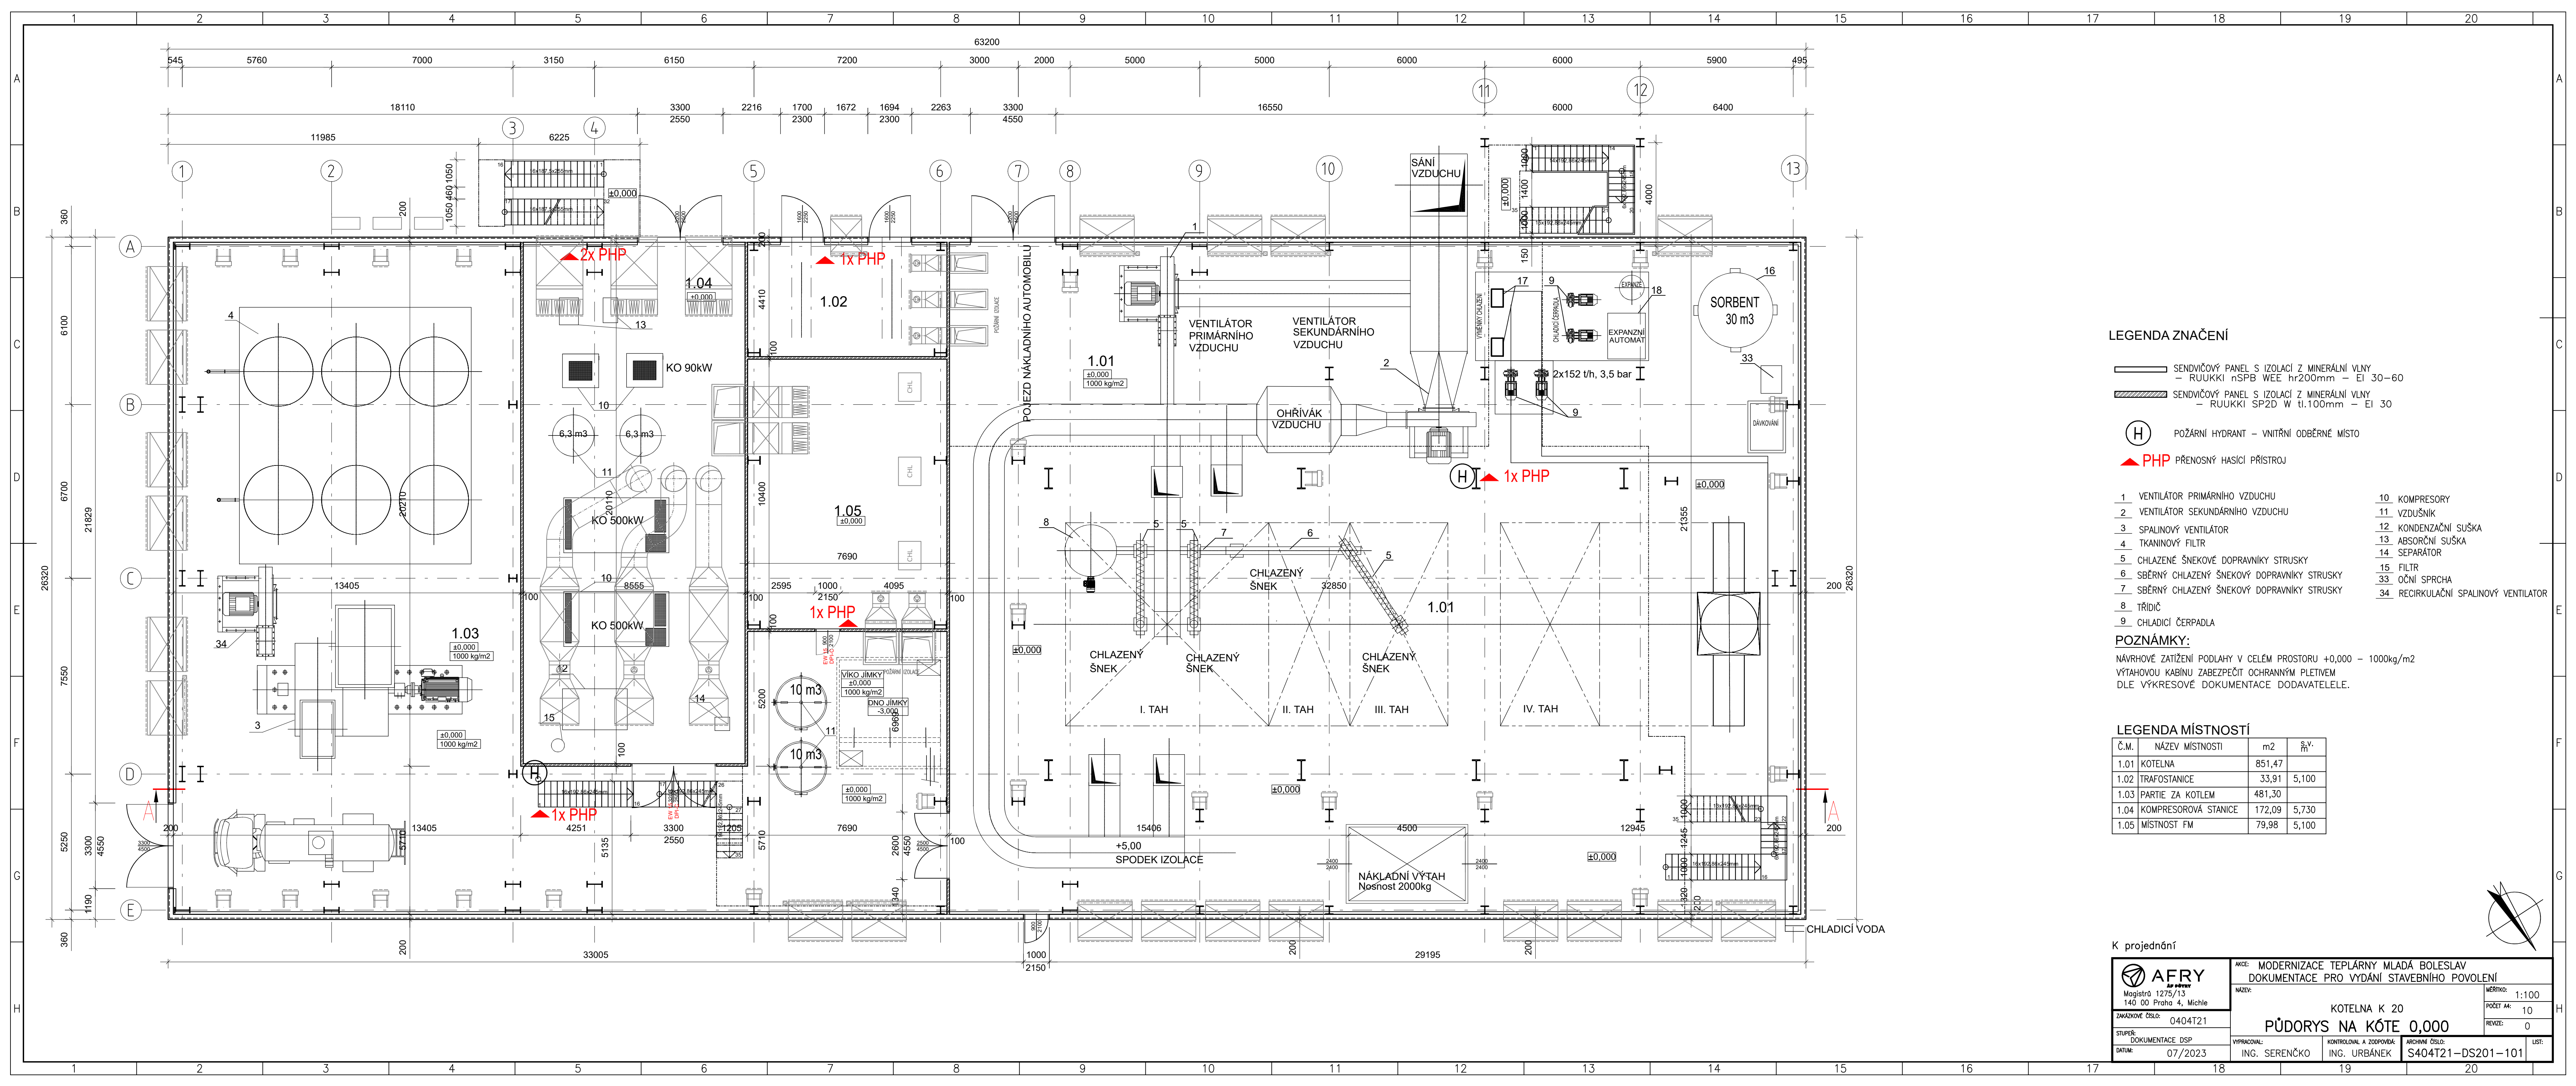

LEGENDA ZNAČENÍ

- SENDVIČOVÝ PANEĽ S IZOLACÍ Z MINERÁLNI VLNY
- RUUKKI nSPB WEE hr200mm - EI 30-60
- SENDVIČOVÝ PANEĽ S IZOLACÍ Z MINERÁLNI VLNY
- RUUKKI SP2D W tl.100mm - EI 30
- POŽÁRNÍ HYDRANT - VNITŘNÍ ODBĚRNÉ MÍSTO
- PHP PŘENOSNÝ HASÍCÍ PŘÍSTROJ
- 1 VENTILÁTOR PRIMÁRNÍHO VZDUCHU
- 2 VENTILÁTOR SEKUNDÁRNÍHO VZDUCHU
- 3 SPALINOVÝ VENTILÁTOR
- 4 TKANINOVÝ FILTR
- 5 CHLAZENÉ ŠNEKOVÉ DOPRAVNÍKY STRUSKY
- 6 SBĚRNÝ CHLAZENÝ ŠNEKOVÝ DOPRAVNÍK STRUSKY
- 7 CHLAZENÝ ŠNEKOVÝ DOPRAVNÍK STRUSKY
- 8 TRÍDIČ
- 9 CHLADICÍ ČERPADLO
- 10 KOMPRESORY
- 11 VZDUŠNÍK
- 12 KONDENZAČNÍ SUŠKA
- 13 ABSORČNÍ SUŠKA
- 14 SEPARÁTOR
- 15 FILTR
- 33 OČNÍ SPRCHA
- 34 RECIRKULAČNÍ SPALINOVÝ VENTILÁTOR

POZNÁMKY:

NÁVRHOVÉ ZATÍŽENÍ PODLAHY V CELÉM PROSTORU +0,000 - 1000kg/m²
VÝTAHOVOU KABINU ZABEZPEČIT OCHRANNÝM PLETIVEM
DLE VÝKRESOVÉ DOKUMENTACE DODAVATELE.

LEGENDA MÍSTNOSTÍ

Č.M.	NÁZEV MÍSTNOSTI	m ²	Š.V.
1.01	KOTELNA	851,47	
1.02	TRAFOSTANICE	33,91	5,100
1.03	PARTIE ZA KOTLEM	481,30	
1.04	KOMPRESOROVÁ STANICE	172,09	5,730
1.05	MÍSTNOST FM	79,98	5,100

K projednání

AFRY Magistrů 1275/13 140 00 Praha 4, Michle	AKCE: MODERNIZACE TEPLÁRNY MLADÁ BOLESLAV DOKUMENTACE PRO VYDÁNÍ STAVEBNÍHO POVOLENÍ		MĚŘÍTKO: 1:100 POČET AK: 10 REVIZE: 0
	NÁZEV: KOTELNA K 20 PŮDORYS NA KÓTE 0,000		
ZAKÁZKOVÉ ČÍSLO: 0404T21	VYPRACOVAL: ING. SERENČKO	KONTROLOVAL A ZODPOVÍDÁ: ING. URBÁNEK	ARCHIVNÍ ČÍSLO: S404T21-DS201-101
STUPEŇ: DOKUMENTACE DSP DATUM: 07/2023			LST: