


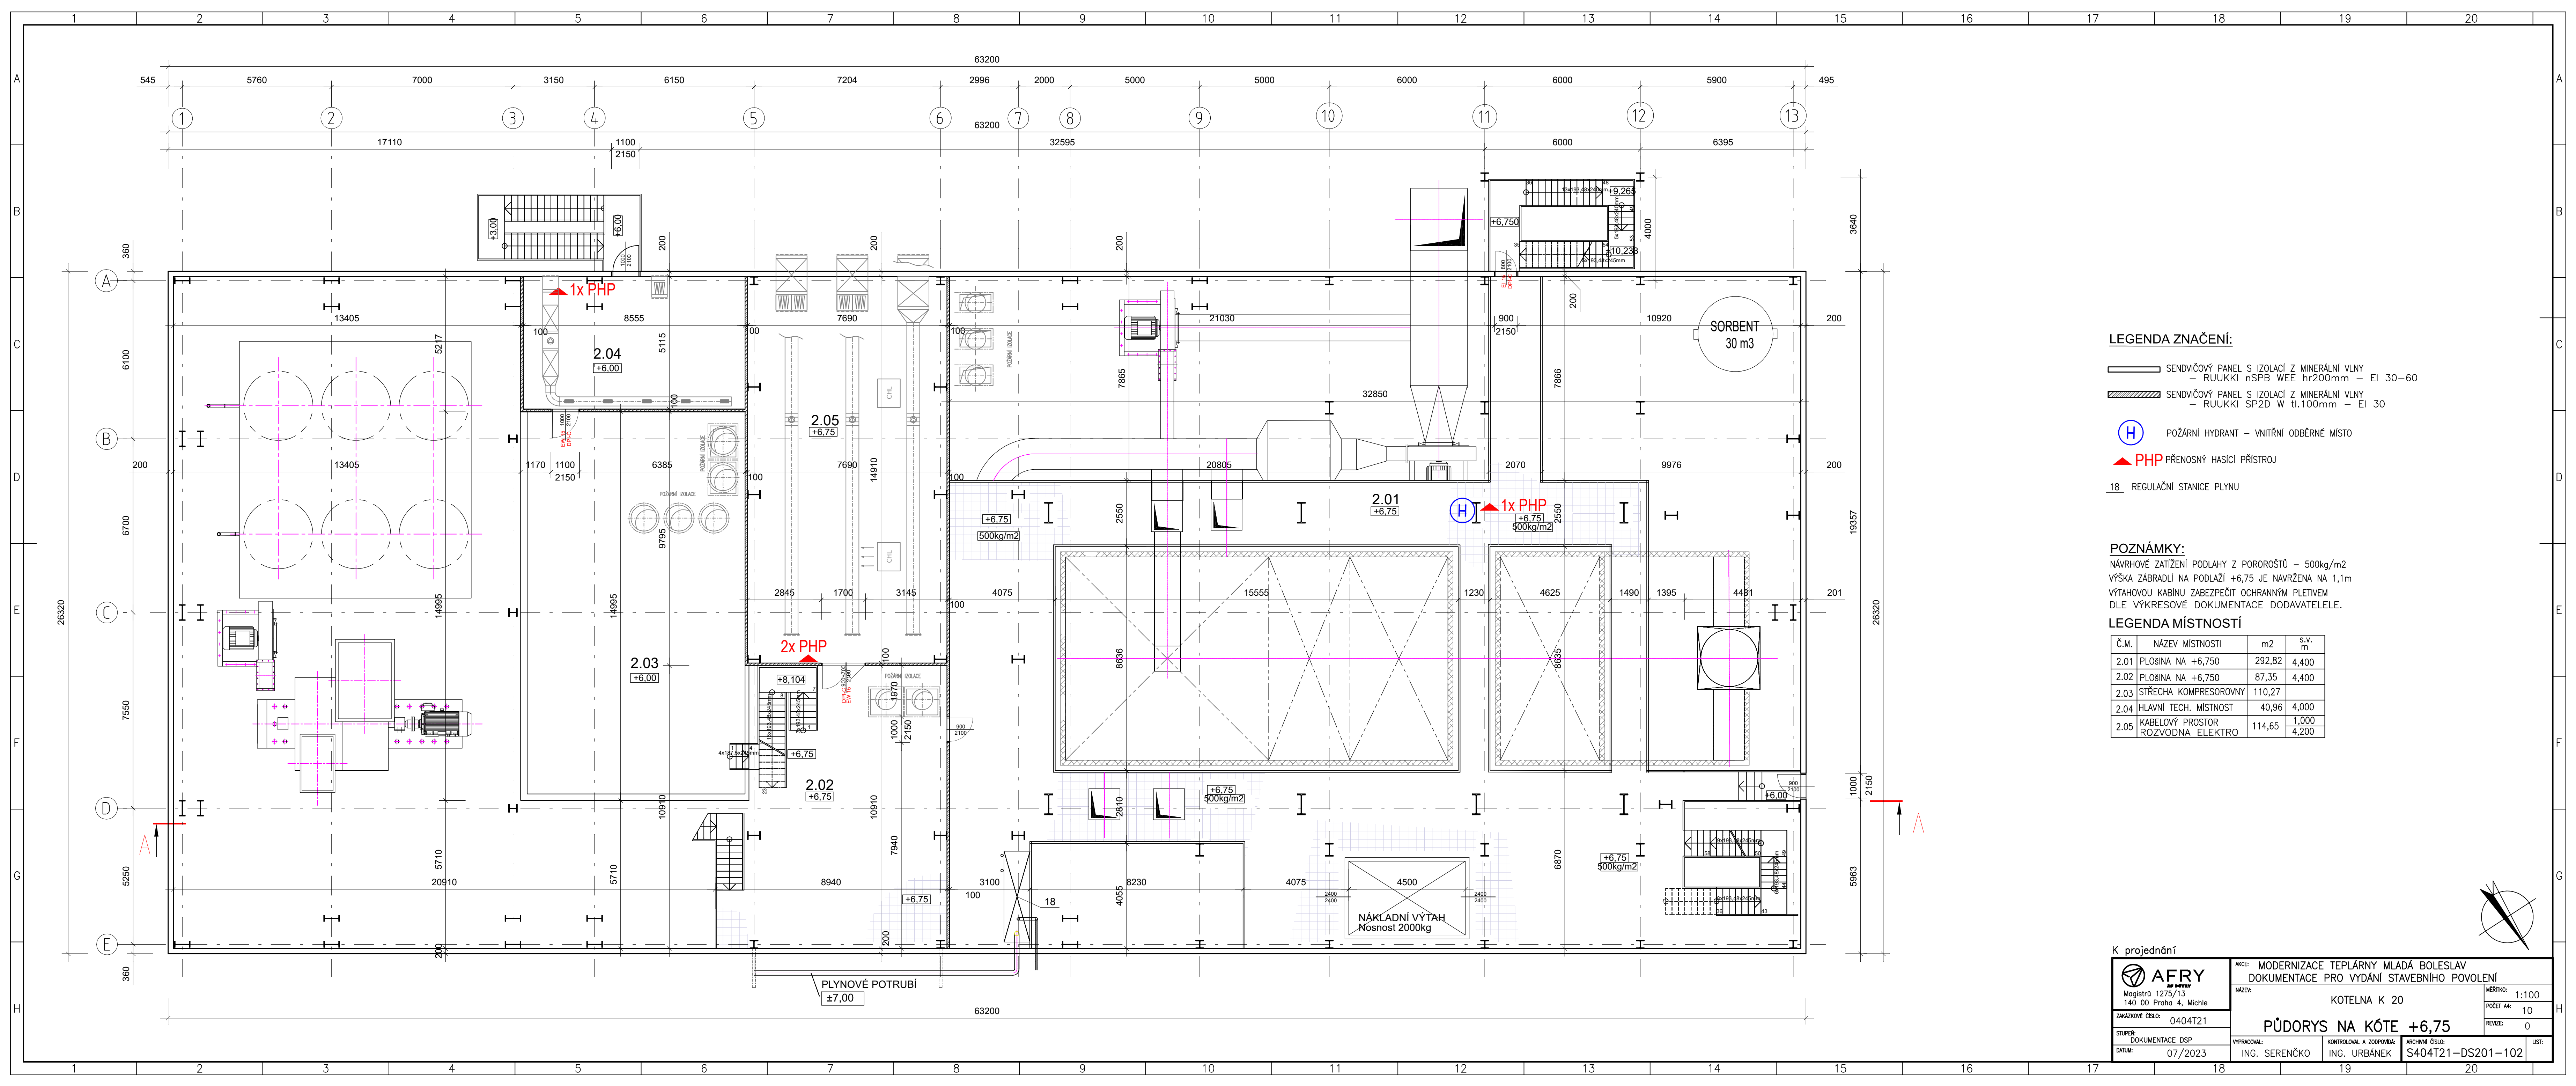

LEGENDA ZNAČENÍ:

- SENDVIČOVÝ PANEĽ S IZOLACÍ Z MINERÁLNI VLNY
- RUUKKI nSPB WEE hr200mm - EI 30-60
- SENDVIČOVÝ PANEĽ S IZOLACÍ Z MINERÁLNI VLNY
- RUUKKI SP2D W tl.100mm - EI 30
- POŽÁRNÝ HYDRANT - VNITRŇNÍ ODBĚRNÉ MÍSTO
- PHP PŘENOSNÝ HASÍČÍ PŘÍSTROJ
- REGULAČNÍ STANICE PLYNU

POZNÁMKY:

NÁVRHOVÉ ZATÍŽENÍ PODLAHY Z POROROŠTŮ - 500kg/m2
VÝŠKA ZÁBRADLÍ NA PODLAŽÍ +6,75 JE NAVRŽENA NA 1,1m
VÝTAHOVÁ KABÍNU ZABEZPEČIT OCHRANNÝM PLETIVEM
DLE VÝKRESOVÉ DOKUMENTACE DODAVATELE.

LEGENDA MÍSTNOSTÍ

Č.M.	NÁZEV MÍSTNOSTI	m2	s.v. m
2.01	PLOŠINA NA +6,750	292,82	4,400
2.02	PLOŠINA NA +6,750	87,35	4,400
2.03	STŘECHA KOMPRESOROVNY	110,27	
2.04	HLAVNÍ TECH. MÍSTNOST	40,96	4,000
2.05	KABELOVÝ PROSTOR ROZVODNA ELEKTRO	114,65	1,000 4,200

K projednání

 AFRY group Magistr 1275/13 140 00 Praha 4, Michle	AKCE: MODERNIZACE TEPLÁRNY MLADÁ BOLESLAV DOKUMENTACE PRO VYDÁNÍ STAVEBNÍHO POVOLENÍ			MĚŘÍTKO: 1:100 POČET AK: 10 REVIZE: 0
	NÁZEV: KOTELNA K 20			
ZAKÁZKOVÉ ČÍSLO: 0404T21	PŮDORYS NA KÓTE +6,75			ARCHIVNÍ ČÍSLO: S404T21-DS201-102
STUPEŇ: DOKUMENTACE DSP DATUM: 07/2023	VYPRACOVAL: ING. SERENČKO	KONTROLOVAL A ZODPOVÍDÁ: ING. URBÁNEK	LIST:	