


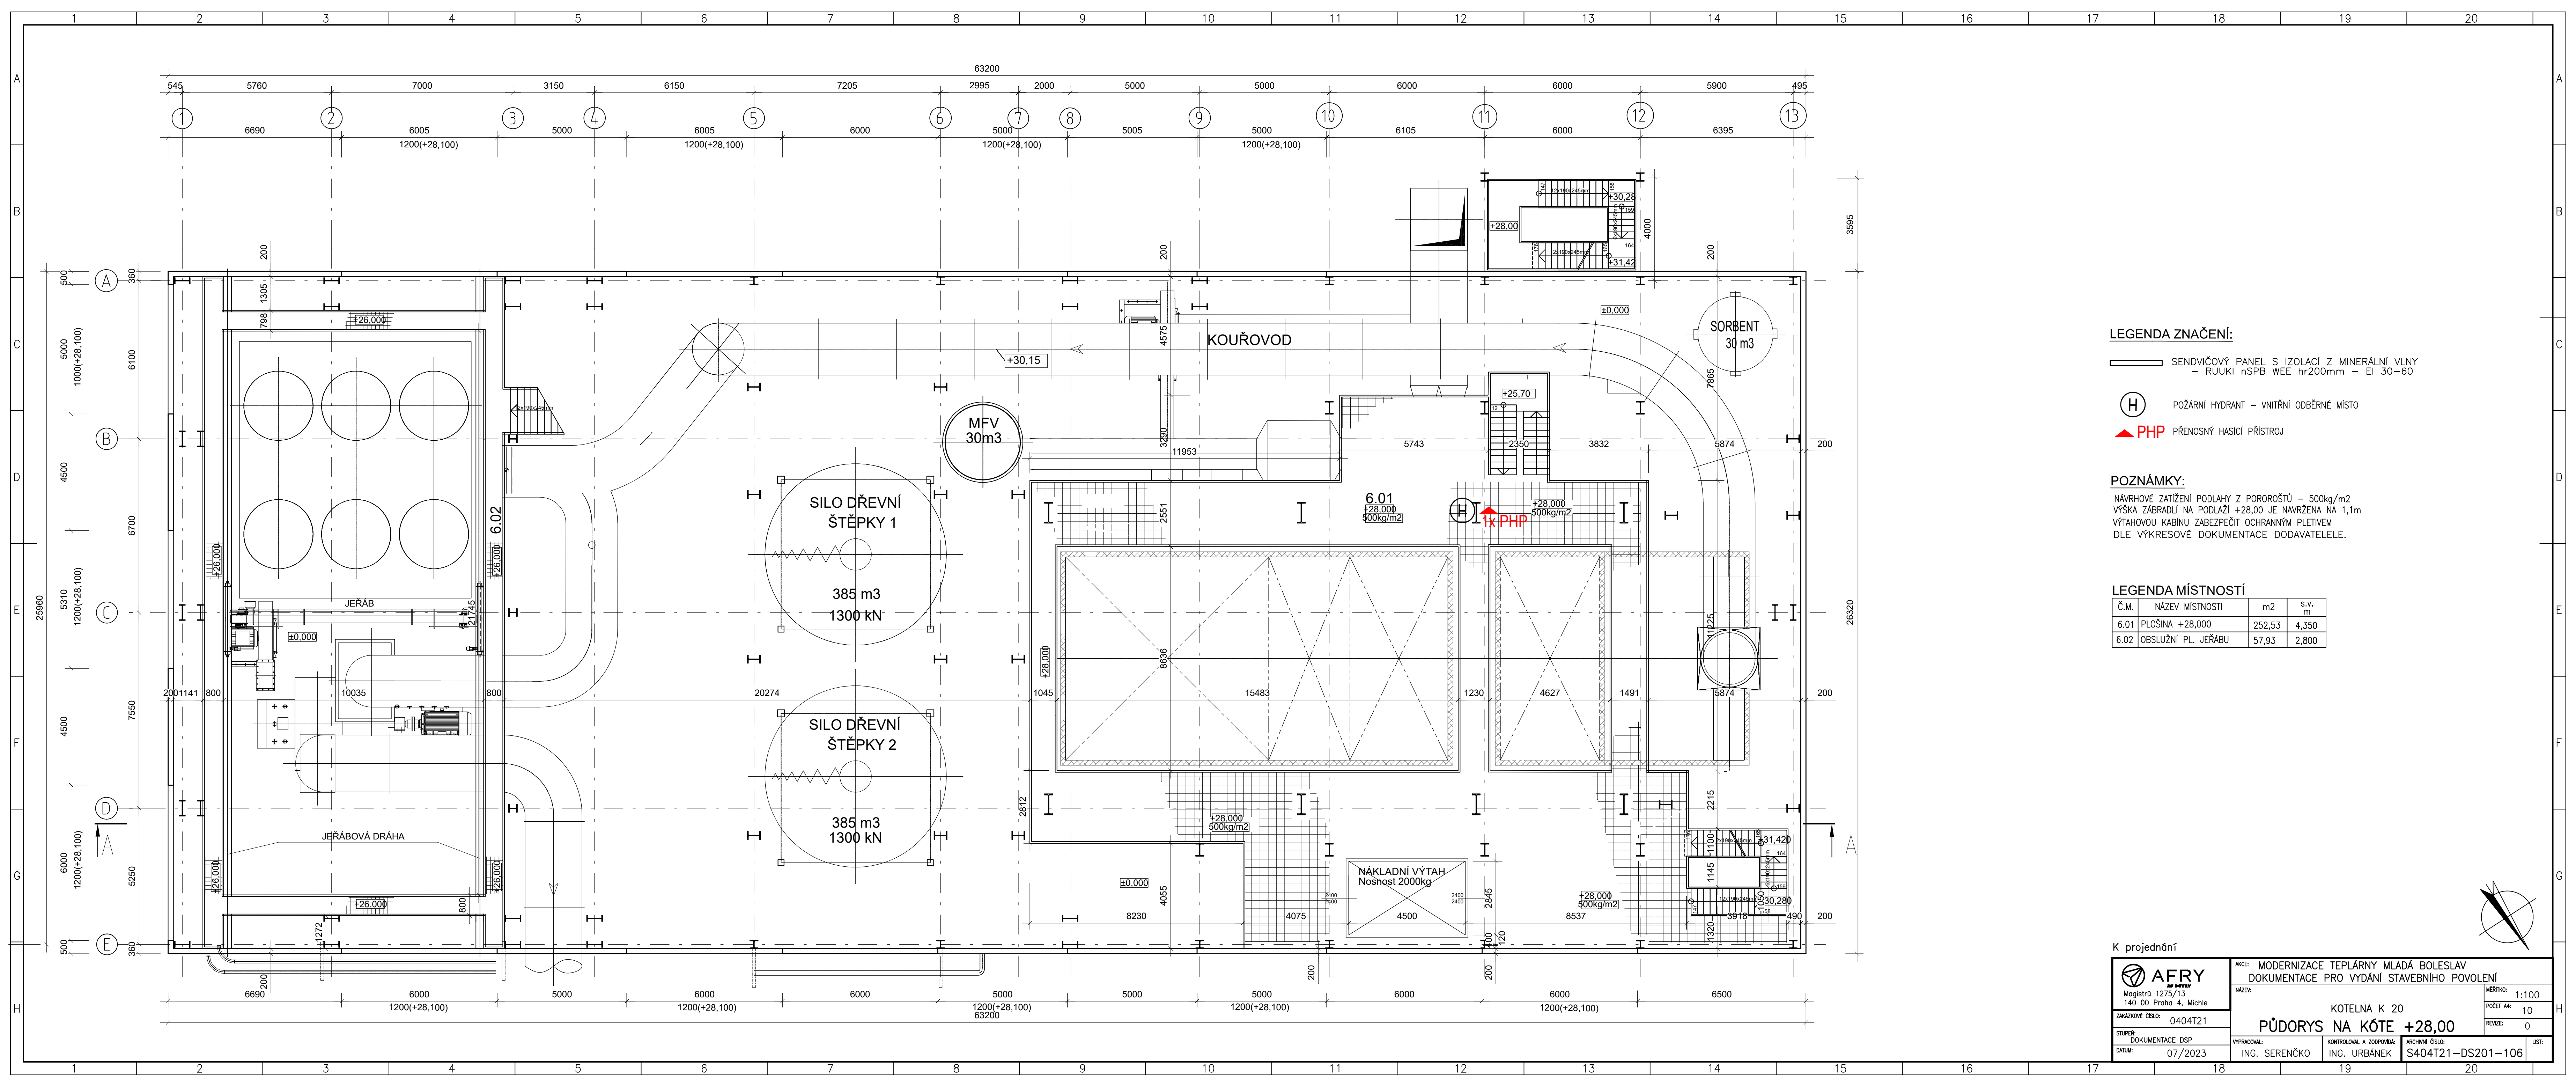

LEGENDA ZNAČENÍ:

- SENDVIČOVÝ PANEĽ S IZOLACI Z MINERÁLNI VLNY
- RUUKI nSPB WEE hr200mm - EI 30-60
- POŽÁRNÍ HYDRANT - VNITŘNÍ ODBĚRNÉ MÍSTO
- PHP PŘENOSNÝ HASÍČÍ PŘÍSTROJ

POZNÁMKY:

NÁVRHOVÉ ZATÍŽENÍ PODLAHY Z POROŘOŠTŮ - 500kg/m²
VÝŠKA ZÁBRADLÍ NA PODLAŽÍ +28,00 JE NAVRŽENA NA 1,1m
VÝTAHOVOU KABINU ZABEZPEČIT OCHRANNÝM PLETIVEM
DLE VÝKRESOVÉ DOKUMENTACE DODAVATELE.

LEGENDA MÍSTNOSTÍ

Č.M.	NÁZEV MÍSTNOSTI	m ²	s.v. m
6.01	PLOŠINA +28,000	252,53	4,350
6.02	OBSLUŽNÍ PL. JEŘÁBU	57,93	2,800

K projednání

 AFRY AKCE Magistr 1275/13 140 00 Praha 4, Michle	AKCE: MODERNIZACE TEPLÁRNY MLADÁ BOLESLAV DOKUMENTACE PRO VYDÁNÍ STAVEBNÍHO POVOLENÍ			
	NÁZEV: KOTELNA K 20 PŮDORYS NA KÓTE +28,00	MĚŘÍTKO: 1:100 POČET AK: 10 REVIZE: 0		
ZAKÁZKOVÉ ČÍSLO: 0404T21				
STUPEŇ: DOKUMENTACE DSP	VYPRACOVAL: ING. SERENČKO	KONTROLOVAL A ZODPOVÍDÁ: ING. URBÁNEK	ARCHIVNÍ ČÍSLO: S404T21-DS201-106	LIST: 1
DATUM: 07/2023				