


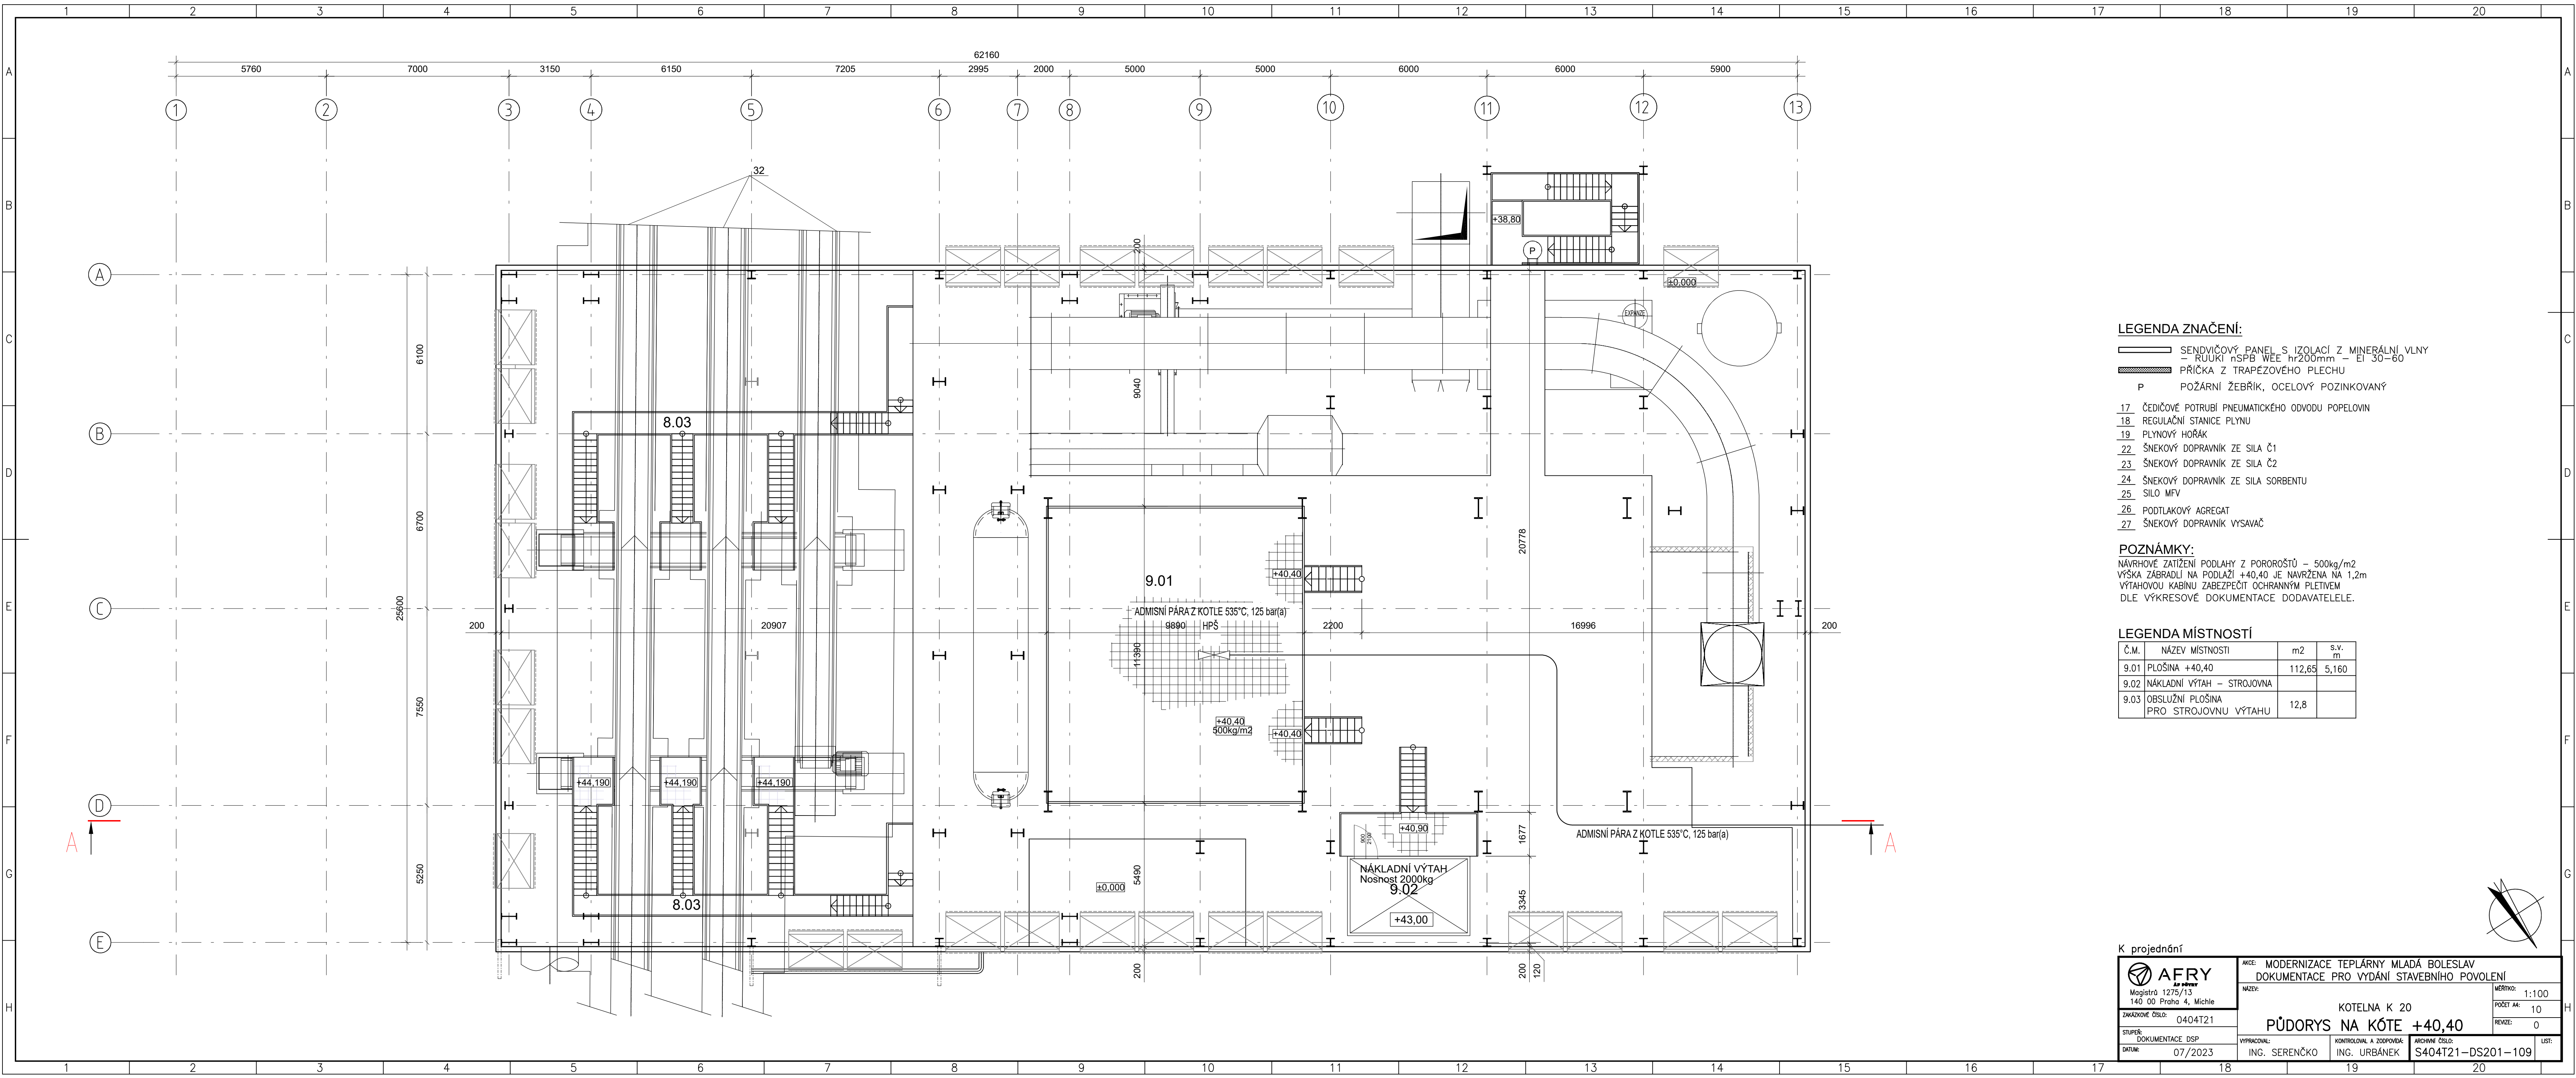

- LEGENDA ZNAČENÍ:**
- SENDVIČOVÝ PANEL S IZOLACÍ Z MINERÁLNÍ VLNY
- RUUKKI nSPB WEE hr200mm - EI 30-60
 - PŘÍČKA Z TRAPÉZOVÉHO PLECHU
 - P POŽÁRNÍ ŽEBŘÍK, OCELOVÝ POZINKOVANÝ
- 17 ČEDIČOVÉ POTRUBÍ PNEUMATICKÉHO ODVODU POPELOVIN
18 REGULAČNÍ STANICE PLYNU
19 PLYNOVÝ HOŘÁK
22 ŠNEKOVÝ DOPRAVNÍK ZE SILA Č1
23 ŠNEKOVÝ DOPRAVNÍK ZE SILA Č2
24 ŠNEKOVÝ DOPRAVNÍK ZE SILA SORBENTU
25 SILO MFV
26 PODTLAKOVÝ AGREGAT
27 ŠNEKOVÝ DOPRAVNÍK VYSAVAČ

POZNÁMKY:
NÁVRHOVÉ ZATÍŽENÍ PODLAHY Z POROŘOSTŮ - 500kg/m²
VÝŠKA ZÁBRADLÍ NA PODLAŽÍ +40,40 JE NAVRŽENA NA 1,2m
VÝTAHOVOU KABINU ZABEZPEČIT OCHRANNÝM PLETIVEM
DLE VÝKRESOVÉ DOKUMENTACE DODAVATELE.

Č.M.	NÁZEV MÍSTNOSTI	m ²	S.V. m
9.01	PLOŠINA +40,40	112,65	5,160
9.02	NÁKLADNÍ VÝTAH - STROJOVNA		
9.03	OBSLUŽNÍ PLOŠINA PRO STROJOVNU VÝTAHU	12,8	

K projednání

AFRY Magistr 1275/13 140 00 Praha 4, Michle	AKCE: MODERNIZACE TEPLÁRNY MLADÁ BOLESLAV DOKUMENTACE PRO VYDÁNÍ STAVEBNÍHO POVOLENÍ	NÁZEV: KOTELNA K 20	MĚŘÍTKO: 1:100
	ZAKÁZKOVÉ ČÍSLO: 0404T21	PŮDORYS NA KÓTE +40,40	POČET A4: 10
STUPEŇ: DOKUMENTACE DSP	VYPRACOVAL: ING. SERENČKO	KONTROLOVAL A ZODPOVÍDÁ: ING. URBÁNEK	ARCHIVNÍ ČÍSLO: S404T21-DS201-109
DATUM: 07/2023			LIST: 0