


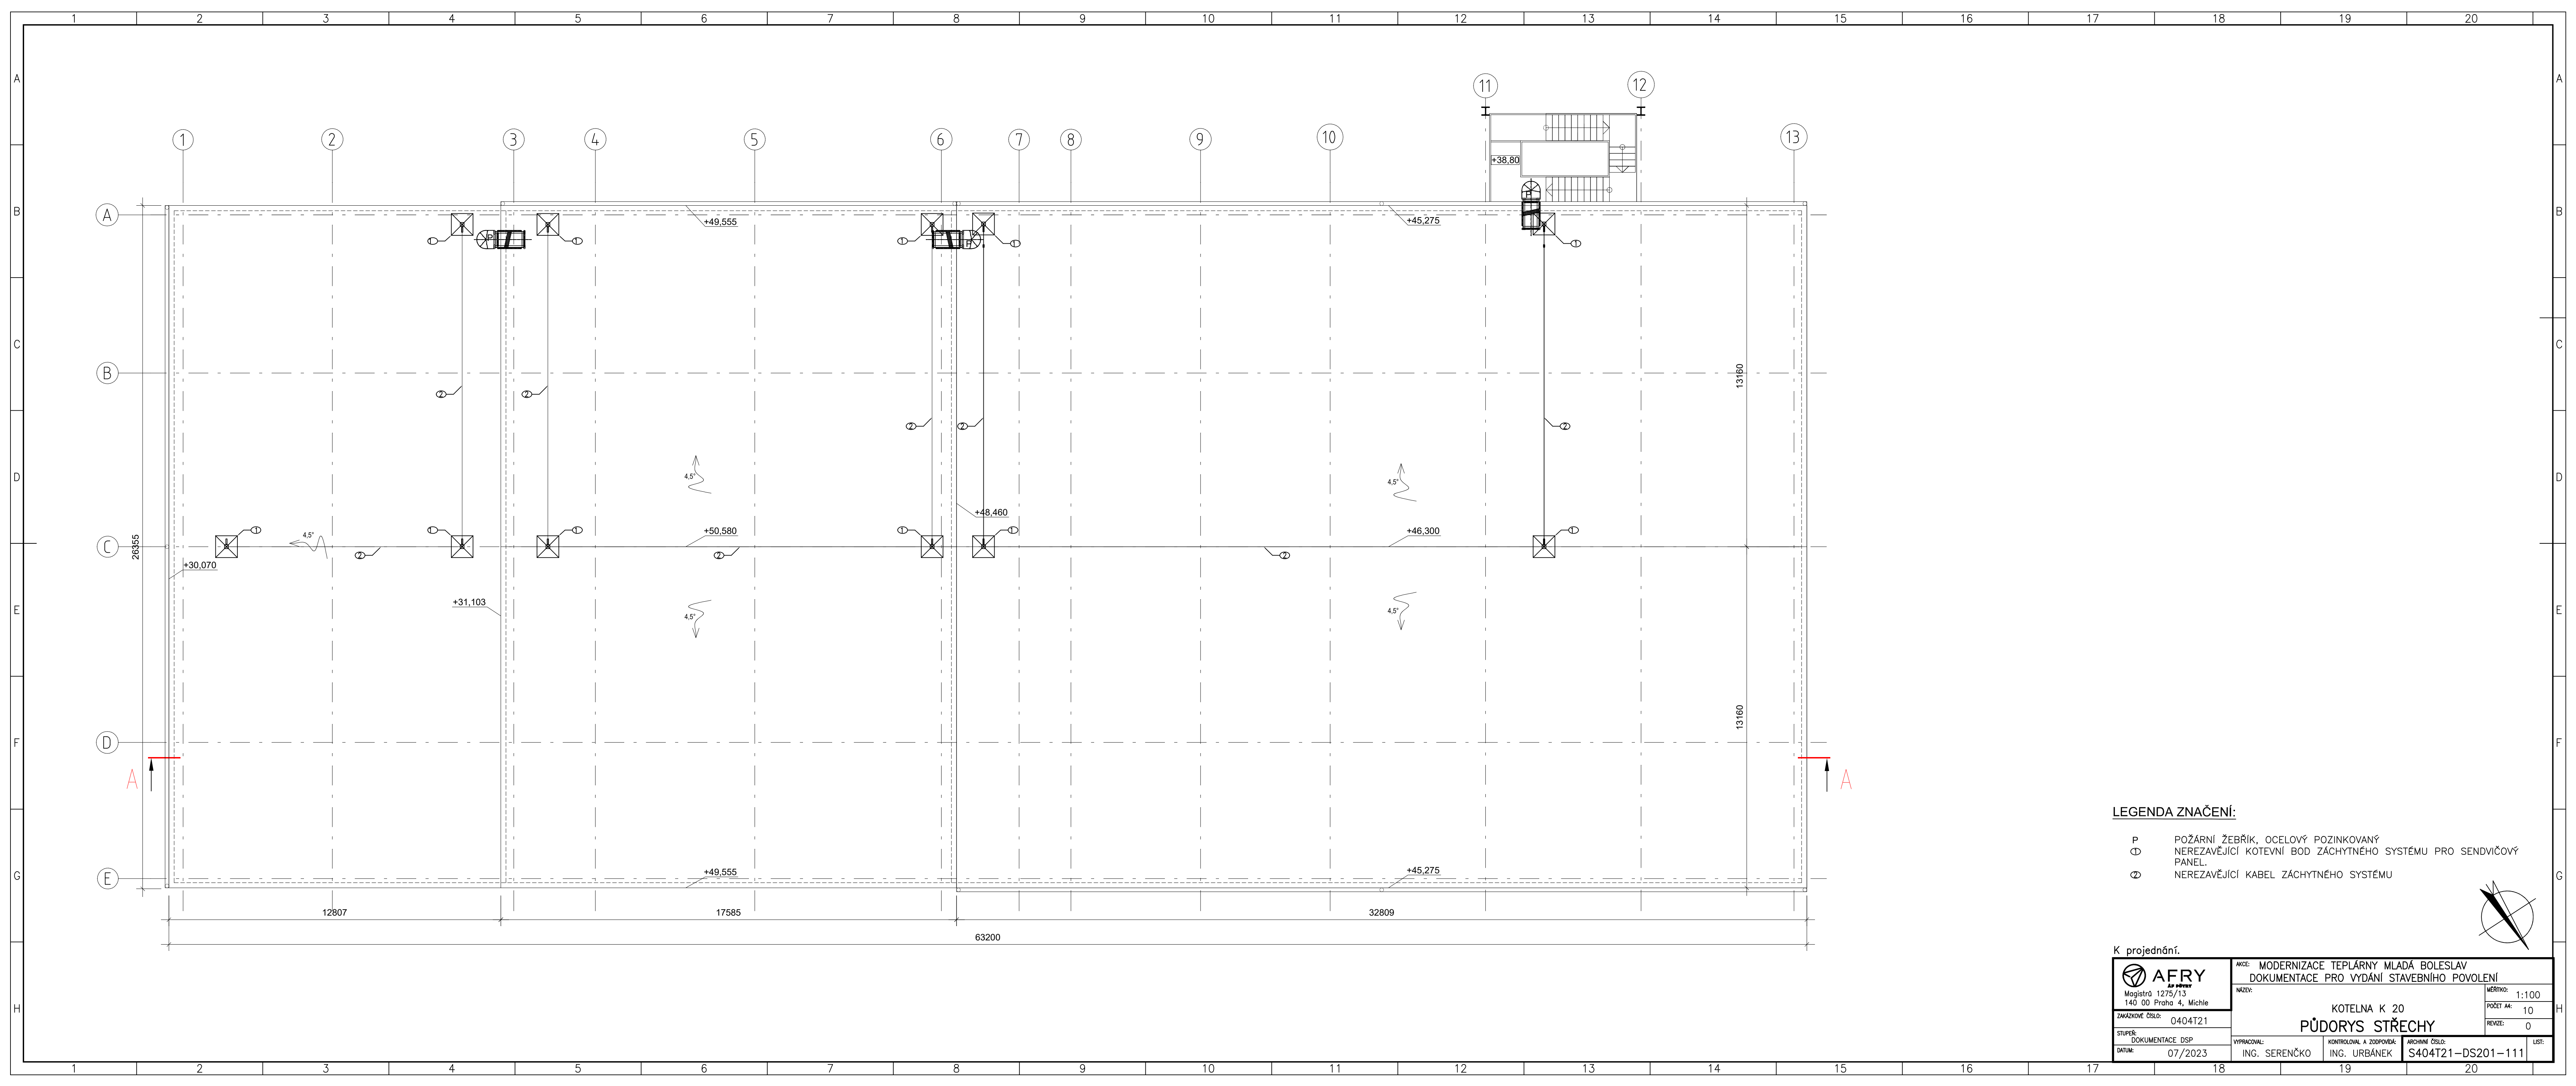

- LEGENDA ZNAČENÍ:
- P POŽÁRNÍ ŽEBŘÍK, OCELOVÝ POZINKOVANÝ
 - ⊙ NEREZAVĚJÍCÍ KOTEVNÍ BOD ZÁCHYTNÉHO SYSTÉMU PRO SENDVIČOVÝ PANEL.
 - ⊘ NEREZAVĚJÍCÍ KABEL ZÁCHYTNÉHO SYSTÉMU

K projednání.			
 AFRY Magistr 1275/13 140 00 Praha 4, Michle	AKCE: MODERNIZACE TEPLÁRNY MLADÁ BOLESLAV DOKUMENTACE PRO VYDÁNÍ STAVEBNÍHO POVOLENÍ		MĚŘÍTKO: 1:100
	NÁZEV: KOTELNA K 20 PŮDORYS STŘECHY		POČET A4: 10
ZAKÁZKOVÉ ČÍSLO: 0404T21			REVIZE: 0
STUPEŇ: DOKUMENTACE DSP	VYPRACOVAL: ING. SERENČKO	KONTROLOVAL A ZODPOVÍDÁ: ING. URBÁNEK	ARCHIVNÍ ČÍSLO: S404T21-DS201-111
DATUM: 07/2023			LIST: