


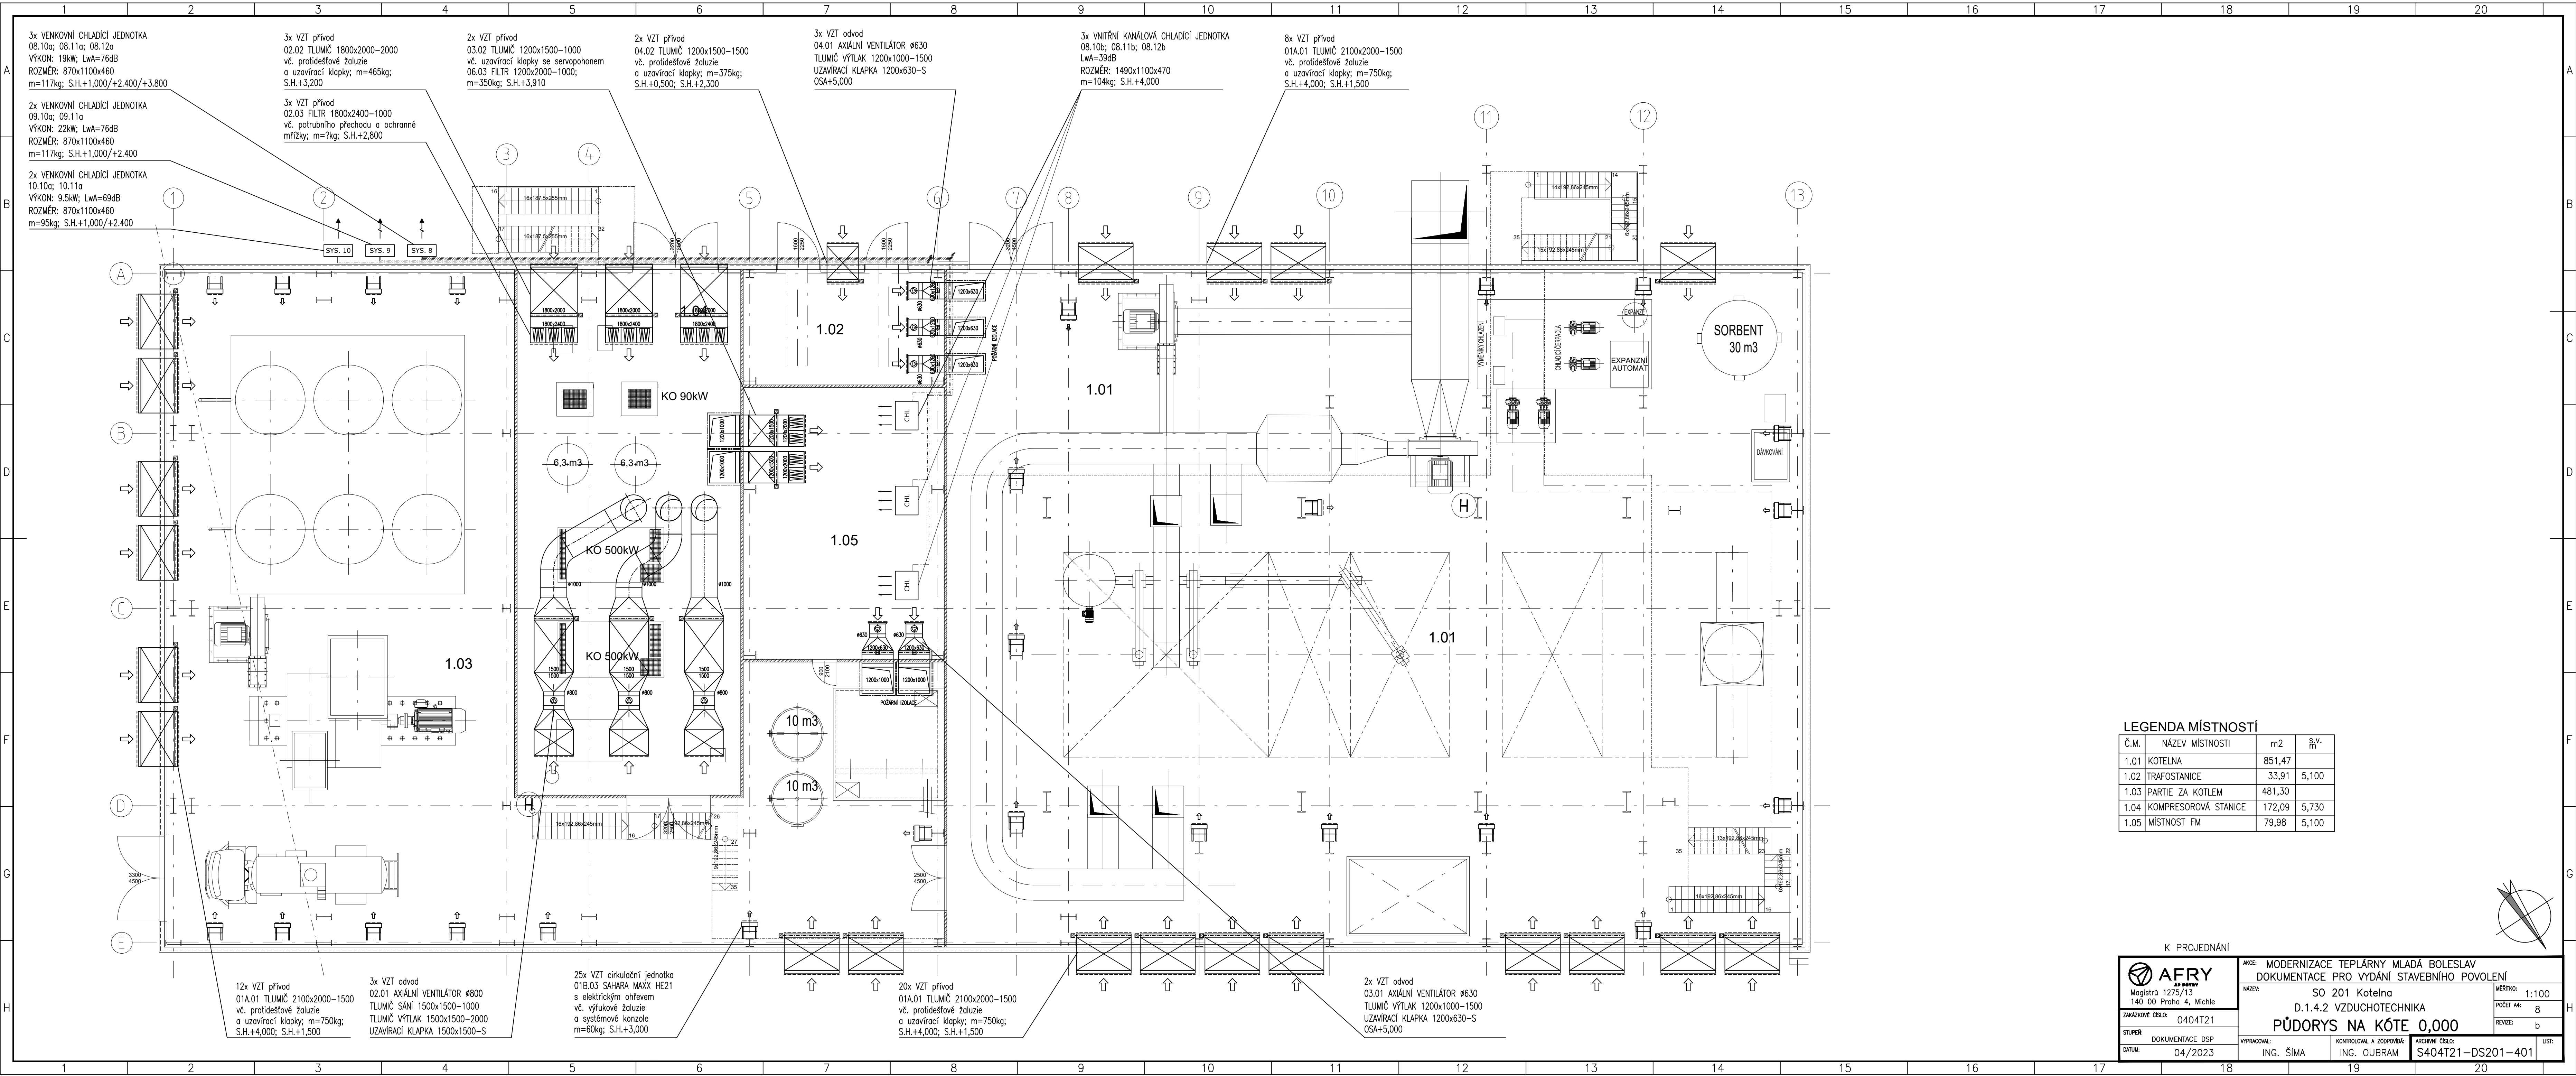

LEGENDA MÍSTNOSTÍ			
Č.M.	NÁZEV MÍSTNOSTI	m2	š.v. m'
1.01	KOTELNA	851,47	
1.02	TRAFOSTANICE	33,91	5,100
1.03	PARTIE ZA KOTLEM	481,30	
1.04	KOMPRESOROVÁ STANICE	172,09	5,730
1.05	MÍSTNOST FM	79,98	5,100

K PROJEDNÁNÍ

 Magistr 1275/13 140 00 Praha 4, Michle	AKCE: MODERNIZACE TEPLÁRNY MLADÁ BOLESLAV				MĚŘÍTKO: 1:100
	DOKUMENTACE PRO VYDÁNÍ STAVEBNÍHO POVOLENÍ				
	NÁZEV: SO 201 Kotelna				
	D.1.4.2 VZDUCHOTECHNIKA				
ZAKÁZKOVÉ ČÍSLO: 0404T21		PŮDORYS NA KÓTE 0,000		POČET A4: 8	
STUPĚŇ: DOKUMENTACE DSP				REVIZE: b	
DATUM: 04/2023		VPRACOVAN: ING. ŠÍMA		ARCHIVNÍ ČÍSLO: S404T21-DS201-401	
		KONTROLOVAL A ZODPOVÍDÁ: ING. OUBRAM		LIST:	