


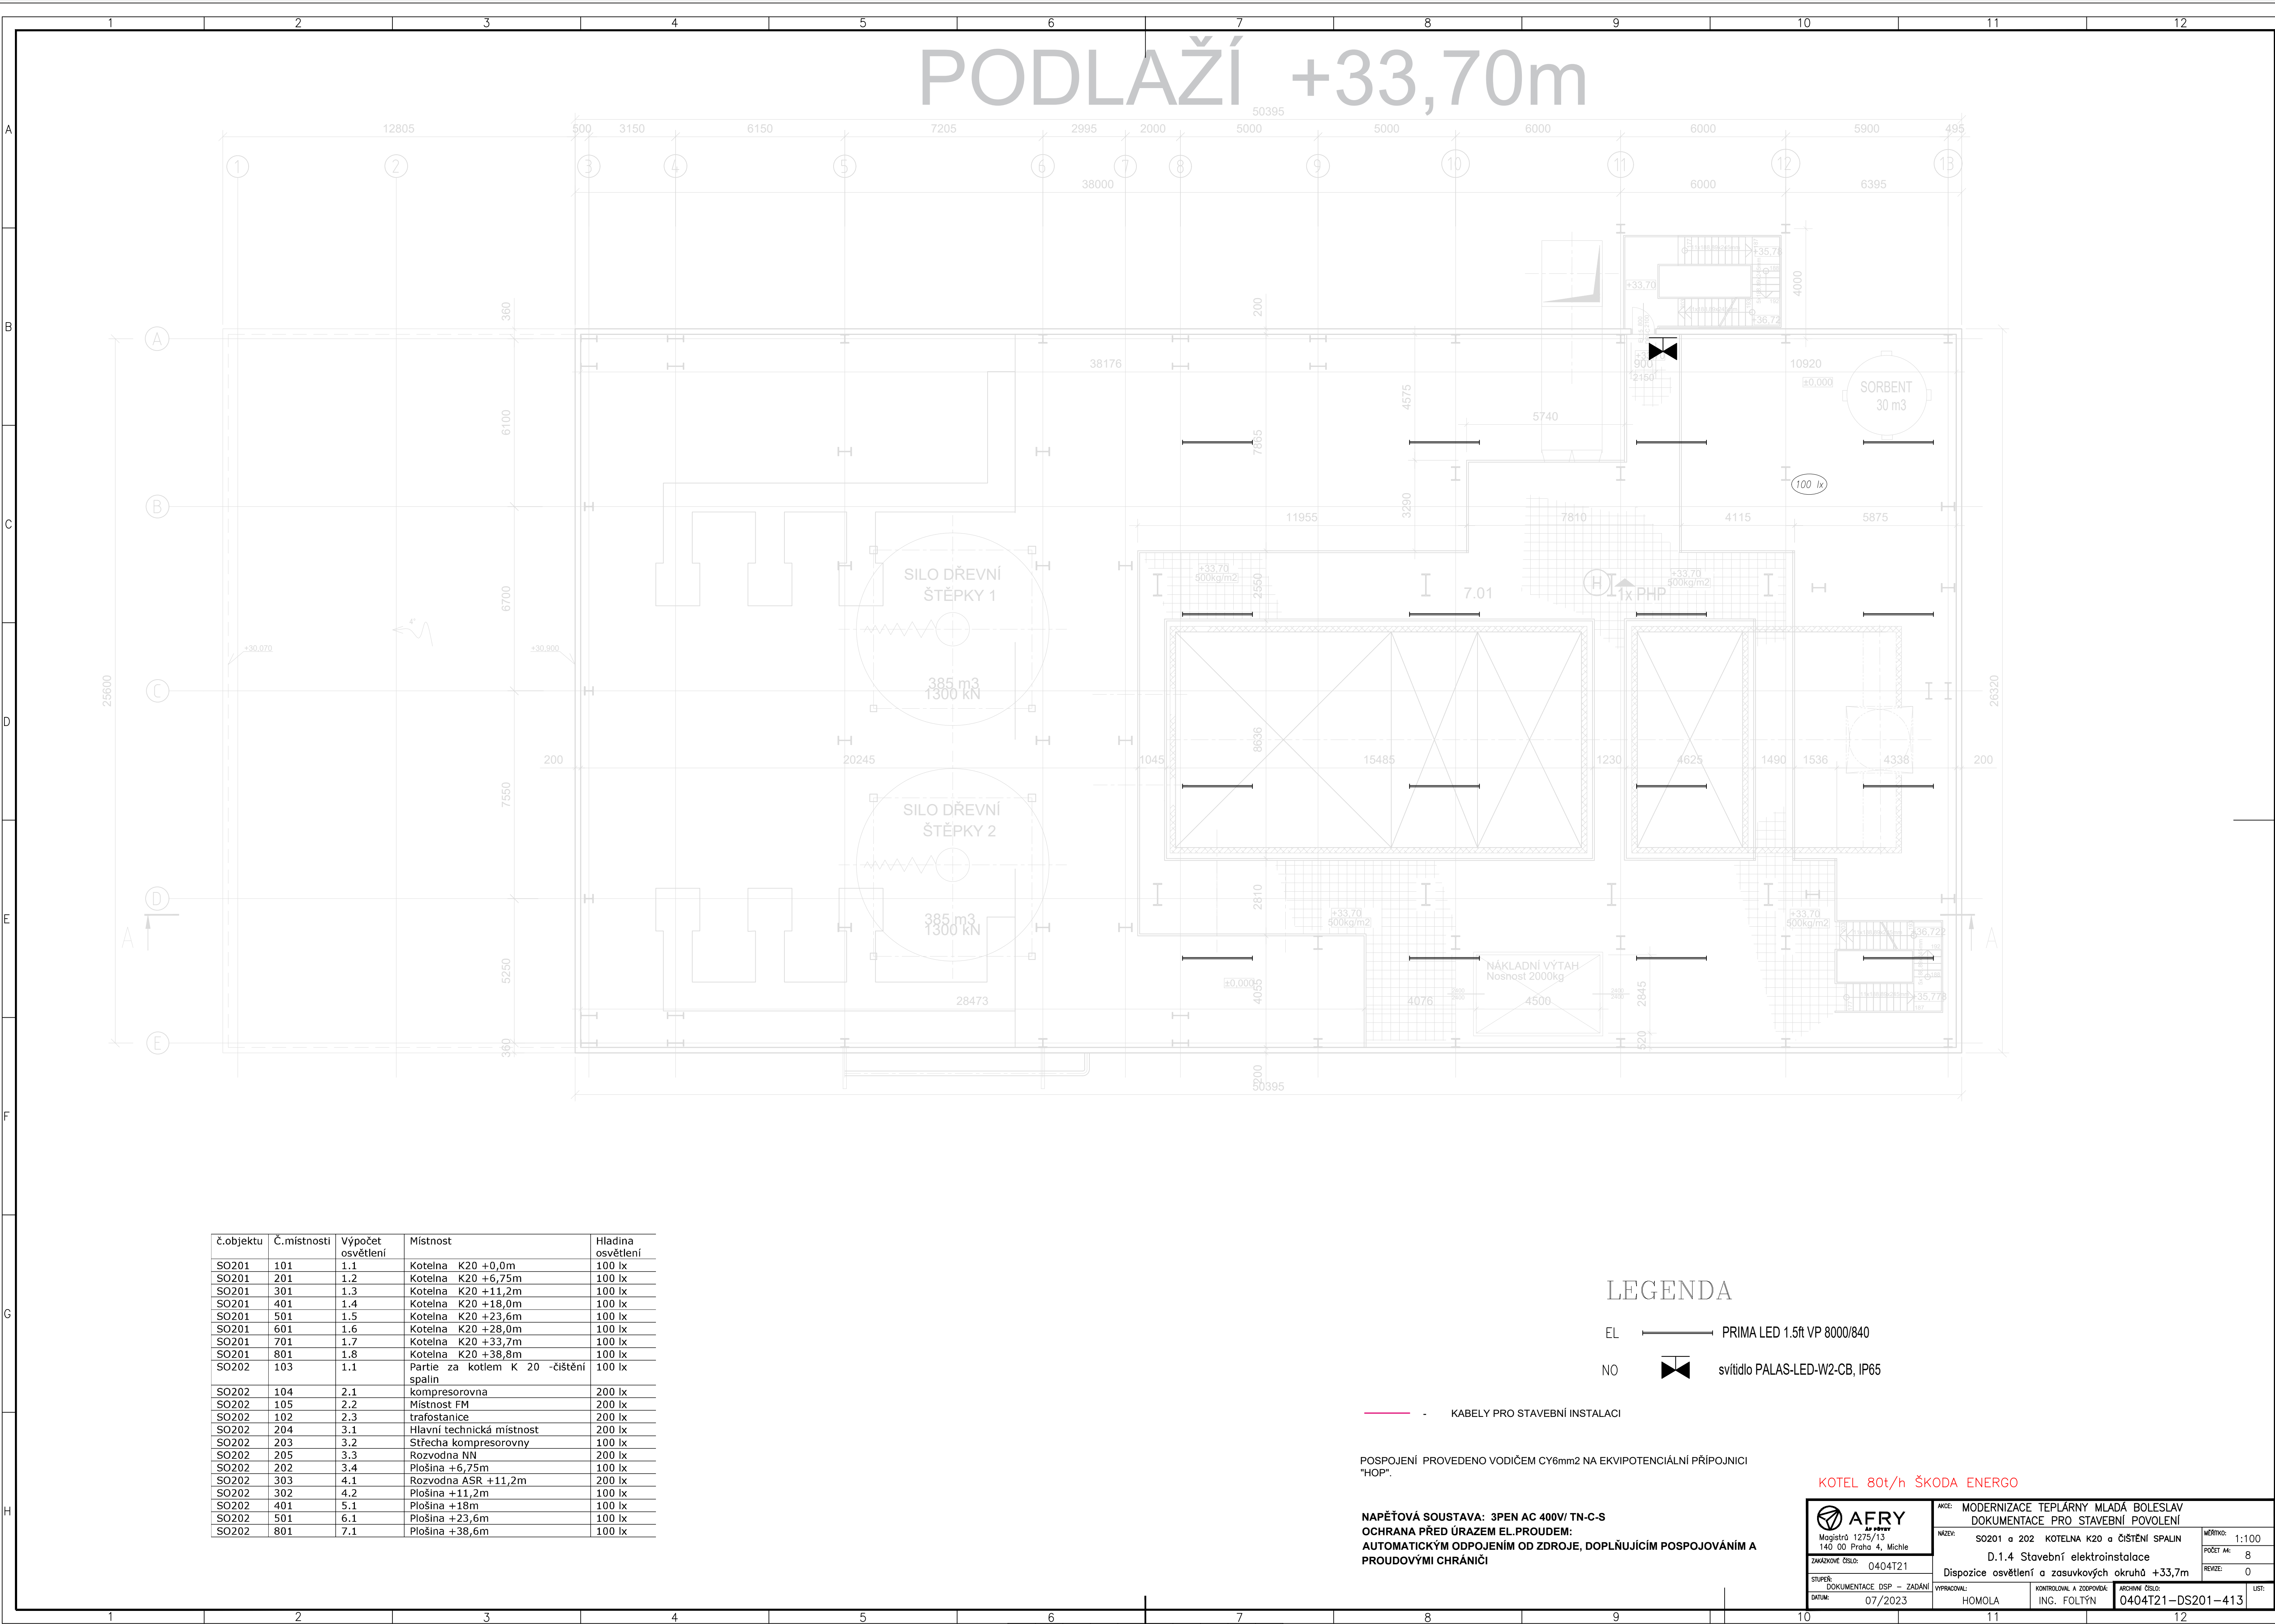

č.objektu	Č.místnosti	Výpočet osvětlení	Místnost	Hladina osvětlení
SO201	101	1.1	Kotelna K20 +0,0m	100 lx
SO201	201	1.2	Kotelna K20 +6,75m	100 lx
SO201	301	1.3	Kotelna K20 +11,2m	100 lx
SO201	401	1.4	Kotelna K20 +18,0m	100 lx
SO201	501	1.5	Kotelna K20 +23,6m	100 lx
SO201	601	1.6	Kotelna K20 +28,0m	100 lx
SO201	701	1.7	Kotelna K20 +33,7m	100 lx
SO201	801	1.8	Kotelna K20 +38,8m	100 lx
SO202	103	1.1	Partie za kotlem K 20 -čištění spalin	100 lx
SO202	104	2.1	kompresorovna	200 lx
SO202	105	2.2	Místnost FM	200 lx
SO202	102	2.3	trafostanice	200 lx
SO202	204	3.1	Hlavní technická místnost	200 lx
SO202	203	3.2	Střecha kompresorovny	100 lx
SO202	205	3.3	Rozvodna NN	200 lx
SO202	202	3.4	Plošina +6,75m	100 lx
SO202	303	4.1	Rozvodna ASR +11,2m	200 lx
SO202	302	4.2	Plošina +11,2m	100 lx
SO202	401	5.1	Plošina +18m	100 lx
SO202	501	6.1	Plošina +23,6m	100 lx
SO202	801	7.1	Plošina +38,6m	100 lx

LEGENDA

- EL ——— PRIMA LED 1.5ft VP 8000/840
- NO  svítidlo PALAS-LED-W2-CB, IP65

KABELY PRO STAVEBNÍ INSTALACI

POSPOJENÍ PROVEDENO VODIČEM CY6mm2 NA EKVIPOTENCIÁLNÍ PŘÍPOJNICI "HOP".

NAPĚTOVÁ SOUSTAVA: 3PEN AC 400V/ TN-C-S
OCHRANA PŘED ÚRAZEM EL.PROUDEM:
AUTOMATICKÝM ODPOJENÍM OD ZDROJE, DOPLŇUJÍCÍM POSPOJOVÁNÍM A PROUDOVÝMI CHRÁNIČI

KOTEL 80t/h ŠKODA ENERGO

 Magistrů 1275/13 140 00 Praha 4, Michle	AKCE: MODERNIZACE TEPLÁRNY MLADÁ BOLESLAV DOKUMENTACE PRO STAVEBNÍ POVOLENÍ		MĚŘÍTKO: 1:100 POČET AK: 8 REVIZE: 0 LIST:
	NÁZEV: SO201 a 202 KOTELNA K20 a ČIŠTĚNÍ SPALIN		
	D.1.4 Stavební elektroinstalace		
	Dispozice osvětlení a zasuvkových okruhů +33,7m		
STUPEŇ: DOKUMENTACE DSP – ZADÁNÍ DATUM: 07/2023	VYPRACOVAL: HOMOLA	KONTROLOVAL A ZODPOVÍDÁ: ING. FOLTÝN	ARCHIVNÍ ČÍSLO: 0404T21–DS201–413