


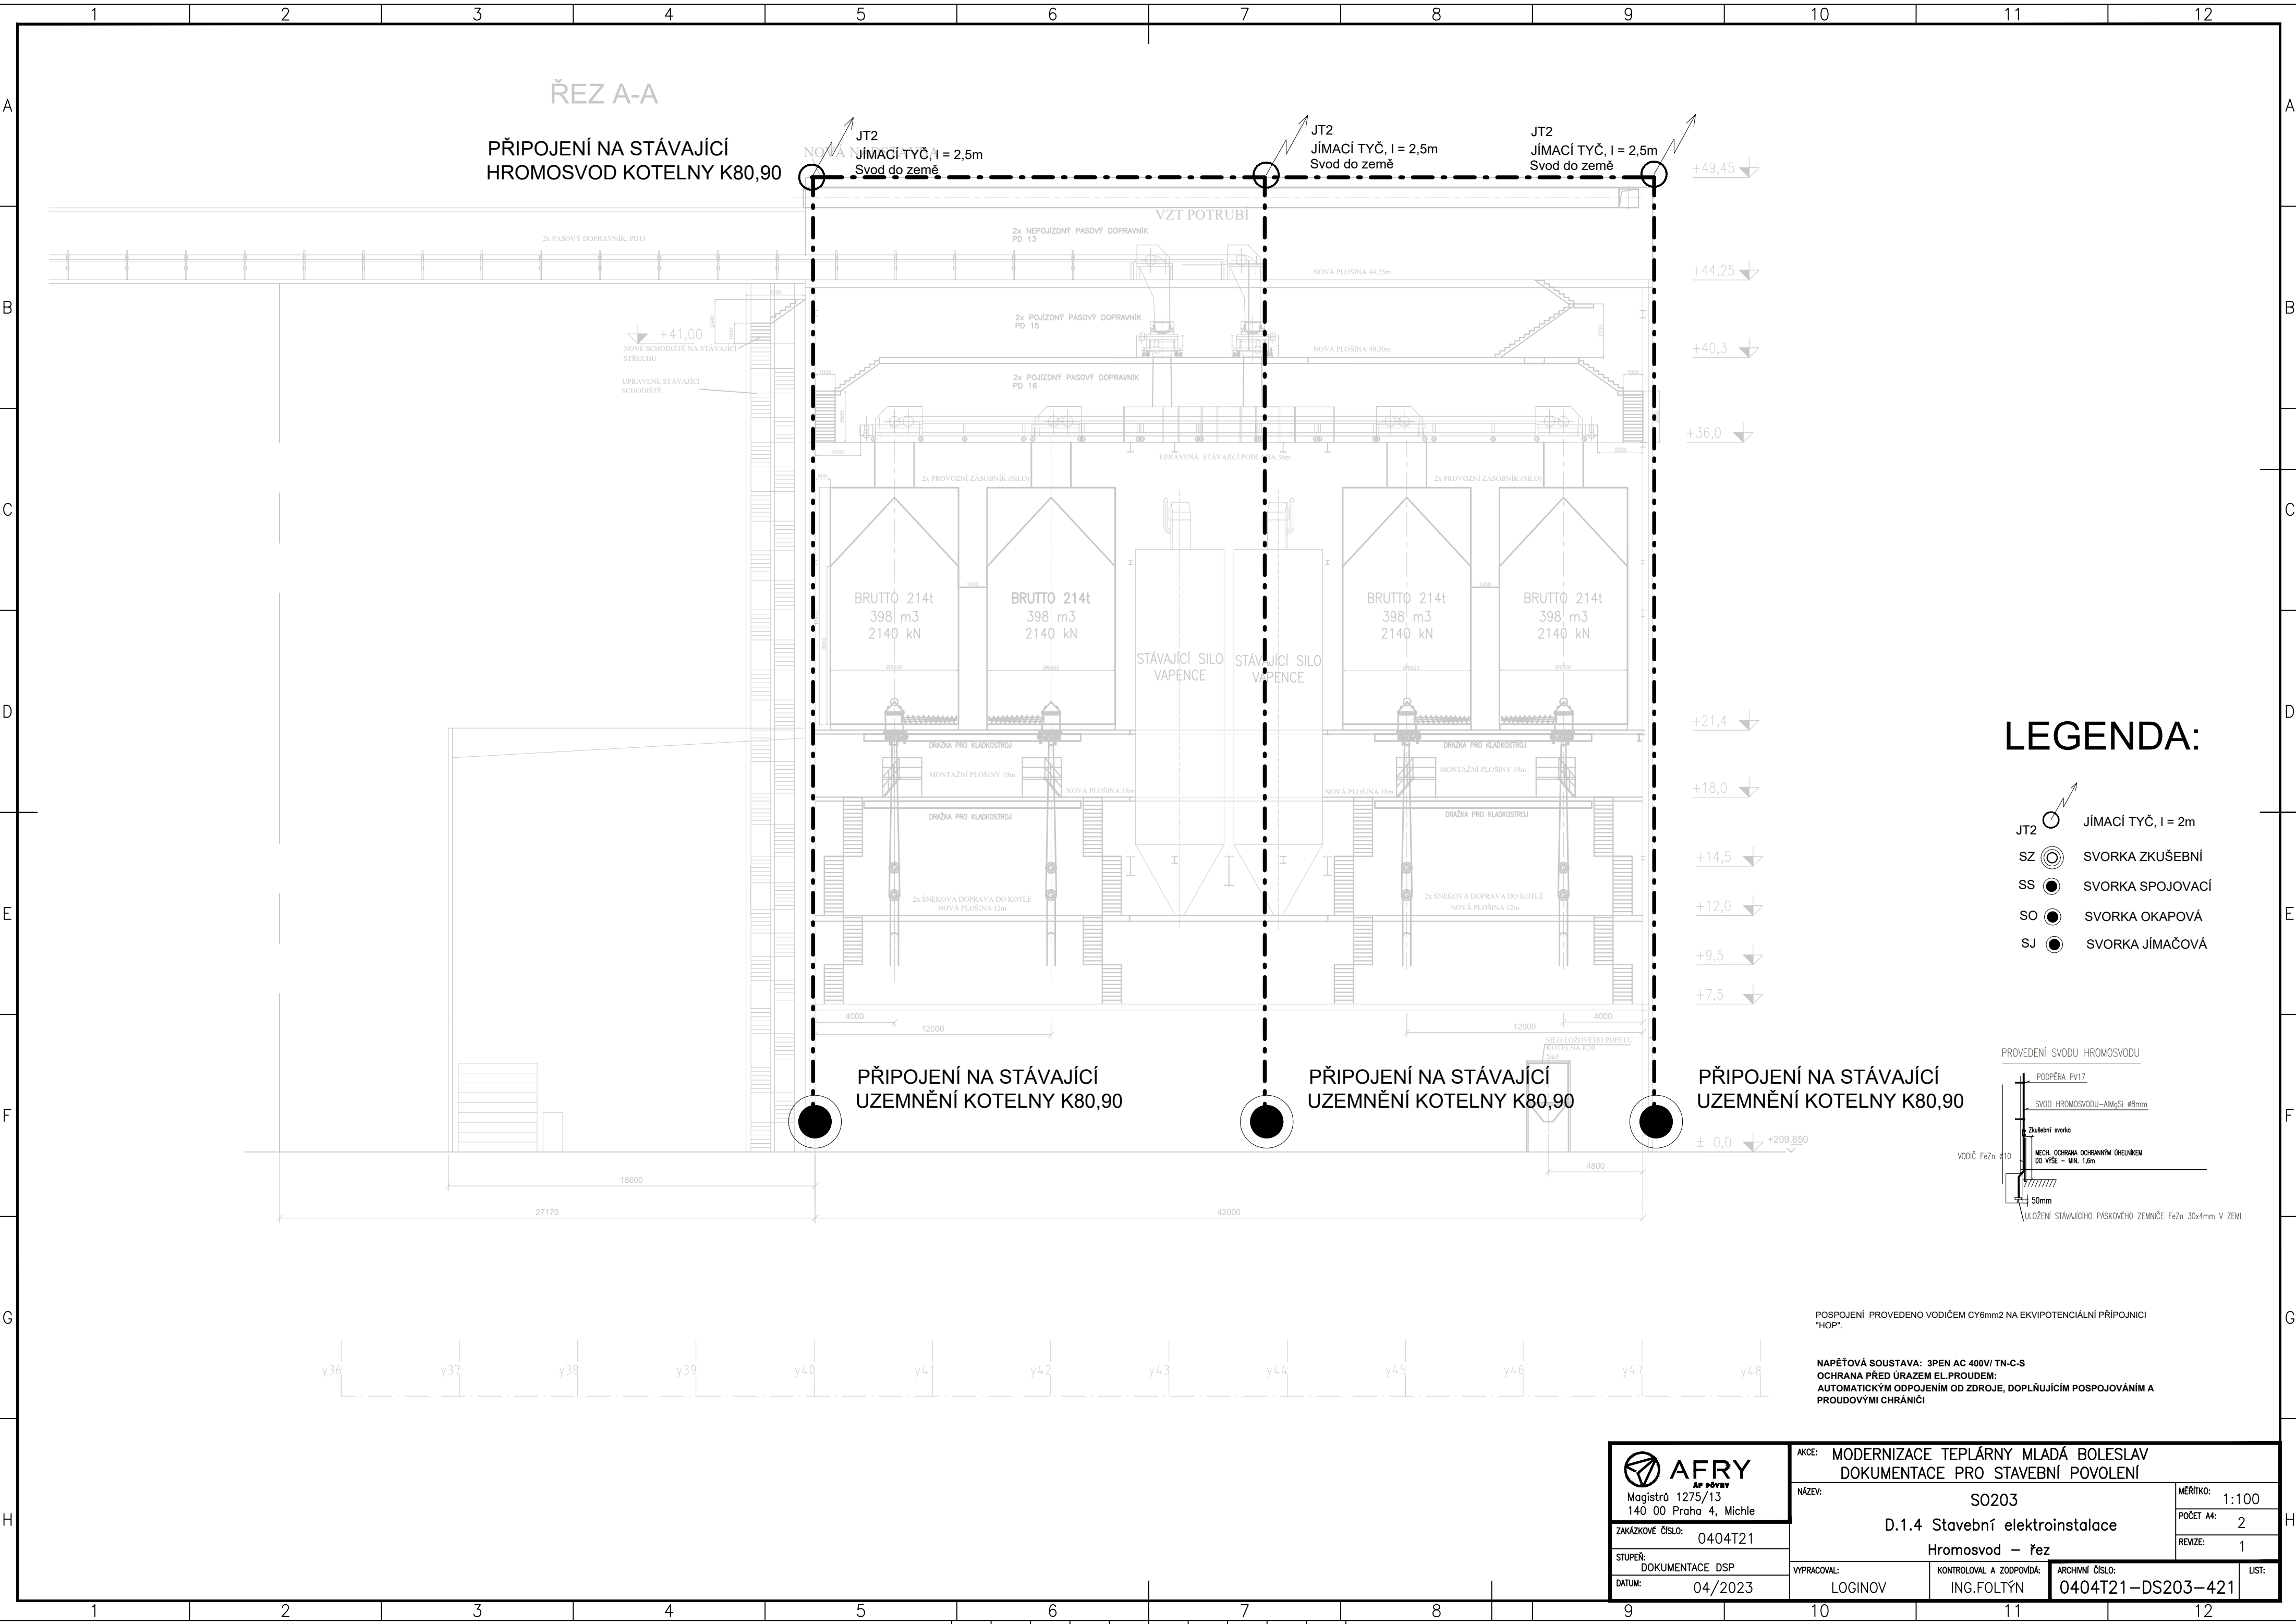

POSPOJENÍ PROVEDENO VODIČEM CY6mm2 NA EKVIPOTENCIÁLNÍ PŘÍPOJNICI "HOP".

NAPĚŤOVÁ SOUSTAVA: 3PEN AC 400V/ TN-C-S
OCHRANA PŘED ÚRAZEM EL. PROUDEM:
AUTOMATICKÝM ODPOJENÍM OD ZDROJE, DOPLŇUJÍCÍM POSPOJOVÁNÍM A
PROUDOVÝMI CHRÁNIČI



Magistrů 1275/13
140 00 Praha 4, Michle

ZAKÁZKOVÉ ČÍSLO: 0404T21

STUPEŇ: DOKUMENTACE DSP

DATUM: 04/2023

AKCE: MODERNIZACE TEPLÁRNY MLADÁ BOLESLAV
DOKUMENTACE PRO STAVEBNÍ POVOLENÍ

NÁZEV: S0203

D.1.4 Stavební elektroinstalace

Hromosvod – řez

VYPRACOVAL: LOGINOV

KONTROLOVAL A ZODPOVÍDÁ: ING.FOLTÝN

ARCHIVNÍ ČÍSLO: 0404T21-DS203-421

MĚŘÍTKO: 1:100

POČET A4: 2

REVIZE: 1

LIST: