


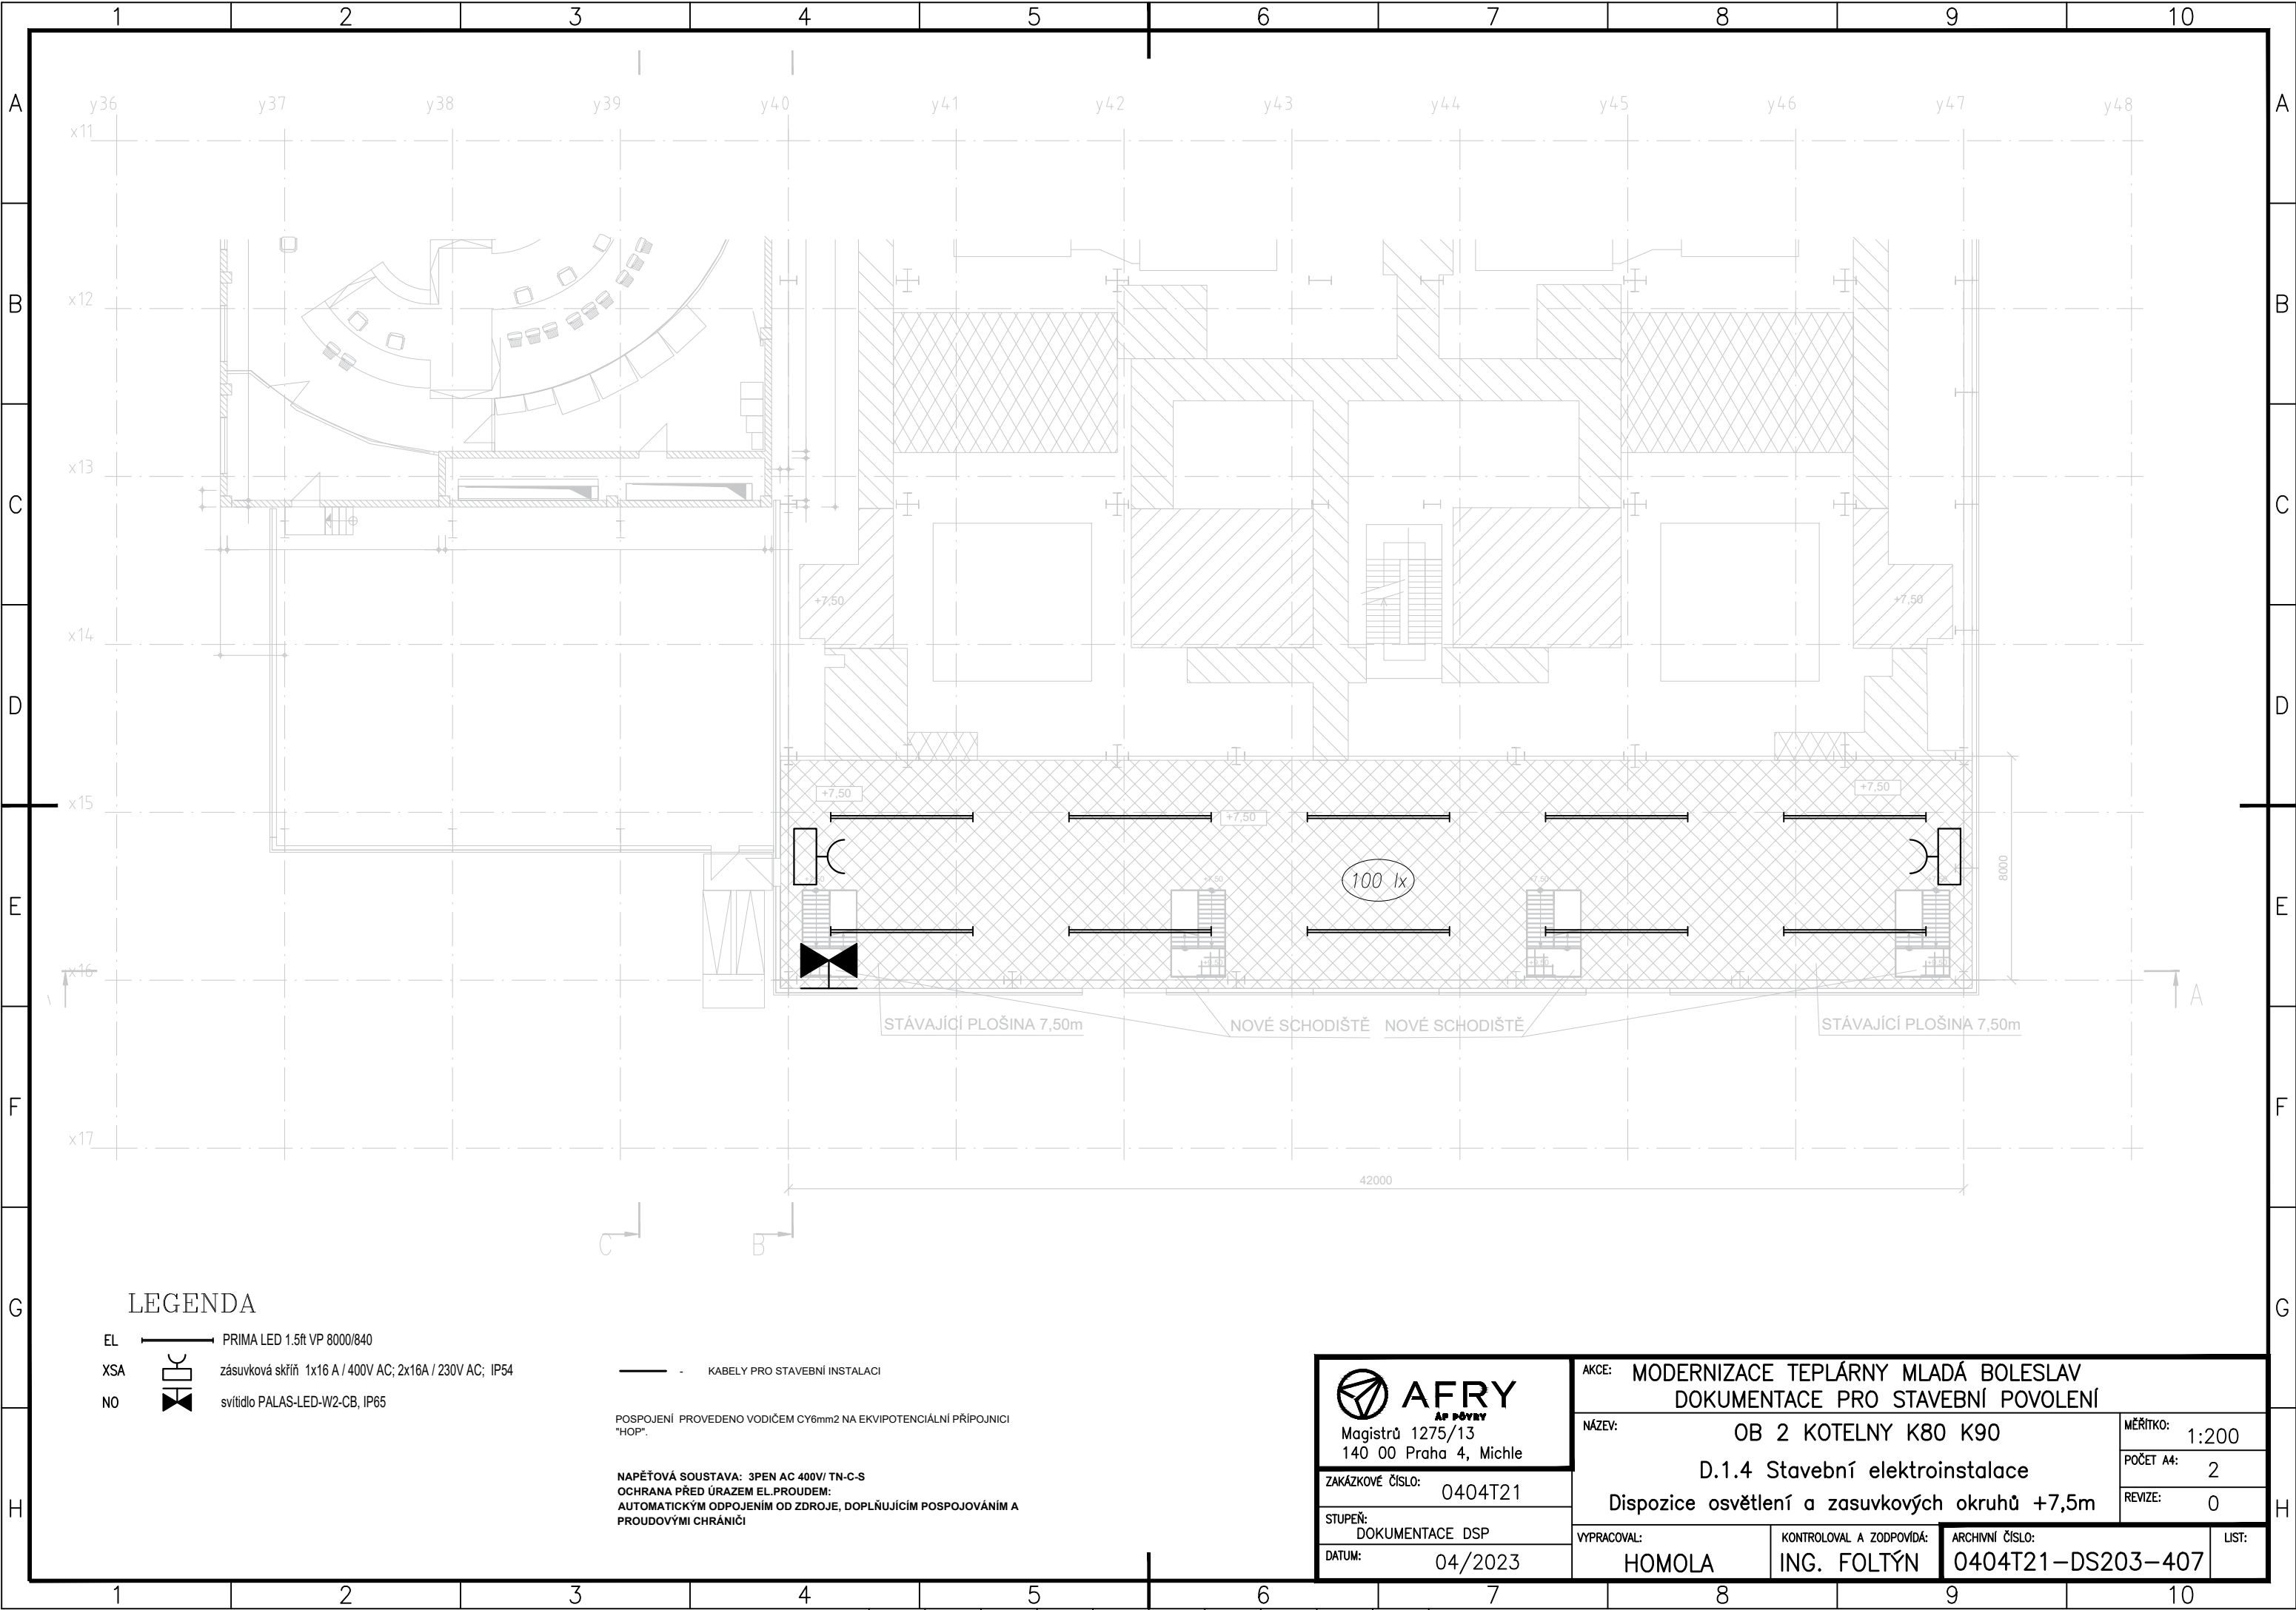

LEGENDA

- EL ——— PRIMA LED 1.5ft VP 8000/840
- XSA  zásuvková skříň 1x16 A / 400V AC; 2x16A / 230V AC; IP54
- NO  svítidlo PALAS-LED-W2-CB, IP65

———— KABELY PRO STAVEBNÍ INSTALACI

POSPOJENÍ PROVEDENO VODIČEM CY6mm2 NA EKVIPOTENCIÁLNÍ PŘÍPOJNICI "HOP".

NAPĚŤOVÁ SOUSTAVA: 3PEN AC 400V/ TN-C-S
OCHRANA PŘED ÚRAZEM EL.PROUDEM:
AUTOMATICKÝM ODPOJENÍM OD ZDROJE, DOPLŇUJÍCÍM POSPOJOVÁNÍM A
PROUDOVÝMI CHRÁNIČI

AFRY AP DŮVĚRY Magistrů 1275/13 140 00 Praha 4, Michle ZAKÁZKOVÉ ČÍSLO: 0404T21 STUPEŇ: DOKUMENTACE DSP DATUM: 04/2023	AKCE: MODERNIZACE TEPLÁRNY MLADÁ BOLESLAV DOKUMENTACE PRO STAVEBNÍ POVOLENÍ			
	NÁZEV: OB 2 KOTELNY K80 K90 D.1.4 Stavební elektroinstalace Dispozice osvětlení a zásuvkových okruhů +7,5m			MĚŘÍTKO: 1:200
	VYPRACOVAL: HOMOLA			POČET A4: 2
	Kontroloval a zodpovídá: ING. FOLTÝN			REVIZE: 0
ARCHIVNÍ ČÍSLO: 0404T21-DS203-407			LIST:	