


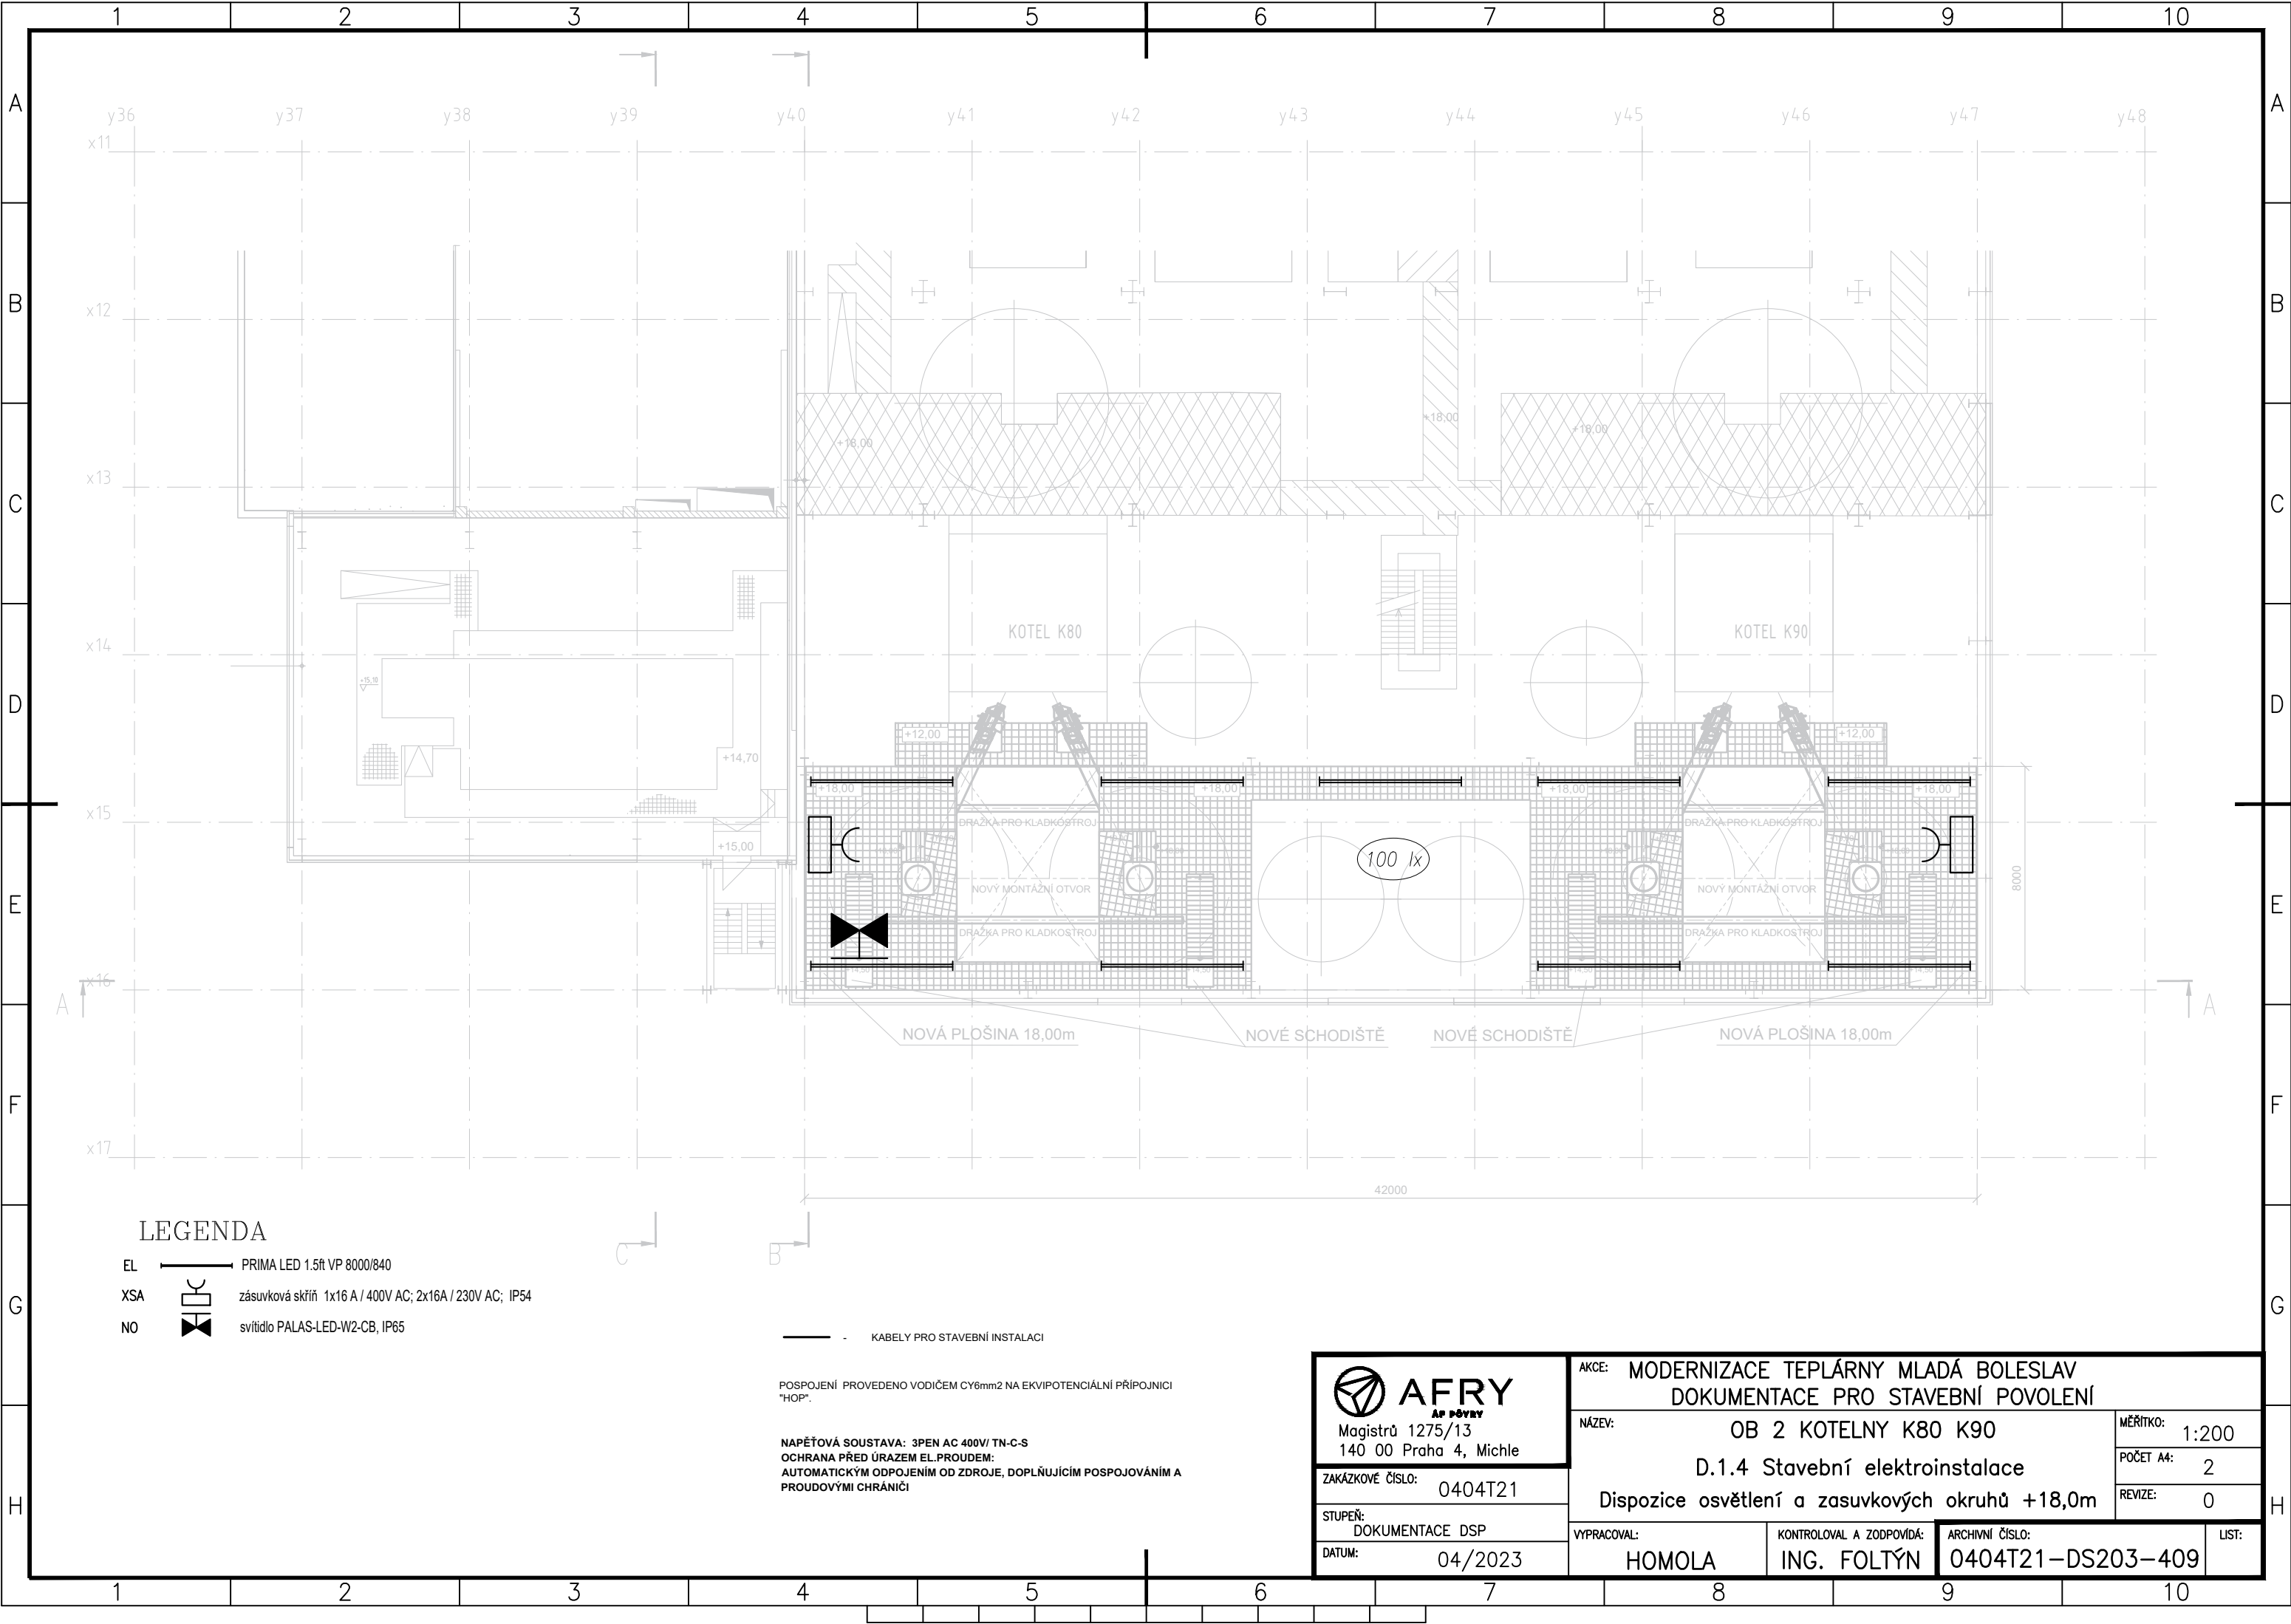

LEGENDA

- EL ——— PRIMA LED 1.5ft VP 8000/840
XSA  zásuvková skříň 1x16 A / 400V AC; 2x16A / 230V AC; IP54
NO  svítidlo PALAS-LED-W2-CB, IP65

— — — — — KABELY PRO STAVEBNÍ INSTALACI

POSPOJENÍ PROVEDENO VODIČEM CY6mm² NA EKVIPOVÉ PŘÍPOJNICI "HOP".

NAPĚTOVÁ SOUSTAVA: 3PEN AC 400V/ TN-C-S
OCHRANA PŘED ÚRAZEM EL.PROUDEM:
AUTOMATICKÝM ODPOJENÍM OD ZDROJE, DOPLŇUJÍCÍM POSPOJOVÁNÍM A PROUDOVÝMI CHRÁNIČI

 **AFRY**
AP PŘEVY
Magistrů 1275/13
140 00 Praha 4, Michle

ZAKÁZKOVÉ ČÍSLO: 0404T21

STUPEŇ:
DOKUMENTACE DSP

DATUM: 04/2023

AKCE: MODERNIZACE TEPLÁRNY MLADÁ BOLESLAV
DOKUMENTACE PRO STAVEBNÍ POVOLENÍ

NÁZEV: OB 2 KOTELNY K80 K90
D.1.4 Stavební elektroinstalace
Dispozice osvětlení a zásuvkových okruhů +18,0m

VYPRACOVAL:
HOMOLA

Kontroloval a zodpovídá:
ING. FOLTÝN

ARCHIVNÍ ČÍSLO:
0404T21-DS203-409

MĚŘÍTKO: 1:200

POČET A4: 2

REVIZE: 0

LIST: