


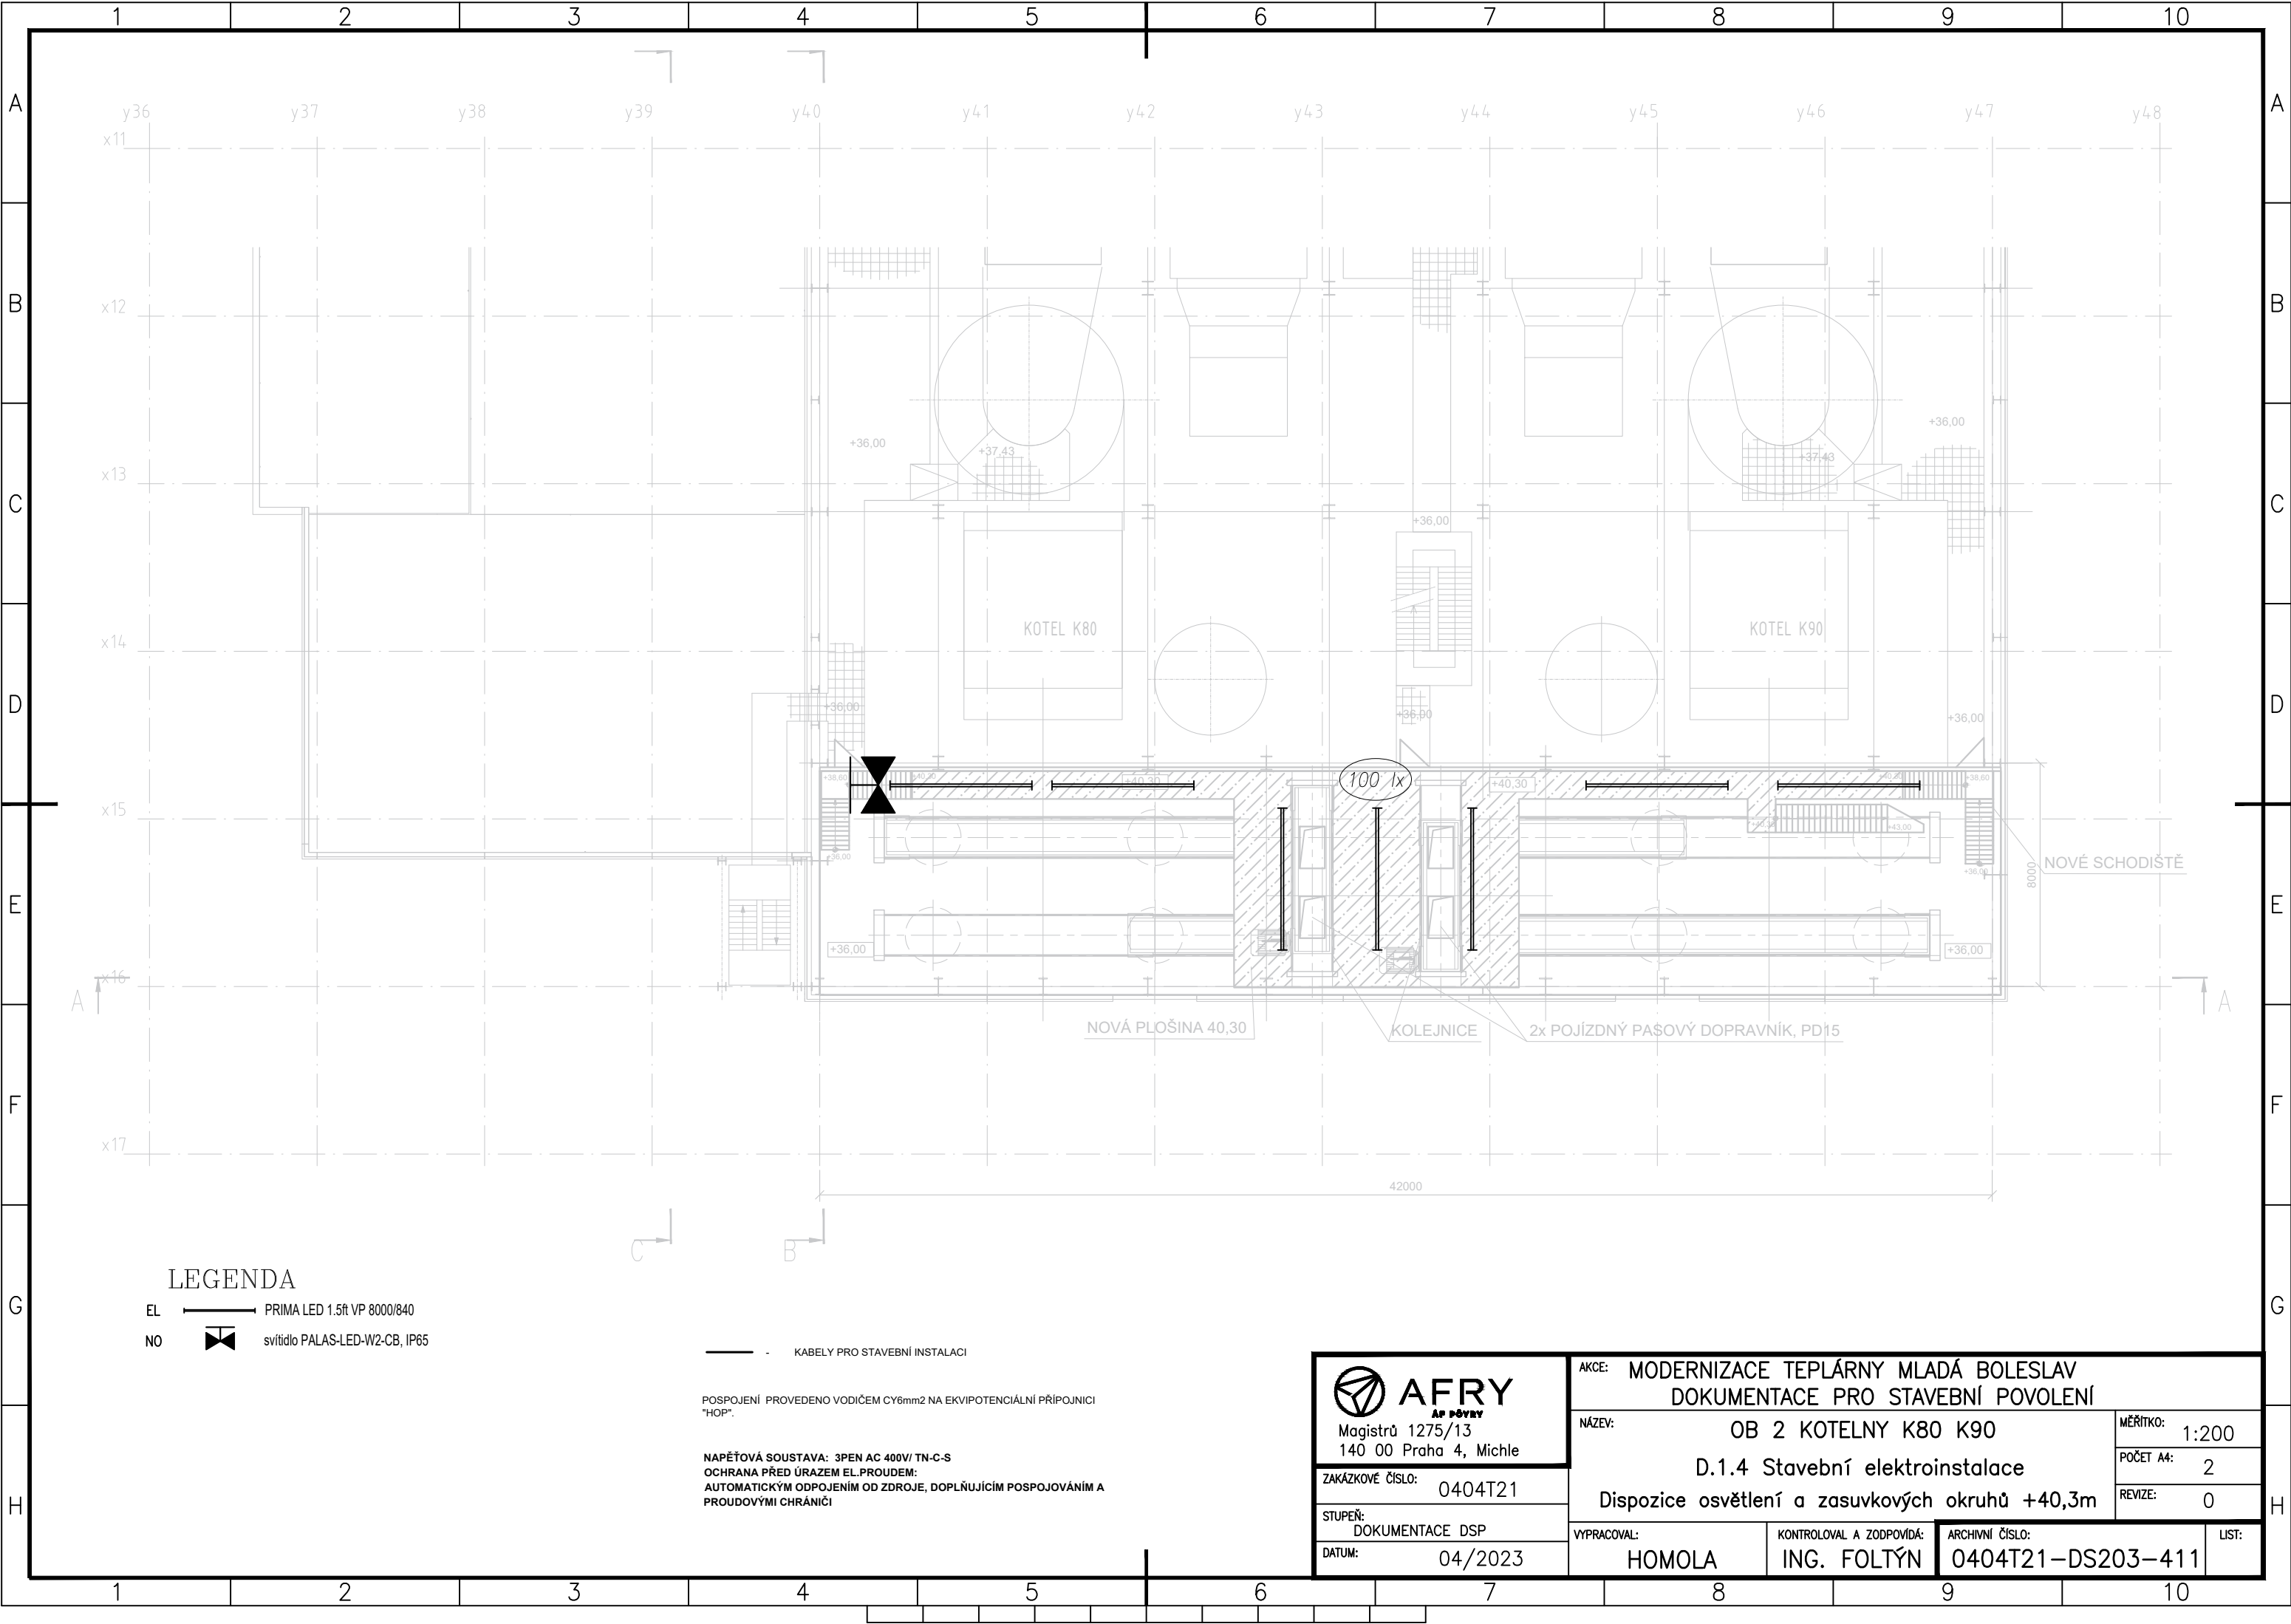

LEGENDA

EL ——— PRIMA LED 1.5ft VP 8000/840  
NO  svítidlo PALAS-LED-W2-CB, IP65

— — — — — KABELY PRO STAVEBNÍ INSTALACI

POSPOJENÍ PROVEDENO VODIČEM CY6mm2 NA EKVIPOTENCIÁLNÍ PŘÍPOJNICI "HOP".

NAPĚŤOVÁ SOUSTAVA: 3PEN AC 400V/ TN-C-S  
OCHRANA PŘED ÚRAZEM EL.PROUDEM:  
AUTOMATICKÝM ODPOJENÍM OD ZDROJE, DOPLŇUJÍCÍM POSPOJOVÁNÍM A PROUDOVÝMI CHRÁNIČI

|                                                                                                                                                                                 |                                                                                                                           |                                      |                                   |                |
|---------------------------------------------------------------------------------------------------------------------------------------------------------------------------------|---------------------------------------------------------------------------------------------------------------------------|--------------------------------------|-----------------------------------|----------------|
| <div><b>AFRY</b><br/>AP PŘEVY</div> <div>Magistrů 1275/13<br/>140 00 Praha 4, Michle</div> | AKCE: MODERNIZACE TEPLÁRNY MLADÁ BOLESLAV<br>DOKUMENTACE PRO STAVEBNÍ POVOLENÍ                                            |                                      |                                   |                |
|                                                                                                                                                                                 | NÁZEV: OB 2 KOTELNY K80 K90<br><br>D.1.4 Stavební elektroinstalace<br><br>Dispozice osvětlení a zasuvkových okruhů +40,3m |                                      |                                   | MĚŘÍTKO: 1:200 |
|                                                                                                                                                                                 |                                                                                                                           |                                      |                                   | POČET A4: 2    |
|                                                                                                                                                                                 | ZAKÁZKOVÉ ČÍSLO: 0404T21                                                                                                  |                                      |                                   | REVIZE: 0      |
|                                                                                                                                                                                 |                                                                                                                           |                                      |                                   |                |
| STUPEŇ: DOKUMENTACE DSP                                                                                                                                                         | VYPRACOVAL: HOMOLA                                                                                                        | KONTROLOVAL A ZODPOVÍDÁ: ING. FOLTÝN | ARCHIVNÍ ČÍSLO: 0404T21-DS203-411 | LIST:          |
| DATUM: 04/2023                                                                                                                                                                  |                                                                                                                           |                                      |                                   |                |