


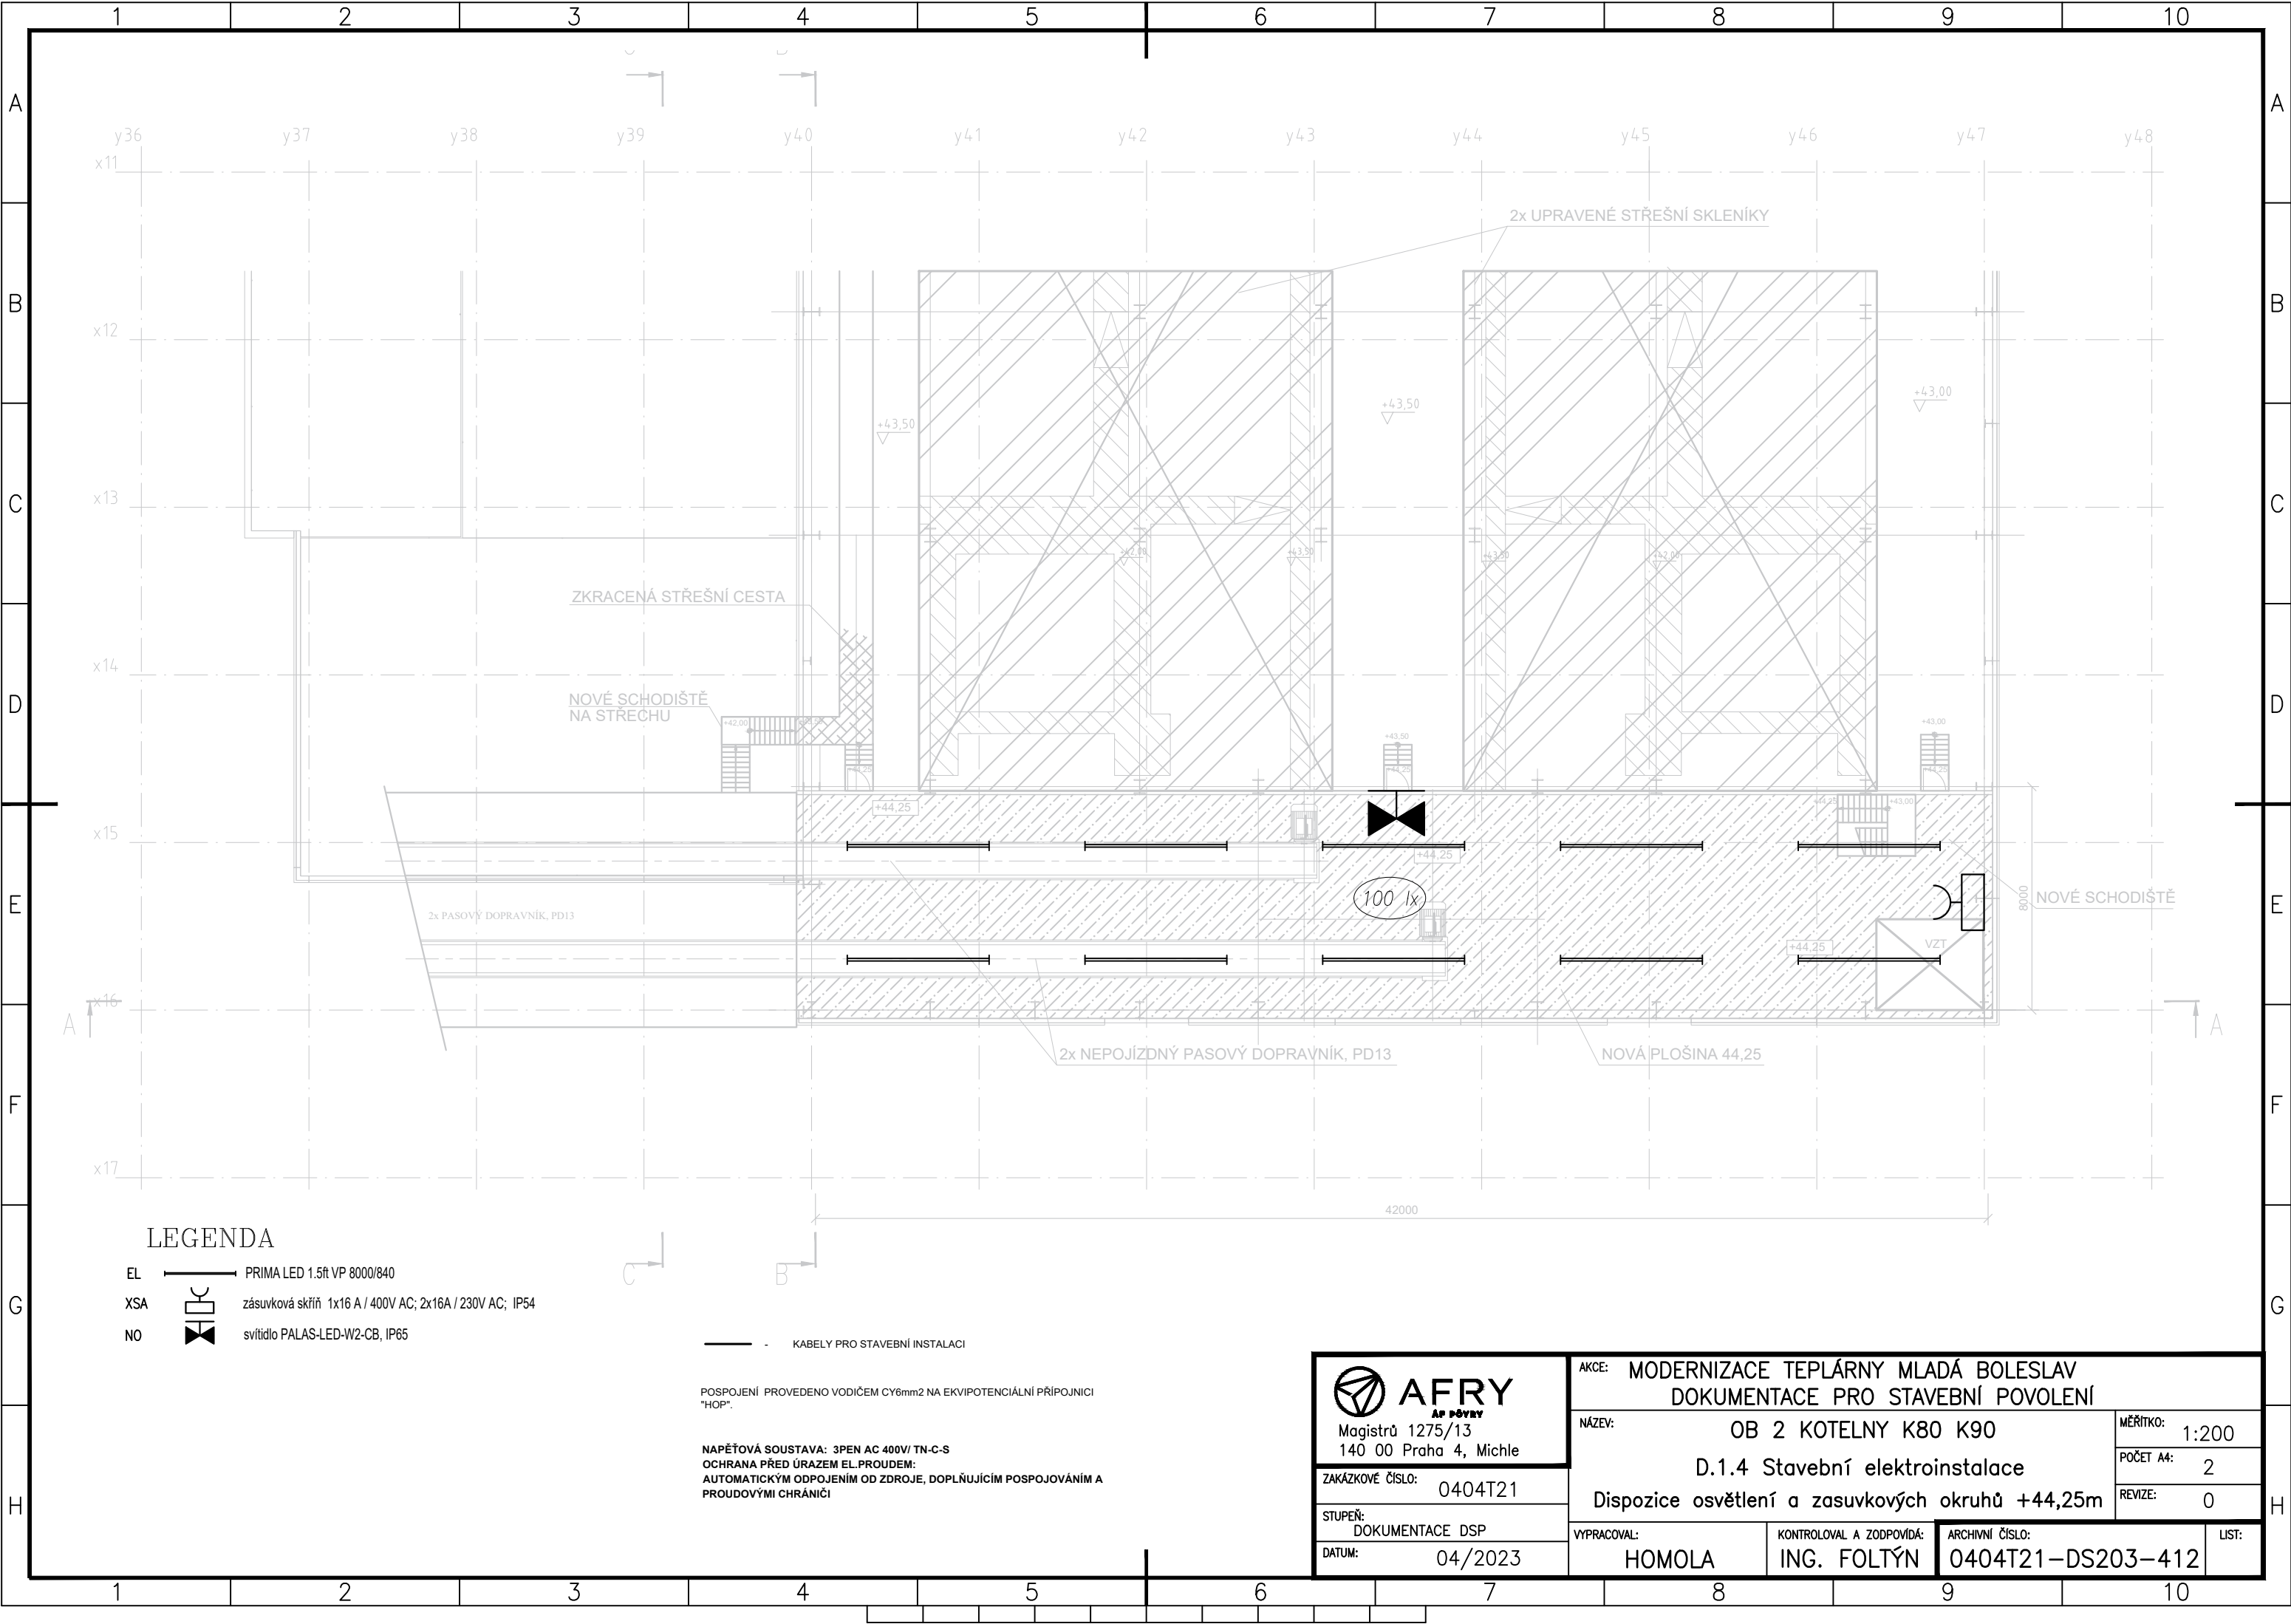

LEGENDA

- EL ——— PRIMA LED 1.5ř VP 8000/840
XSA  zásuvková skříň 1x16 A / 400V AC; 2x16A / 230V AC; IP54
NO  svítidlo PALAS-LED-W2-CB, IP65

———— KABELY PRO STAVEBNÍ INSTALACI

POSPOJENÍ PROVEDENO VODIČEM CY6mm2 NA EKVIPOTENCIÁLNÍ PŘÍPOJNICI "HOP".

NAPĚŤOVÁ SOUSTAVA: 3PEN AC 400V/ TN-C-S
OCHRANA PŘED ÚRAZEM EL.PROUDEM:
AUTOMATICKÝM ODPOJENÍM OD ZDROJE, DOPLŇUJÍCÍM POSPOJOVÁNÍM A PROUDOVÝMI CHRÁNIČI

 AFRY AP PŘEVY Magistrů 1275/13 140 00 Praha 4, Michle	AKCE: MODERNIZACE TEPLÁRNY MLADÁ BOLESLAV DOKUMENTACE PRO STAVEBNÍ POVOLENÍ		
	NÁZEV: OB 2 KOTELNY K80 K90 D.1.4 Stavební elektroinstalace Dispozice osvětlení a zásuvkových okruhů +44,25m		MĚŘÍTKO: 1:200 POČET A4: 2 REVIZE: 0
	STUPEŇ: DOKUMENTACE DSP	VYPRACOVAL: HOMOLA	KONTROLOVAL A ZODPOVÍDÁ: ING. FOLTÝN
	DATUM: 04/2023	ARCHIVNÍ ČÍSLO: 0404T21-DS203-412	LIST: