


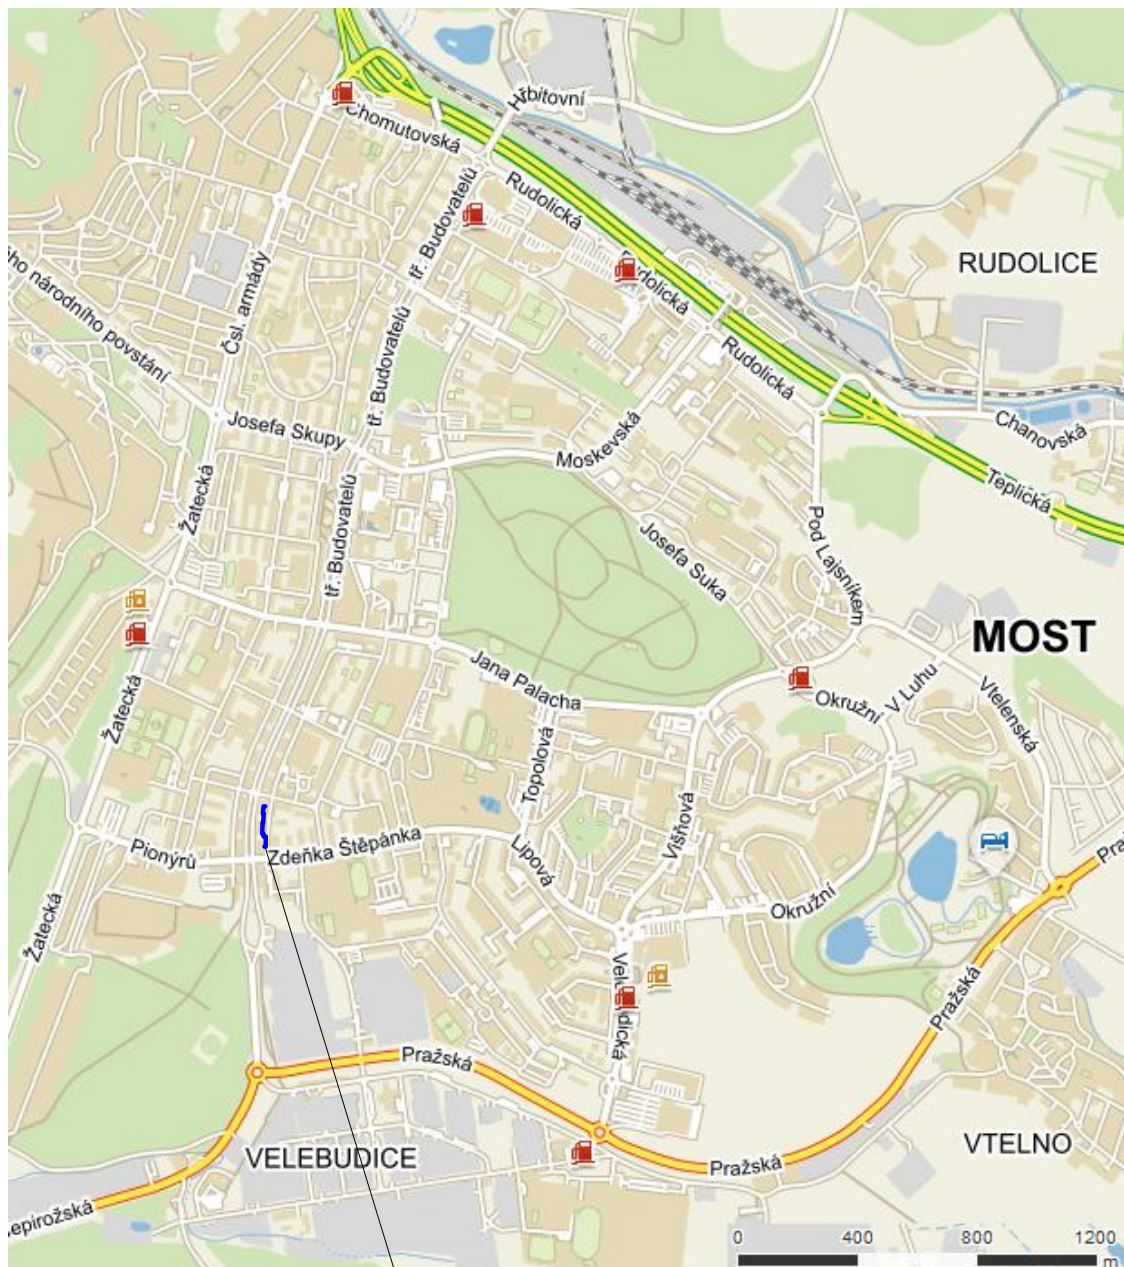

TRASA POTRUBÍ

VYPRACOVAL	KRESLIL	SCHVÁLIL	KONTROLOVAL	 cheminvest	
Ing. Škoudlil	Ing. Škoudlil	Ing. Procházková			
INVESTOR : Severočeská teplárenská, a.s.				STAVBA : VS11	
STAVBA REKONSTRUKCE POTRUBÍ TV A ÚT REKONSTRUKCE TOPNÉHO KANÁLU OKRSKU VS 11 MOST – ÚT A TV				DRUH DOKUMENTACE	DPS
OBSAH VÝKRESU SITUACE ŠIRŠÍCH ÚZEMNÍCH VZTAHŮ				ČÍSLO ZAKÁZKY	17032
				DATUM	06/2017
				MĚŘÍTKO 1:25000	C.1
				ARCHIVNÍ ČÍSLO	CAD
				4-I-03505	