
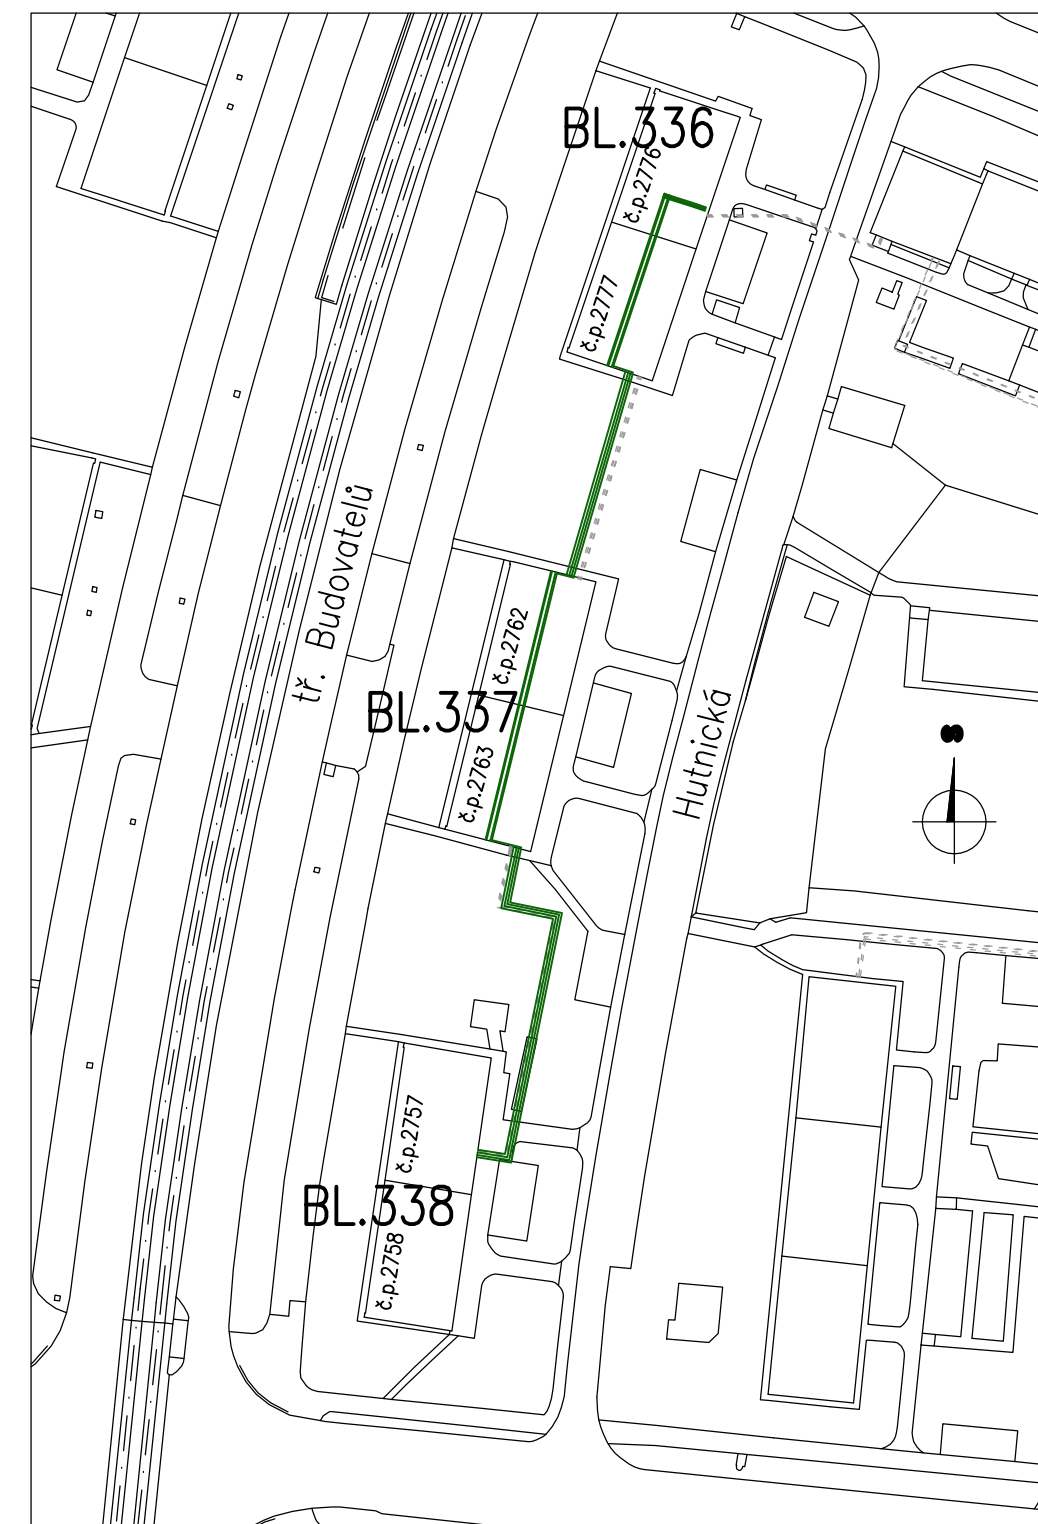
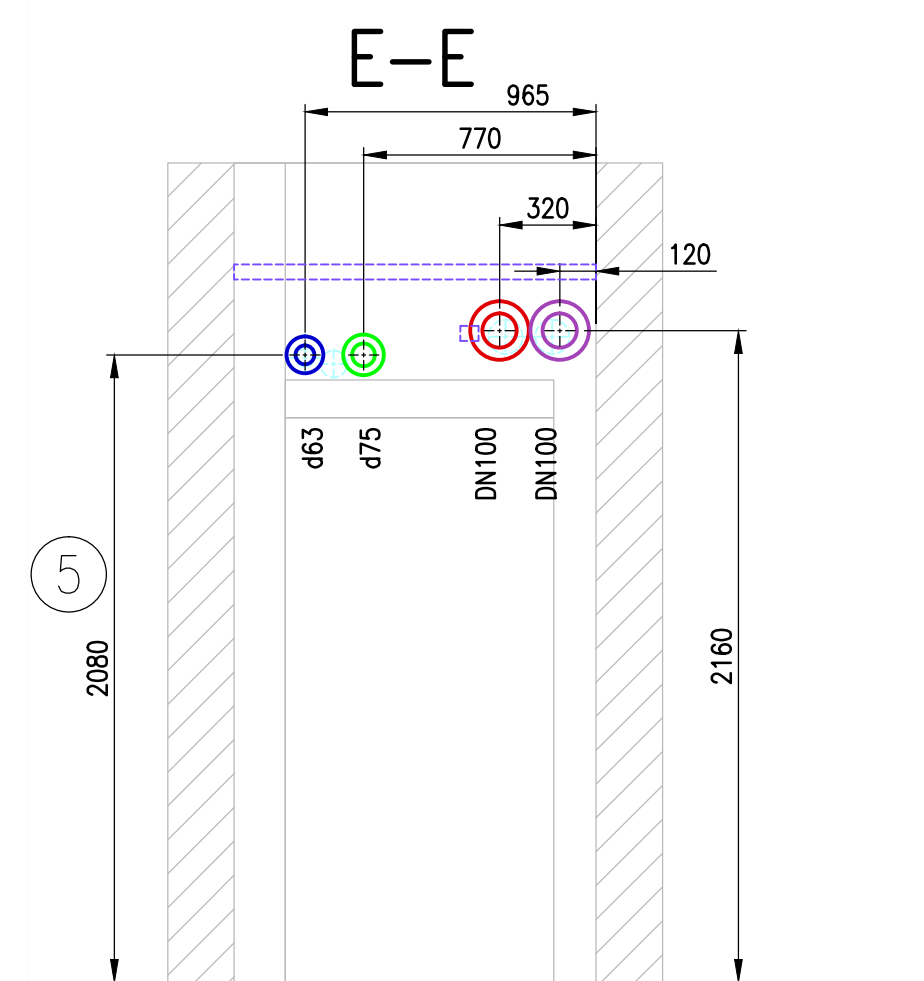
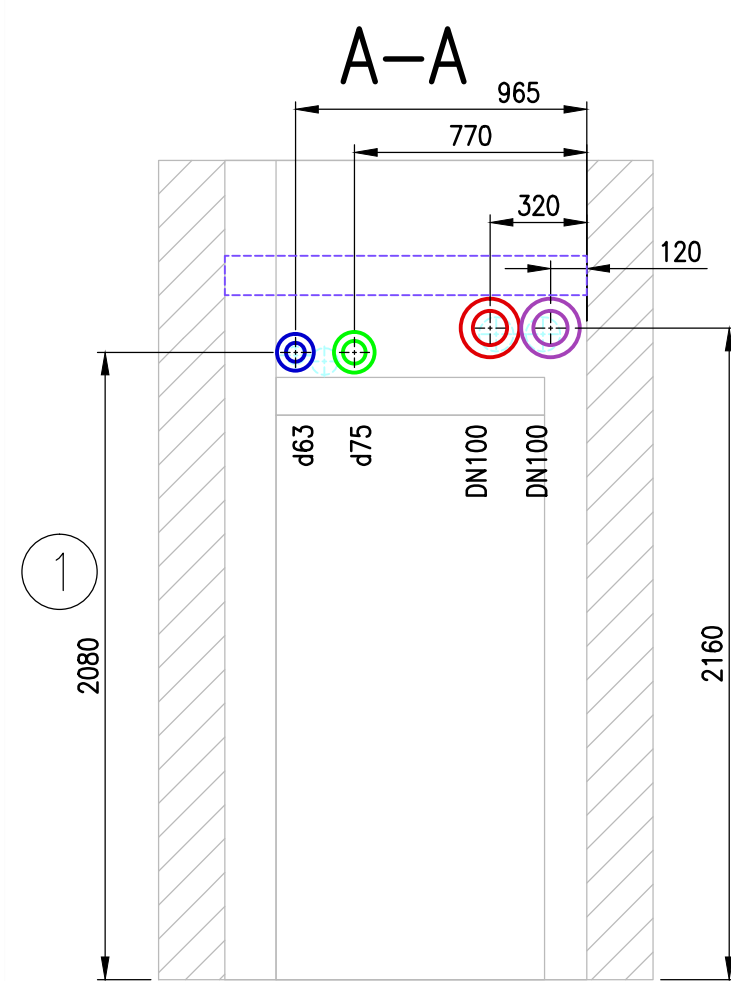
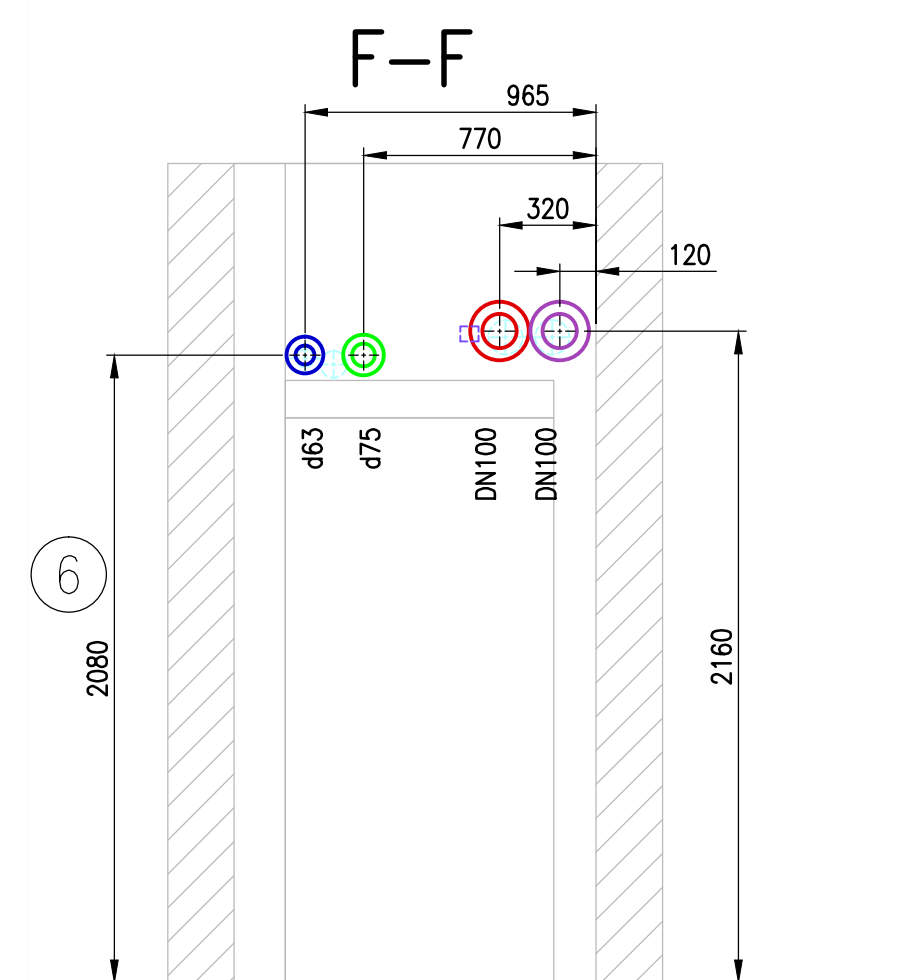
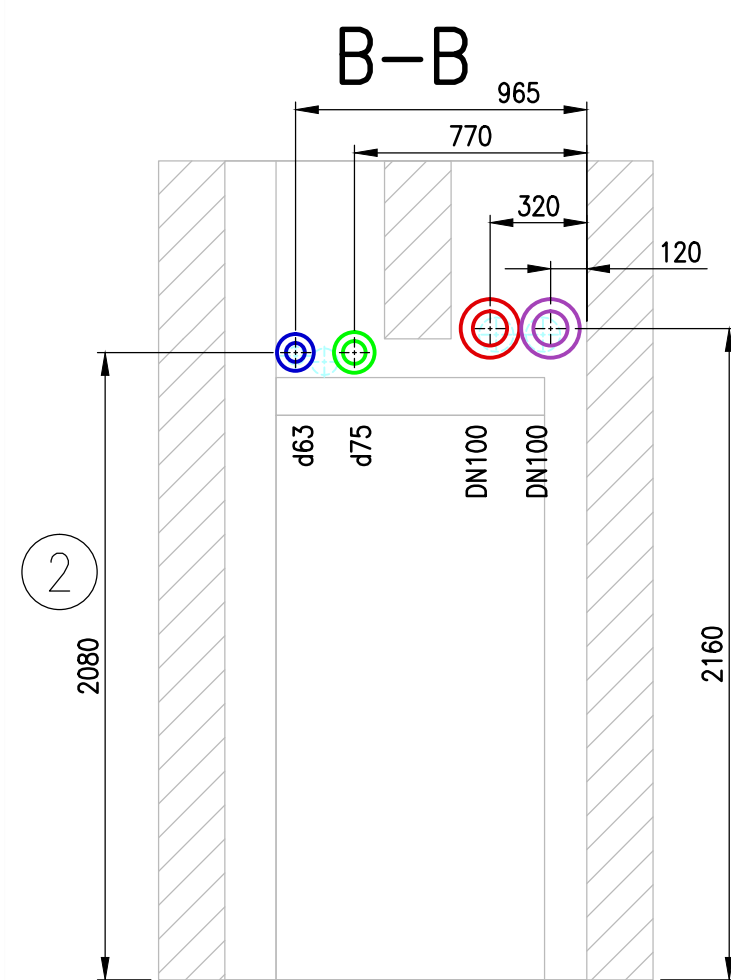
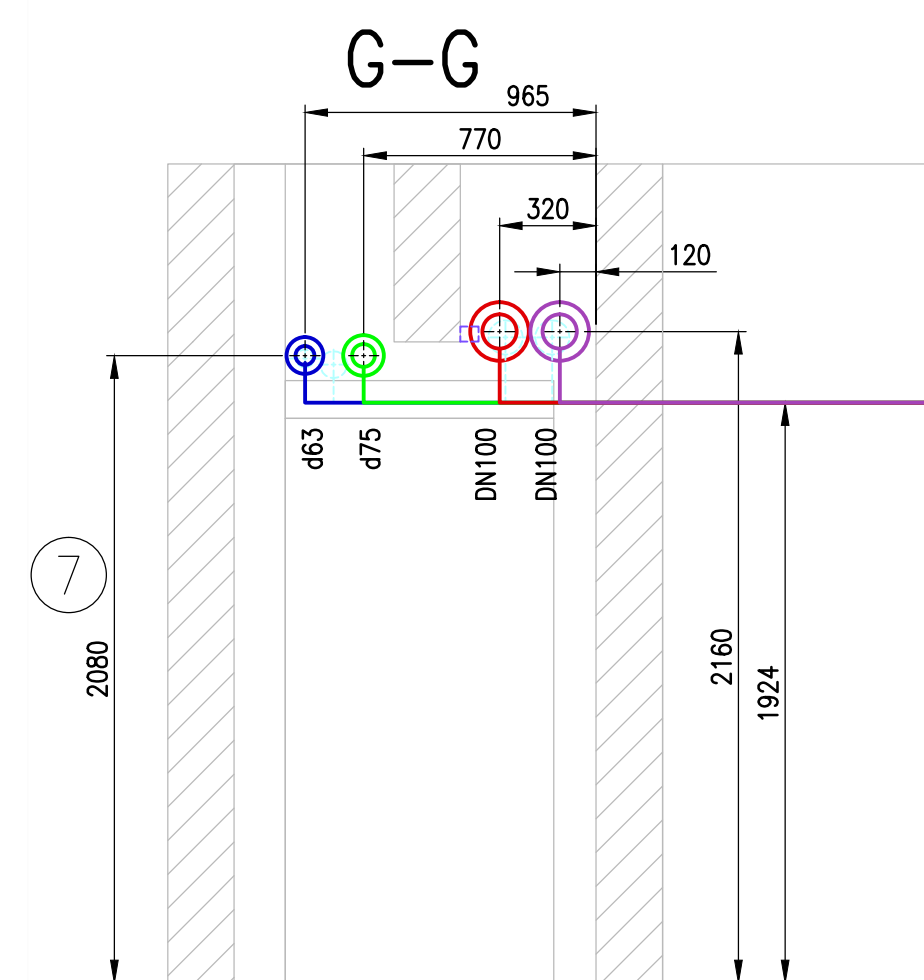
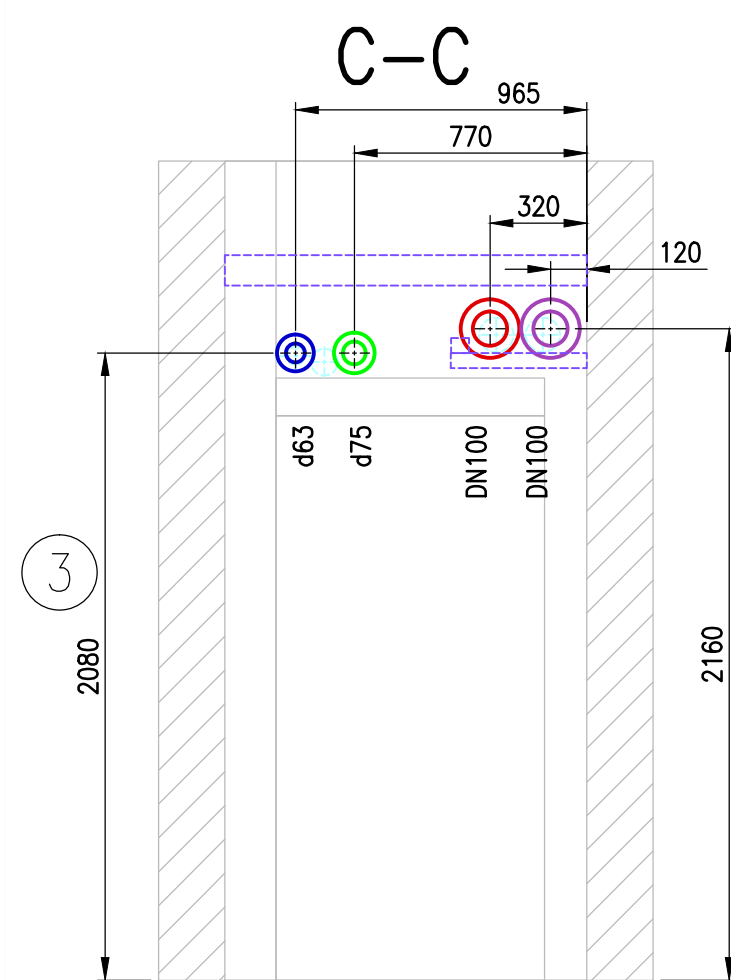
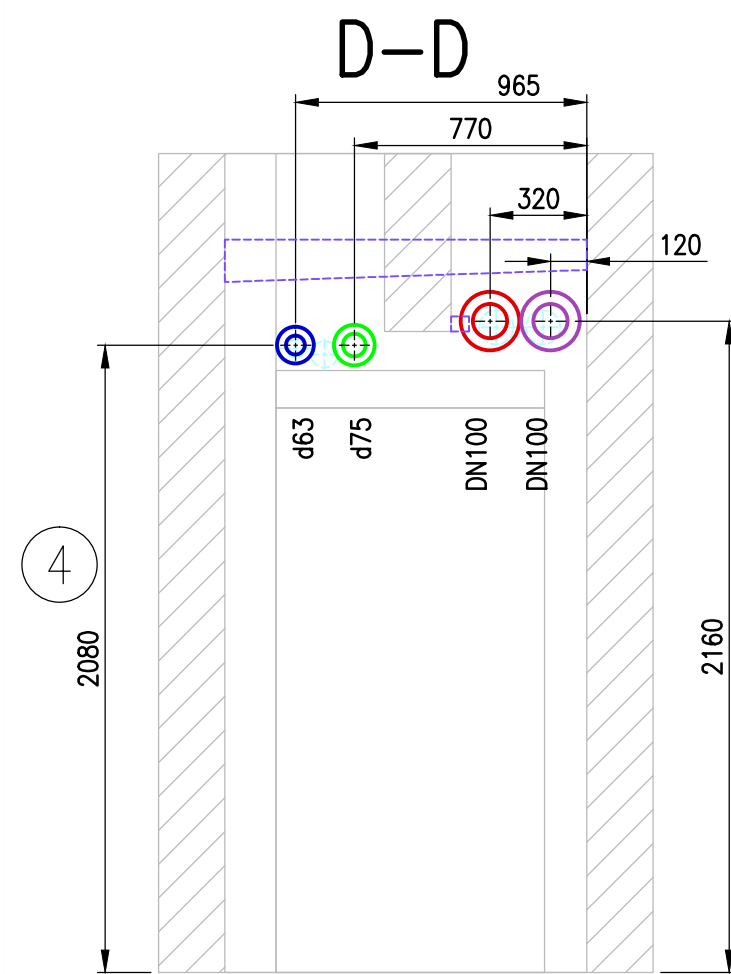


PŮDORYS SUTERÉNU
M 1:100

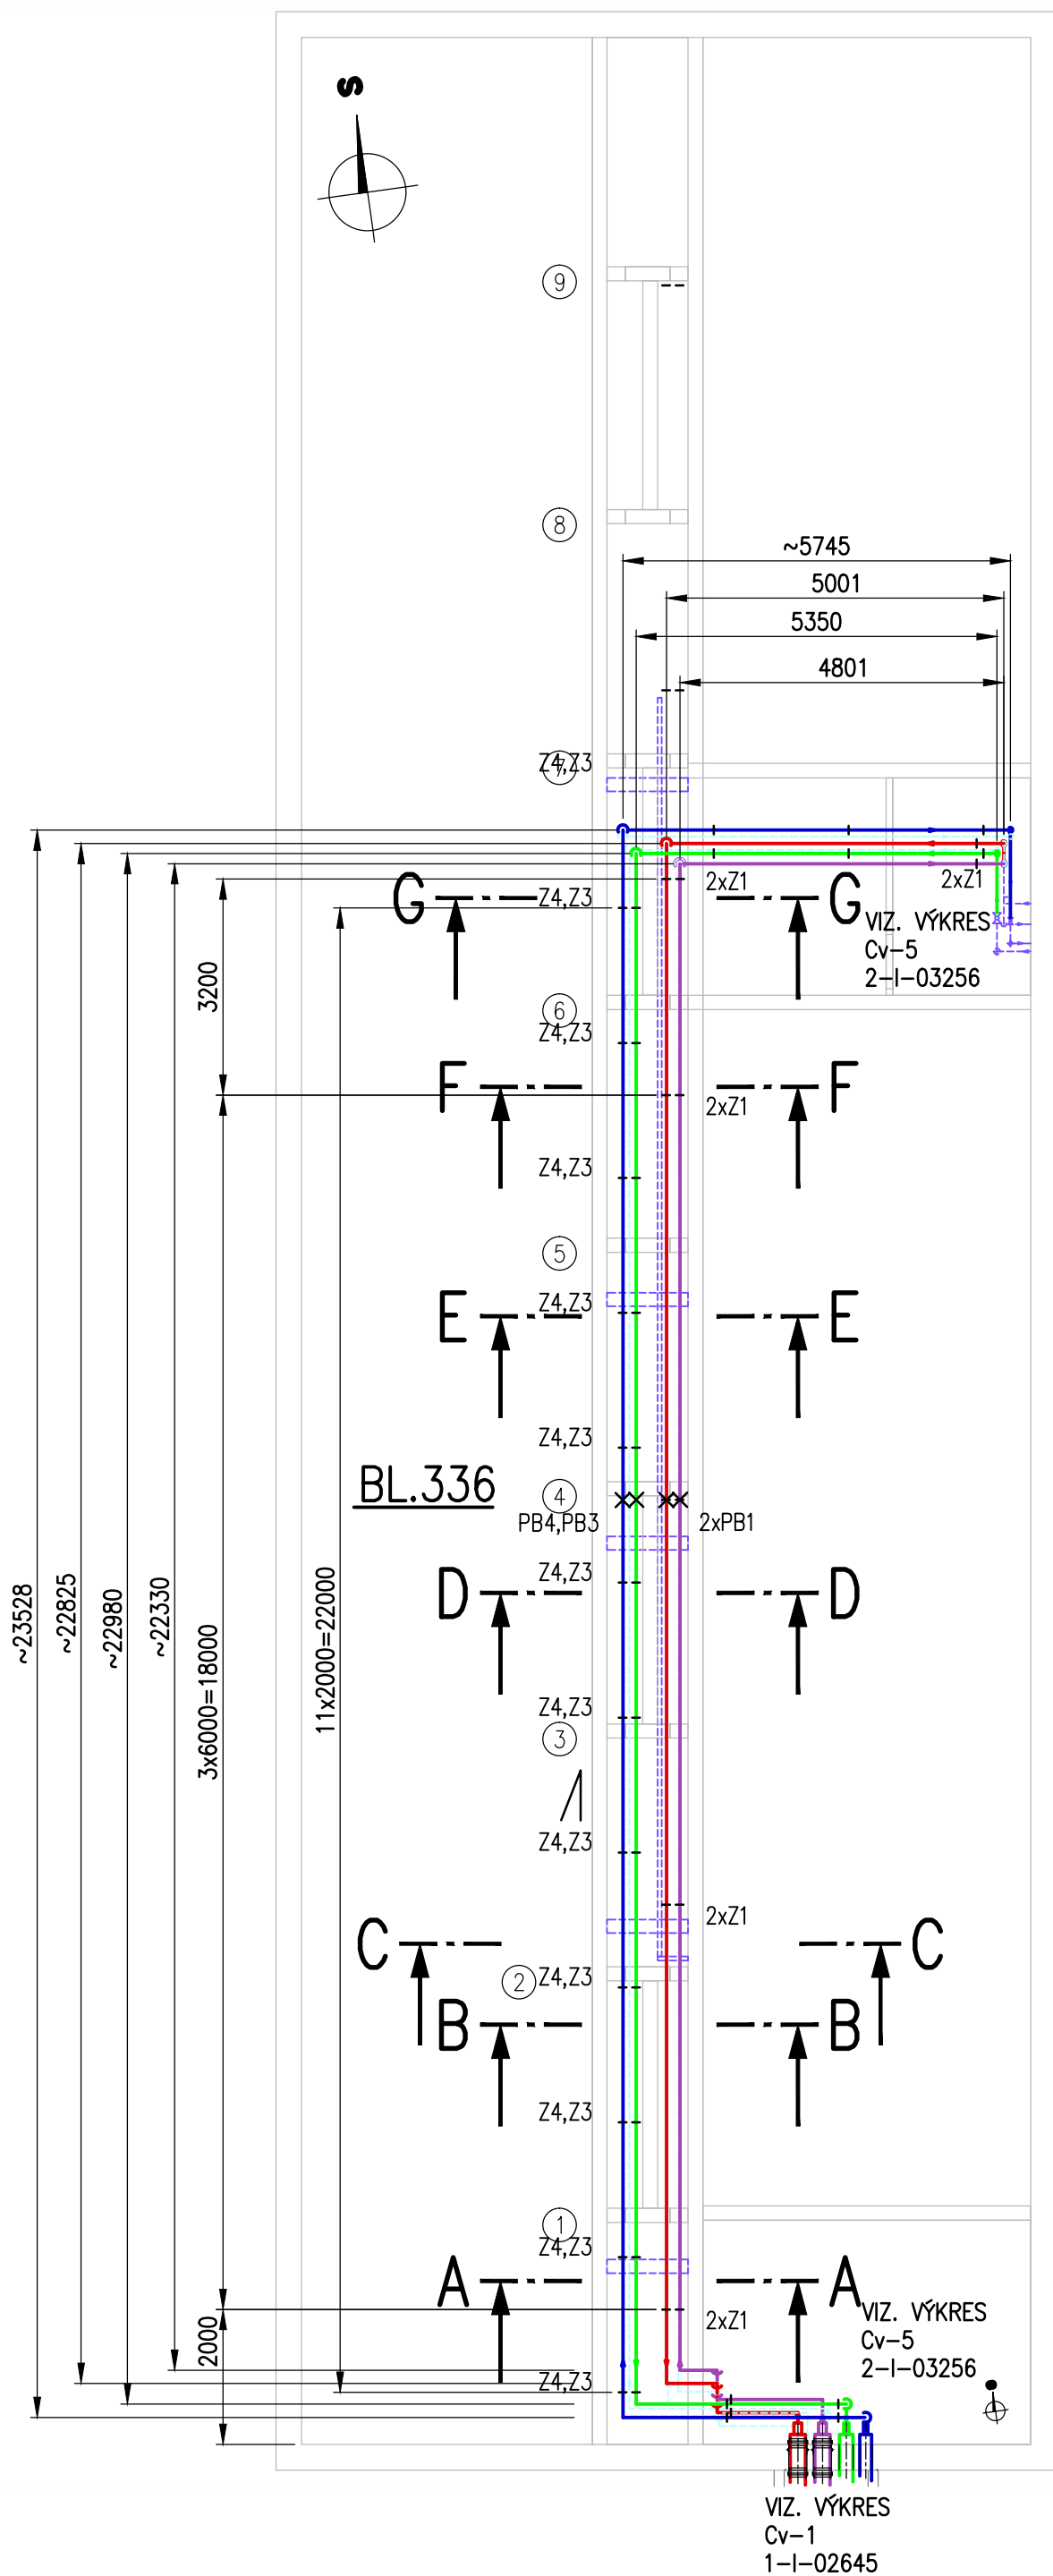

POZNÁMKY:

- NOVÉ POTRUBÍ - ÚT
- NOVÉ POTRUBÍ - TV
- STÁVAJÍCÍ POTRUBÍ NAHRAZOVANÉ
- STÁVAJÍCÍ POTRUBÍ (PŘEKÁŽKY) ZŮSTÁVAJÍCÍ
- KÓTY OZNAČENÉ "Z" DOMĚŘIT PŘI MONTÁŽI, "V" ODMĚŘENY NA STAVBĚ
- OZNAČENÍ ARMAUR "KK" KULOVÝ KOHOUT, "VV" VYVAŽOVACÍ VENTIL
- V NEJNÍŽŠÍCH MÍSTECH ZHOTOVIT VYPOUŠTĚNÍ "V" DN25, V NEJVYŠŠÍCH ODVZDUŠNĚNÍ "O" DN15, VŽDY PODLE KONKRÉTNÍ SITUACE.
- VE VÝKRESE JSOU ZAKRESLENA JEN NA NEJNUTNĚJŠÍCH MÍSTECH
- MATERIÁL NA JEDNOTLIVÉ POTRUBNÍ ROZVODY A ULOŽENÍ JE SPECIFIKOVÁN V ROZPISU POTRUBNÍCH SOUČÁSTÍ
- OZNAČENÍ ULOŽENÍ - PB- PEVNÝ BOD, L- PODPĚRA, Z- ZÁVĚS
- NOVÉ POTRUBÍ - ÚTV (VRATNÁ)
- NOVÉ POTRUBÍ - TVC (CÍRKULACE)

REV.	DATUM DATE	PŘEDMĚT REVIZE DESCRIPTION	NAVRHL DESIGNED BY	PŘEZK. CHECKED BY	SCHVÁLIL APPROVED BY
REVIZE REVISION					
VYPRACOVAL	KRESLIL	SCHVÁLIL	KONTROLOVAL	cheminvest	
Ing. KOVÁŘ	Ing. KOVÁŘ	Ing. ADÁMEK			
INVESTOR : SEVEROČESKÁ TEPLÁRENSKÁ a.s.			STAVBA : BL.336		
STAVBA REKONSTRUKCE TOPNÉHO KANÁLU VS 11, MOST – ÚT A TV					
OBSAH VÝKRESU			DRUH DOKUMENTACE DP ČÍSLO ZAKÁZKY 17032 DATUM 07/2017 MĚŘÍTKO 1:25 (1:20) Cv-3		
POTRUBNÍ DISPOZICE BLOK 336			ARCHIVNÍ ČÍSLO CAD 1-I-02647		