
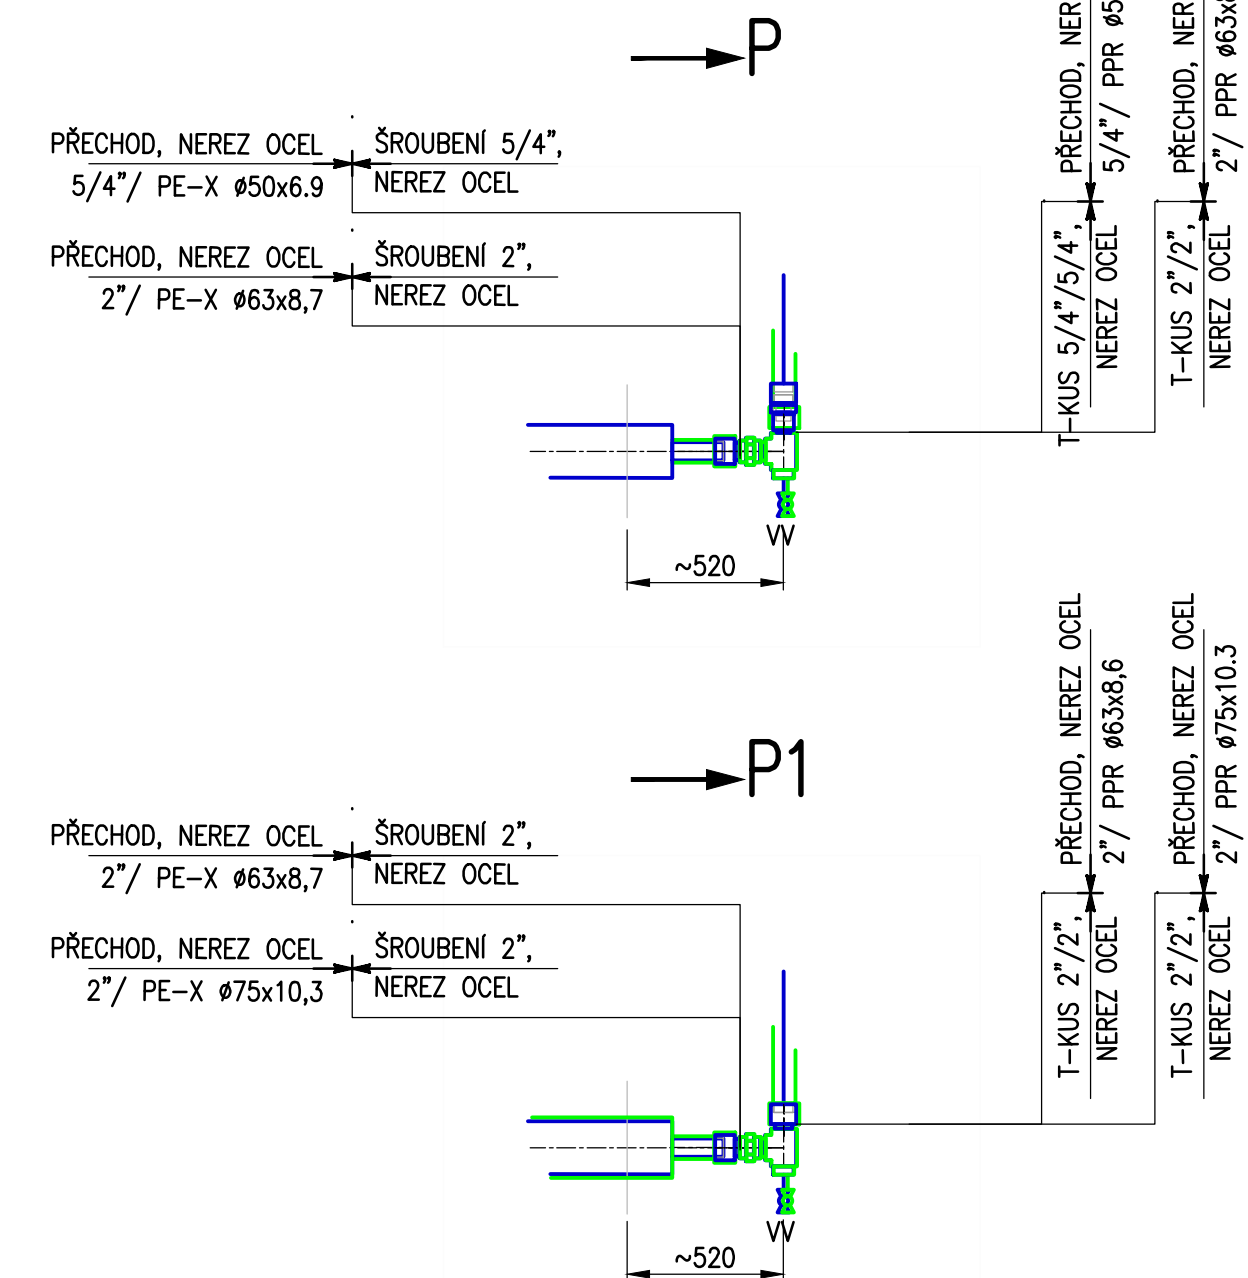
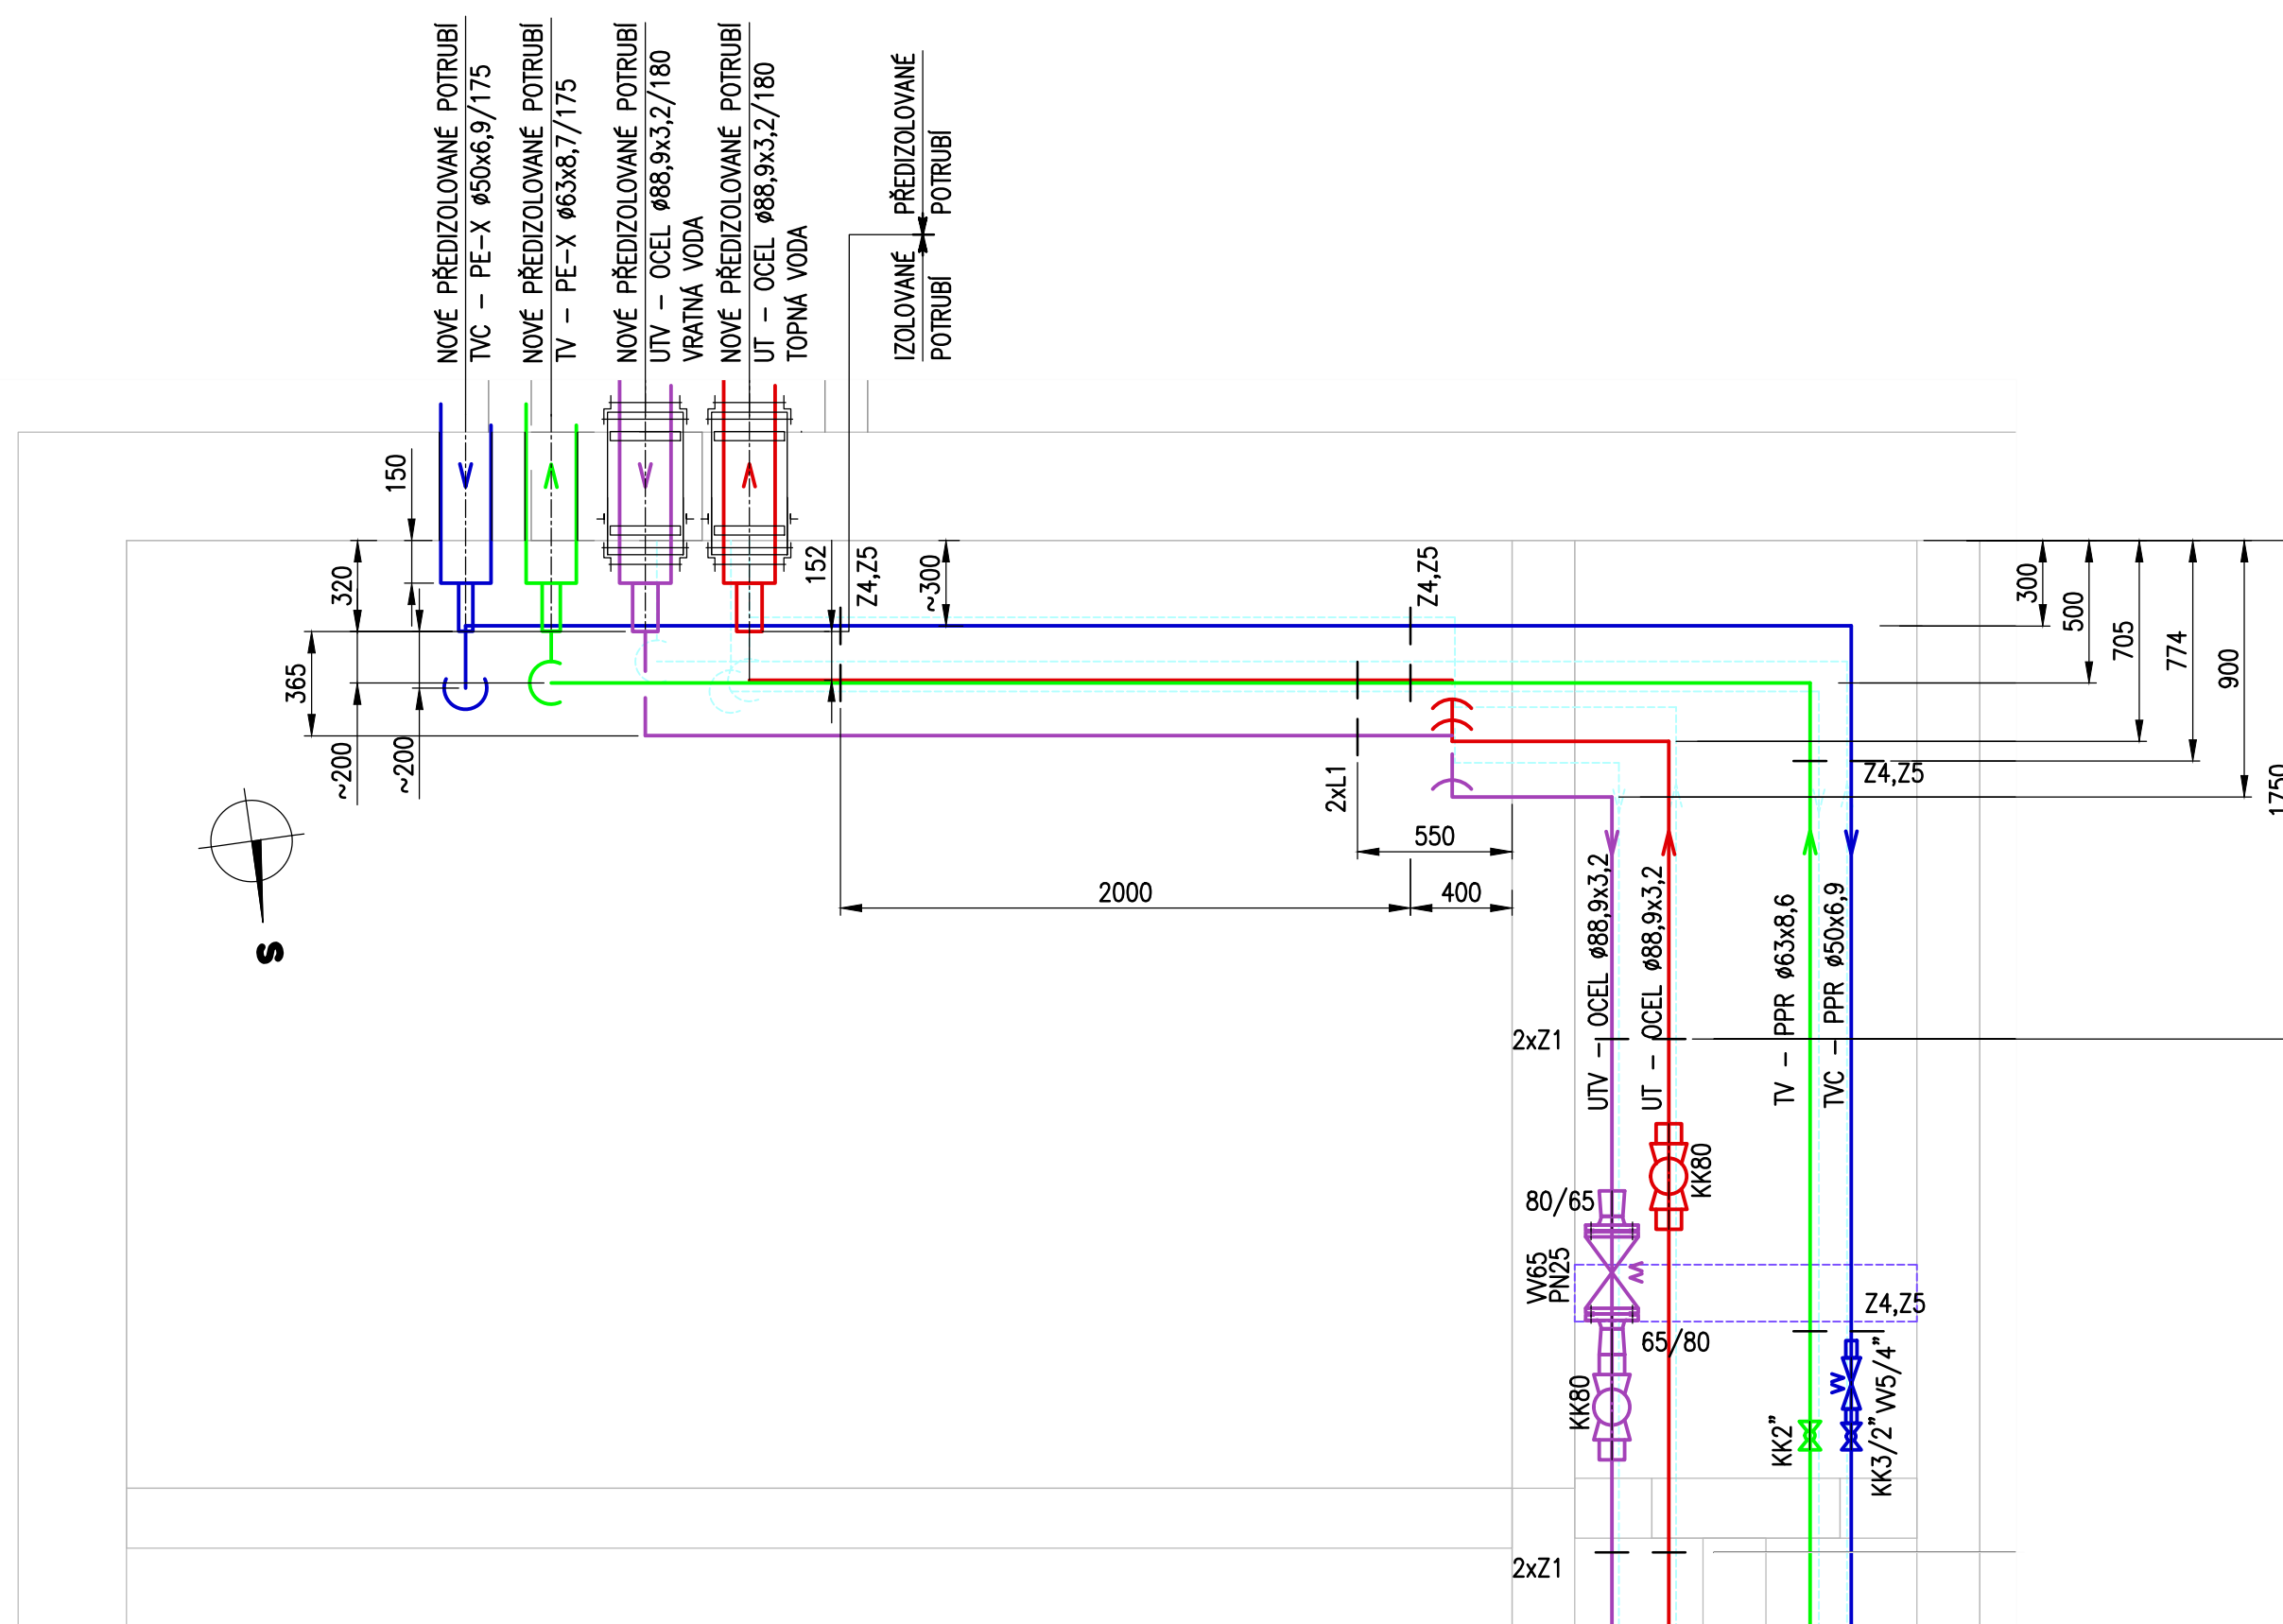
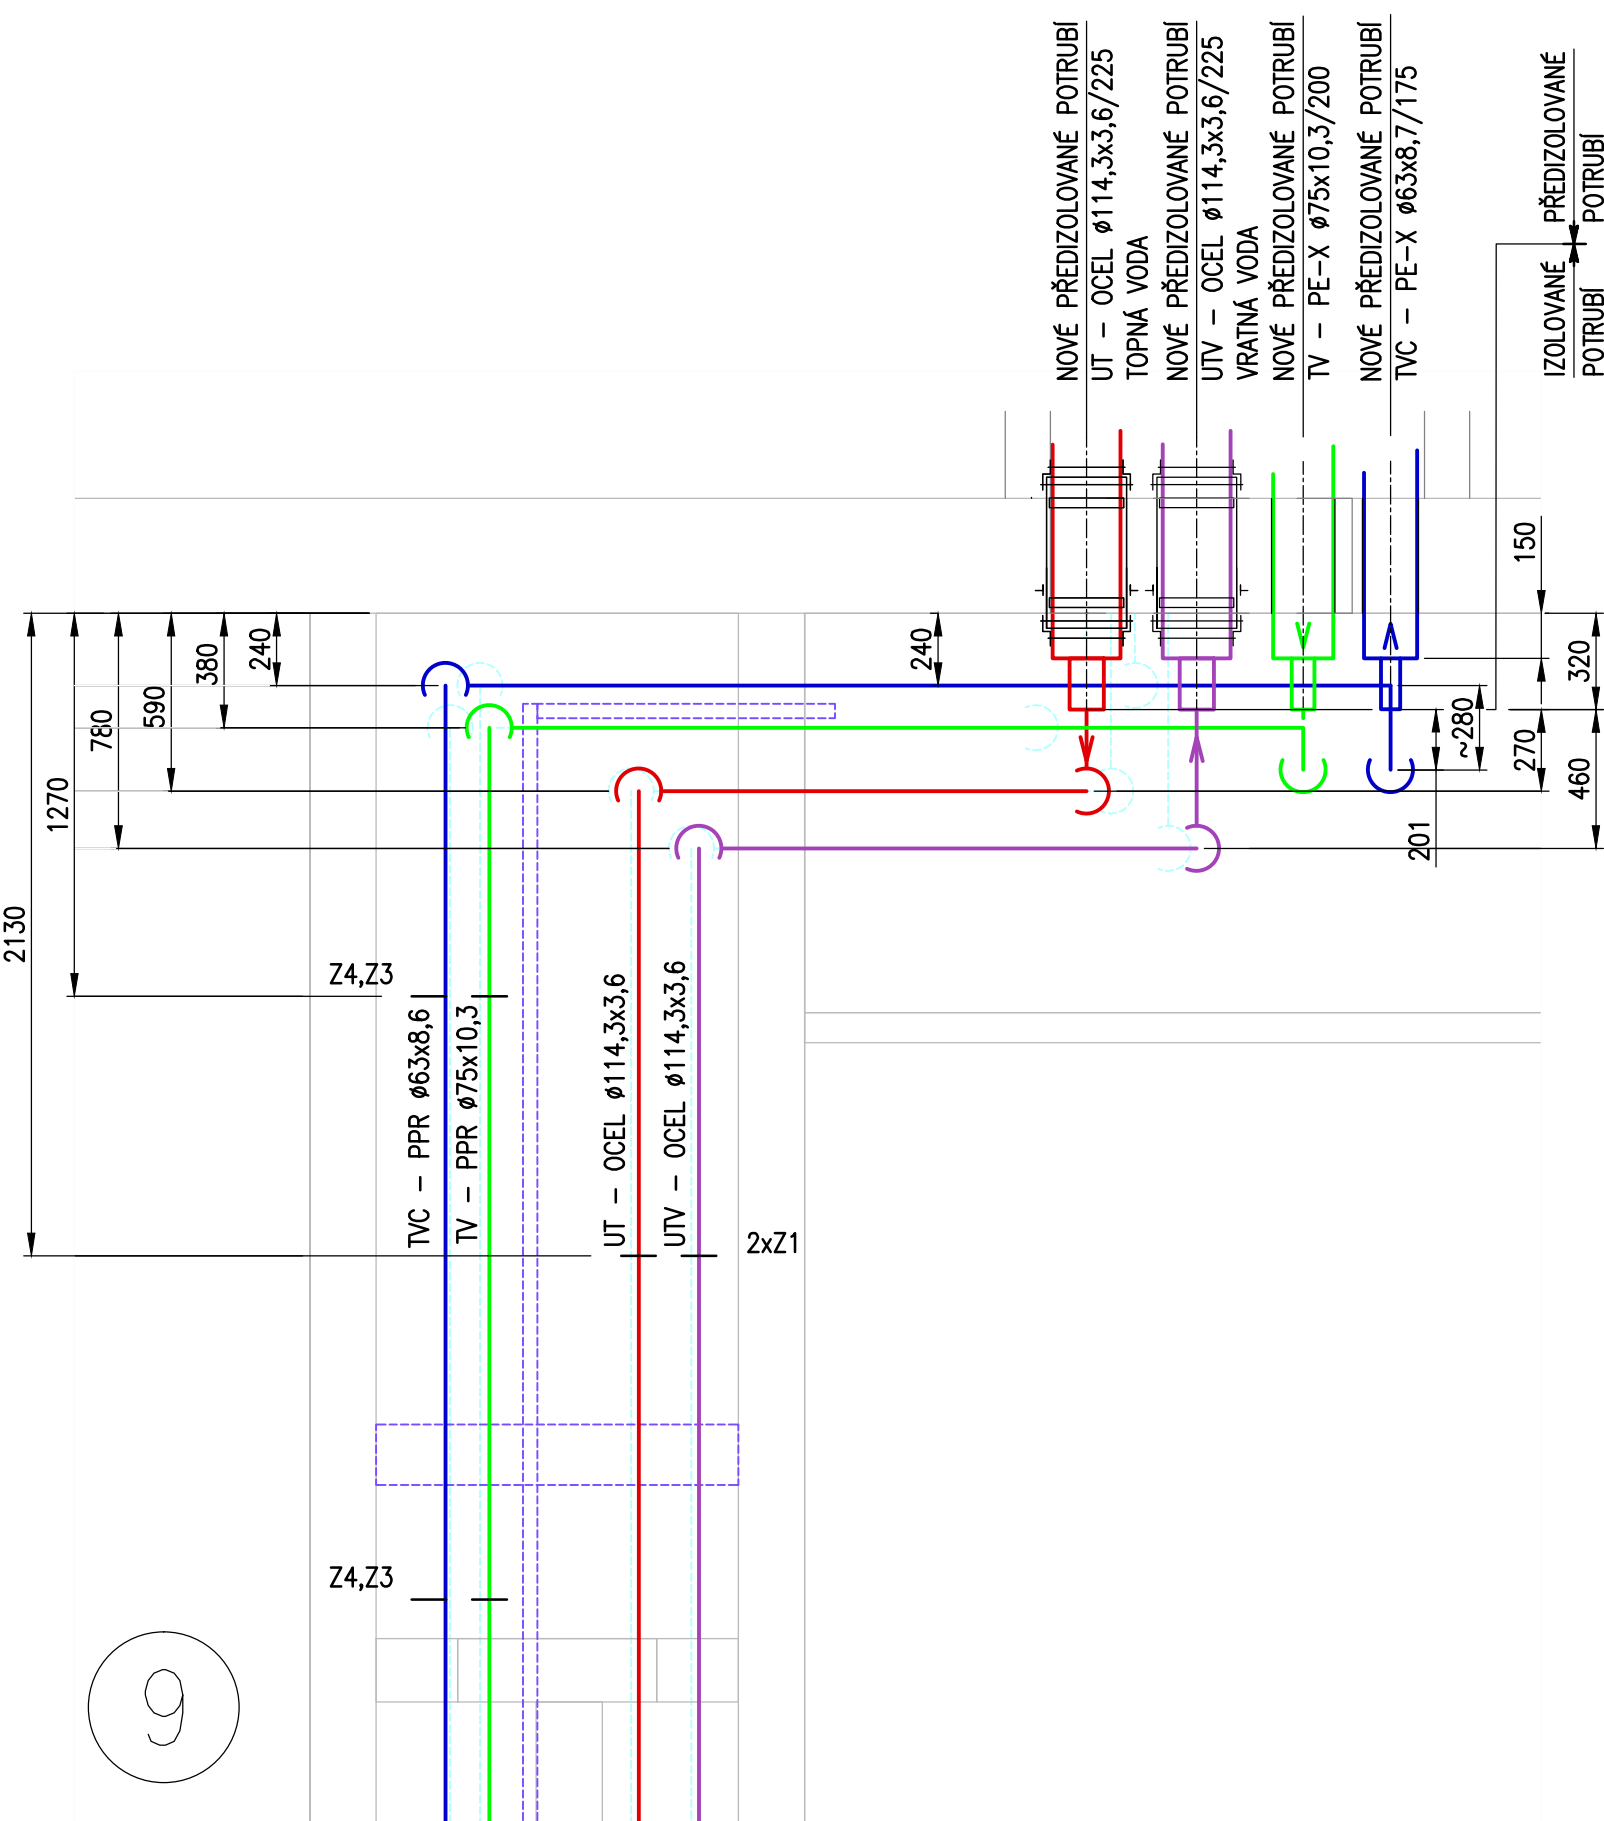
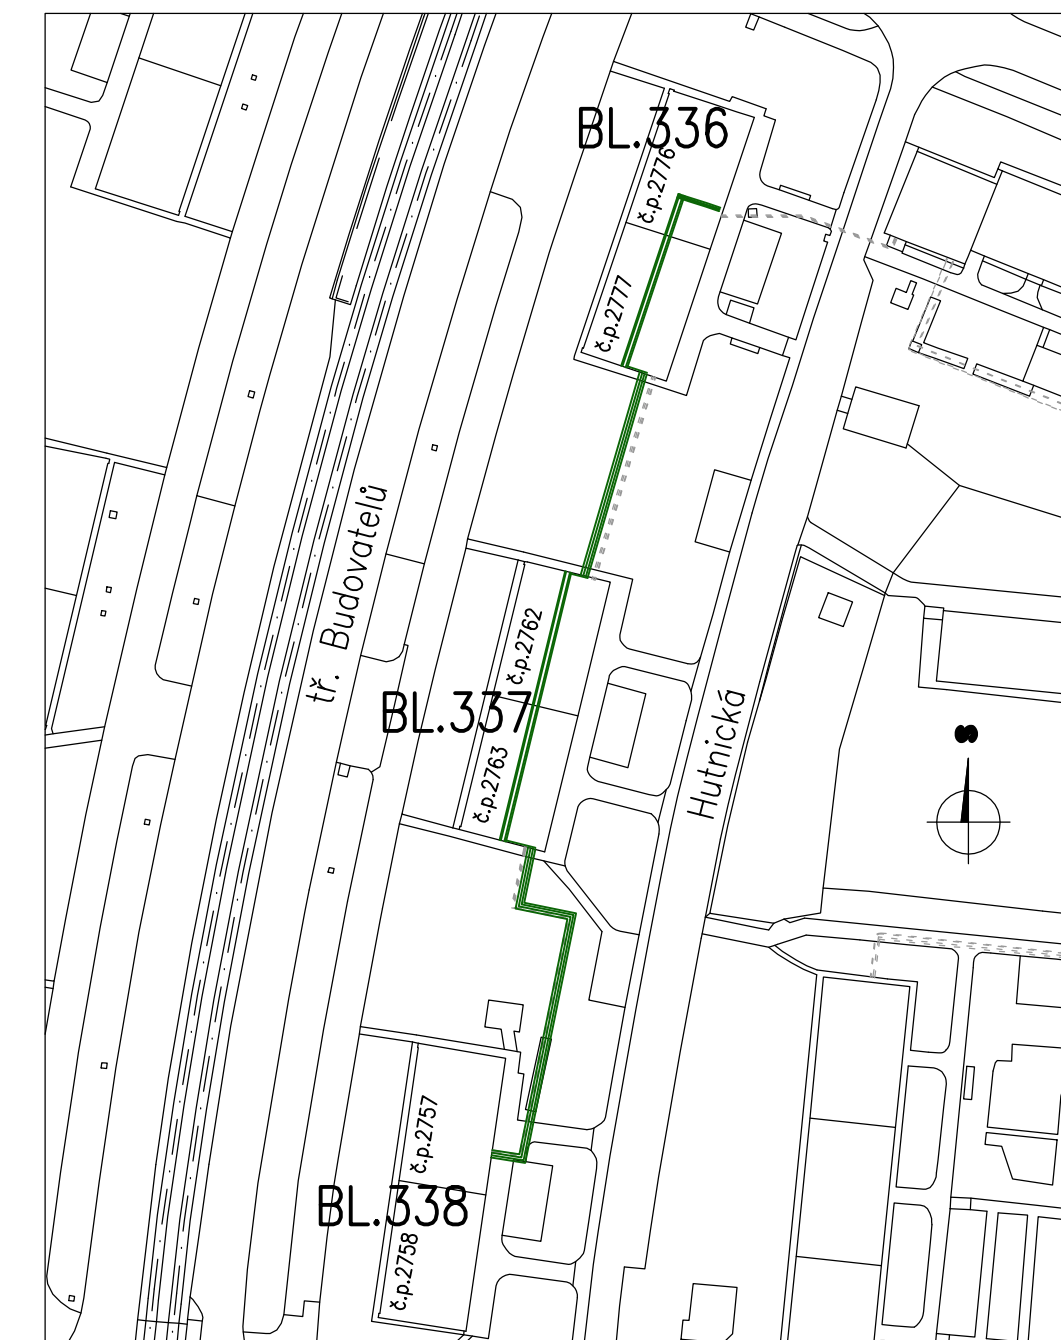
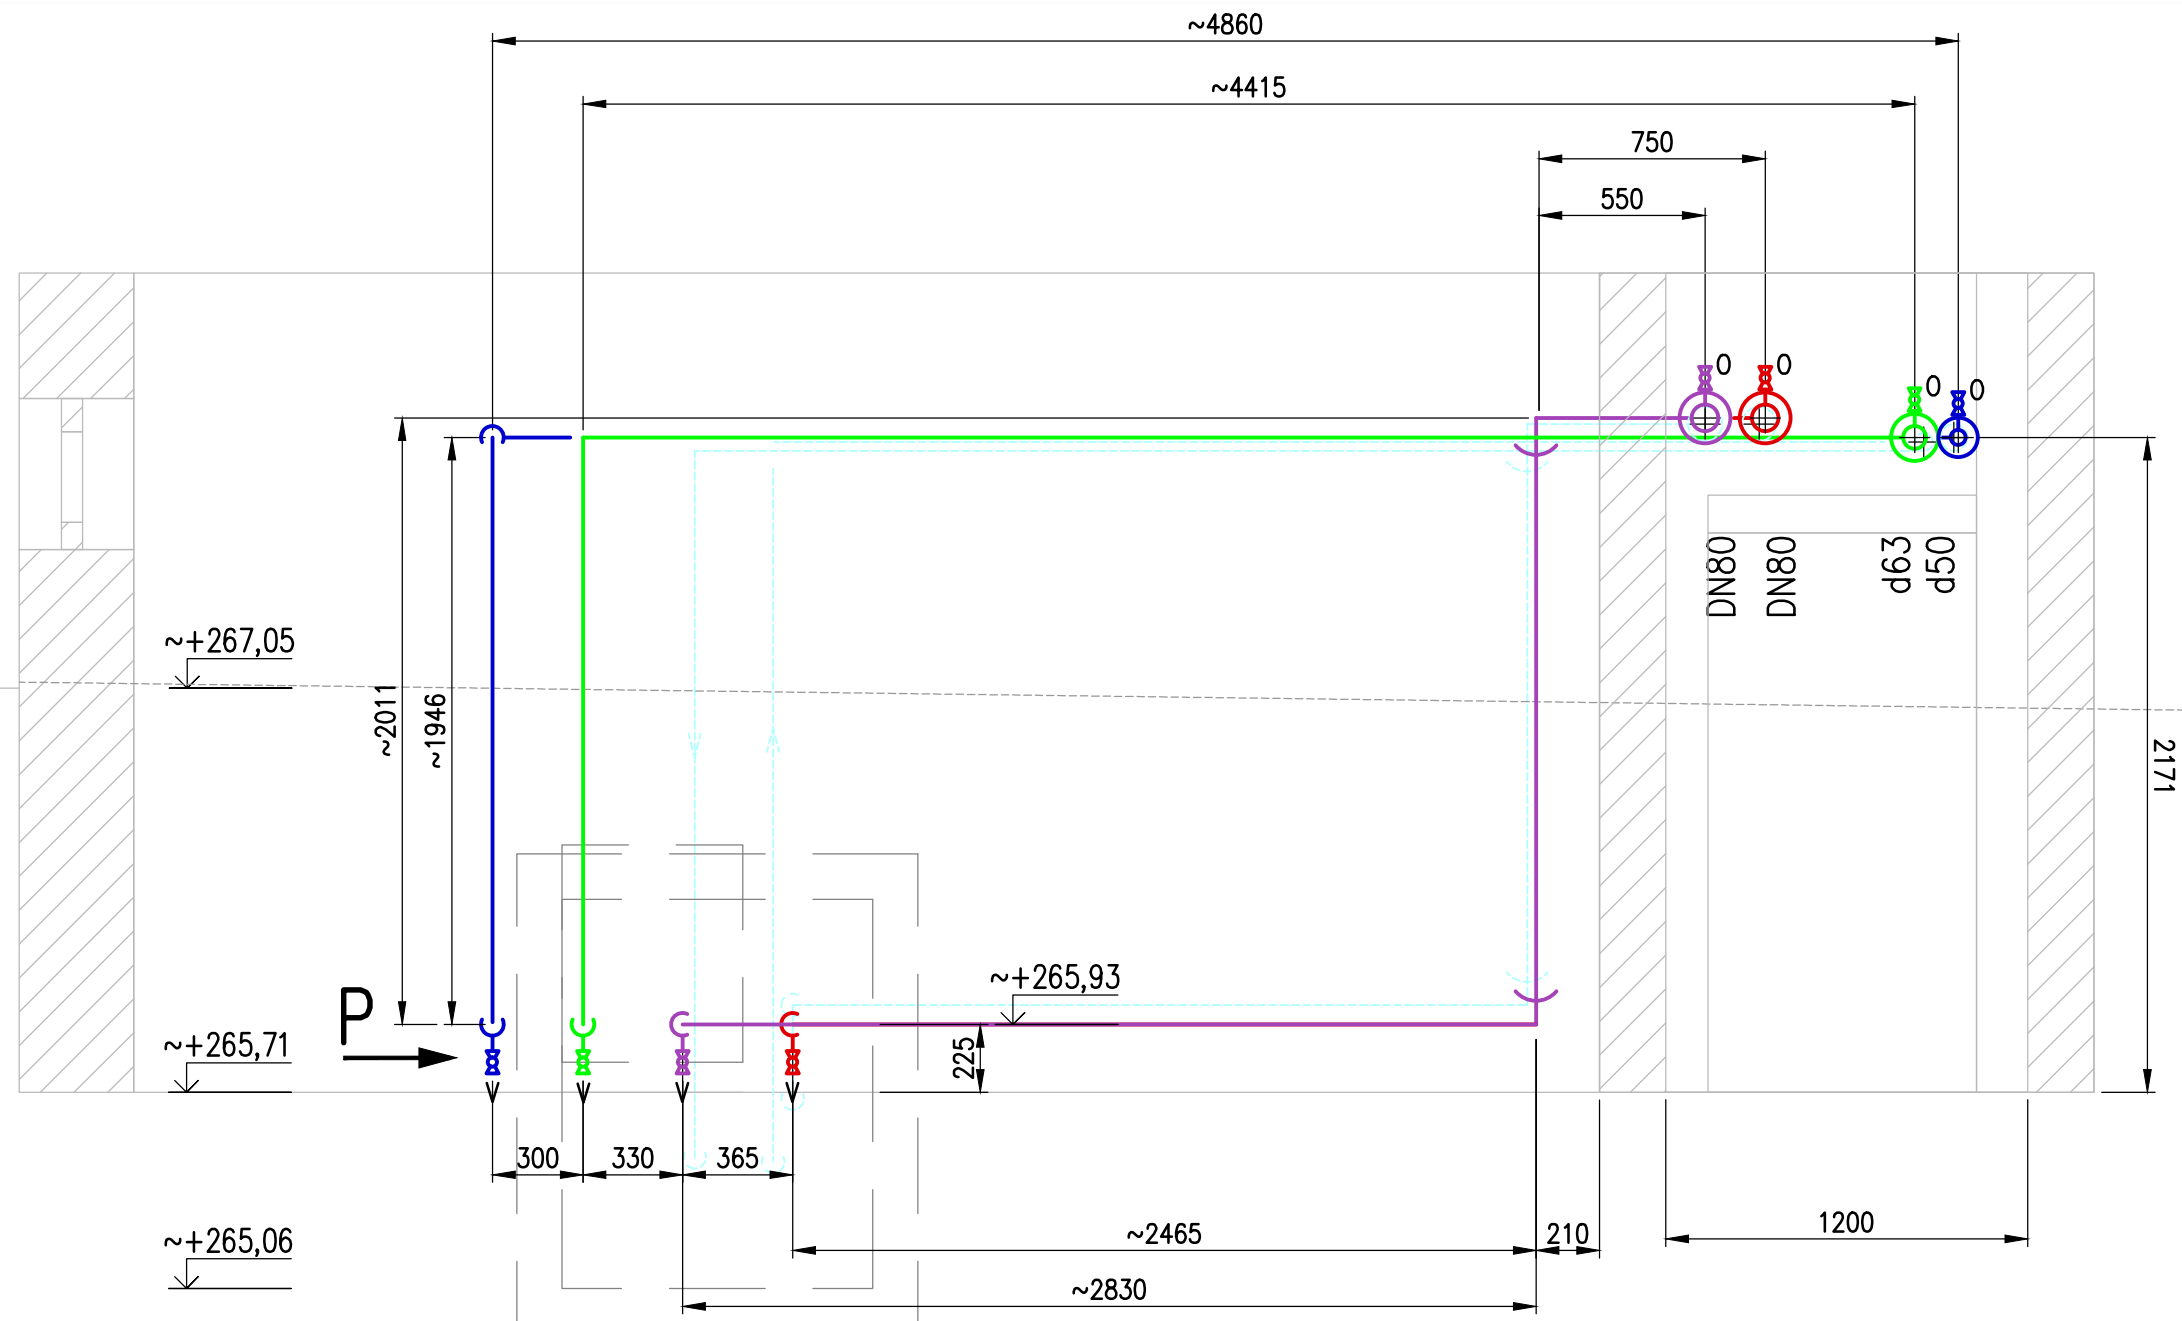


VSTUP DO BL.337
ZE SEVERU

VÝSTUP Z BL.337
NA JIH

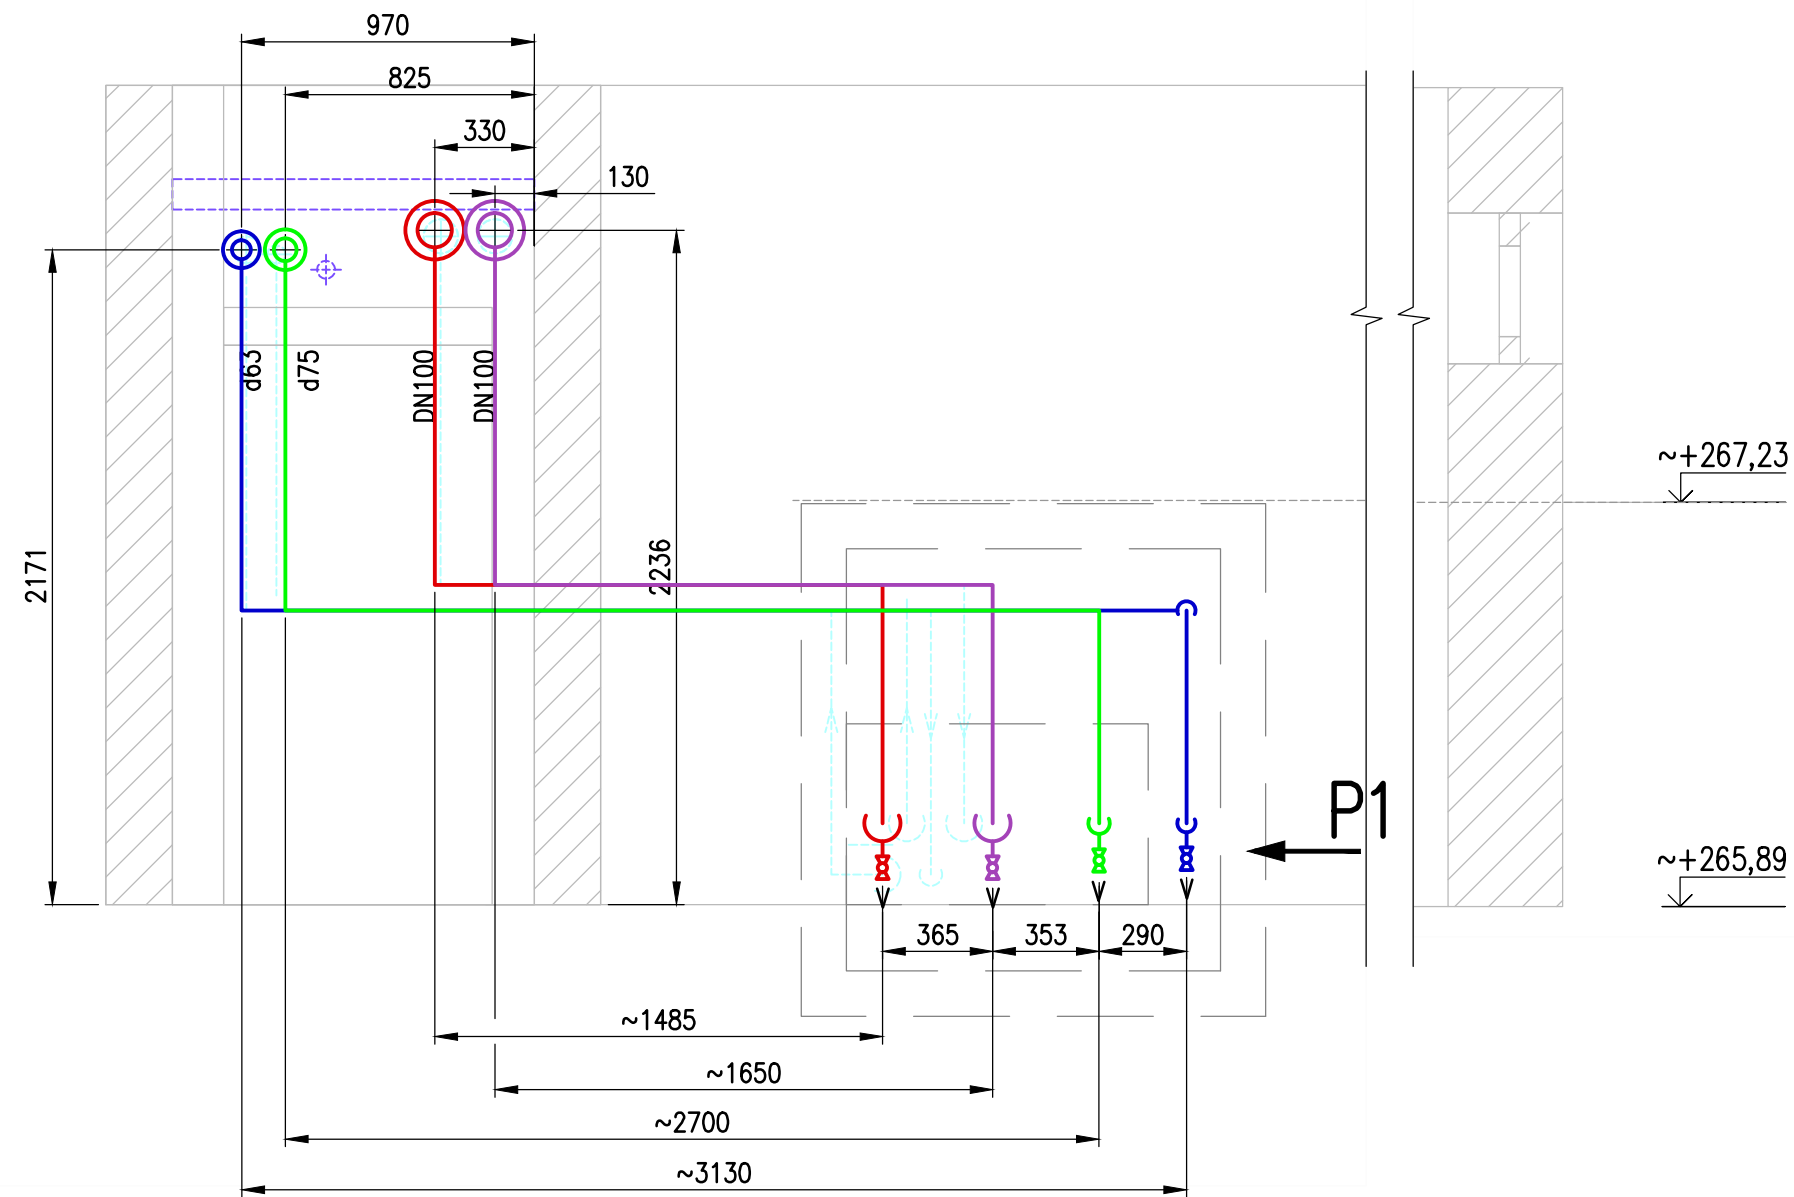

POZNÁMKY:

- NOVÉ POTRUBÍ - ÚT
- NOVÉ POTRUBÍ - TV
- STÁVAJÍCÍ POTRUBÍ NAHAZOVANÉ
- STÁVAJÍCÍ POTRUBÍ (PŘEKÁŽKY) ZŮSTÁVAJÍCÍ
- KÓTY OZNAČENÉ "Z" DOMĚŘIT PŘI MONTÁŽI, "*" ODMĚŘENY NA STAVBĚ
- OZNAČENÍ ARMAUR "KK" KULOVÝ KOHOUT, "VV" VYVAŽOVACÍ VENTIL
- V NEJNÍŽŠÍCH MÍSTECH ZHOTOVIT VYPOUŠTĚNÍ "V" DN25, V NEJVYŠŠÍCH ODVZDUŠNĚNÍ "O" DN15, VŽDY PODLE KONKRÉTNÍ SITUACE.
- VE VÝKRESE JSOU ZAKRESLENA JEN NA NEJNUTNĚJŠÍCH MÍSTECH
- MATERIÁL NA JEDNOTLIVÉ POTRUBNÍ ROZVODY A ULOŽENÍ JE SPECIFIKOVÁN V ROZPISU POTRUBNÍCH SOUČÁSTÍ
- OZNAČENÍ ULOŽENÍ - PB- PEVNÝ BOD, L- PODPĚRA, Z- ZÁVĚS

REV.	DATUM DATE	PŘEDMĚT REVIZE DESCRIPTION	NAVRHL DESIGNED BY	PŘEZK. CHECKED BY	SCHVÁLIL APPROVED BY
REVIZE REVISION					
VYPRACOVAL Ing. KOVÁŘ	KRESLIL Ing. KOVÁŘ	SCHVÁLIL Ing. ADÁMEK	KONTROLOVAL	cheminvest	
INVESTOR : SEVEROČESKÁ TEPLÁRENSKÁ a.s.					
STAVBA	REKONSTRUKCE TOPNÉHO KANÁLU VS 11, MOST – ÚT A TV			STAVBA : BL.337	
OBSAH VÝKRESU				DRUH DOKUMENTACE	DP
				ČÍSLO ZAKÁZKY	17032
				DATUM	07/2017
				MĚŘÍTKO 1:25	Cv-6
ARCHIVNÍ ČÍSLO				CAD	
NAPOJENÍ BLOKU 337					
1-I-02649					