
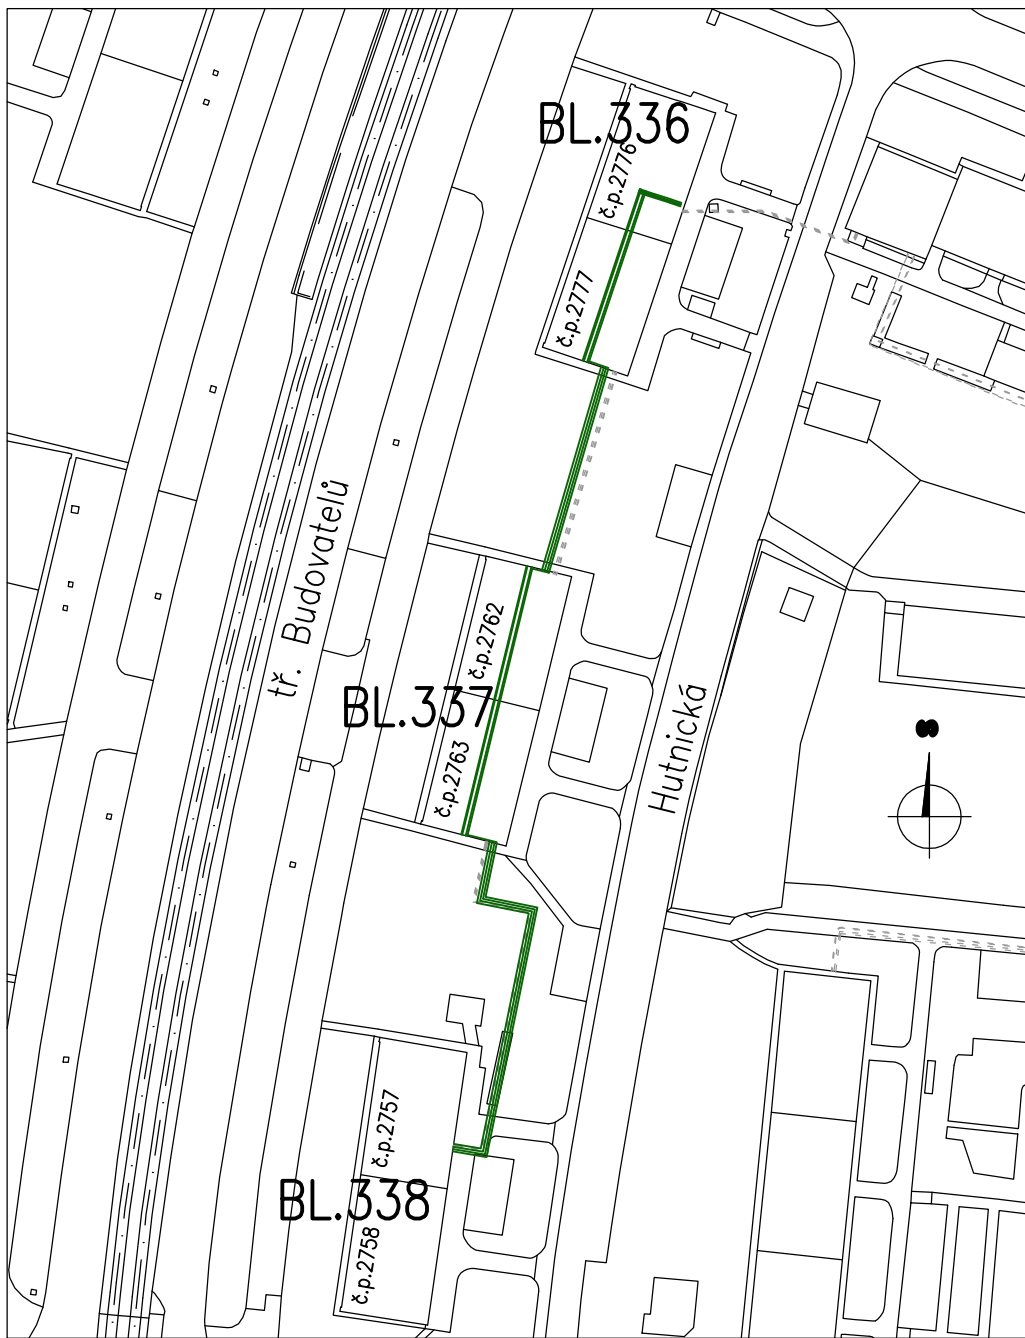
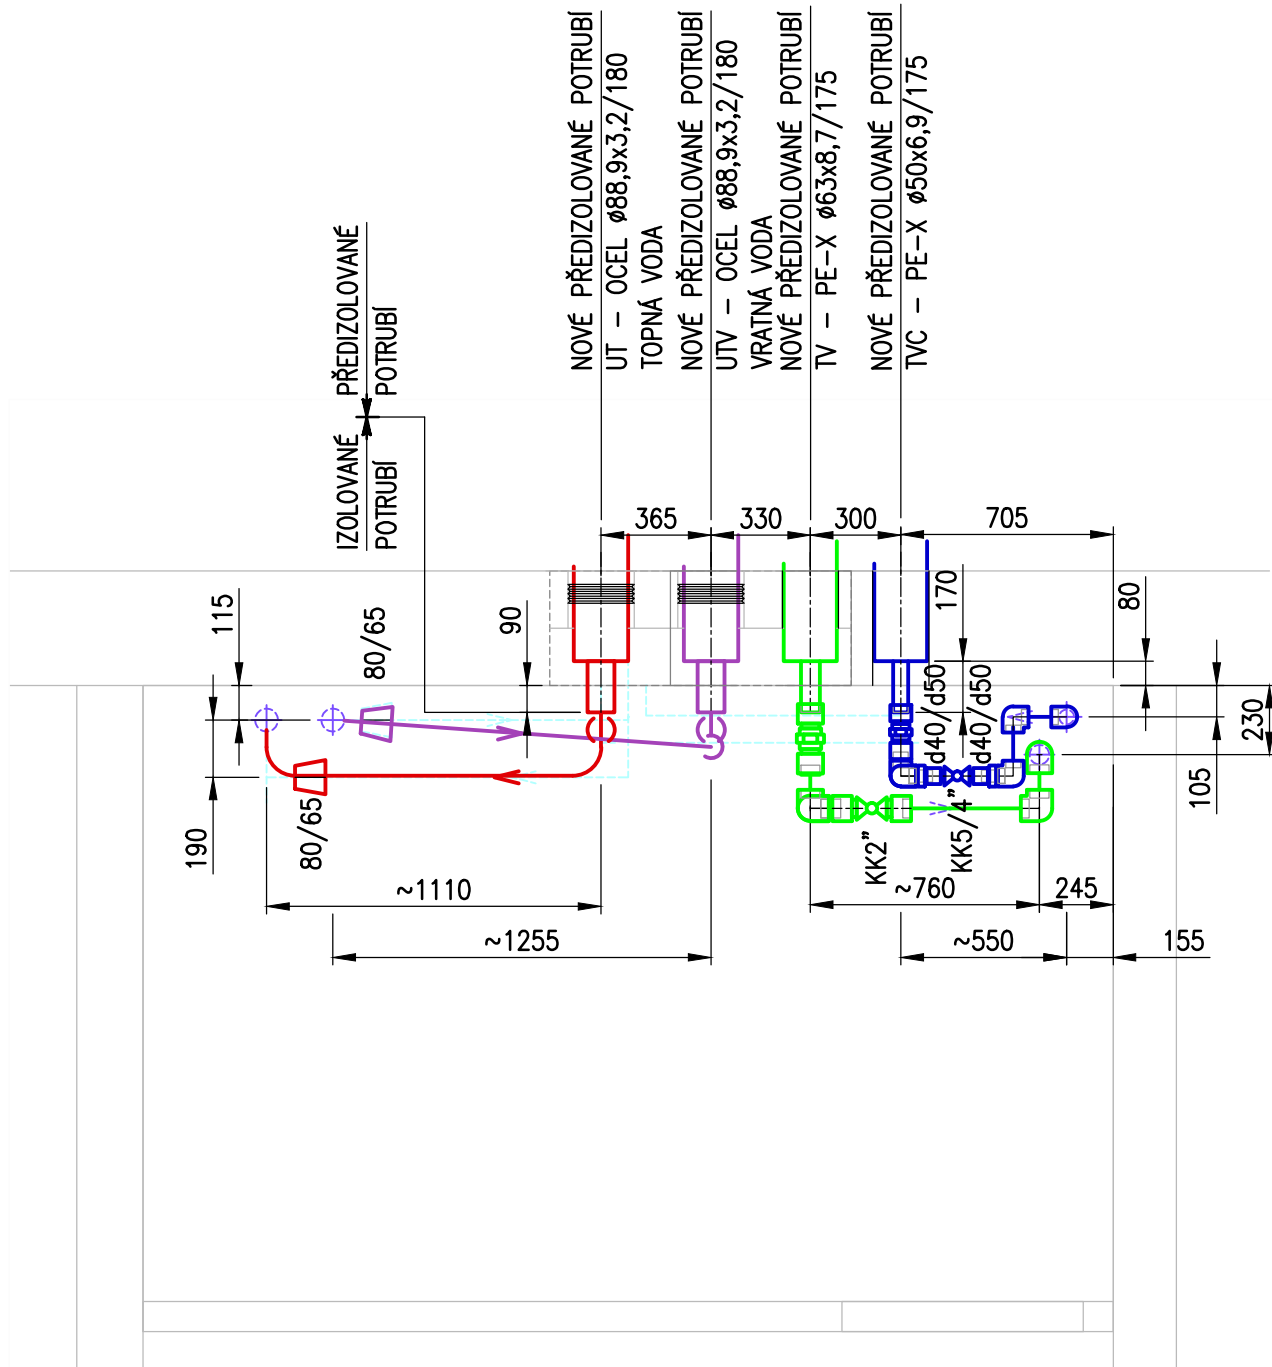


VSTUP DO BL.338
Z VÝCHODU

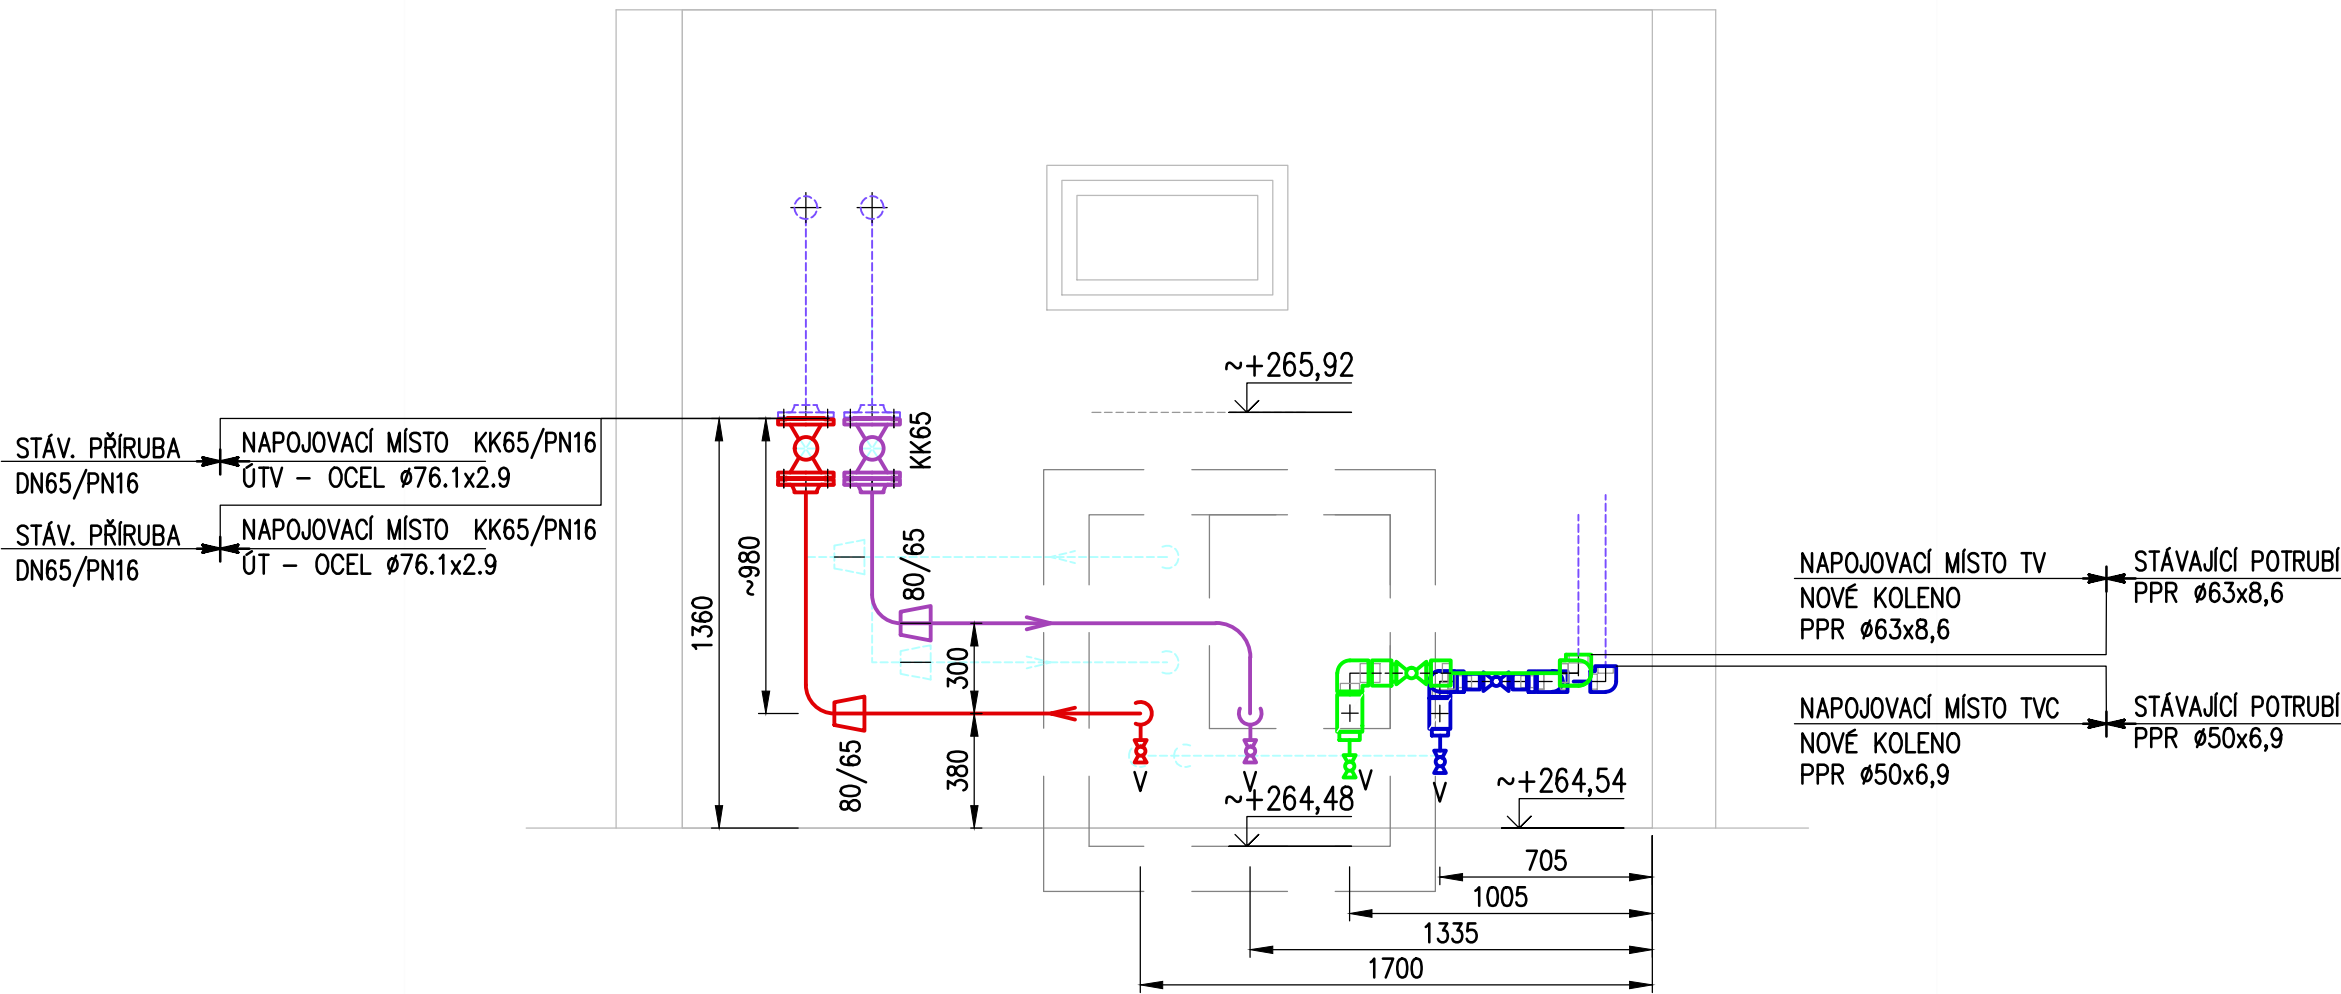

POZNÁMKY:

- NOVÉ POTRUBÍ – ÚT
 - NOVÉ POTRUBÍ – TV
 - STÁVAJÍCÍ POTRUBÍ NAHRAZOVANÉ
 - STÁVAJÍCÍ POTRUBÍ (PŘEKÁŽKY) ZŮSTÁVAJÍCÍ
 - NOVÉ POTRUBÍ – ÚTV (VRATNÁ)
 - NOVÉ POTRUBÍ – TVC (CIRKULACE)
- KÓTY OZNAČENÉ "∼" DOMĚŘIT PŘI MONTÁŽI, "*" ODMĚŘENY NA STAVBĚ
- OZNAČENÍ ARMAUR "KK" KULOVÝ KOHOUT, "VV" VYVAŽOVACÍ VENTIL
- V NEJNIŽŠÍCH MÍSTECH ZHOTOVIT VYPOUŠTĚNÍ "V" DN25, V NEJVYŠŠÍCH ODVZDUŠNĚNÍ "O" DN15, VŽDY PODLE KONKRÉTNÍ SITUACE.
- VE VÝKRESE JSOU ZAKRESLENA JEN NA NEJNUTNĚJŠÍCH MÍSTECH
- MATERIÁL NA JEDNOTLIVÉ POTRUBNÍ ROZVODY A ULOŽENÍ JE SPECIFIKOVÁN V ROZPISU POTRUBNÍCH SOUČÁSTÍ ZPB– ZDÁNlivý PEVNÝ BOD,
- OZNAČENÍ ULOŽENÍ – PB– PEVNÝ BOD, L– PODPĚRA, Z– ZÁVĚS

REV.	DATUM DATE	PŘEDMĚT REVIZE DESCRIPTION	NAVRHL DESIGNED BY	PŘEZK. CHECKED BY	SCHVÁLIL APPROVED BY	
REVIZE REVISION						
VYPRACOVAL	KRESLIL	SCHVÁLIL	KONTRLOVAL	cheminvest		
Ing. KOVÁŘ	Ing. KOVÁŘ	Ing. ADÁMEK				
<i>Kovár</i>	<i>Kovár</i>	<i>Adámek</i>				
INVESTOR : SEVEROČESKÁ TEPLÁRENSKÁ a.s.			STAVBA : BL.338			
STAVBA REKONSTRUKCE TOPNÉHO KANÁLU VS 11, MOST – ÚT A TV				DRUH DOKUMENTACE		DPS
				ČÍSLO ZAKÁZKY		17032
				DATUM		07/2017
				MĚŘÍTKO 1:25		Cv-7
OBSAH VÝKRESU				ARCHIVNÍ ČÍSLO CAD		
NAPOJNÍ BLOKU 338				2-I-03257		