



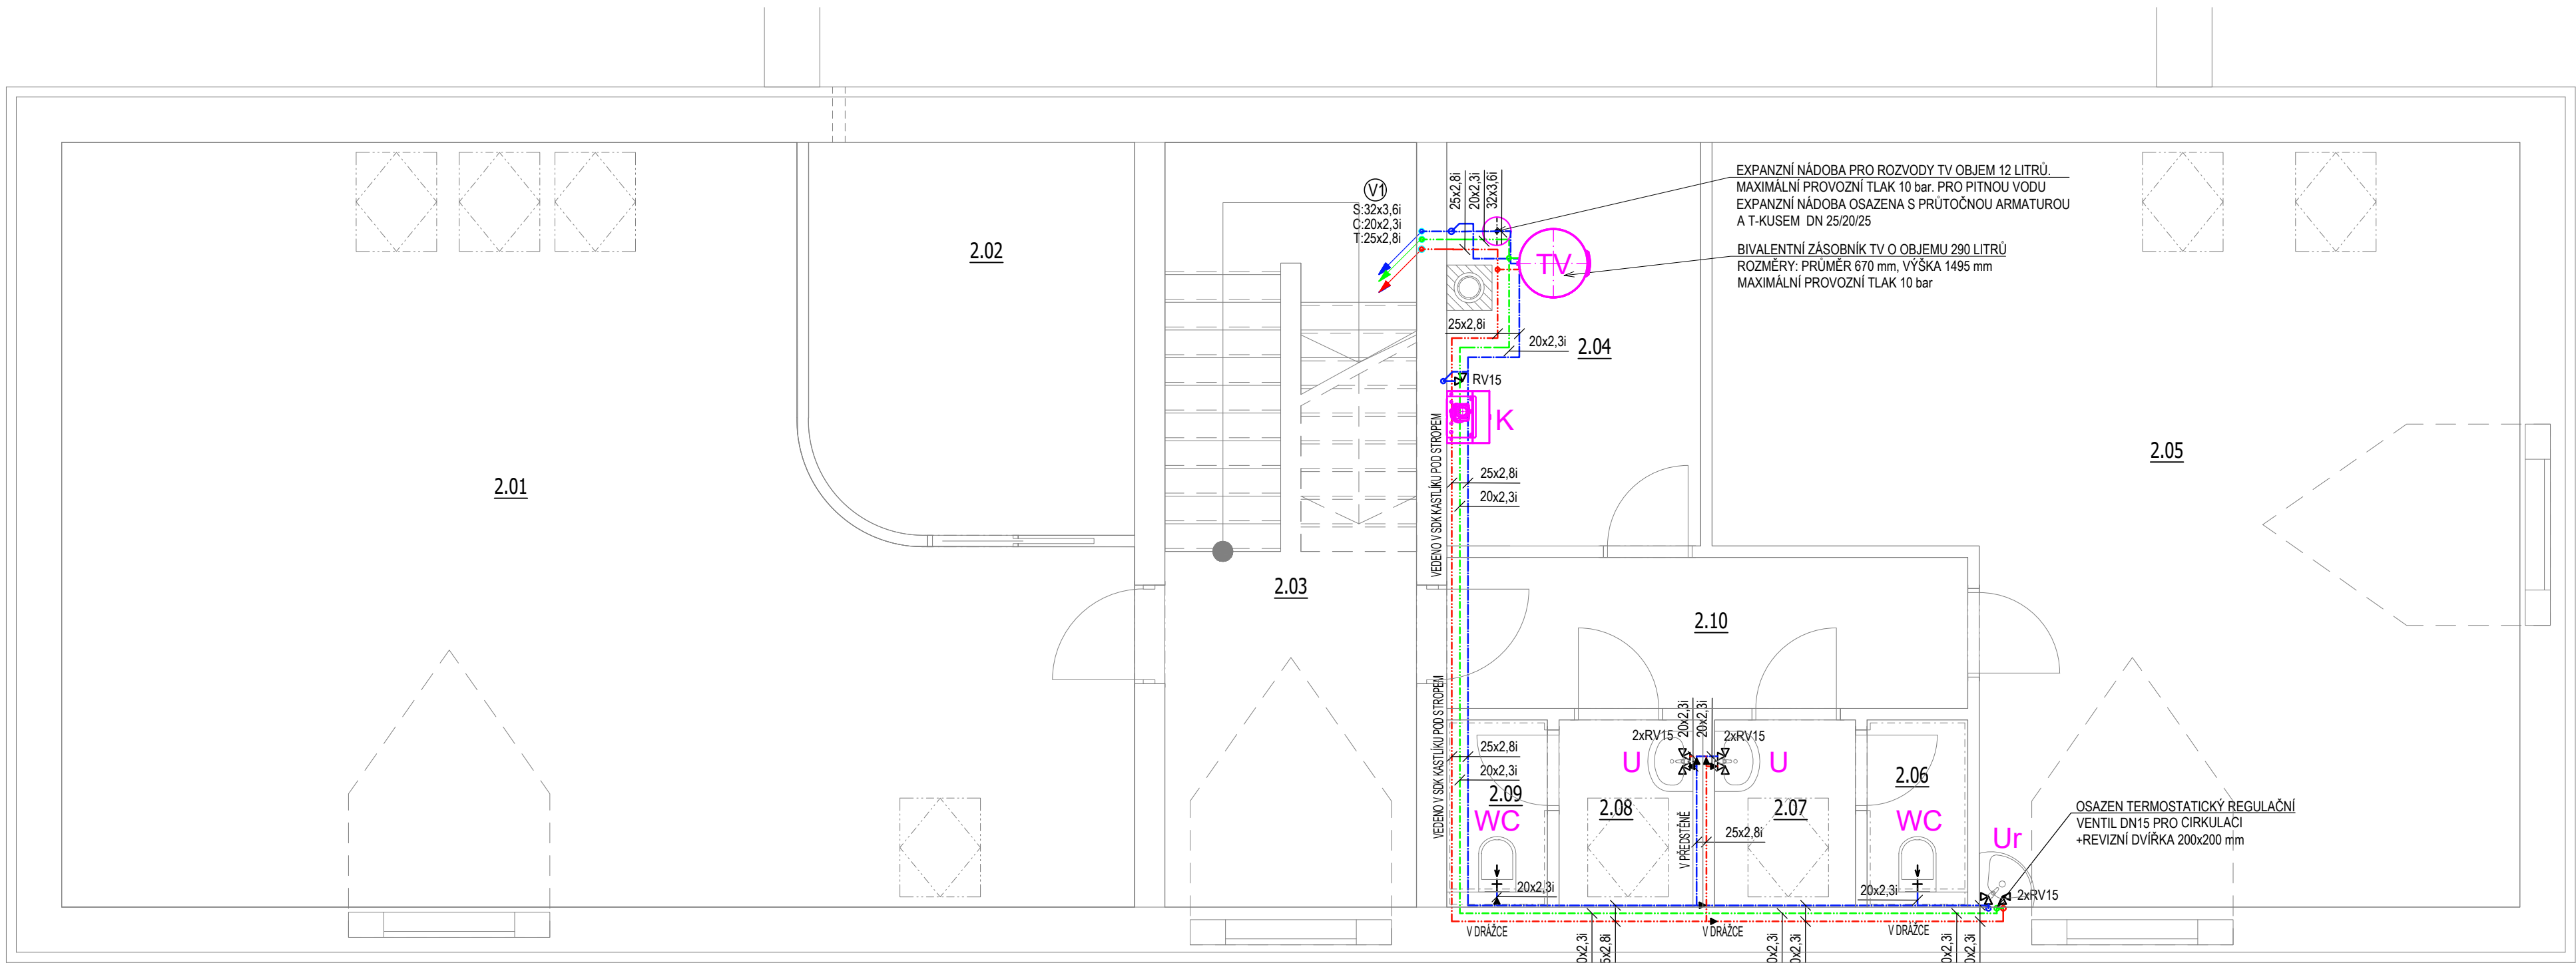

SCHEMA ZAPOJENÍ ZÁSObNÍKU V 1.NP A 2.NP

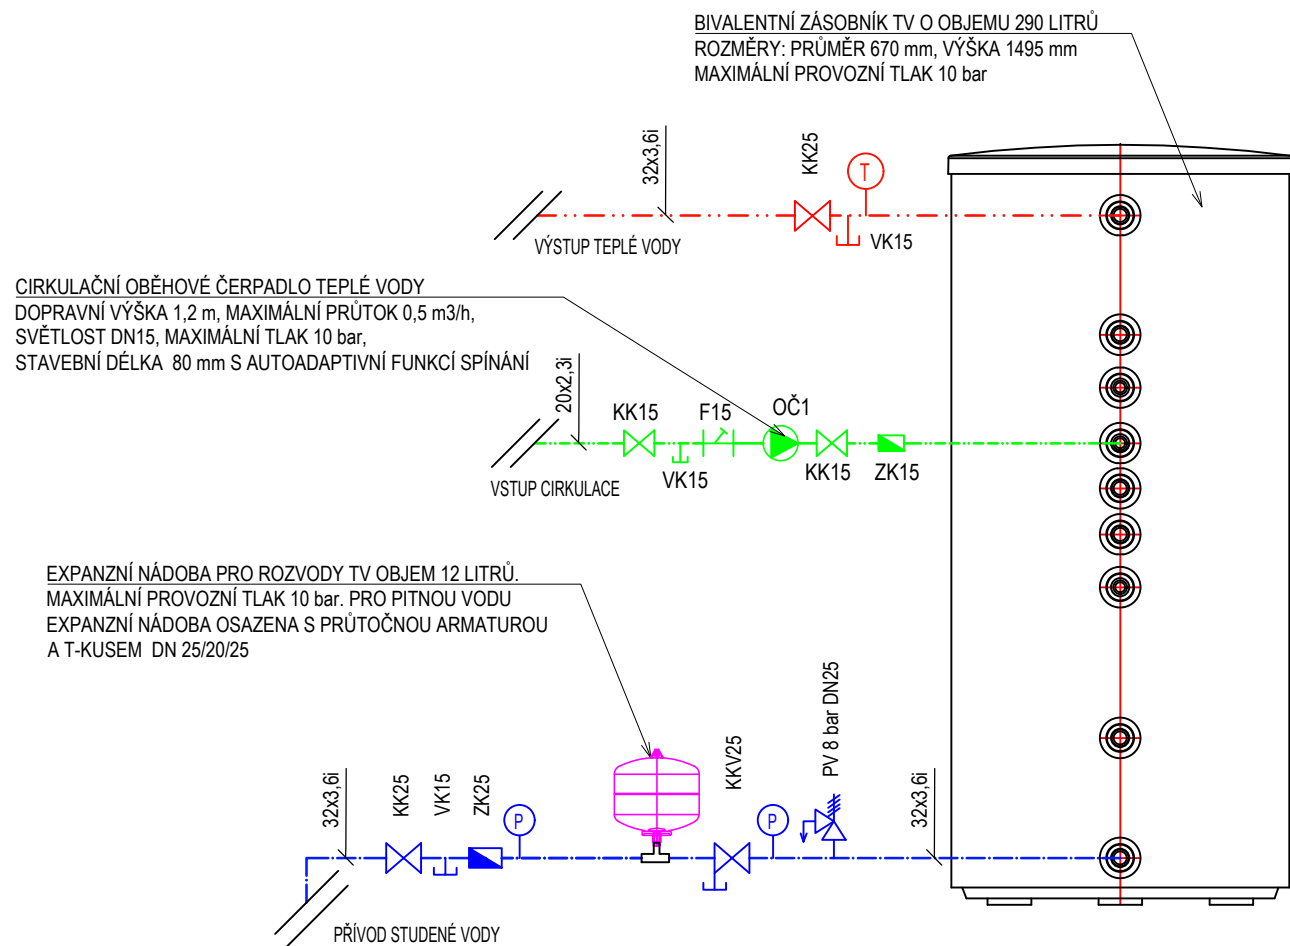

LEGENDA:

- ROZVODY TEPLÉ VODY
- ROZVODY STUĐENÉ VODY
- ROZVODY CÍRKULACE
- U, WC... OZNAČENÍ ZAŘÍZOVACÍCH PŘEDMĚTŮ

LEGENDA ZNAČENÍ:

- WC - KLOZET KERAMICKÝ
- U - UMYVADLO
- V1 - ZNAČENÍ STOUPACÍHO POTRUBÍ VNITŘNÍHO VODOVODU
- REDUKCE POTRUBÍ

TLOUŠŤKY IZOLACÍ POTRUBÍ:

ROZVODY STUĐENÉ VODY BUDOU OPATŘENY VE VŠECH DIMENZÍCH TERMOIZOLAČNÍ IZOLACÍ Z PE II. 13 mm. POTRUBNÍ ROZVODY TEPLÉ VODY BUDE OPATŘENO IZOLAČNÍM POUZDREM S POVRCHOVOU ÚPRAVOU Z HLINÍKOVÉ FÓLIE DLE NÁSLEDUJÍCÍHO:

POTRUBÍ TV - typ PP-RCT, SDR 9, PN22

- potrubí ø32x3,6mm - izolace ø32mm, tl.30mm
- potrubí ø25x2,8mm - izolace ø25mm, tl.20mm
- potrubí ø20x2,3mm - izolace ø20mm, tl.20mm

POZNÁMKY:

- VŠECHNA POTRUBNÍ VEDENÍ VODY JSOU PROVEDENA V MINIMÁLNÍM SPÁDU 0,3% VE SMĚRU K VYPOUŠTĚCÍM ARMATURÁM
- PROSTUPY ROZVODŮ A INSTALACÍ POŽÁRNĚ DĚLÍCI MI KONSTRUKCEMI MUSEJÍ BÝT UTĚSNĚNY POMOCÍ MANŽET, TMELŮ A JINÝCH VÝROBKŮ, JEJICHŽ POŽÁRNÍ ODOLNOST JE URČENA POŽÁRNÍ ODOLNOSTÍ PROSTUPOVANÉ KONSTRUKCE - DLE PBR
- ROZVODY TEPLÉ A STUĐENÉ VODY BUDOU PROVEDENY Z POTRUBÍ PP-RCT, SDR9, PN22
- TEPLOTNÍ DILATACE POTRUBÍ ROZVODŮ TEPLÉ VODY ZACHYCUJE TLOUŠŤKA TEPELNÉ IZOLACE, KTERÉ JE PŘEDEPSÁNA V TABULCE I PŘÍSLUŠNÝCH DIMENZÍ, POKUD NENÍ VE VÝKRESE STANOVENO JINAK.
- POTRUBÍ VODOVODU V SDK ZÁKRYTU POD STROPEM, V DŘÁŽKÁCH STĚNY A V PŘEDSTĚNÁCH

LEGENDA ZAŘÍZOVACÍCH PŘEDMĚTŮ:

- U - UMYVADLO KERAMICKÉ
 - Umyvadlová stojánková baterie
 - 2x RV 1/2"x3/8" - 580 mm nad čistou podlahou
- WC - KLOZET KERAMICKÝ
 - Závěsný klozet vč. podomítkového modulu
 - Výška napojení vody cca 1000 mm nad čistou podlahou
- Ur - UMYVADLO KERAMICKÉ ROHOVÉ
 - Umyvadlová stojánková baterie
 - 2x RV 1/2"x3/8" - 580 mm nad čistou podlahou

Vypracoval: Ing. Petr Hodyc	Autorizace:	
Zodpovědný projektant: Ing. Jan Vostoupal ČKAIT 0007612 autorizovaný inženýr techniky prostředí staveb, specializace technická zařízení		
Název akce: MULTIFUNKČNÍ DŮM - STRAČOV ST. 67, 75/1, 75/3, 76		
Místo stavby: Stračov; parc. č. 67, 75/1, 75/3, 76; k.ú. Stračov [755770]	Stupeň dokumentace: DPS	
Investor: Obec Stračov Stračov 2 503 14 Stračov	Měřítko: 1:50	Formát: A2
Profese: D.1.4.a - ZDRAVOTNĚ TECHNICKÉ INSTALACE	Datum: 02/2021	
Název výkresu: PŮDORYS 2.NP - VODOVOD	Číslo výkresu:	Číslo paré:
D.1.4.a.04		