


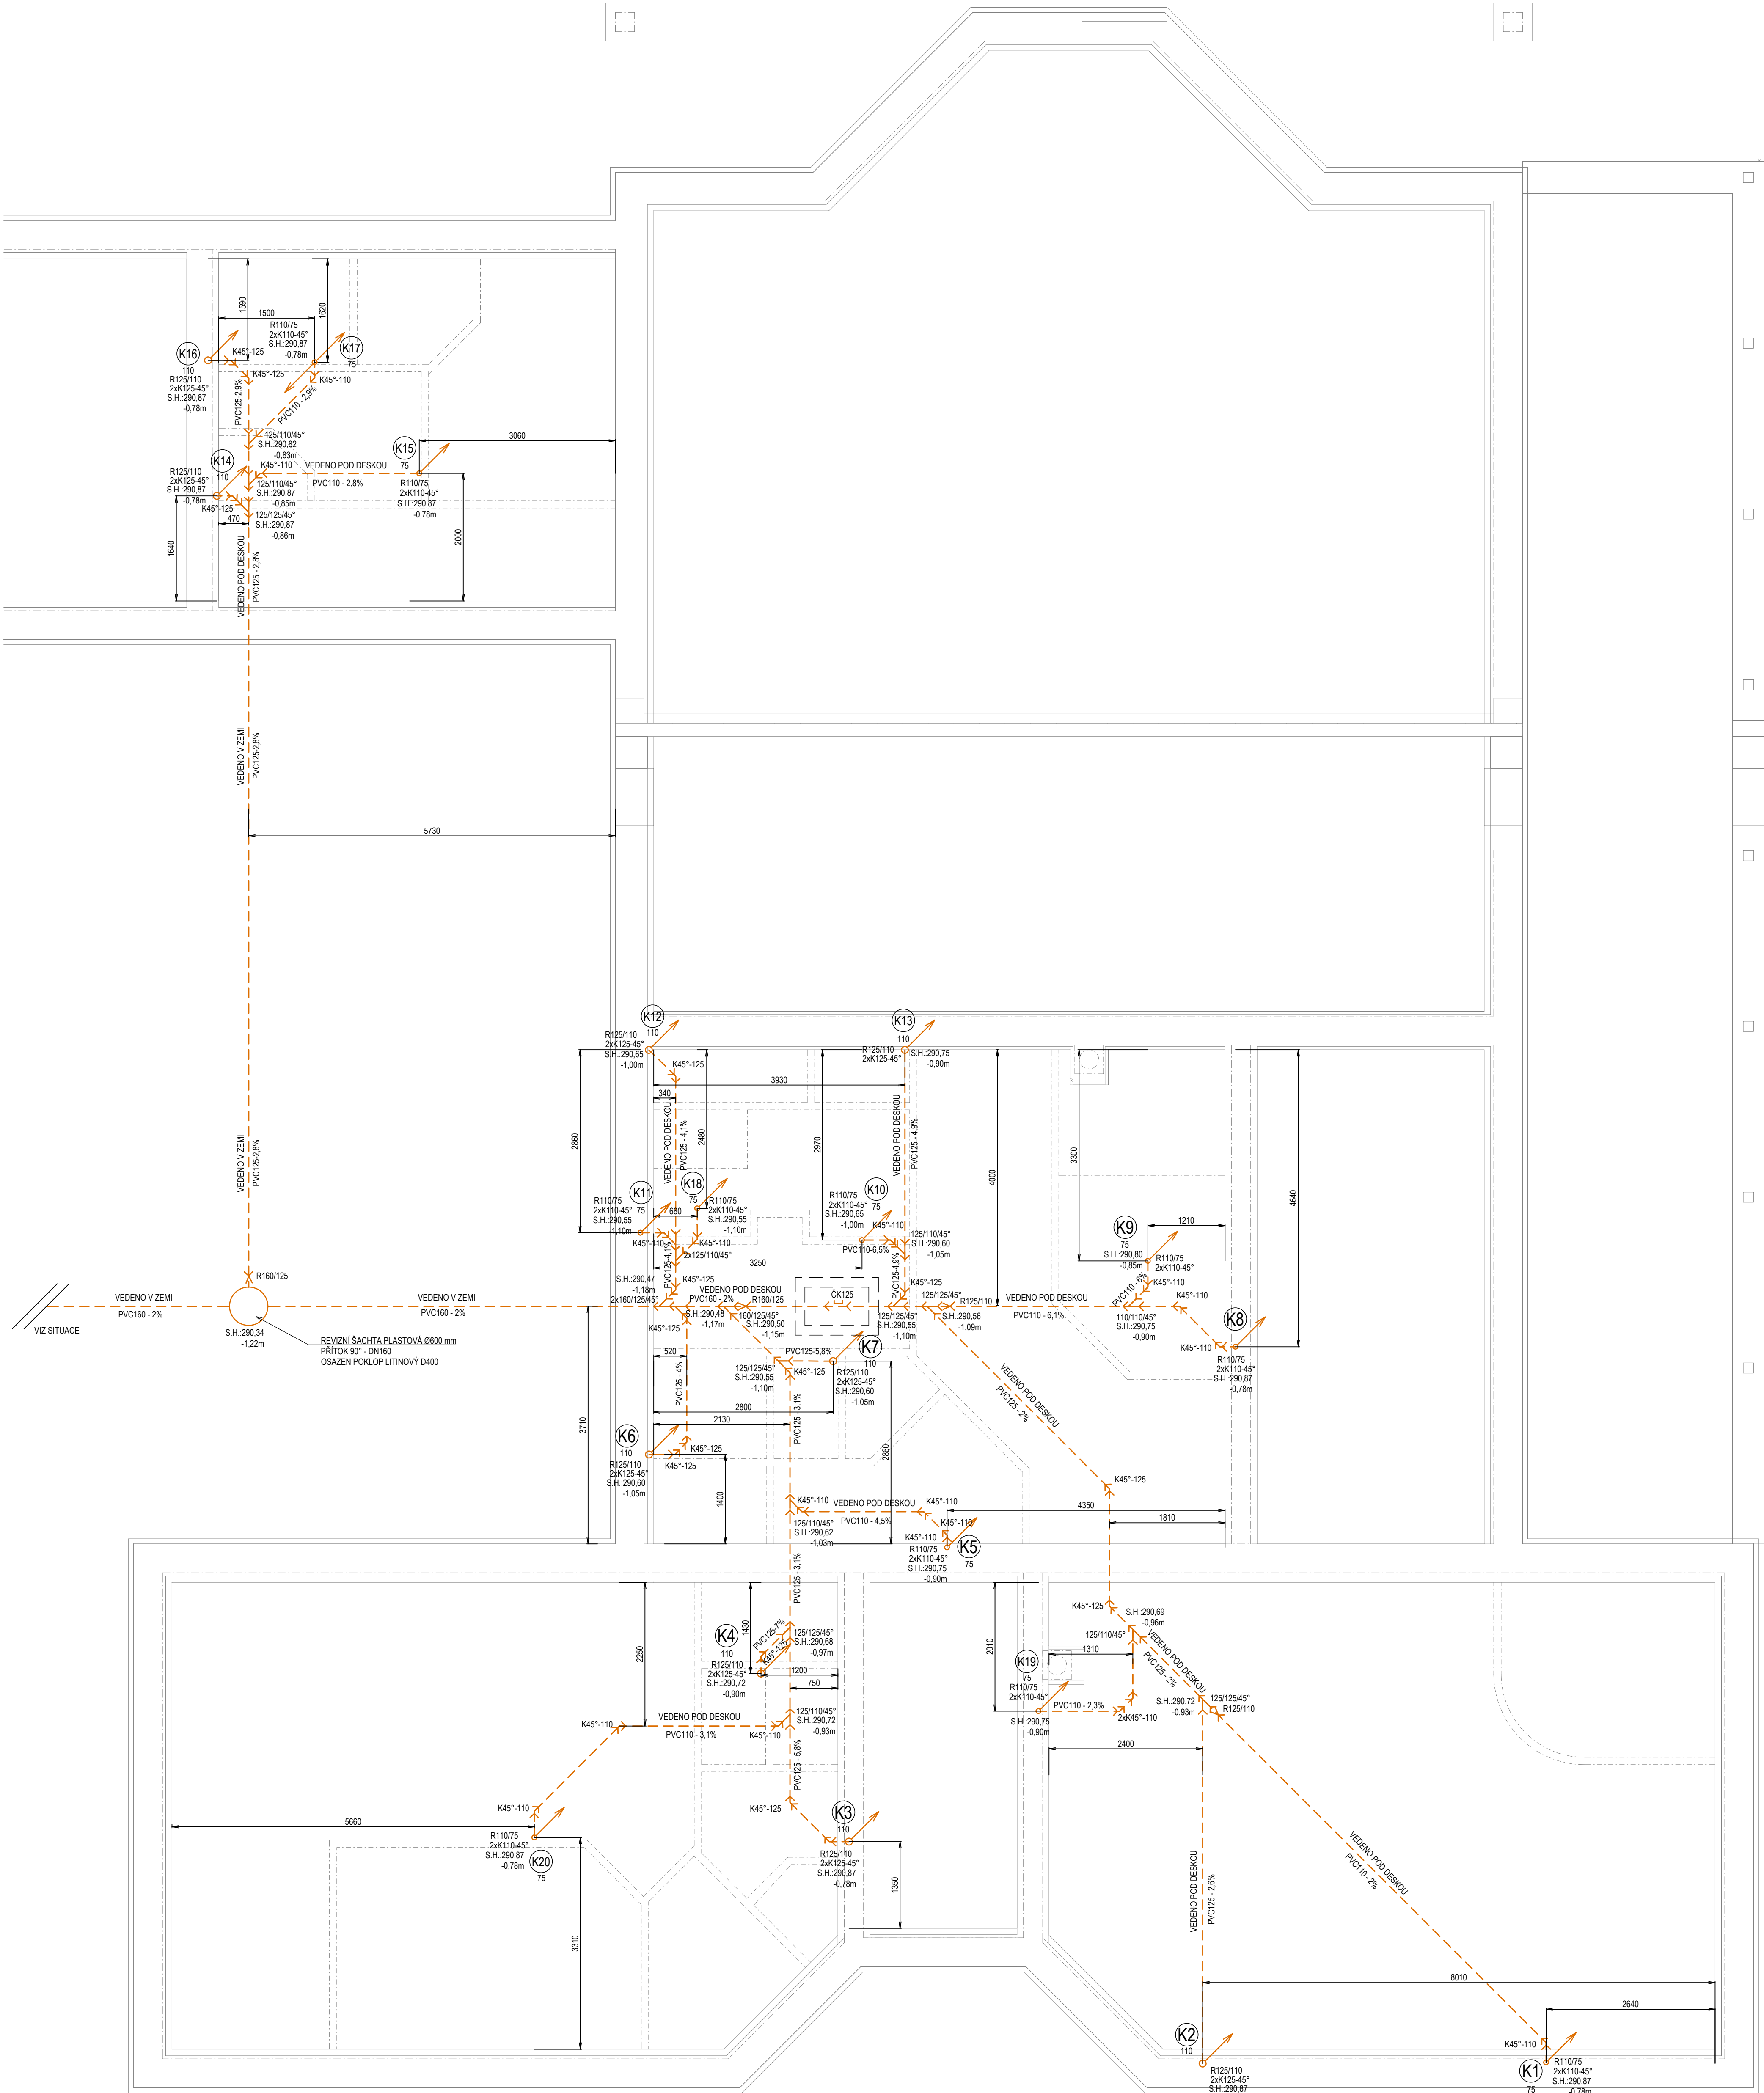

LEGENDA:

- SVODNÉ POTRUBÍ SPLAŠKOVÉ KANALIZACE
- OPADNÁ A PŘÍPOJOVACÍ POTRUBÍ SPLAŠKOVÉ KANALIZACE
- VĚTRACÍ POTRUBÍ VEDENÉ POD STROPEM

U WC...

- UWC... ZNAČENÍ OPADNÍHO POTRUBÍ SPLAŠKOVÉ KANALIZACE
- D1, D2... ZNAČENÍ OPADNÍHO POTRUBÍ DEŠTOVÉ KANALIZACE

LEGENDA ZNAČENÍ:

- WC - KLOZET KERAMICKÝ
- U - UMYVADLO
- D - DŘEZ KUCHYŇSKÝ
- S - SPRCHA
- P - PÍSOÁR
- TV - ELEKTRICKÝ BOJLER
- PV - PODLAHOVÁ VPUST SE ZÁPACHOVOU UZÁVĚRKOU

POZNÁMKY:

- PŘÍPOJOVACÍ A OPADNÍ POTRUBÍ BUDE PROVEDENO Z POTRUBÍ PLASTOVÉHO POLYPROPYLENOVÉHO POTRUBÍ SPOJOVANÉ NÁSUVNÝMI HRDLY S ELASTOMEROVÝM KROUŽKEM
- SVODNÉ POTRUBÍ VEDENÉ V ZEMI BUDE PROVEDENO Z POTRUBÍ PVC SPOJOVANÉ NÁSUVNÝMI HRDLY S ELASTOMEROVÝM KROUŽKEM
- PROSTUPY ROZVODŮ A INSTALACÍ POŽÁRNĚ DĚLÍCÍMI KONSTRUKCEMI MUSÍ BÝT UTEŠNĚNY POMOCÍ MANŽET, TMELŮ A JINÝCH VÝROBKŮ, JEJICHŽ POŽÁRNÍ ODOLNOST JE URČENA POŽÁRNÍ ODOLNOSTÍ PROSTUPOVÁNÉ KONSTRUKCE - DLE PBR

LEGENDA ZAŘÍZOVACÍCH PŘEDMĚTŮ:

- U UMYVADLO
 - Umyvadlová stojátková baterie
 - Silon DN40 - 530 mm nad čistou podlahou
- WC KLOZET
 - Závěsný klozet vč. podomítkového modulu
 - Odpad DN 100, hrana výšky 450 mm nad čistou podlahou
- S SPRCHA S VANÍČKOU A ZAŠTĚNOU
 - Zápachová uzávěrka DN50 umístěna pod vaničkou
- PV PODLAHOVÁ VPUST
 - Podlahová vpusť se zápachovou uzávěrkou
- VL VÝLETKA ZÁVĚSNÁ
 - Následná páková baterie s prodlouženým ramínkem
 - Odpad DN 100, hrana výšky 450 mm nad čistou podlahou
- P PÍSOÁR
 - Se zabudovaným radarovým splachovačem a elektromagnetickým ventilem
 - Nastavení 24V DC
 - Přívod vody zvlá, odpad uprostřed dole 350 mm od čisté podlahy
- D DŘEZ NERZEVÝ
 - Dřezová stojátková baterie
 - Silon DN50 - 550 mm nad čistou podlahou

Vypracoval: Ing. Petr Hodyc	Autorizace:
Zodpovědný projektant: Ing. Jan Vostoupal ČKAIT 0007612 autorizovaný inženýr techniky prostředí staveb, specializace technická zařízení	
Název díla: MULTIFUNKČNÍ DŮM - STRAČOV ST. 67, 75/1, 75/3, 76	
Místo stavby: Stračov, parc. č. 67, 75/1, 75/3, 76; k.ú. Stračov [755770]	Stupeň dokumentace: DPS
Investor: Obec Stračov Stračov 2 503 14 Stračov	Měřítko: 1:50 Formát: A1 Datum: 02/2021
Profese: D.1.4.a - ZDRAVOTNĚ TECHNICKÉ INSTALACE	Číslo výkresu: Číslo par.
Název výkresu: PŮDORYS ZÁKLADY - KANALIZACE	D.1.4.a.05