


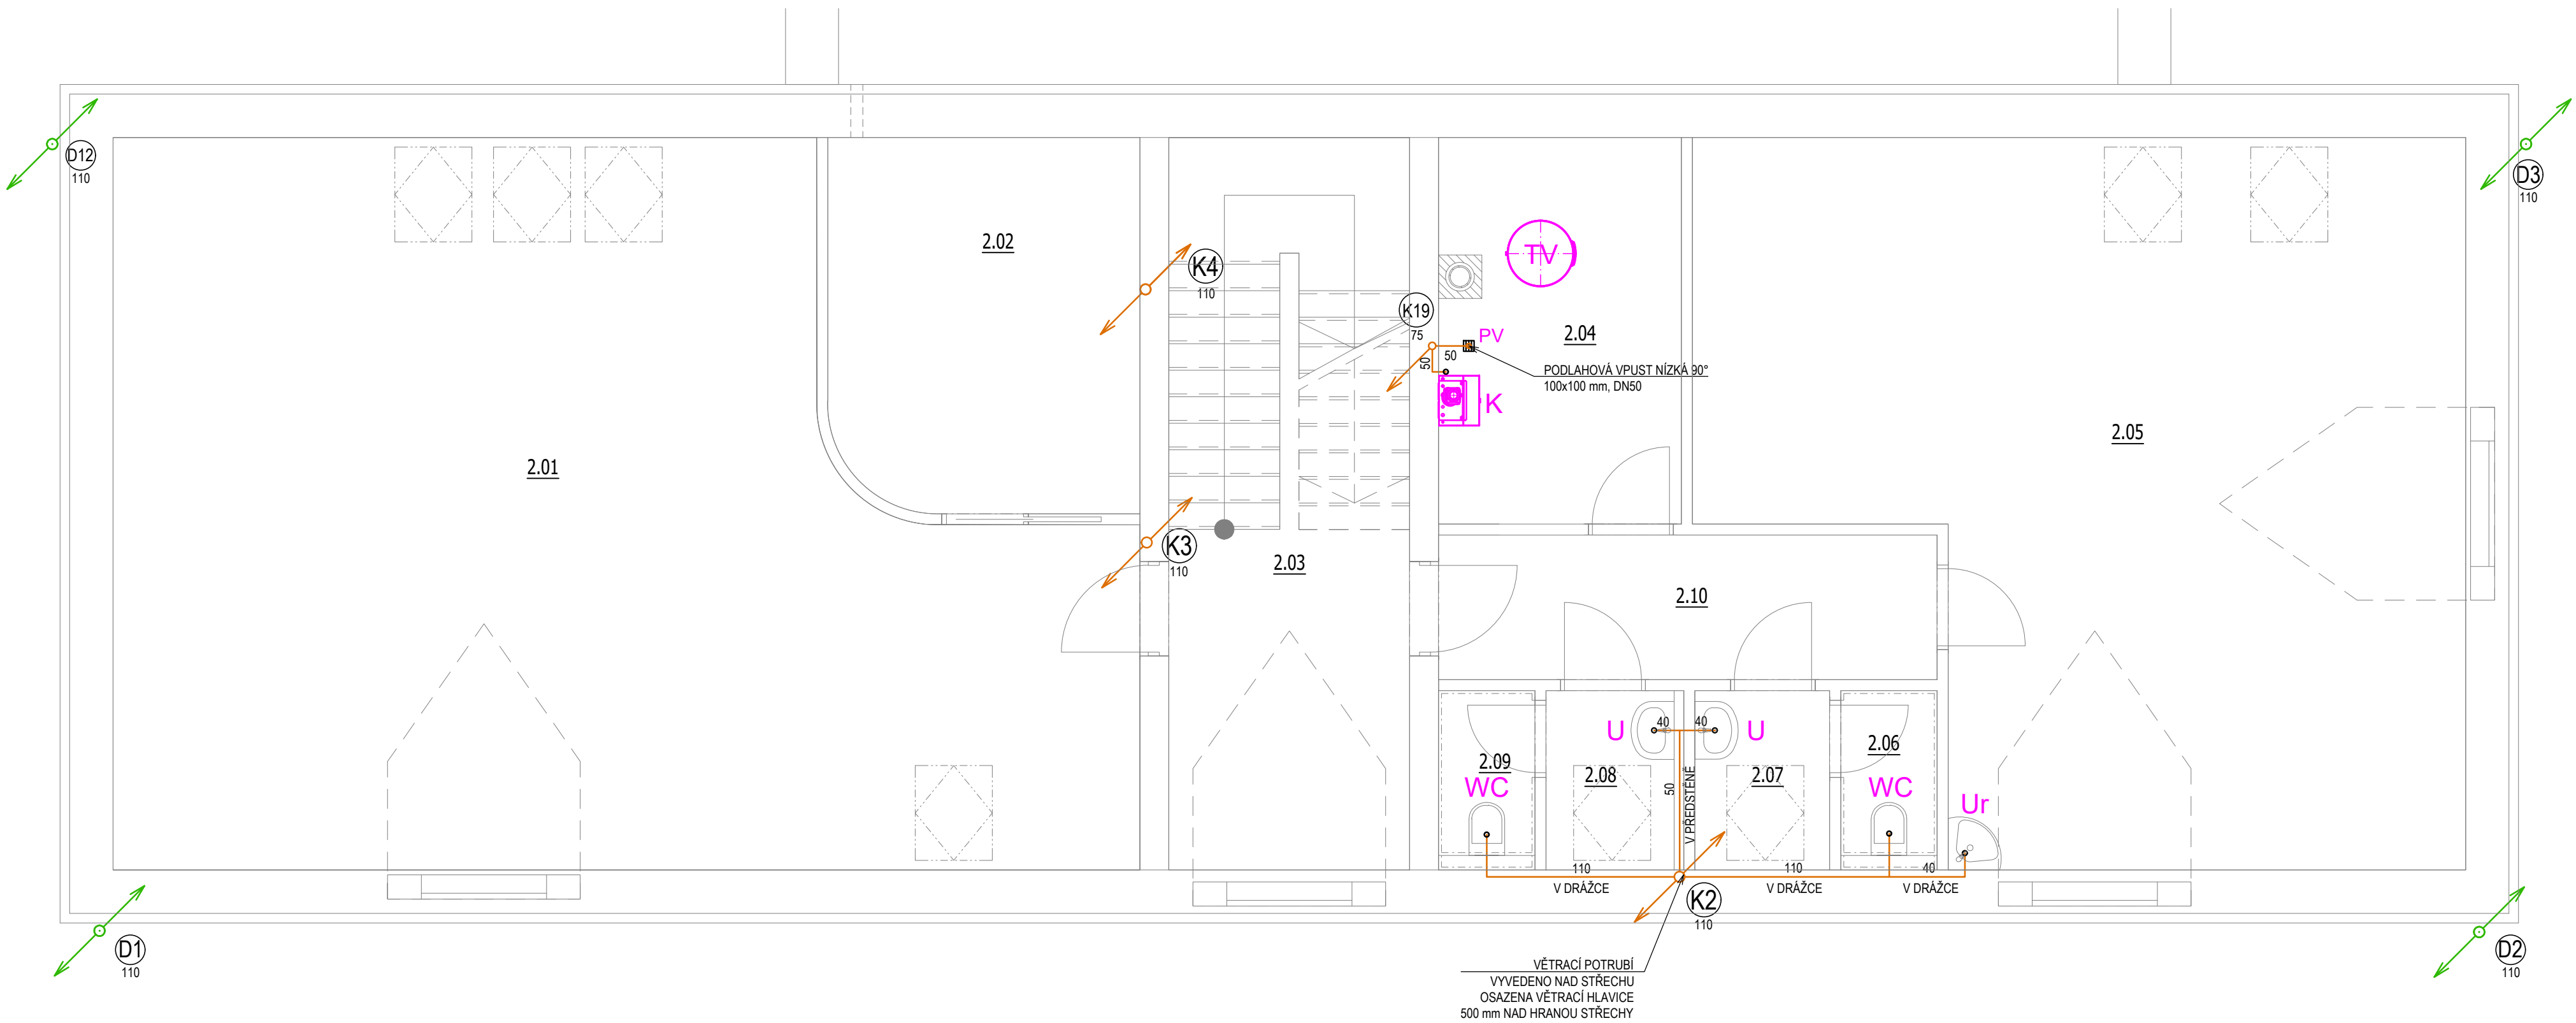

LEGENDA:

- SVODNÉ POTRUBÍ SPLAŠKOVÉ KANALIZACE
--- ODPADNÍ A PŘIPOJOVACÍ POTRUBÍ SPLAŠKOVÉ KANALIZACE
--- VĚTRACÍ POTRUBÍ VEDENÉ POD STROPEM
U, WC... OZNAČENÍ ZAŘÍZOVACÍCH PŘEDMĚTŮ
K1, K2... ZNAČENÍ ODPADNÍHO POTRUBÍ SPLAŠKOVÉ KANALIZACE
D1, D2... ZNAČENÍ ODPADNÍHO POTRUBÍ DEŠŤOVÉ KANALIZACE

LEGENDA ZNAČENÍ:

- WC - KLOZET KERAMICKÝ
U - UMYVADLO
D - DŘEZ KUCHYŇSKÝ
S - SPRCHA
P - PISOÁR
TV - ELEKTRICKÝ BOJLER
PV - PODLAHOVÁ VPUST SE ZÁPACHOVOU UZÁVĚRKOU

POZNÁMKY:

- PŘIPOJOVACÍ A ODPADNÍ POTRUBÍ BUDE PROVEDENO Z POTRUBÍ PLASTOVÉHO POLYPROPYLENOVÉHO POTRUBÍ SPOJOVANÉ NÁSUVNÝMI HRDLY S ELASTOMEROVÝM KROUŽKEM
- SVODNÉ POTRUBÍ VEDENÉ V ZEMI BUDE PROVEDENO Z POTRUBÍ PVC SPOJOVANÉ NÁSUVNÝMI HRDLY S ELSTOMEROVÝM KROUŽKEM
- PROSTUPY ROZVODŮ A INSTALACÍ POŽÁRNĚ DĚLÍCIMI KONSTRUKCEMI MUSEJÍ BÝT UTĚSNĚNY POMOCÍ MANŽET, TMELŮ A JINÝCH VÝROBKŮ, JEJICHŽ POŽÁRNÍ ODOLNOST JE URČENA POŽÁRNÍ ODOLNOSTÍ PROSTUPOVANÉ KONSTRUKCE - DLE PBR

Vypracoval: Ing. Petr Hodyc	Autorizace:	
Zodpovědný projektant: Ing. Jan Vostoupal ČKAIT 0007612 autorizovaný inženýr techniky prostředí staveb, specializace technická zařízení		
Název akce: MULTIFUNKČNÍ DŮM - STRAČOV ST. 67, 75/1, 75/3, 76		
Místo stavby: Stračov; parc. č. 67, 75/1, 75/3, 76; k.ú. Stračov [755770]	Stupeň dokumentace: DPS	
Investor: Obec Stračov Stračov 2 503 14 Stračov	Měřítko: 1:50 Formát: A2 Datum: 02/2021	
Profese: D.1.4.a - ZDRAVOTNĚ TECHNICKÉ INSTALACE	Číslo výkresu:	Číslo paré:
Název výkresu: PŮDORYS 2.NP - KANALIZACE	D.1.4.a.07	