



VÝKRES ČOV

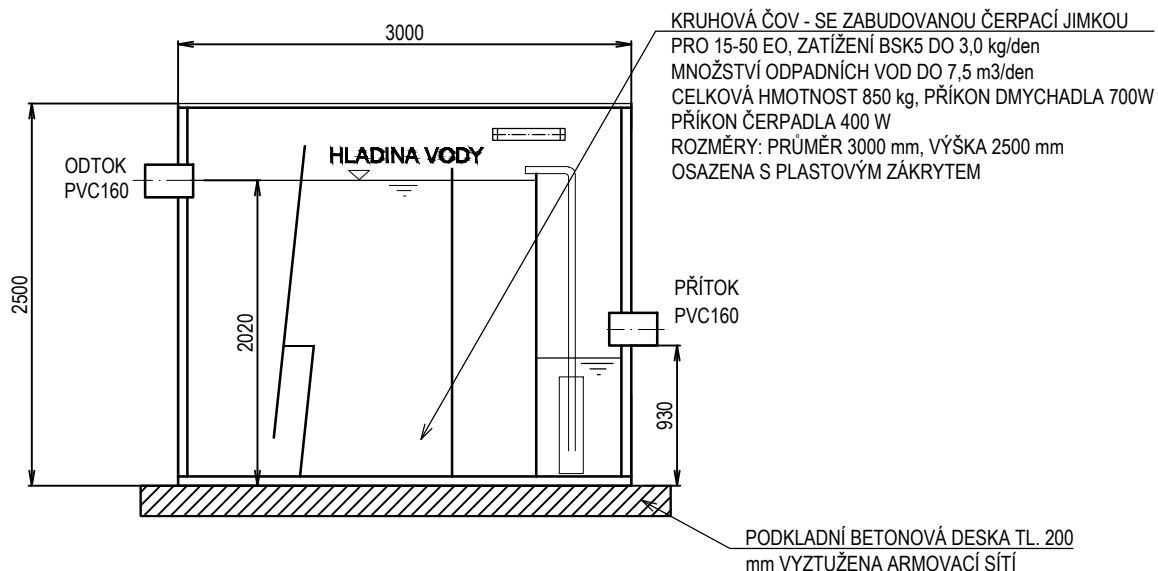

PŮDORYSNÝ ŘEZ

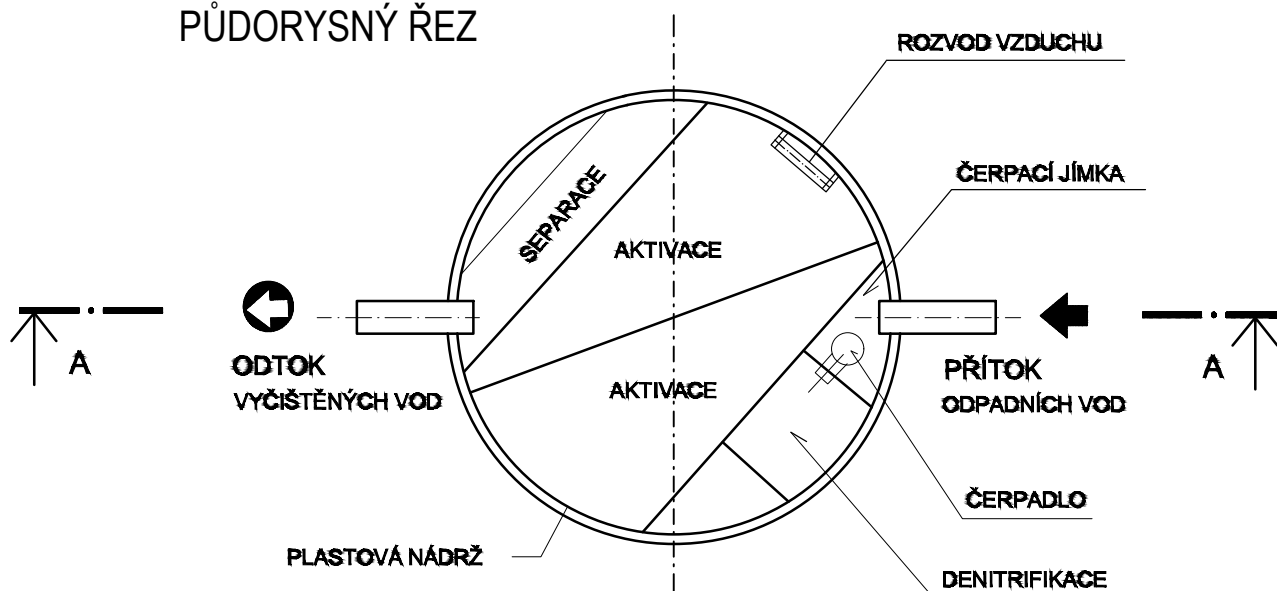

Vypracoval: Ing. Petr Hodyc Zodpovědný projektant: Ing. Jan Vostoupal ČKA/IT 0007612 autorizovaný inženýr techniky prostředí staveb, specializace technická zařízení		Autorizace:	
Název akce: MULTIFUNKČNÍ DŮM - STRAČOV ST. 67, 75/1, 75/3, 76		Stupeň dokumentace: DPS	
Místo stavby: Stračov st. 67, 75/1, 75/3, 76		Měřítko: 1:50 Formát: A4 Datum: 02/2021	
Investor: Obec Stračov		Číslo výkresu: D.1.4.1.13	
Profese: D.1.4.1. - ZDRAVOTNĚ TECHNICKÉ INSTALACE		Číslo paré:	
Název výkresu: VÝKRES ČOV		D.1.4.1.13	