


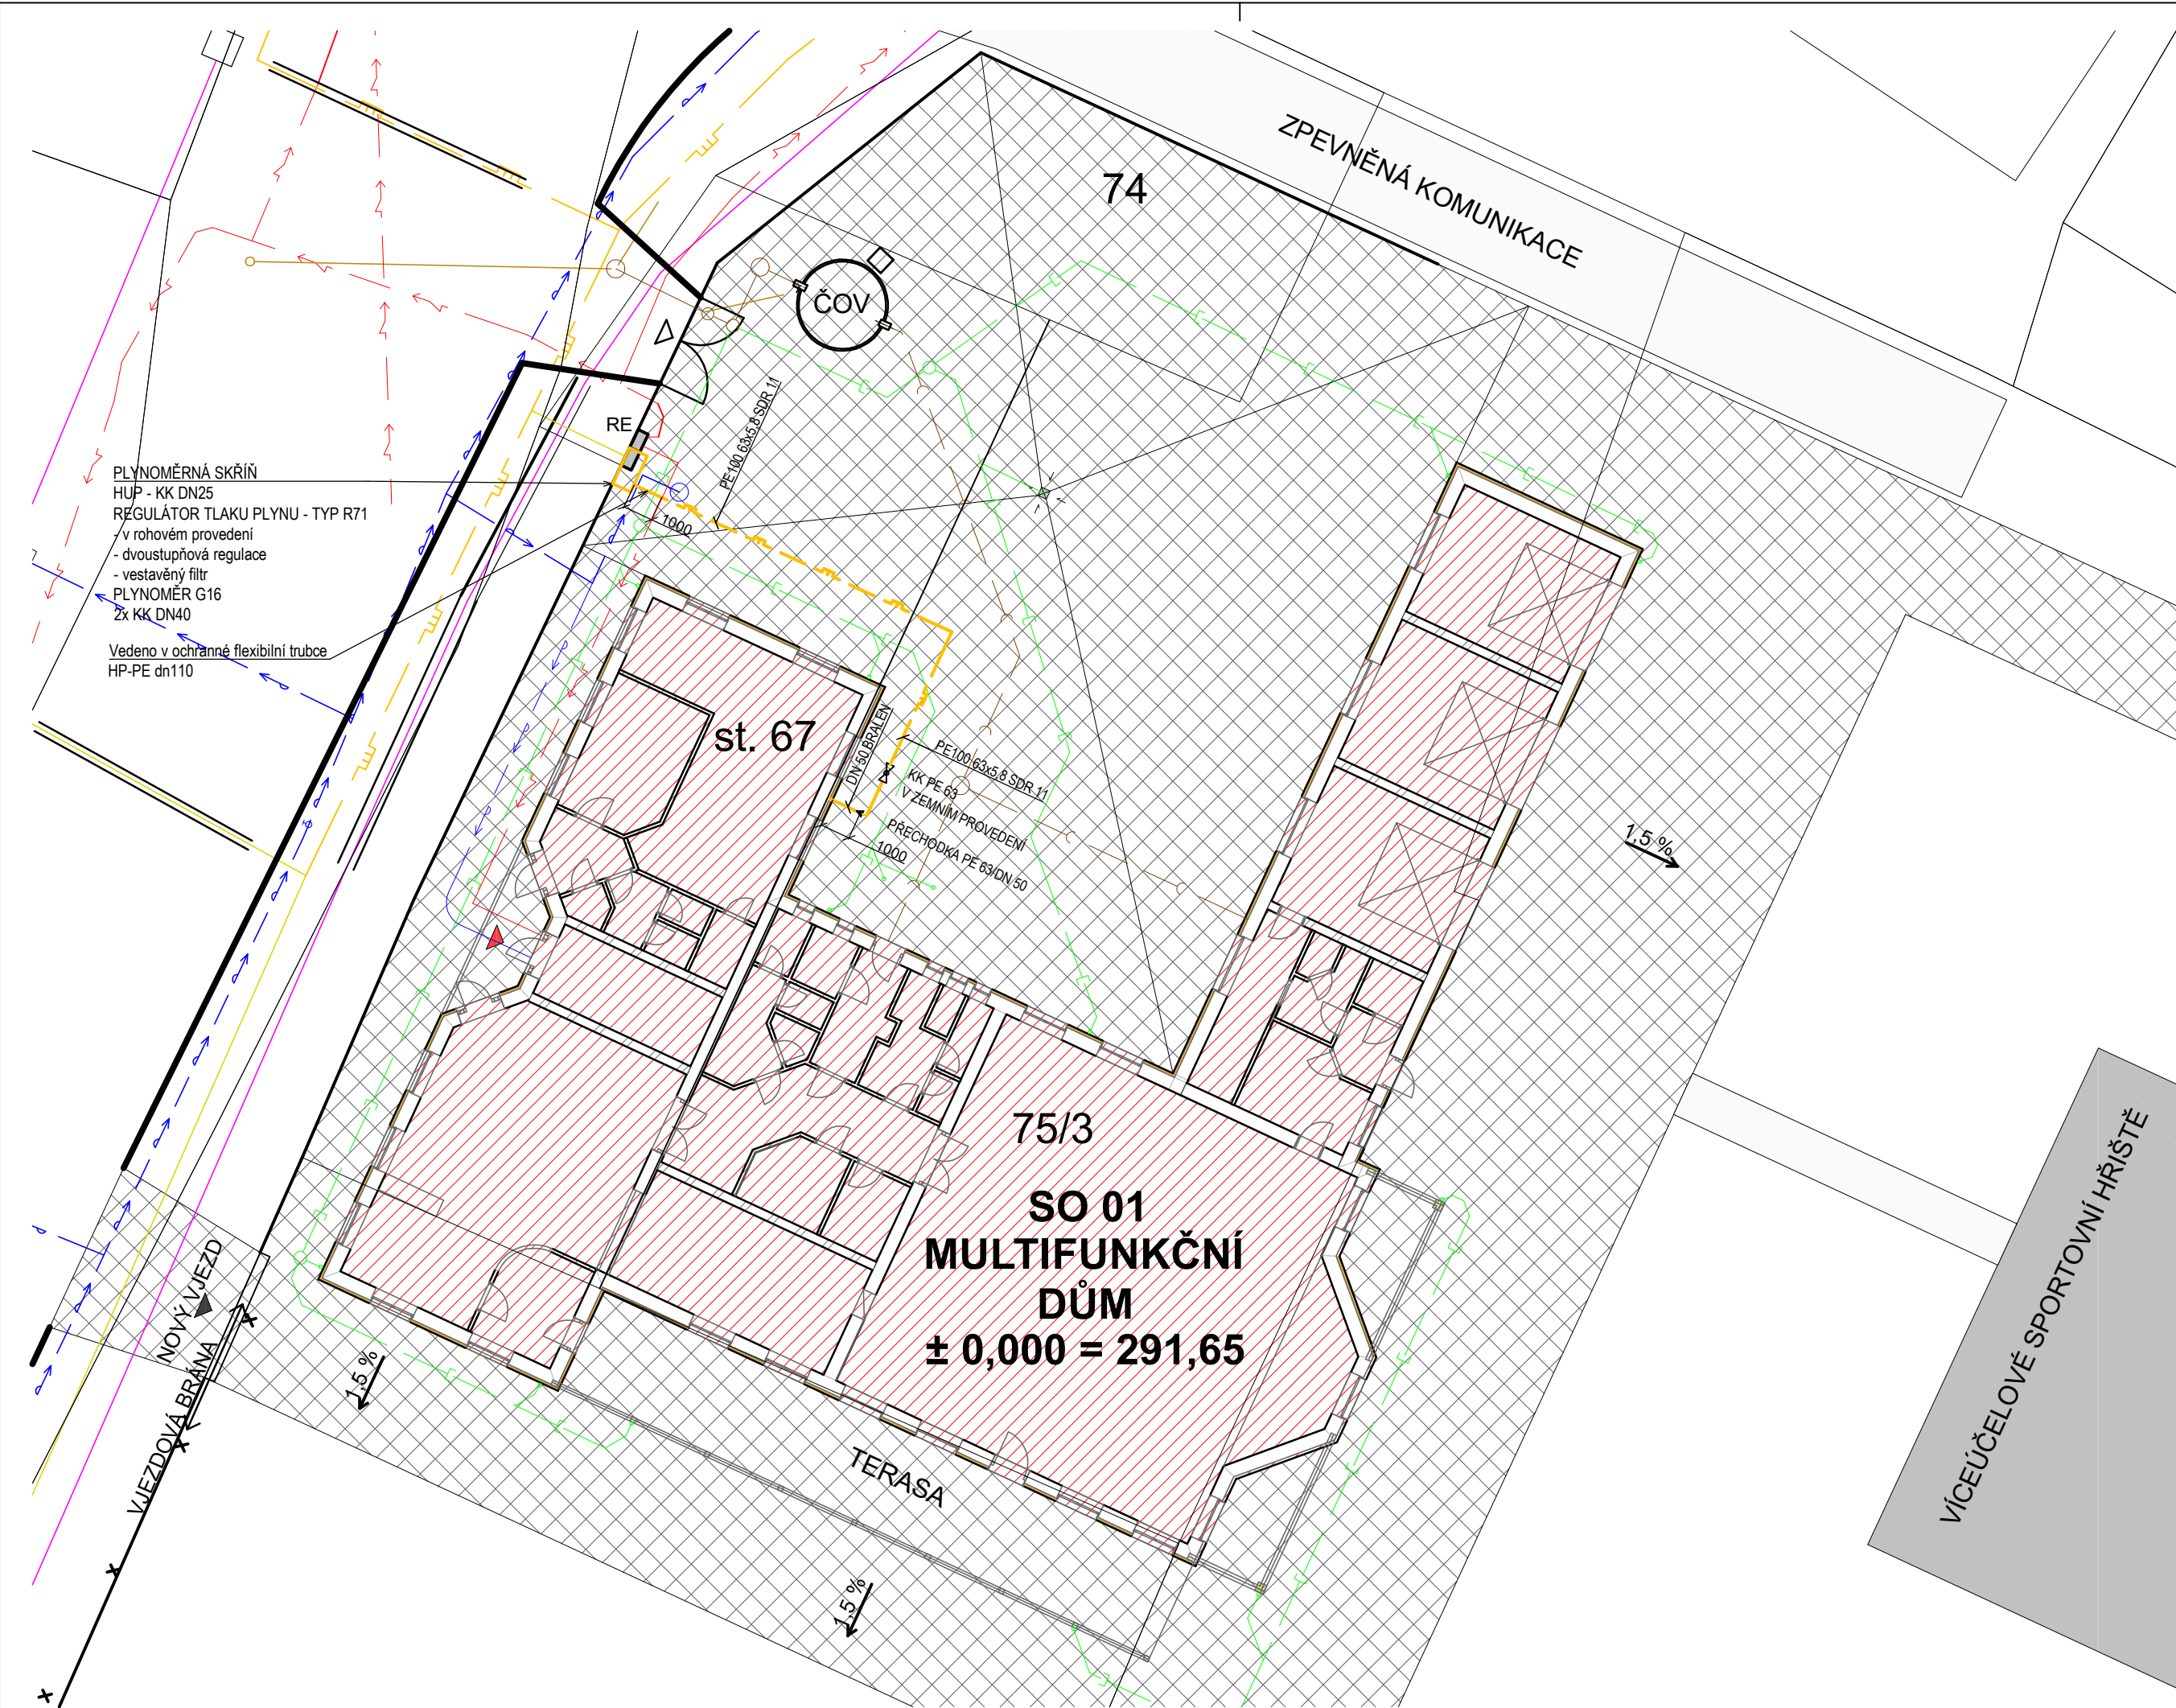

LEGENDA:

- STL PLYNOVOD STÁVAJÍCÍ
- NOVÁ STL PLYNOVODNÍ PŘÍPOJKA
- VENKOVNÍ ROZVODY PLYNU NTL

POZNÁMKY:

- AREÁLOVÝ ROZVOD NTL PLYNOVODU BUDE ZHOTOVEN Z TRUBEK OPLÁŠTĚNÝCH PE dn 63 SDR 11 A BUDE VEDEN OD PLYNOMĚRNÉ SKŘÍŇE AŽ K OBJEKTU, KDE BUDE 1 m PŘED OBJEKTEM PŘEDEN NA POTRUBÍ OCELOVÉ DN50 TYP BRALEN
- KRYTÝ PLYNOVODU BUDE min. 0,8 OD NOVÉHO POVRCHU
- PRO ZJIŠTĚNÍ PLYNOVODU PE V ZEMI SE NA POTRUBÍ VŽDY PO 2 m PŘIPEVNÍ SIGNALIZAČNÍ VODIČ S IZOLACÍ CYY DO ZEMĚ, KTERÝ BUDE VYVEDEN DO PLYNOMĚRNÉ SKŘÍŇE V PILÍRKU V OPLOCENÍ.
- ZÁKRES PODZEMNÍCH A NADZEMNÍCH VEDENÍ INŽ. SÍTÍ JE POUZE INFORMATIVNÍ. PŘED ZAHÁJENÍM STAVBY STAVEBNÍK ZAJISTÍ VYTÝČENÍ INŽ. SÍTÍ V PROSTORU DOTČENÉM STAVBOU NTL AREÁLOVÉHO ROZVODU.

Výpracoval: Ing. Ondřej Pavelka		Autorizace:	
Zodpovědný projektant: Ing. Jan Vostoupal ČKAIT 0007612 autorizovaný inženýr techniky prostředí staveb, specializace technická zařízení			
Název akce: MULTIFUNKČNÍ DŮM - STRAČOV ST. 67, 75/1, 75/3, 76			
Místo stavby: Stračov; parc. č. 67, 75/1, 75/3, 76; k.ú. Stračov [755770]		Stupeň dokumentace: DPS	
Investor: Obec Stračov Stračov 2 503 14 Stračov		Měřítko: 1:200 Formát: 297x630 Datum: 02/2021	
Profese: D.1.4.e - ODBĚRNÁ PLYNOVÁ ZAŘÍZENÍ		Číslo výkresu: D.1.4.e.02	Číslo paré:
Název výkresu: SITUACE			