




POHLED ČELNÍ

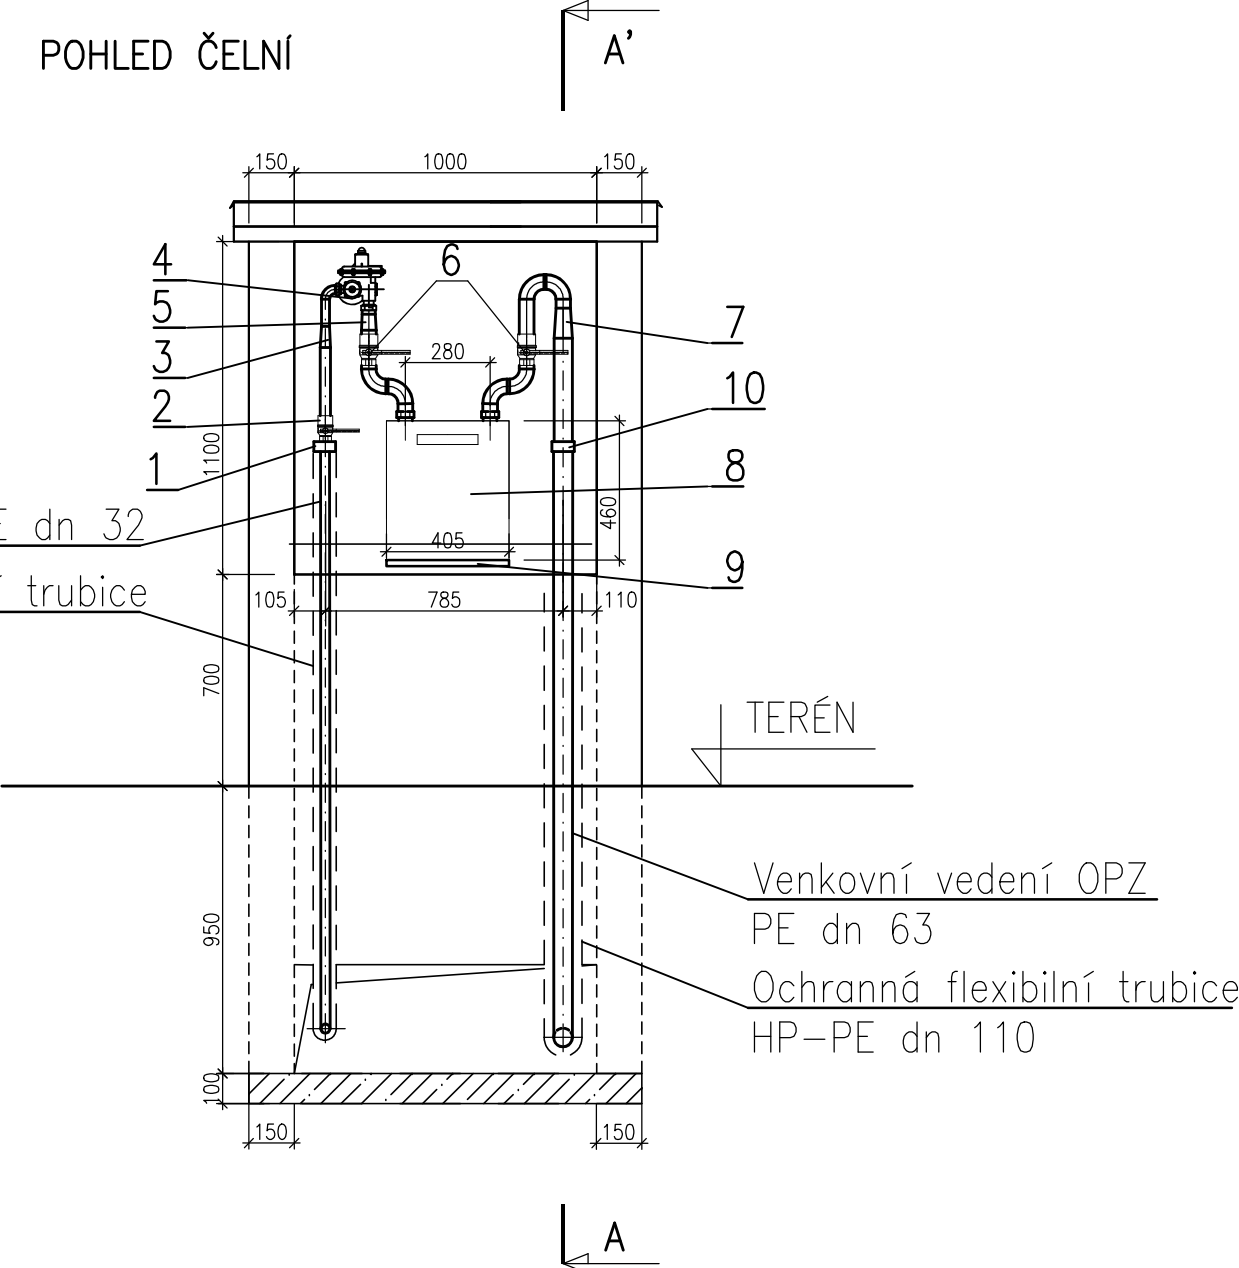

ŘEZ A-A'

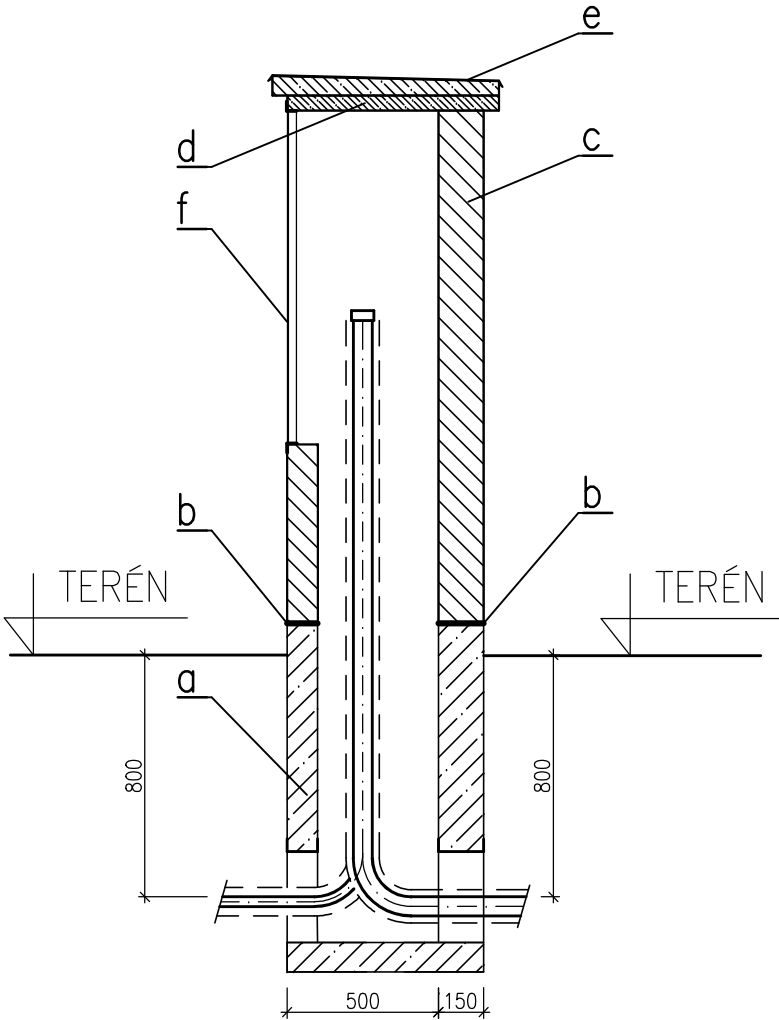

PŮDORYS

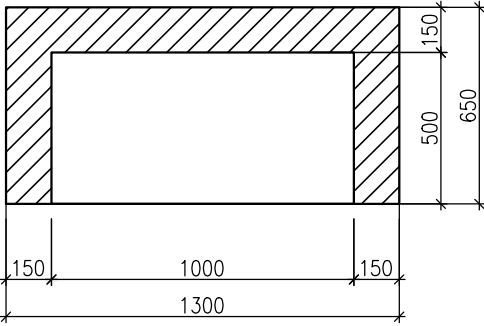

LEGENDA

- 1) PŘECHODKA PE 32/ DN 25
 - 2) HUP – KK DN 25
 - 3) REDUKCE DN 25/20
 - 4) REGULÁTOR TL.PLYNU TYP R71
 - 5) REDUKCE DN 32/40
 - 6) KULOVÝ KOHOUT DN 40
 - 7) REDUKCE DN 40/50
 - 8) PLYNOMĚR G16
 - 9) PEVNÁ PODLOŽKA
 - 10) PŘECHODKA DN 50/ PE 63
- a) podezdívka z betonu
 - b) izolace proti zemní vlhkosti
 - c) zdivo z cihel vápenopískových na MC
 - d) betonová deska s vložnou KARI sítí
 - e) oplechování pozink. 0,7 mm
 - f) dvířka ocel. dvoukřídlá 1000x1100 mm do ocel. rámu
 - s viditelným nápisem HUP
 - s větracími otvory
 - otevíratelná čtyřhranným klíčem

Vypracoval: Ing. Ondřej Pavelka		Autorizace:	
Zodpovědný projektant: Ing. Jan Vostoupal ČKAIT 0007612 autorizovaný inženýr techniky prostředí staveb, specializace technická zařízení			
Název akce: MULTIFUNKČNÍ DŮM - STRAČOV ST. 67, 75/1, 75/3, 76		Stupeň dokumentace: DPS	
Místo stavby: Stračov; parc. č. 67, 75/1, 75/3, 76; k.ú. Stračov [755770]			
Investor: Obec Stračov Stračov 2 503 14 Stračov		Měřítko: 1:25 Formát: 297x420 Datum: 02/2021	
Profese: D.1.4.e - ODBĚRNÁ PLYNOVÁ ZAŘÍZENÍ		Číslo výkresu: D.1.4.e.06	Číslo paré:
Název výkresu: PLYNOMĚR V OPLOCENÍ			