


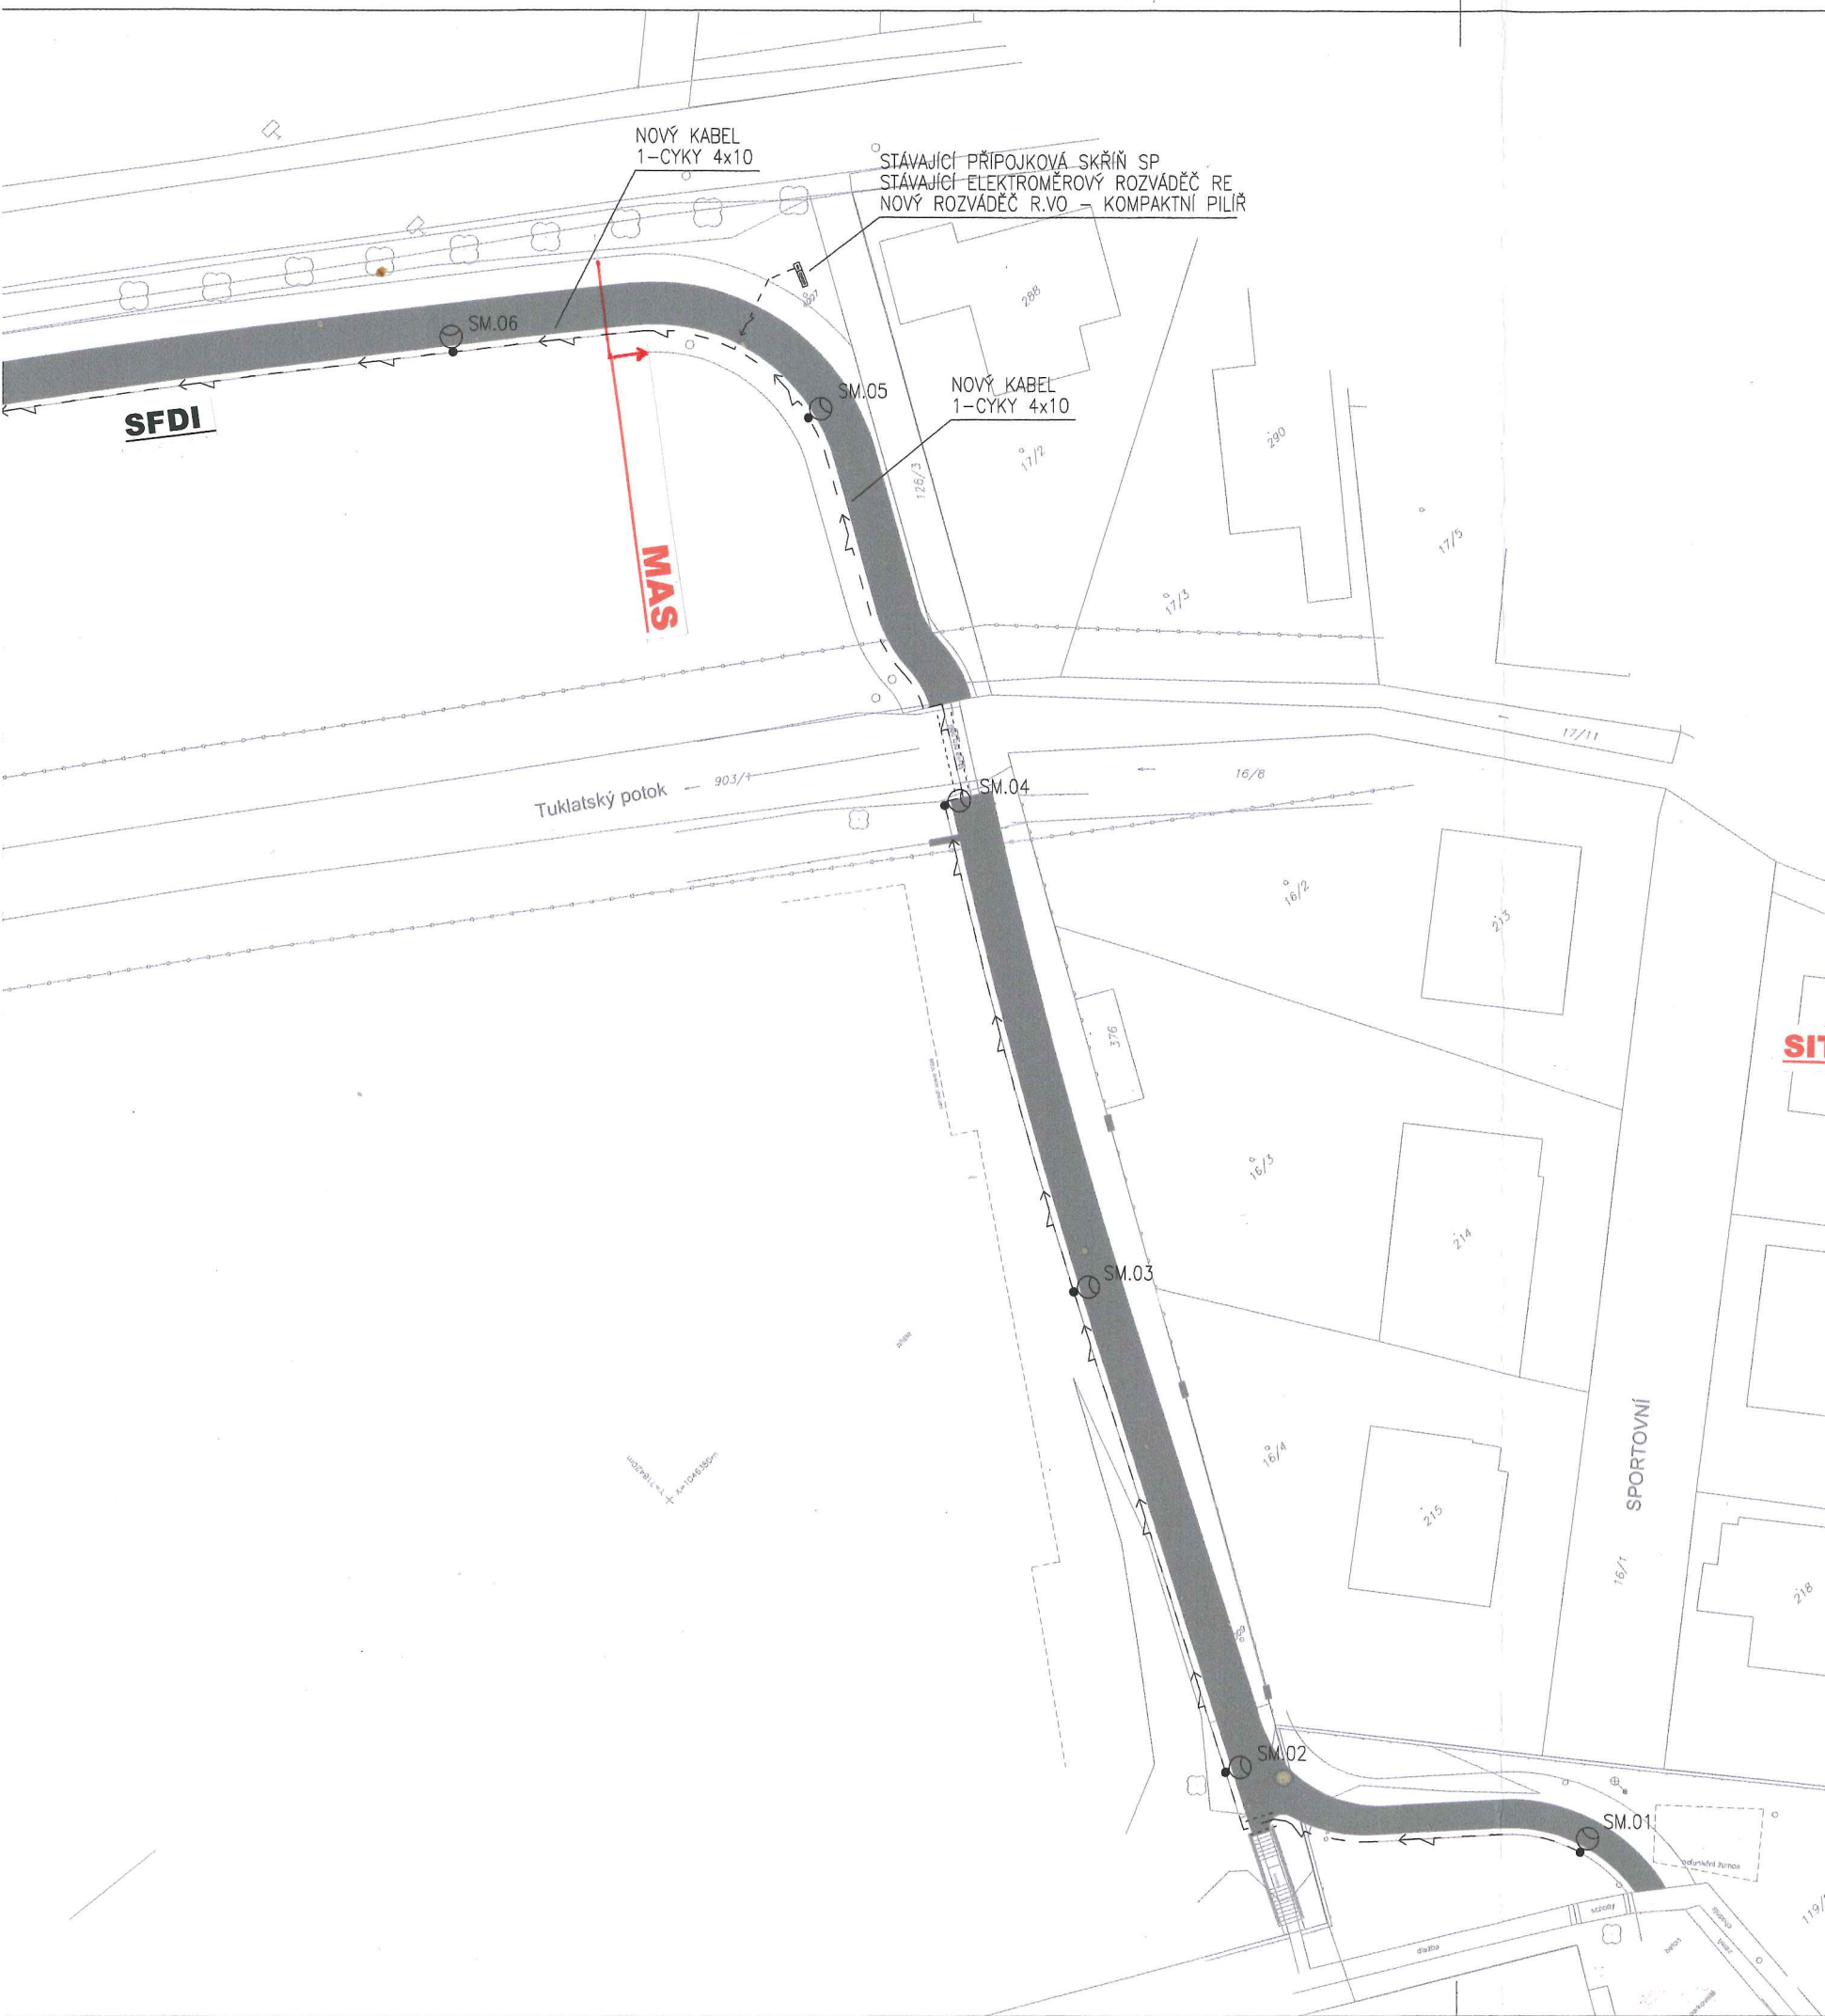

LEGENDA ZNAČEK:


- ○ STOŽÁR VEŘEJNÉHO OSVĚTLENÍ
- — — — — KABEL NN - VEŘEJNÉ OSVĚTLENÍ
- - - - - KABELOVÁ CHRÁNIČKA

ZÁKLADNÍ ÚDAJE:

NAPĚŤOVÁ SOUSTAVA: 3+PEN, ~50Hz, 230/400V, TN-C
OCHRANA PŘED ÚRAZEM ELEKTRICKÝM PROUDEM
BUDE PROVEDENA DLE ČSN 33 2000-4-41.

SITUACE VEŘEJNÉHO OSVĚTLENÍ PRO „MAS POŠEMBERŮV“

Handwritten signature in blue ink.

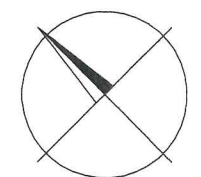

NÁZEV AKCE:	CHODNÍK TUKLATY - TLUSTOVOUSY	OP ELECTRIC
INVESTOR:	OBEC TUKLATY NA RAFANDĚ 14, 250 82 TUKLATY	
PROJEKTANT:	OP ELECTRIC S.R.O. JANA ŠŤASTNÉHO 593, 252 10 MNÍŠEK POD BRDY	DATUM: 01/2017
STUPEŇ:	DOKUMENTACE PRO STAVEBNÍ POVOLENÍ	REVIZE: 00
ČÁST:	VEŘEJNÉ OSVĚTLENÍ	FORMÁT: 4x A4
OBSAH:	SITUACE - ČÁST 2	MĚŘÍTKO: 1:500
		ČÍSLO VÝKRESU: 102