


PŮDORYS 2.NP – stav  
m 1:100

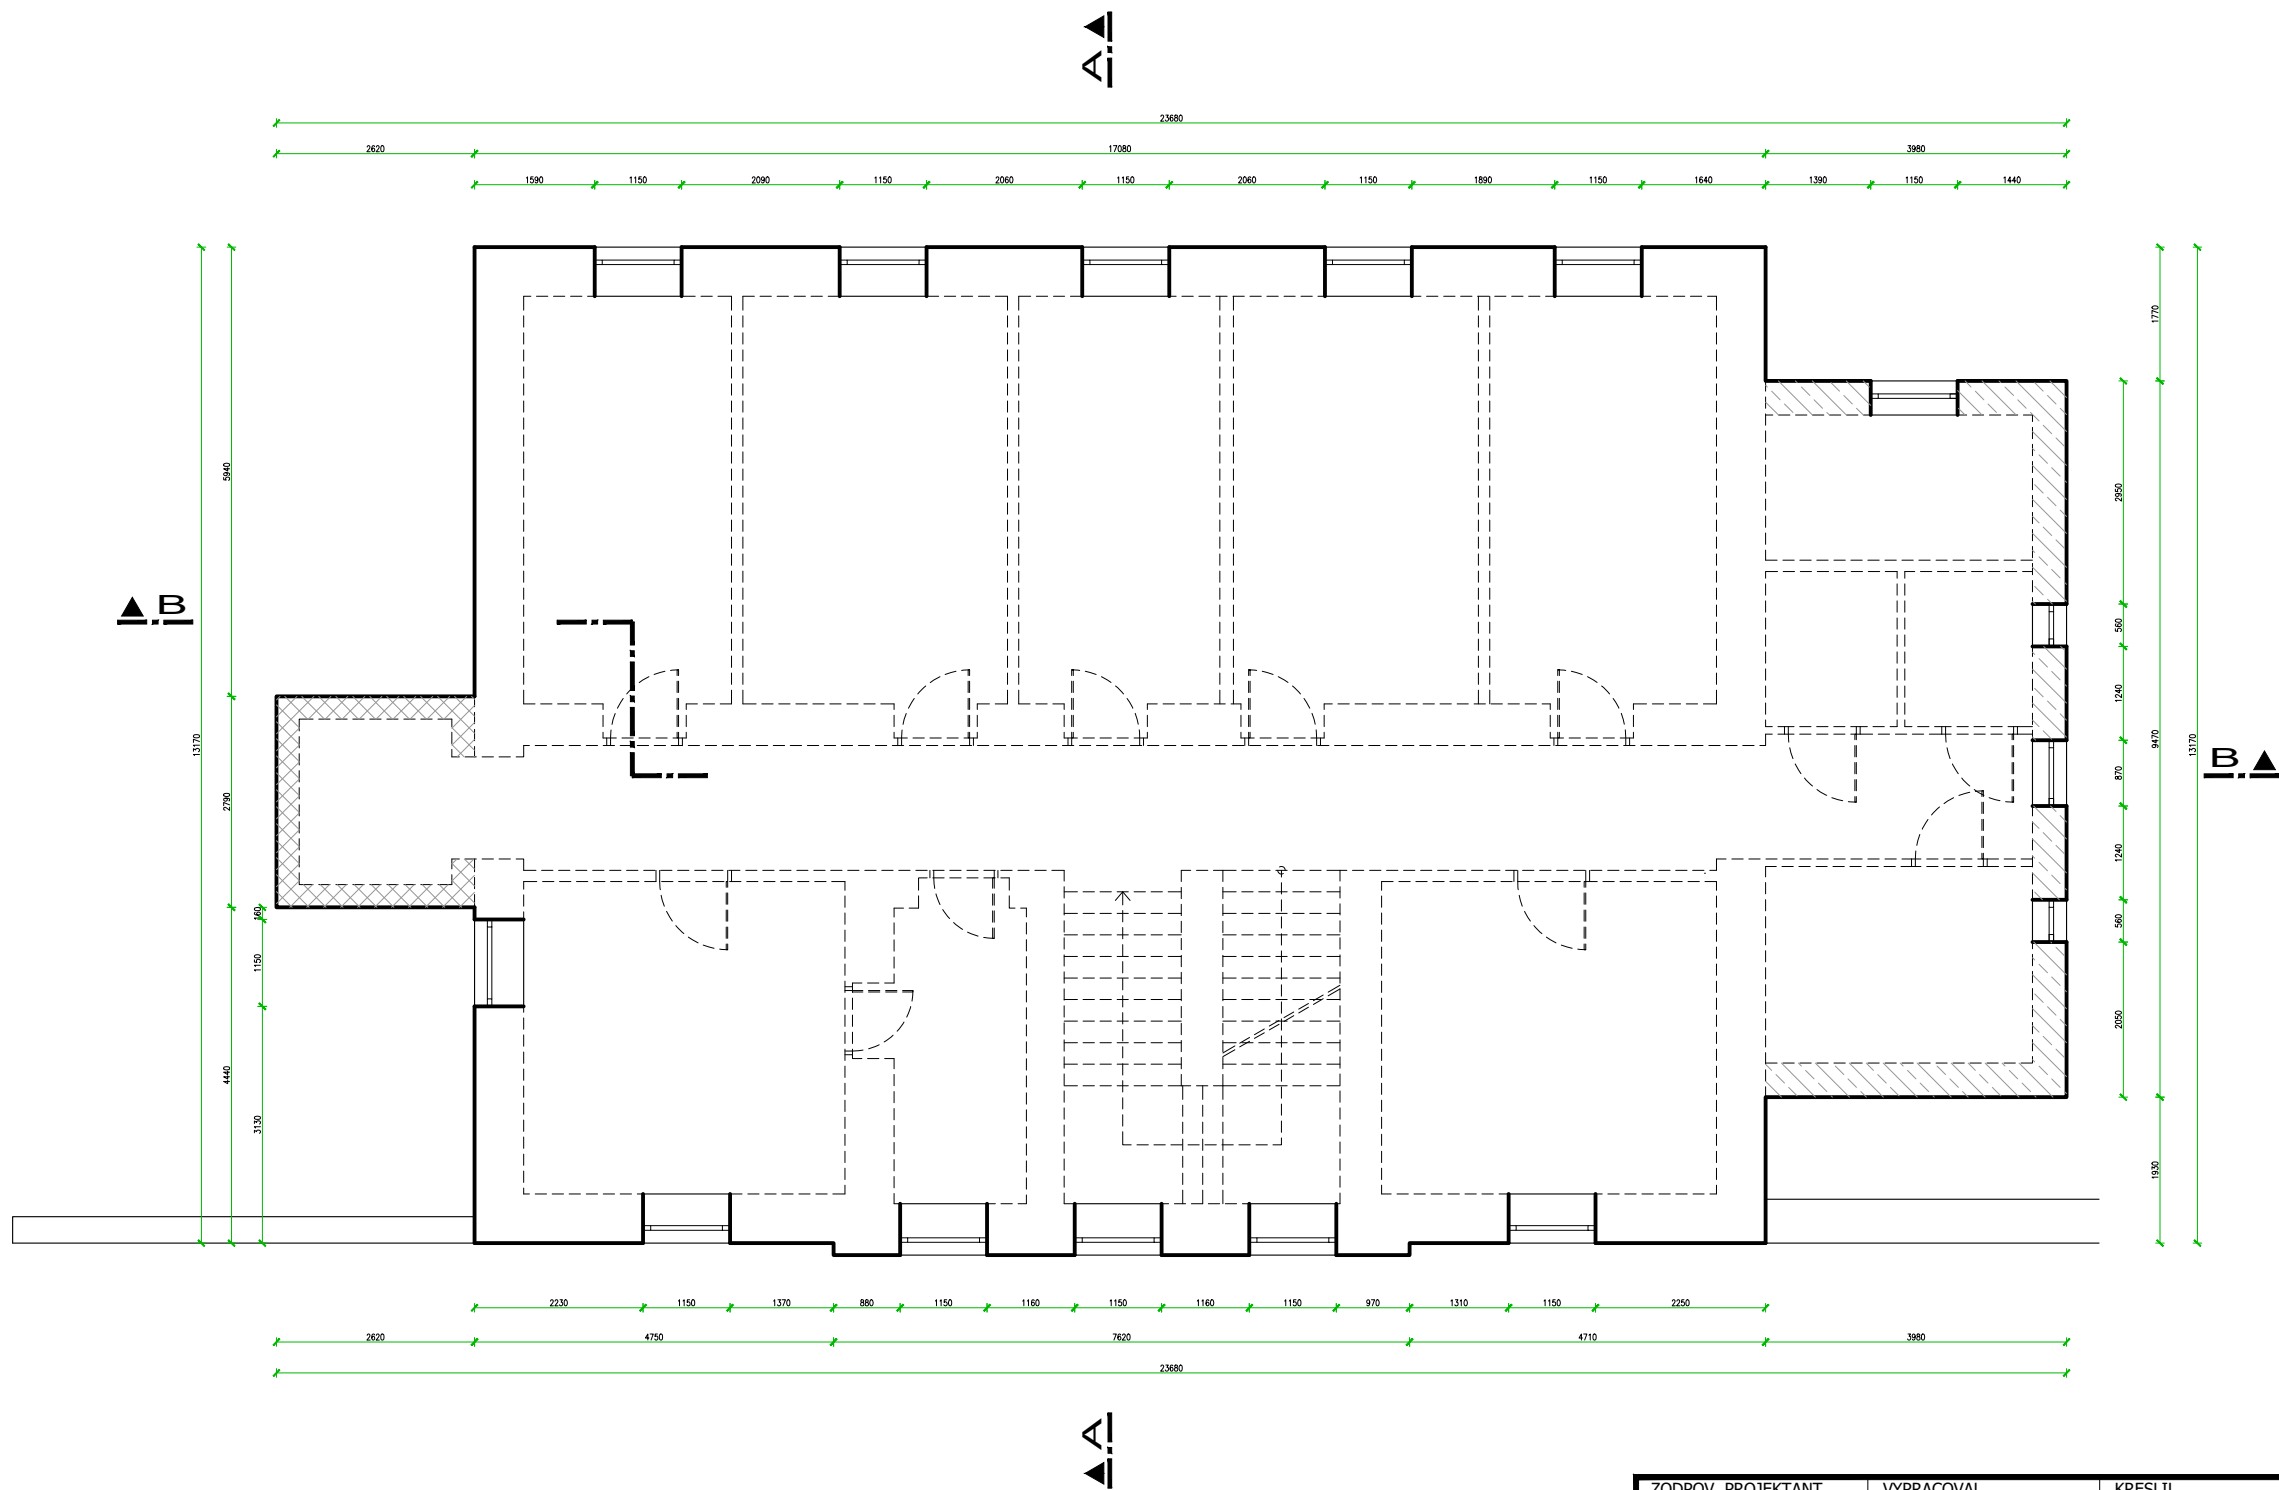

ZODPOV. PROJEKTANT Ing. arch. VOJTĚCH JIRSA	VYPRACOVAL Ing. arch. VOJTĚCH JIRSA	KRESLIL Ing. arch. ANNA VRŠKOVÁ	JIRSA - ARCHITEKTI, s.r.o. ÚZKÁ 19/5 162 00 PRAHA 6 - Liboc Kancelář: Zelený pruh 1091/111 140 00 PRAHA 4 - Krč TEL: 222 362 965 info@jirsa-architekti.cz	
INVESTOR Arcidiecézní charita Praha, Londýnská 44, Praha 2			FORMÁT 2 x A4 (A3)	VYHOTOVENÍ
MÍSTO STAVBY parc. č. 27, k.ú. Třeboradice [731528], Praha			DATUM 03/2021	
AKCE ZATEPLENÍ DOMU FATIMA PRAHA-TŘEBORADICE			STUPEŇ PD ZAMĚŘENÍ	ČÍSLO VÝKRESU D.1.1.04
OBSAH VÝKRESU PŮDORYS 2.NP - stav			MĚŘÍTKO 1:100	