



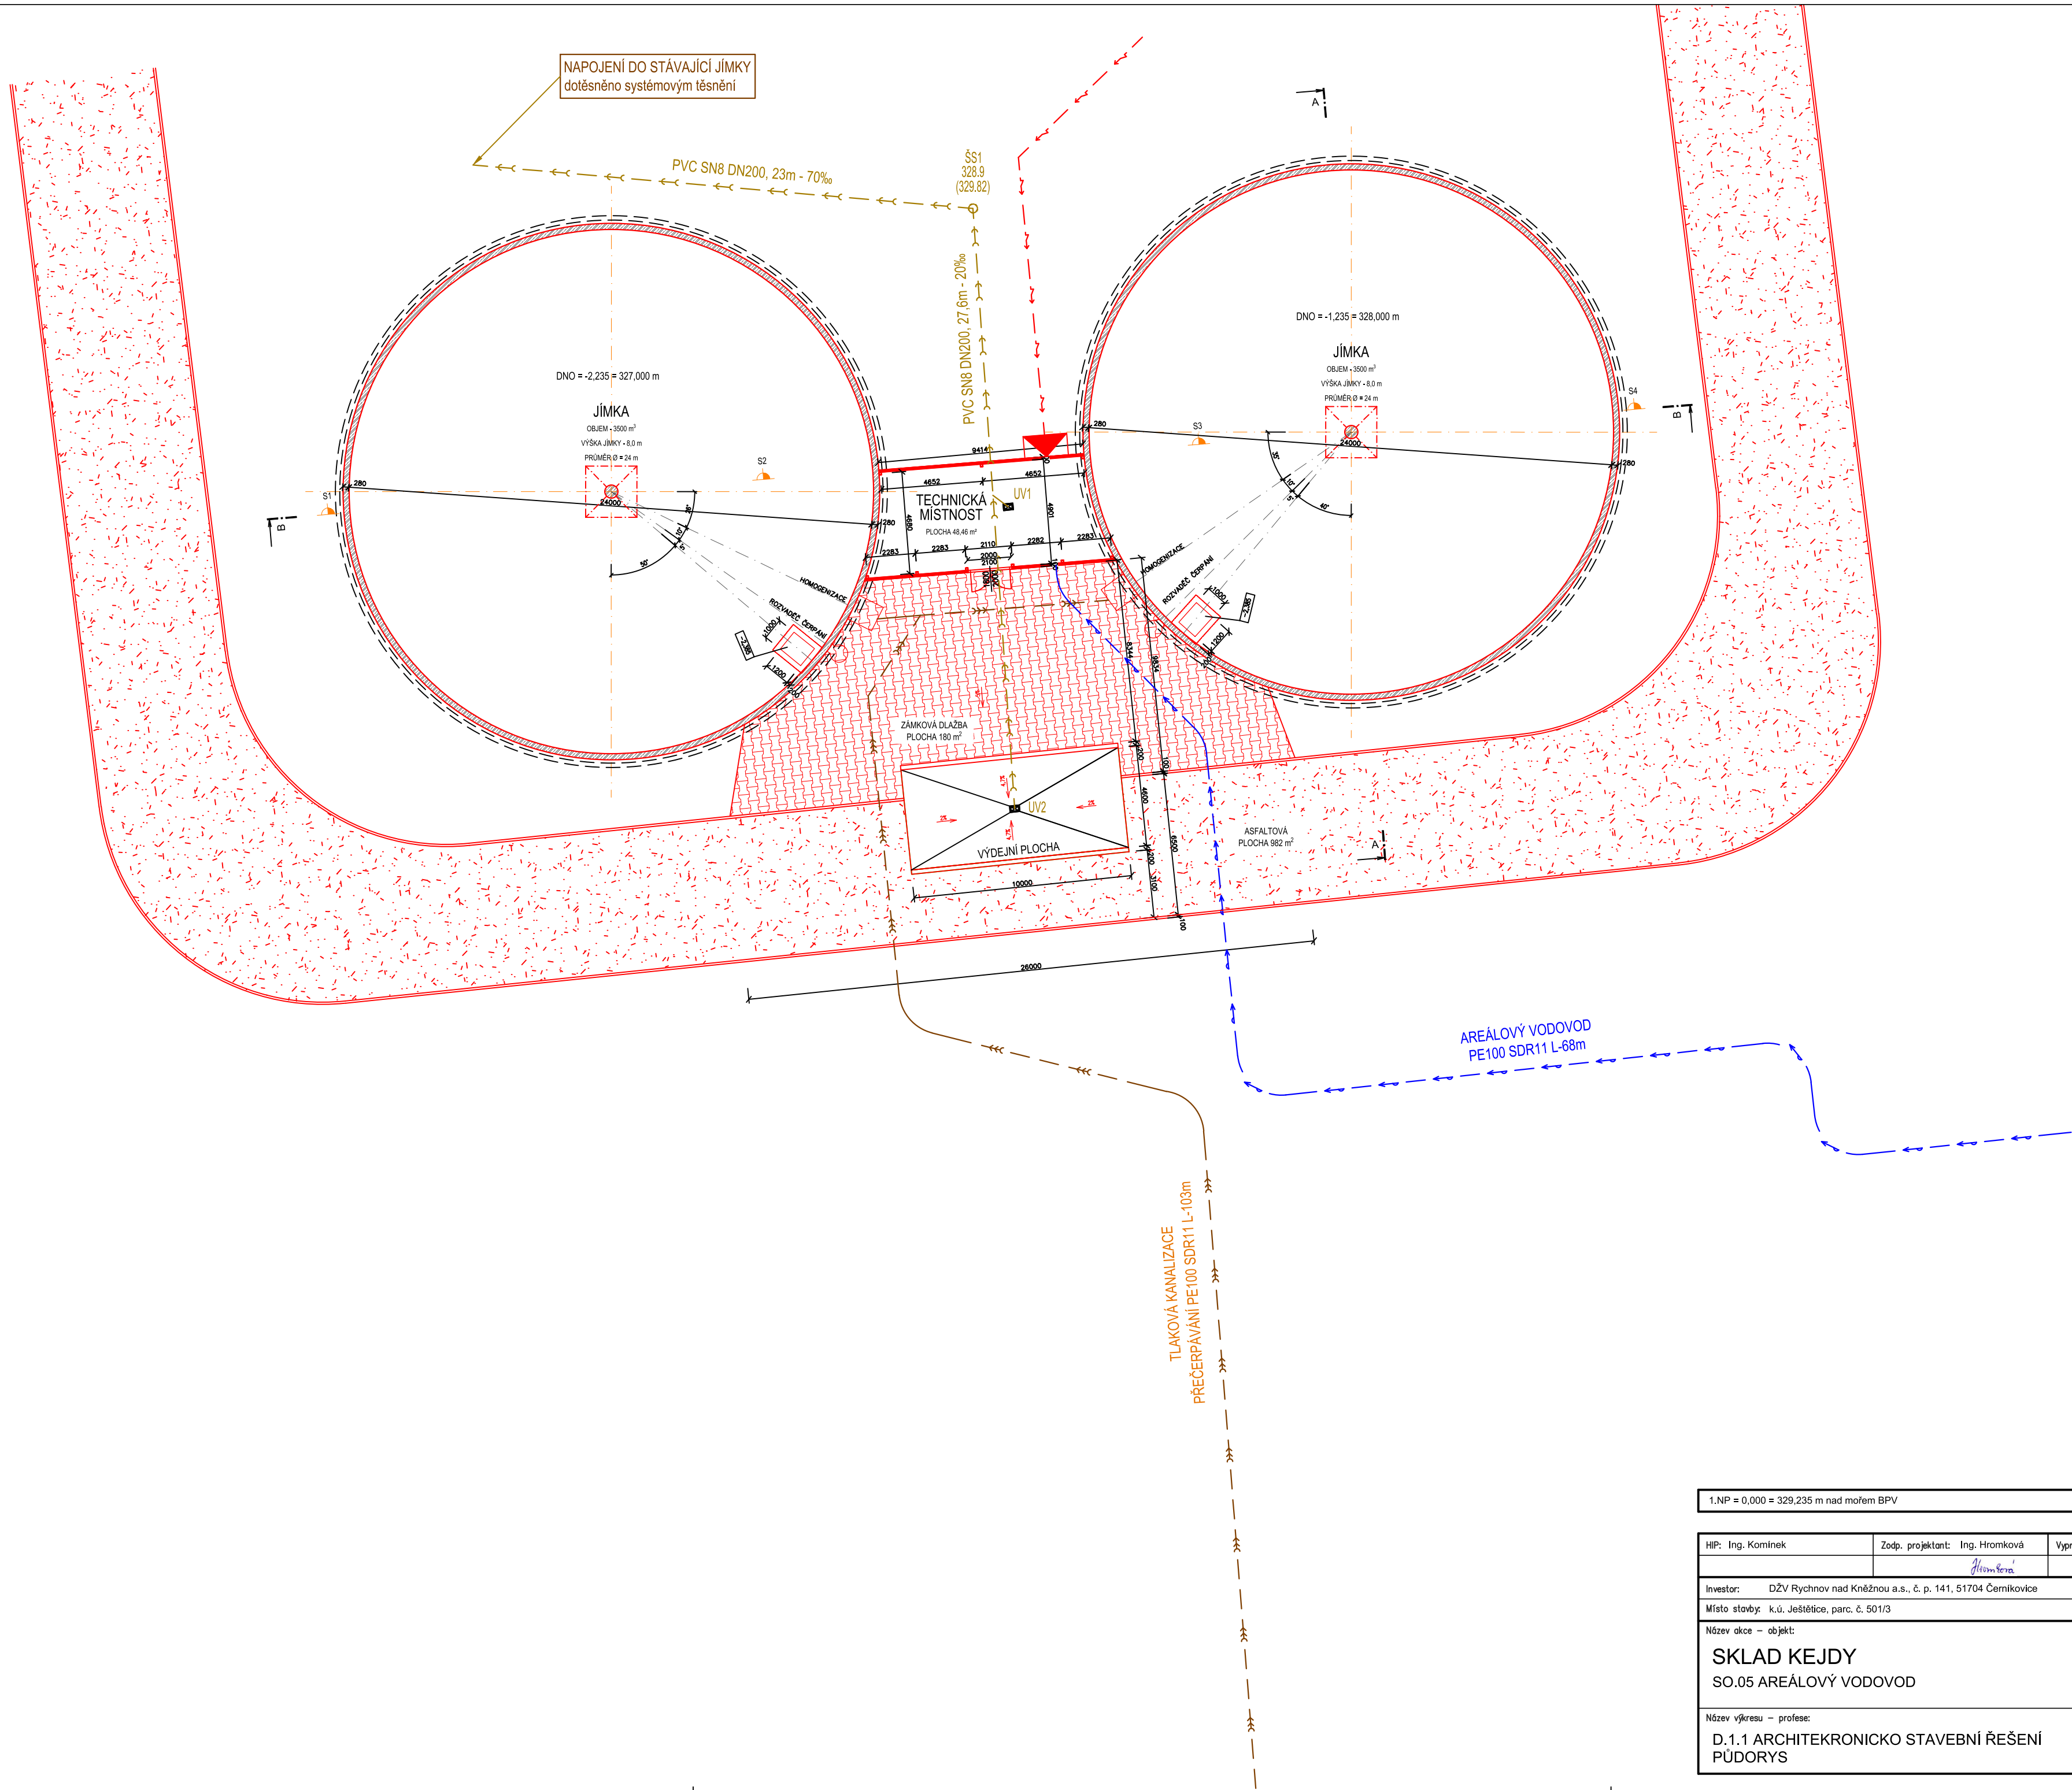

LEGENDA NOVÝCH SÍTÍ

- AREÁLOVÁ KANALIZACE
- AREÁLOVÁ KANALIZACE
- VEDENÍ NN
- AREÁLOVÝ VODOVOD

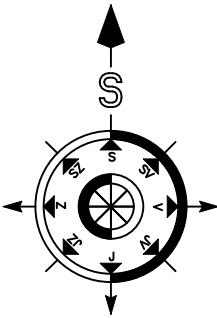

1.NP = 0,000 = 329,235 m nad mořem BPV		
HIP: Ing. Komínek	Zodp. projektant: Ing. Hromková	Vypracoval: Ing. Hromková
Investor: DŽV Rychnov nad Kněžnou a.s., č. p. 141, 51704 Černíkovice		
Místo stavby: k.ú. Ještětice, parc. č. 501/3		
Název akce – objekt: SKLAD KEJDY SO.05 AREÁLOVÝ VODOVOD		
Název výkresu – profese: D.1.1 ARCHITEKRONICKO STAVEBNÍ ŘEŠENÍ PŮDORYS		
BUILDINGcentrum - HSV, s.r.o. BUILDINGcentrum STAVEBNÍ FIRMA info@bc-hsv.cz www.bc-hsv.cz Karlov 169/88 Velké Meziříčí 594 01 IČ: 25317873 ÚSEK PROJEKCE tel.: (+420) 566 686 211-3 fax.: (+420) 566 686 299		
Stupeň PD: DOKUMENT. PRO VÝBĚR ZHOTOVITELE	Číslo zakázky: 624006	Datum: duben 2024
Formát: 6x A4	Číslo výkresu: 101	Číslo paré:
Měřítko: 1:200		