



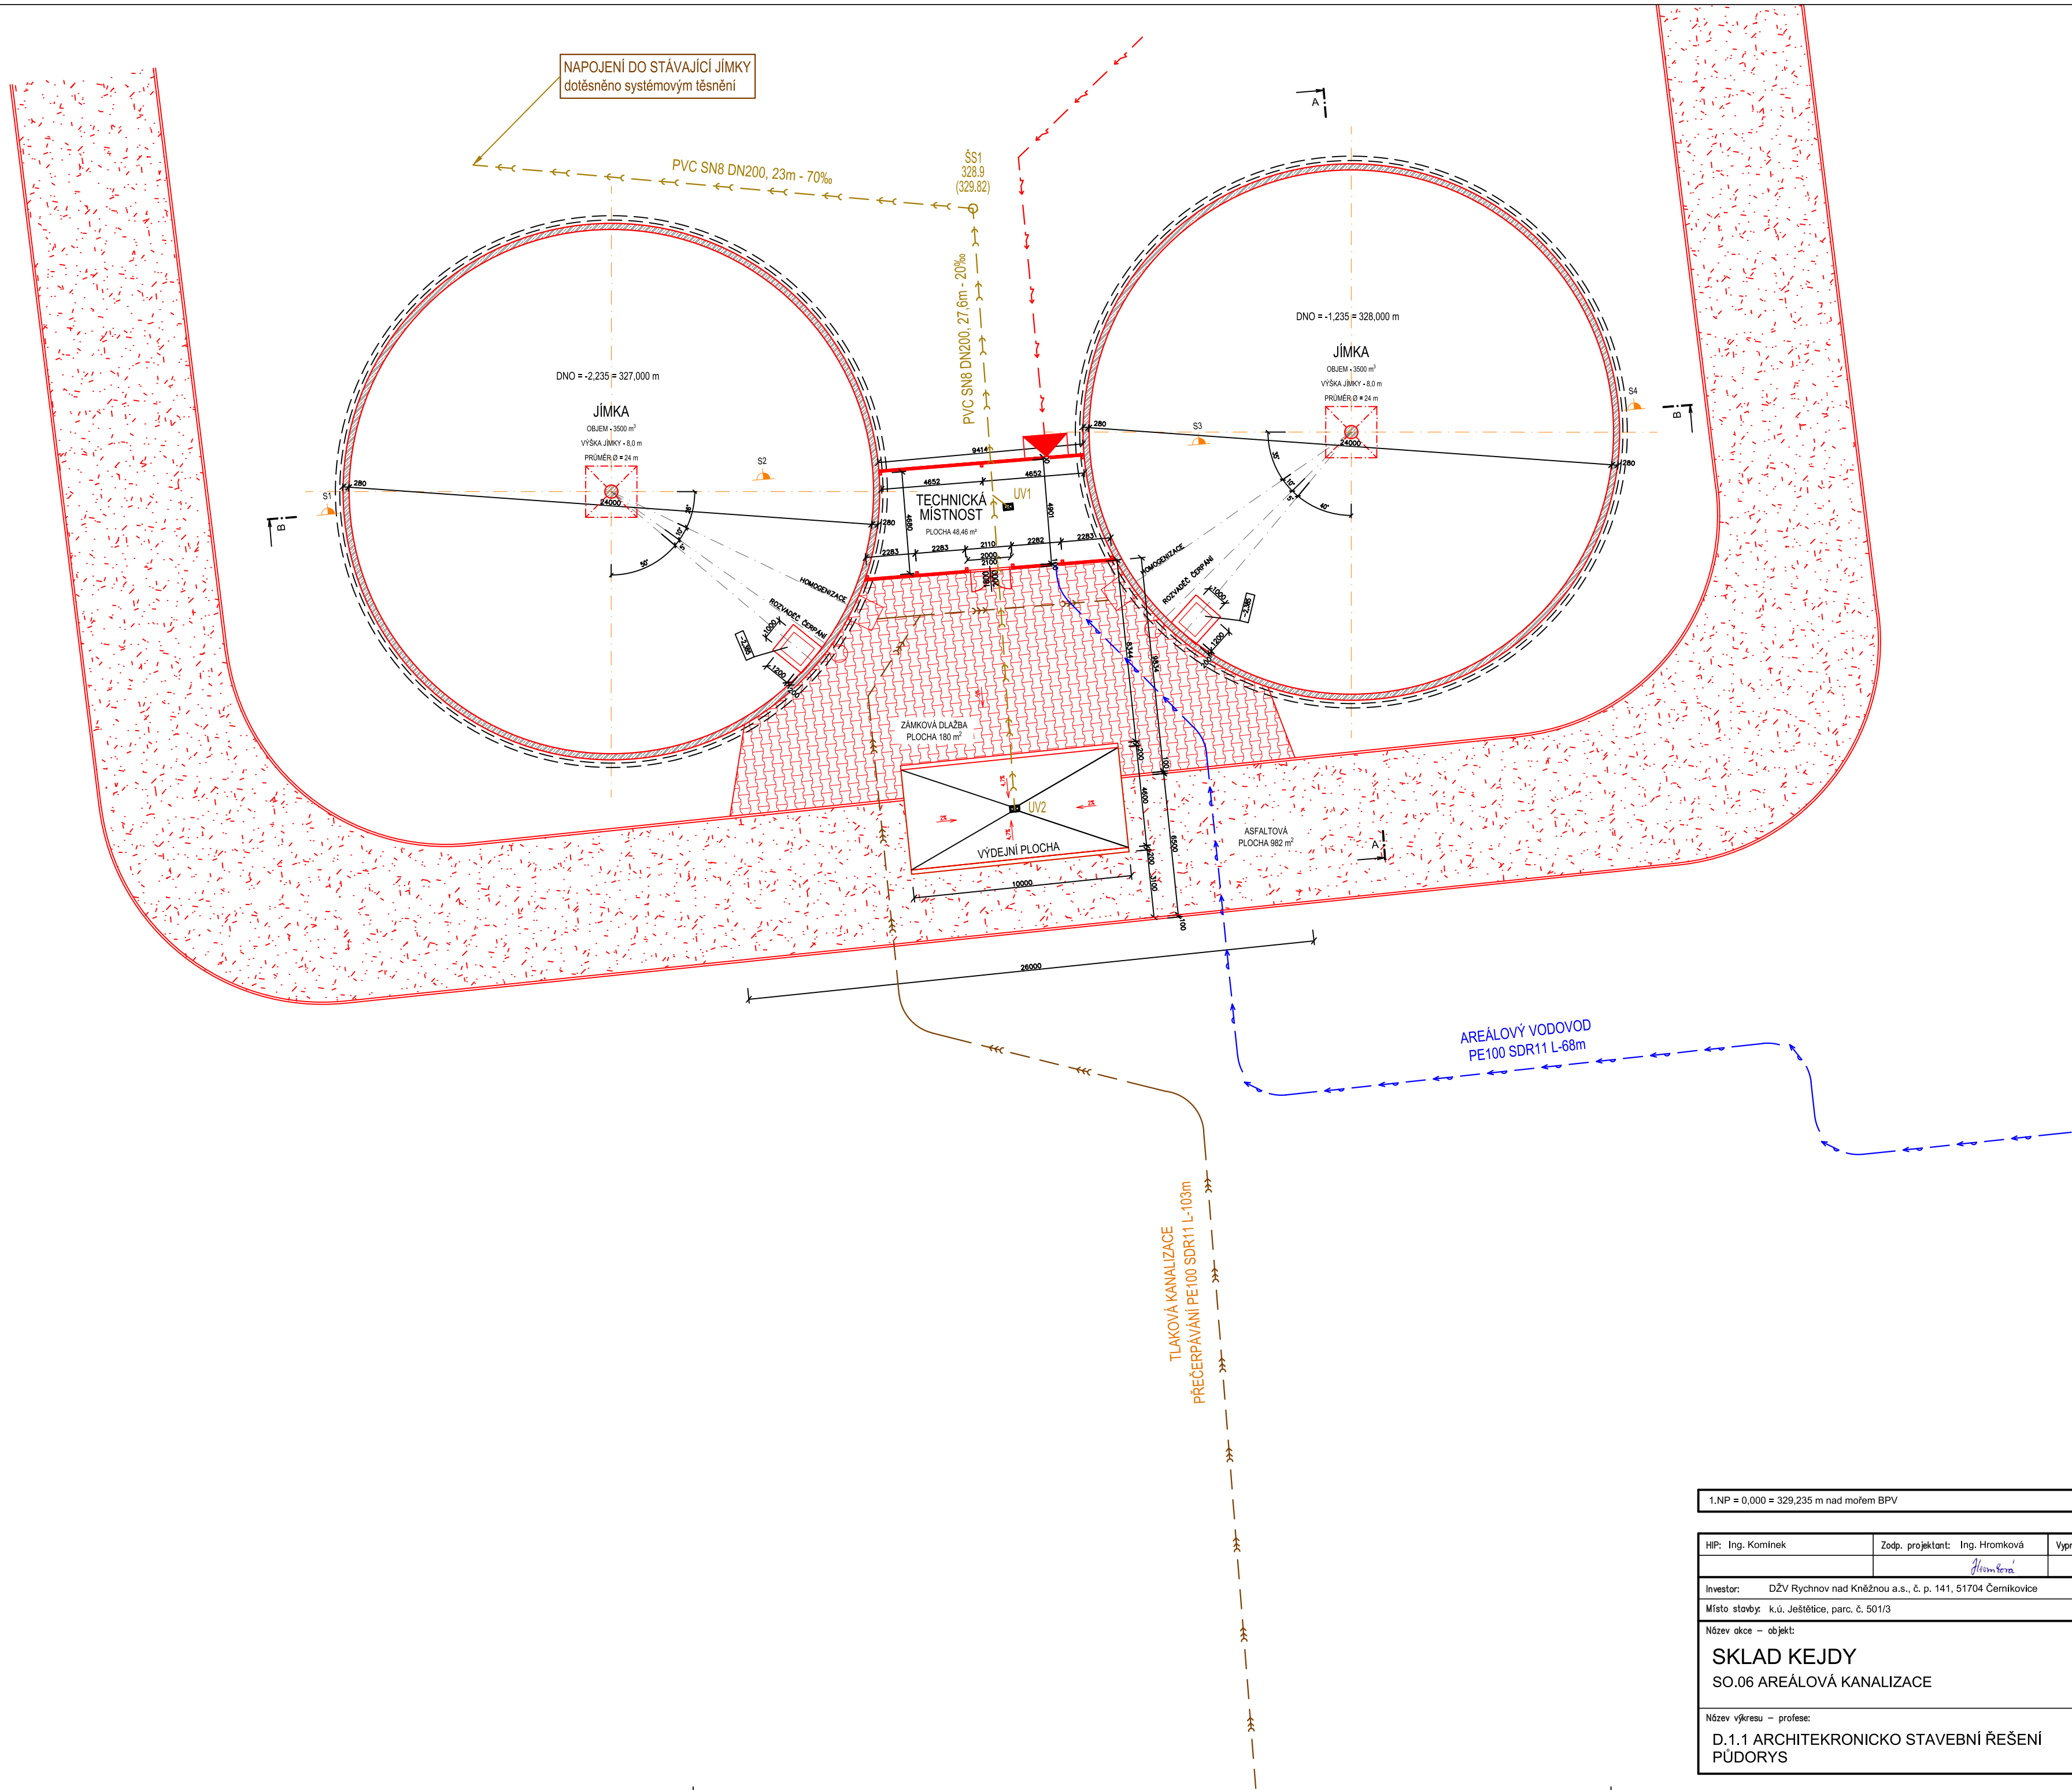

LEGENDA NOVÝCH SÍTÍ

- AREÁLOVÁ KANALIZACE
- AREÁLOVÁ KANALIZACE
- VEDENÍ NN
- AREÁLOVÝ VODOVOD

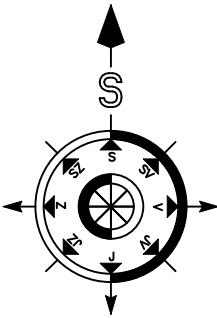

1.NP = 0,000 = 329,235 m nad mořem BPV			
HIP: Ing. Komínek		Zodp. projektant: Ing. Hromková <i>Hromková</i>	Vypracoval: Ing. Hromková <i>Hromková</i>
Investor: DŽV Rychnov nad Kněžnou a.s., č. p. 141, 51704 Černíkovice			
Místo stavby: k.ú. Ještětice, parc. č. 501/3			
Název akce – objekt:		BUILDINGcentrum - HSV, s.r.o. STAVEBNÍ FIRMA  Ušlech. 68, 594 01 Velké Meziříčí Karlův 169/88 Velké Meziříčí 594 01 IČ: 25317873	
SKLAD KEJDY			
SO.06 AREÁLOVÁ KANALIZACE			
Název výkresu – profese:			
D.1.1 ARCHITEKTONICKO STAVEBNÍ ŘEŠENÍ PŮDORYS			
ÚSEK PROJEKCE		info@bc-hsv.cz tel.: (+420) 566 686 211-3 www.bc-hsv.cz fax.: (+420) 566 686 299	
Stupeň PD: DOKUMENT. PRO VÝBĚR ZHOTOVITELE			
Číslo zakázky: 624006		Datum: duben 2024	
Formát: 6x A4	Číslo výkresu:	Číslo paré:	
Měřítko: 1:200	101		