
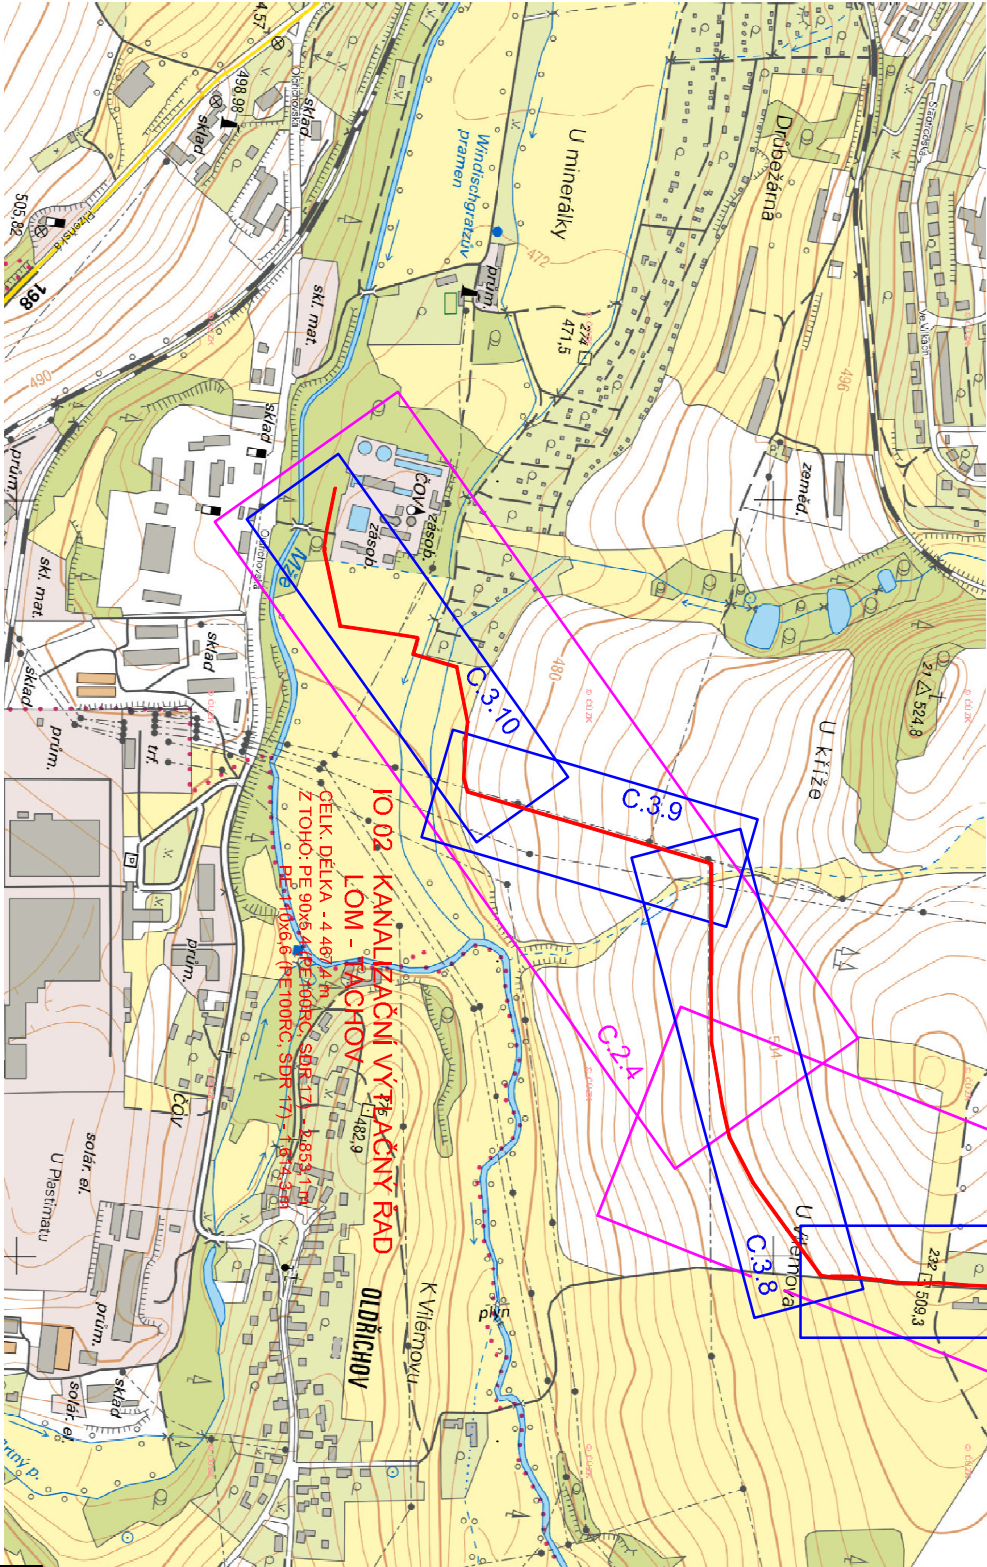
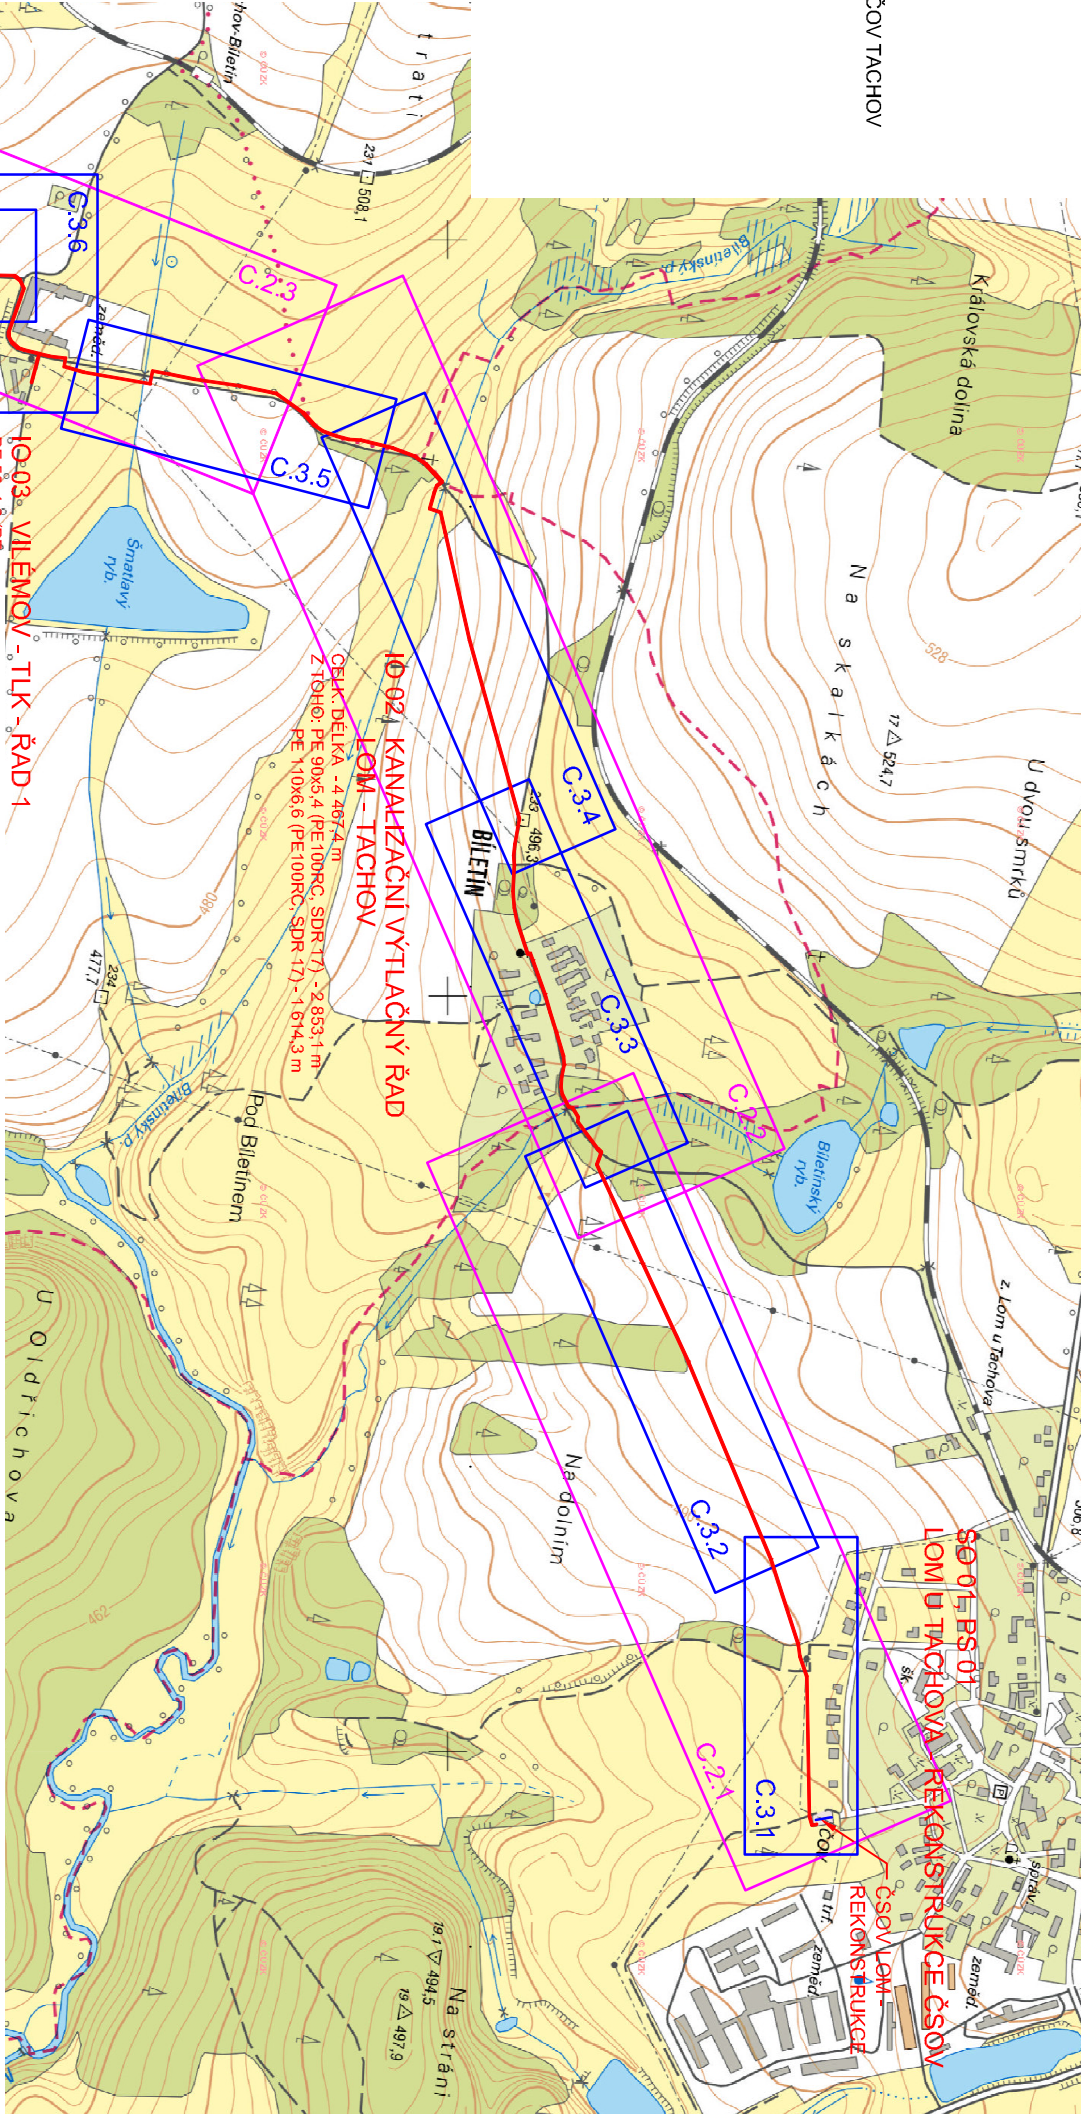


LEGENDA

- NÁVRH - KANAL. VÝTLAK ČSOV LOM - BILETÍN - VILÉMOV - ČOV TACHOV
- NÁVRH - TLAK. KANAL. SÍŤ VILÉMOV
- NÁVRH - ELEKTROPŘÍPOJKA K ČSOV


KLAD KATASTR. SITUACI 1:000

KLAD KOORDINAČNÍCH (PODROBNÝCH) SITUACI 1:500

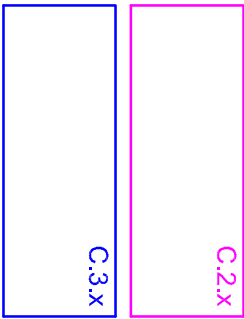

VÝŠK. SYSTÉM: BpV

SOUŘADNICOVÝ SYSTÉM: S-JTSK

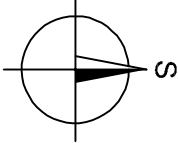

INDEX ZMĚNY	POPS ZMĚNY	DATUM	PROVEDL	PODPIS

		INVESTOR: VODOHOSPODÁŘSKÉ SDRUŽENÍ OBČÍ ZÁPADNÍCH ČECH	
VodoHospodářský podnik a.s.		ZPRACOVAL: Ing. Hala	
vhp@vhp.cz		PROJEKTOVAL: Ing. Hala	
AKCE: LOM U TACHOVA, BILETÍN, VILEMOV - ODKANALIZOVÁNÍ NA ČOV TACHOV		HLAVNÍ INŽENÝR PROJEKTU: Ing. Hala	
NÁZEV VÝKRESU: PŘEHLEDNÁ SITUACE		ČÍSLO ZAKÁZKY: 2113	
		DATUM: 08/2022	
		POČET LISTŮ: 2 A4	
		MĚŘÍTKO: 1:10 000	
		STUPEŇ: DŮR+DSP	
		ČÍSLO VÝKRESU: C.1	