



ŘEZ A - A

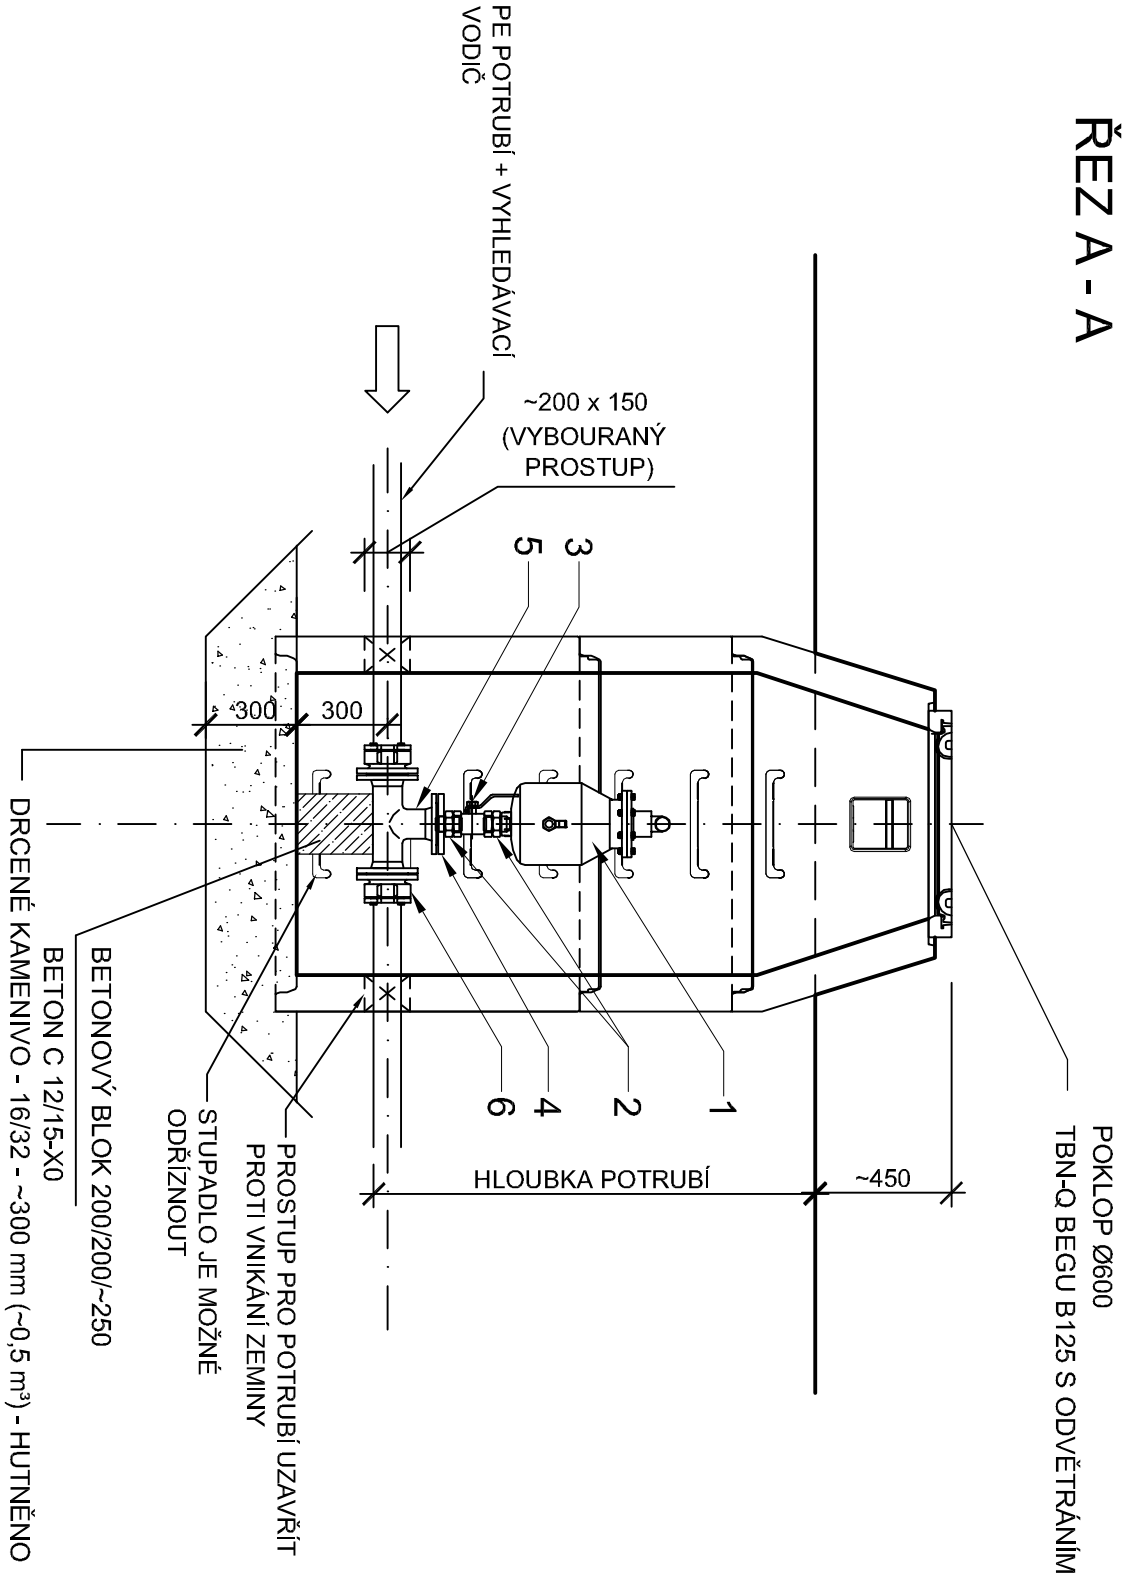

PŮDORYSNÝ ŘEZ B-B

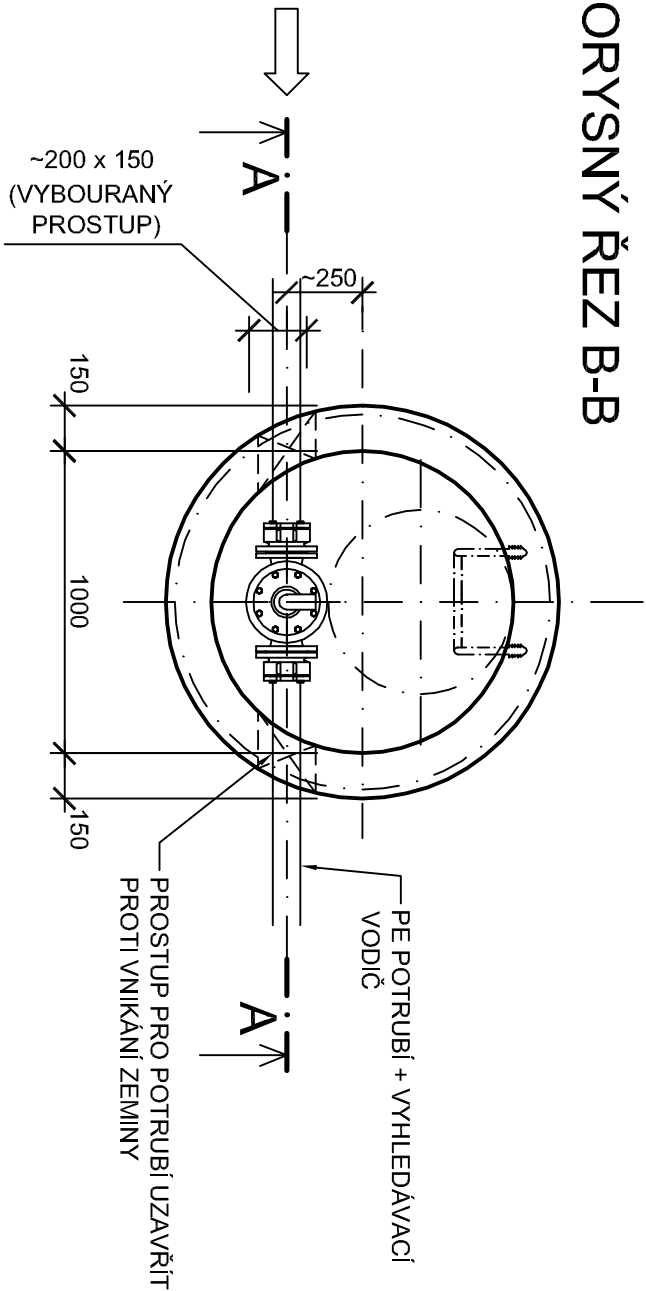

VÝPIS TVAROVEK A ARMATUR VE VZDUŠ. ŠACHTĚ

POZ.	POPIS	VZŠ 1	VZŠ 2	VZŠ 3	VZŠ 4	VZŠ 5	VZŠ 6	Σ KS
1	ODVZDUŠ. VENTIL PRO ODPADNÍ VODU - NEREZ SAMOČINNÝ, DN 50, VNITŘ. ZÁVIT 2", PN 16	1	1	1	1	1	1	6
2	VSUVKA JEDNOZNAČNÁ S VNĚJŠÍMI ZÁVITY Ø 2"	2	2	2	2	2	2	12
3	KULOVÝ UZÁVĚR VNITŘ. ZÁVIT 2", PN10 -KOMPL. CELONEREZ.PROV.	1	1	1	1	1	1	6
4	ZÁVITOVÁ PŘÍR. S VNITŘ. ZÁVITEM DN 50/ 2", PN 16	1	1	1	1	1	1	6
5	T 80/50, PN16 T 100/50, PN16	1	1	1	1			4
6	SPEC. JIST. PŘÍRUBA PRO PE POTRUBÍ (SYSTÉM 2000) - DN/DE - 80/90, PN 16	2	2	2	2			8
	DTTO - DN/DE - 100/90, PN 16					1		1
	DTTO - DN/DE - 100/110, PN 16					1	2	3
PŘÍRUBOVÝ SPOJ (NEREZ), PN 16 + MEZIPŘÍR. TĚSNĚNÍ								
	DN 50 - 4 ŠROUBY - M16, VČ. MATIC, PODLOŽEK	1	1	1	1	1	1	6
	DN 80 - 8 ŠROUBŮ - M16, VČ. MATIC, PODLOŽEK	2	2	2	2			8
	DN 100 - 8 ŠROUBŮ - M16, VČ. MATIC, PODLOŽEK					2	2	4

BETONOVÉ PREFABRIKÁTY

SESTAVA ŠACHET VČ. POKLOPU JE SOUČÁSTÍ PŘÍLOHY D.1.3.5 - TABULKA ŠACHET

VYTÝČOVACÍ PARAMETRY

SOUŘADNICE ŠACHET JSOU SOUČÁSTÍ TECH. ZPRÁVY - D.1.3.1 - ODSAZENÍ OSY (EXCENTRICITA) BUDE ZVOLENA PODLE MÍSTNÍCH PODMÍNEK V LOKALITĚ

VÝŠK. SYSTÉM: Bpv

INDEX ZMĚNY	POPIS ZMĚNY	DATUM	PROVEDL	PODPIS	

	Pražská 87/14 301 00 Plzeň +420 377 201 630 http://www.vhp.cz vhp@vhp.cz	INVESTOR: VODOHOSPODÁŘSKÉ SDRUŽENÍ OBCÍ ZÁPADNÍCH ČECH			
		ZPRACOVAL: Ing. Hála			
		PROJEKTOVAL: Ing. Hála			
		HLAVNÍ INŽENÝR PROJEKTU: Ing. Hála			
AKCE: LOM U TACHOVA, BÍLETÍN, VILÉMOV - ODKANALIZOVÁNÍ NA ČOV TACHOV	ČÍSLO ZAKÁZKY: 2113				
	DATUM: 08/2022				
	POČET LSTŮ: 2 A4				
	MĚŘÍTKO: 1:25				
	STUPEŇ: DŮR+DSP				
NÁZEV VÝKRESU: IO 02 KANALIZAČNÍ VÝTLAČNÝ ŘAD LOM - TACHOV VZDUŠNÍKOVÁ ŠACHTA – VZŠ1 + VZŠ6		ČÍSLO VÝKRESU: D.1.3.9			