
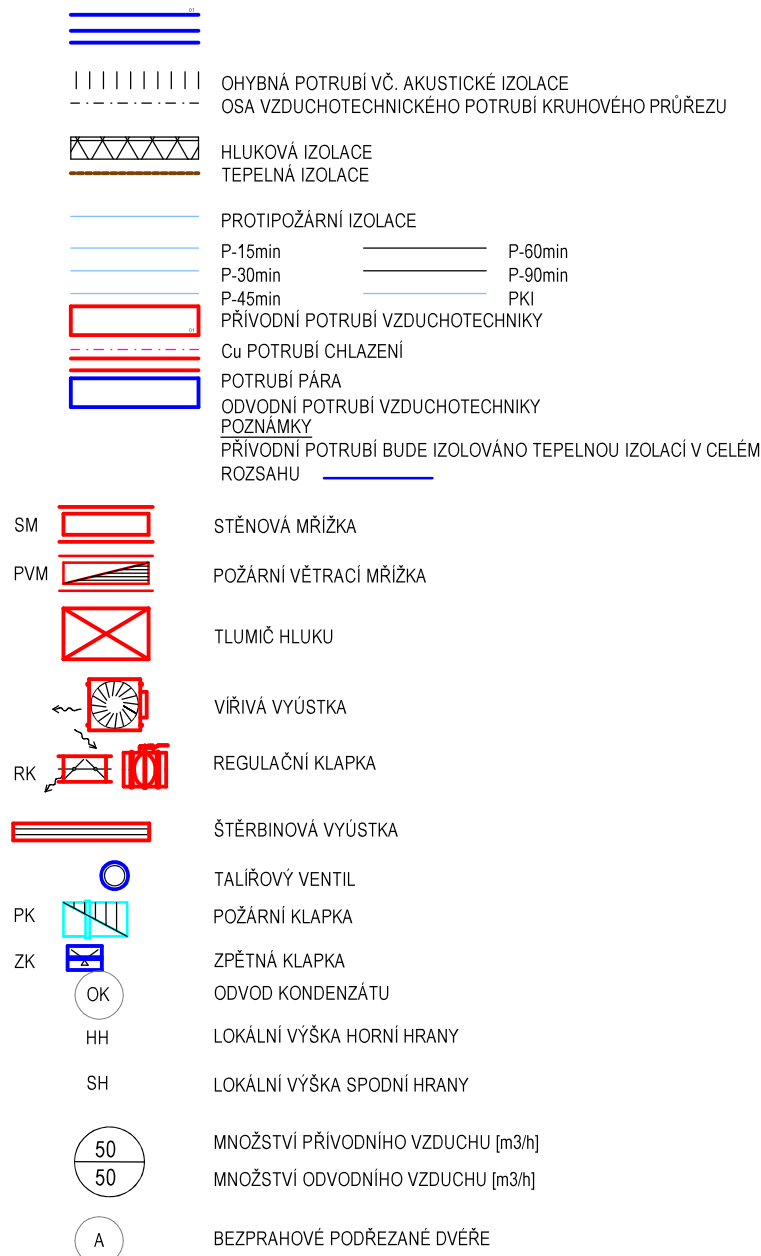


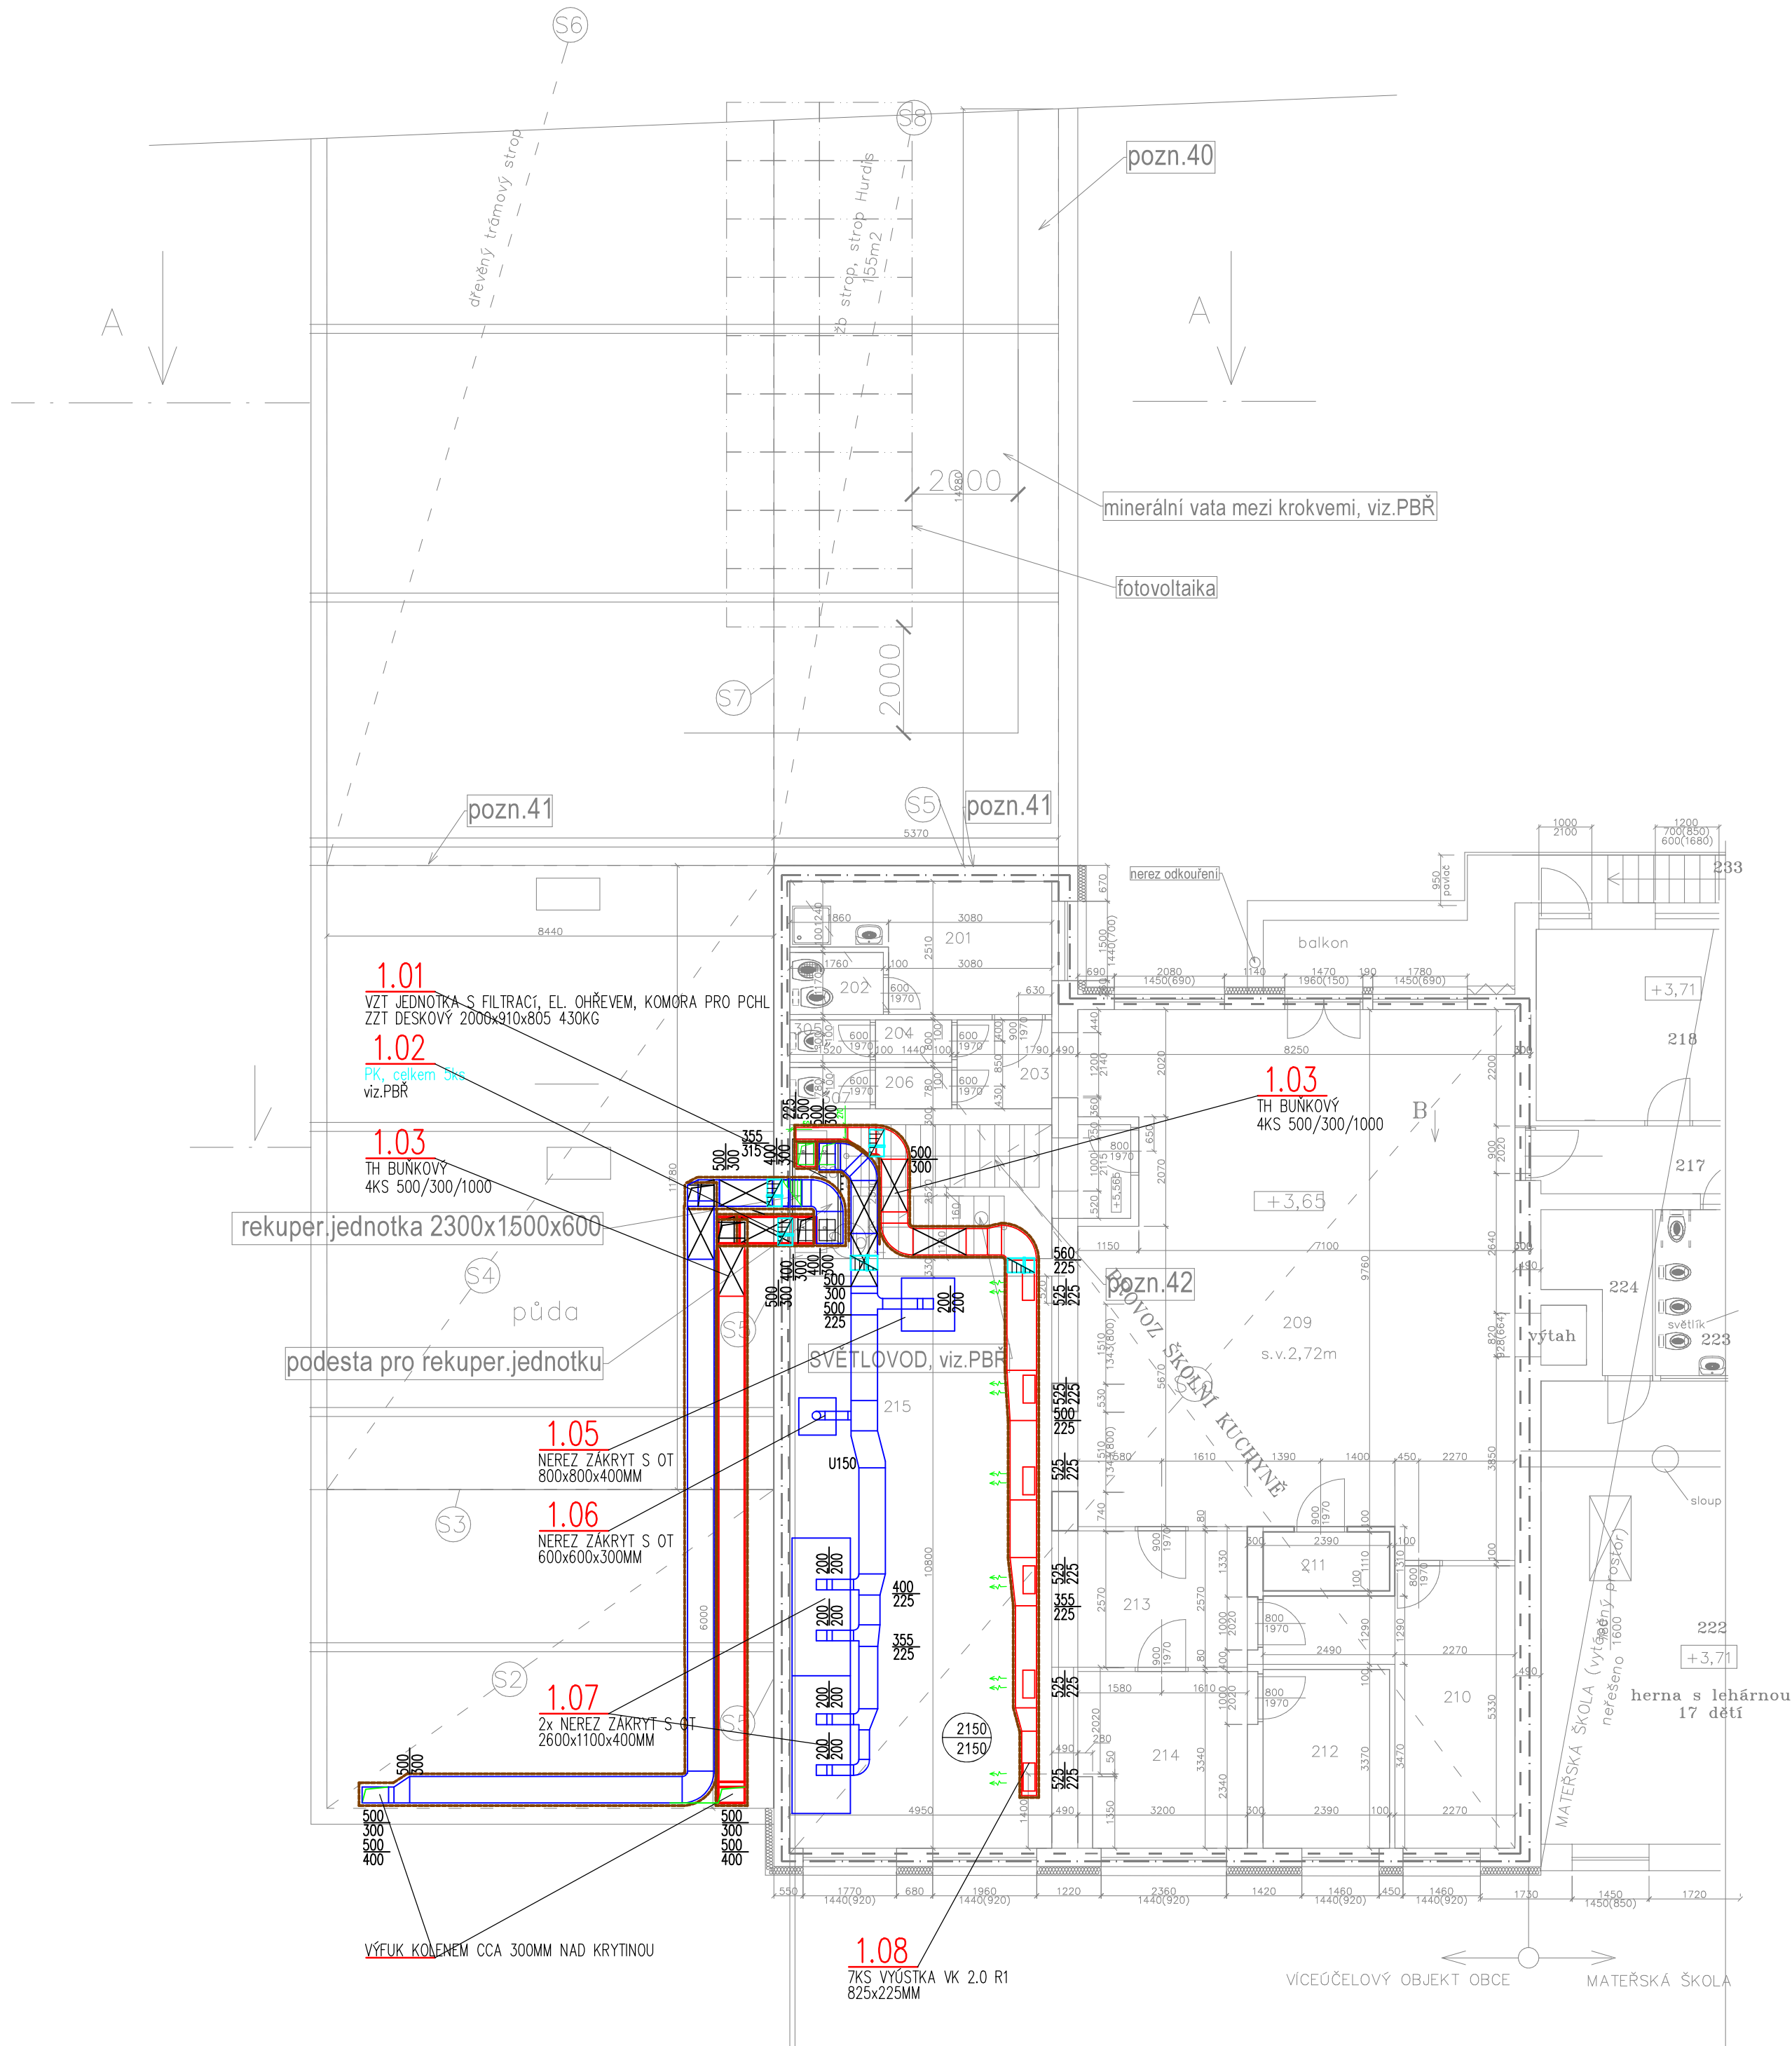

Zodp. projektant: Ing. Jiří Šíma, Ph. D. (ČKAIT-0301410)	Zkontroloval: Ing. Petr Čihlář	Nakreslil: Ing. Petr Čihlář	 evora GREEN ENERGY PROJEKCE • REALIZACE • SERVIS
Název zakázky: Snížení energetické náročnosti-Kulturní dům Blažovice			
Investor: Obec Blažovice, Nádražní 165, 664 08 Blažovice		Stav dokumentu: Ydáno	Číslo zakázky 21-0043
Místo stavby: Školní kuchyně s jídelnou, Nádražní 165, 664 08 Blažovice		Datum vydání 08/2022	Číslo revize:
Profese úřad: VZDUCHOTECHNIKA DSP		Formát: 4 A4	Měřítko: 1: 100
Obsah: VZDUCHOTECHNIKA PŮDORYS		Č. výkresu: VZT-03	