


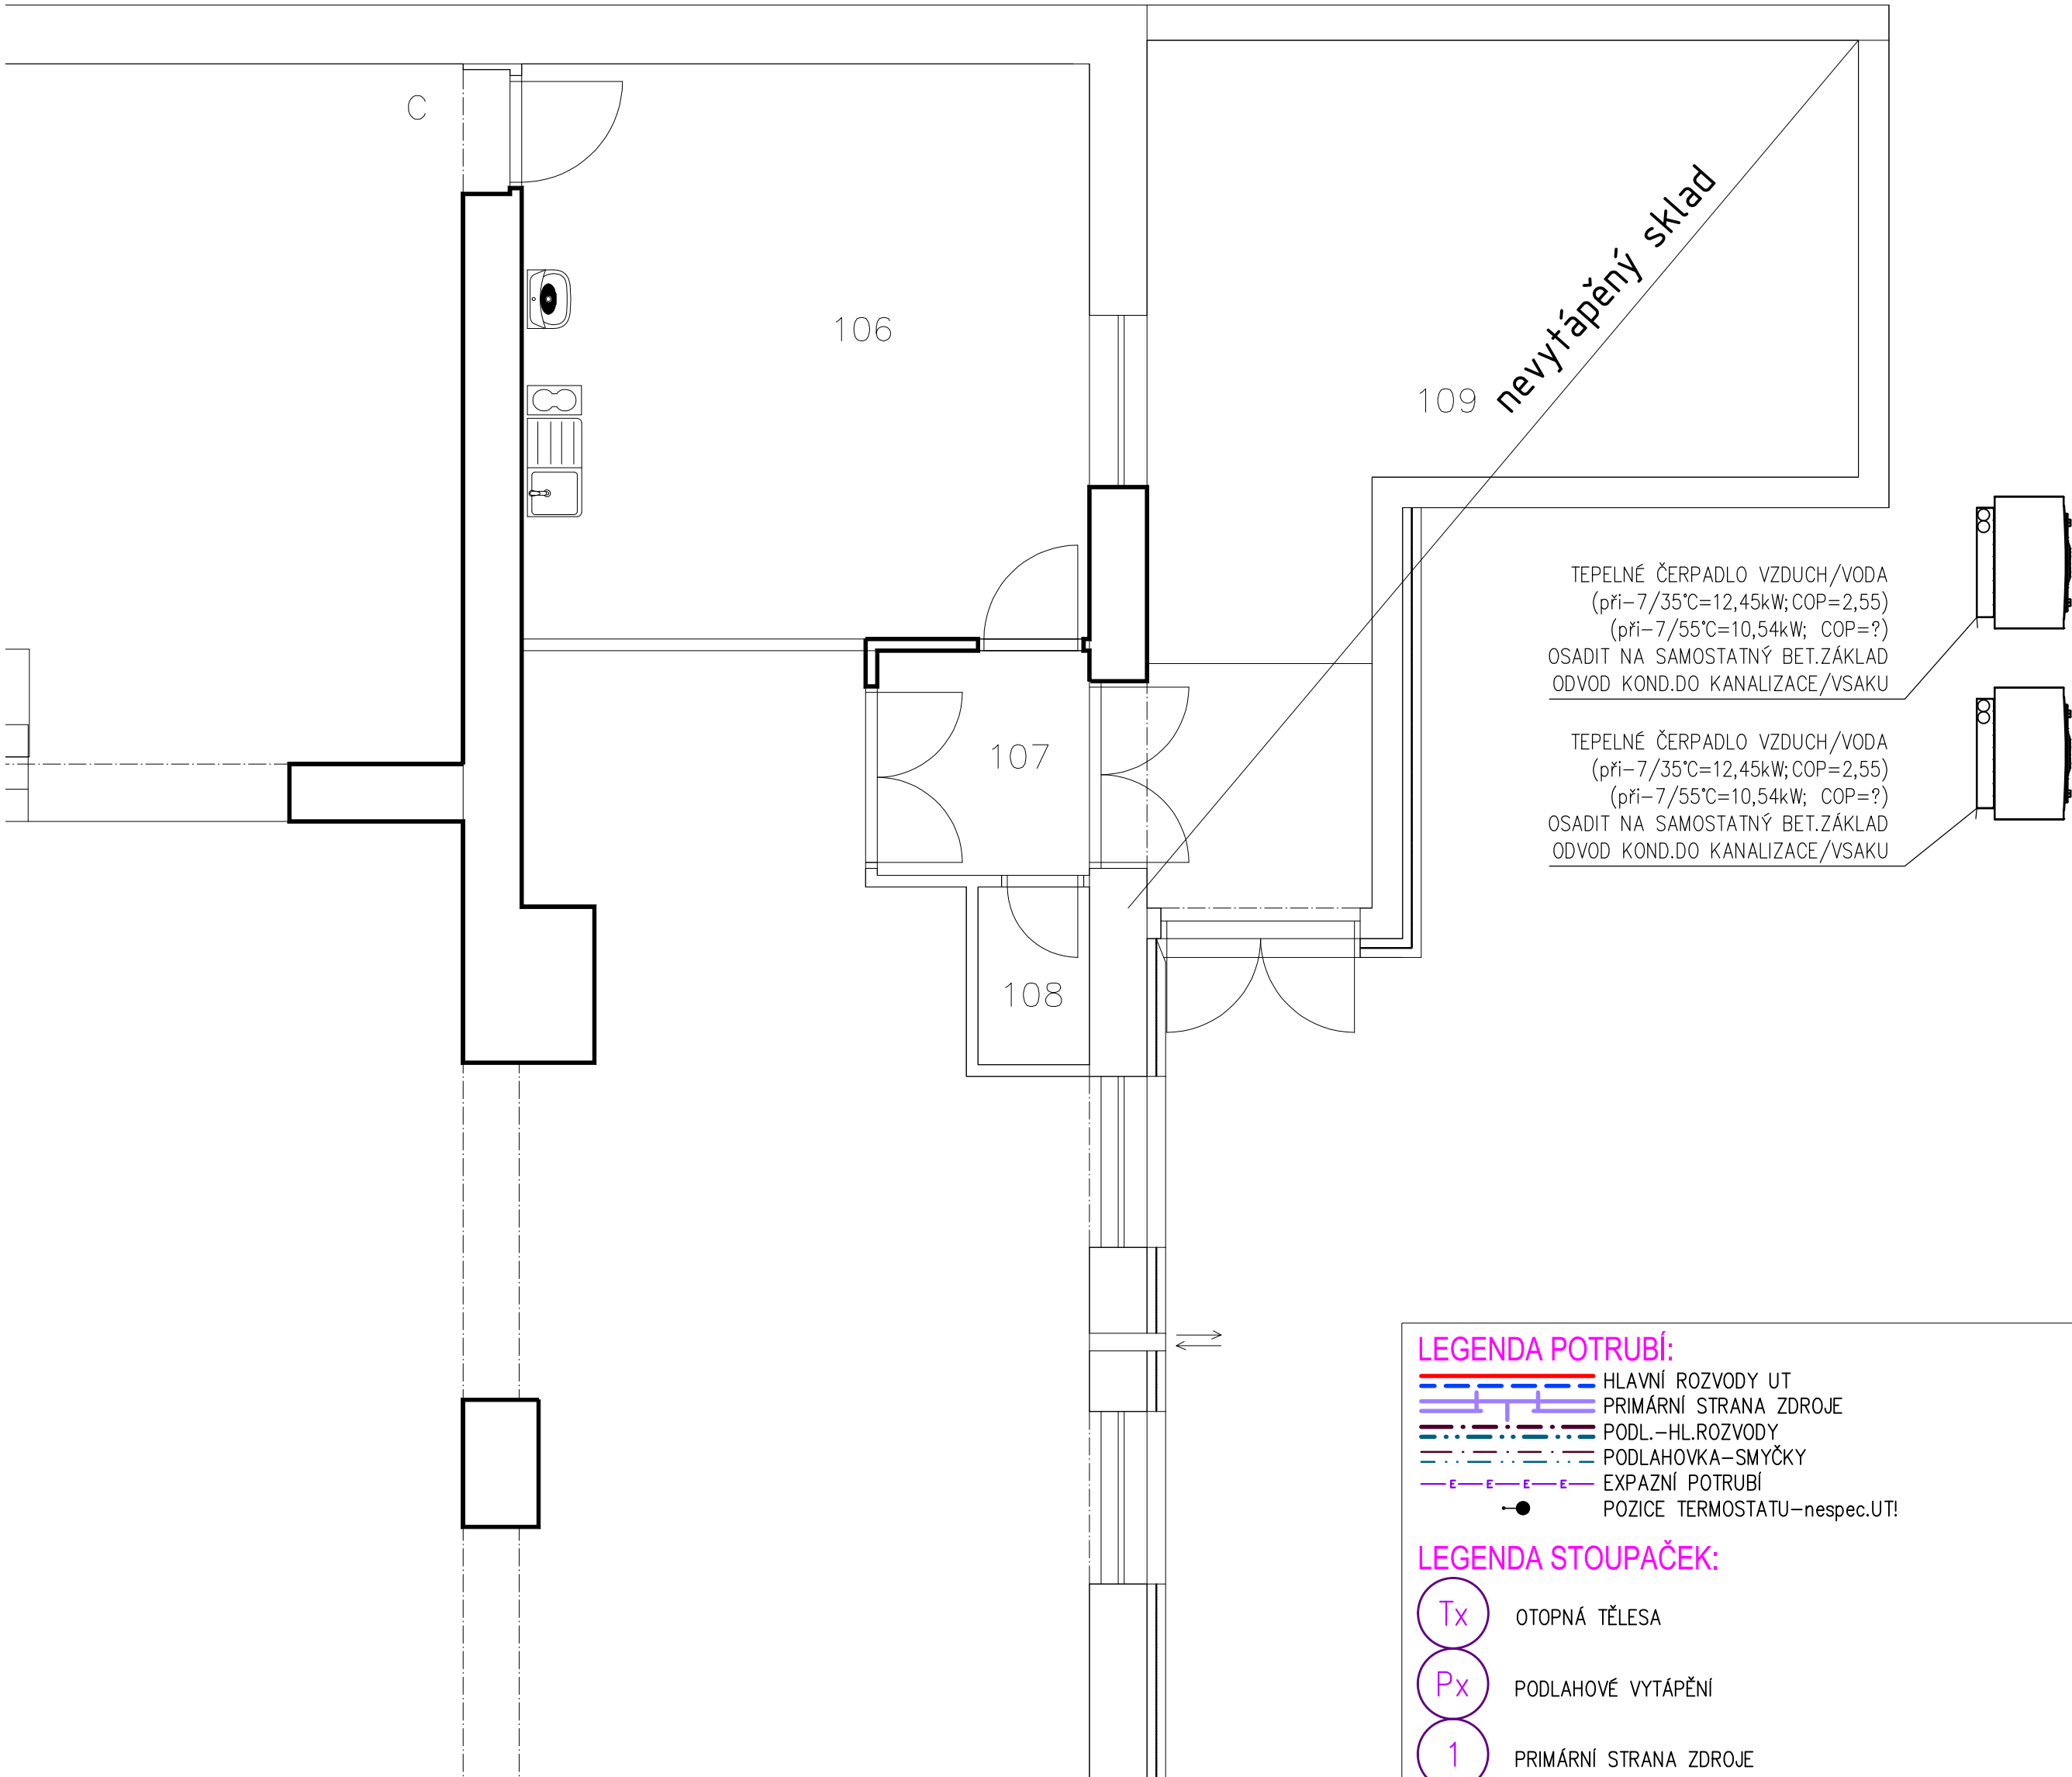

TEPELNÉ ČERPADLO VZDUCH/VODA
(při-7/35°C=12,45kW; COP=2,55)
(při-7/55°C=10,54kW; COP=?)
OSADIT NA SAMOSTATNÝ BET.ZÁKLAD
ODVOD KOND.DO KANALIZACE/VSÁKU

TEPELNÉ ČERPADLO VZDUCH/VODA
(při-7/35°C=12,45kW; COP=2,55)
(při-7/55°C=10,54kW; COP=?)
OSADIT NA SAMOSTATNÝ BET.ZÁKLAD
ODVOD KOND.DO KANALIZACE/VSÁKU

- LEGENDA POTRUBÍ:**
- HLAVNÍ ROZVODY UT
 - PRIMÁRNÍ STRANA ZDROJE
 - PODL.-HL.ROZVODY
 - PODLAHOVKA-SMYČKY
 - EXPAZNÍ POTRUBÍ
 - POZICE TERMOSTATU-nespec.UT!

- LEGENDA STOUPAČEK:**
- Tx OTOPNÁ TĚLESA
 - Px PODLAHOVÉ VYTÁPĚNÍ
 - 1 PRIMÁRNÍ STRANA ZDROJE

POZNÁMKA:
Izolace:
VEŠKERÉ NOVÉ POTRUBÍ BUDE DŮSLEDNĚ IZOLOVÁNO KAUČUKOVOU TEPELNOU IZOLACÍ.
UPOZORNĚJI NA NUTNOST DŮSLEDNĚ IZOLACE VEŠKERÝCH ROZVODŮ AŽ K ČERPADLU. IZOLACI NUTNO PROVÉST JAKO NA ROZVODU CHLAZENÍ A ZAMEZIT TÍM KONDENZACÍM NA POTRUBÍ, ARMATURÁCH A ZAŘÍZENÍ!

Potrubí:
MATERIÁL NOVÉHO POTRUBÍ JE NAVRŽENO Z MĚDĚNÉHO POTRUBÍ, SPOJOVANÉHO LISOVANÝMI SPOJI.

ODSKOKY STOUPACÍHO POTRUBÍ NEMUSÍ BÝT ZAKRESLENY SPRÁVNĚ NEBO PŘESNĚ, BUDE NUTNĚ OVĚŘIT VEDENÍ POTRUBÍ PŘÍMO NA STAVBĚ-OVĚŘÍ DODAVATEL. PROSTUPY NOSNÝMI KONSTRUKCEMI JE MOŽNÉ PROVÁDĚT POUZE V KOORDINACI S DODAVATELEM STAVEBNÍ ČÁSTI. DISPOZIČNÍ USPOŘÁDÁNÍ ROZVODŮ JE ZAKRESLENO POUZE ORIENTAČNĚ, BUDE NEZBYTNĚ NUTNÉ POSTUPOVAT V KOORDINACI S OSTATNÍMI DODAVATELI TRUBNÍCH ROZVODŮ-ZAJISTÍ DODAVATEL.

VIDITELNĚ VEDENÉ POTRUBÍ BUDE ZŘETELNĚ OZNAČENO CEDULKAMI S POPISEM TYPU POTRUBÍ.



ZODP.PROJEKTANT:	PROJEKTANT	PROJEKCE TZB Ing. Martin Kratěna ČKAIT: 0012210 tel: 777 587 665 Mail: M.Kratena@centrum.cz http://www.projekctzb.cz/	
Ing. Martin Kratěna	Ing. Martin Kratěna		
INVESTOR:	Obec Blažovice, Nádražní 242, 66408 Blažovice		
MÍSTO STAVBY:	obec Blažovice, kat.ú.z. Blažovice 605573, parc.č. 421/1, 421/2		
AKCE: KULTURNÍ DŮM BLAŽOVICE D.1.4.a ZAŘÍZENÍ NA VYTÁPĚNÍ		DATUM	2022 06 27
		FORMÁT	A2
		STUPEŇ	DPS
		PROFESE	D.1.4.a
OBSAH VÝKRESU: PŮDORYS 1.NP		MĚŘÍTKO: 1:50	ČÍS.VÝKR.: 02