


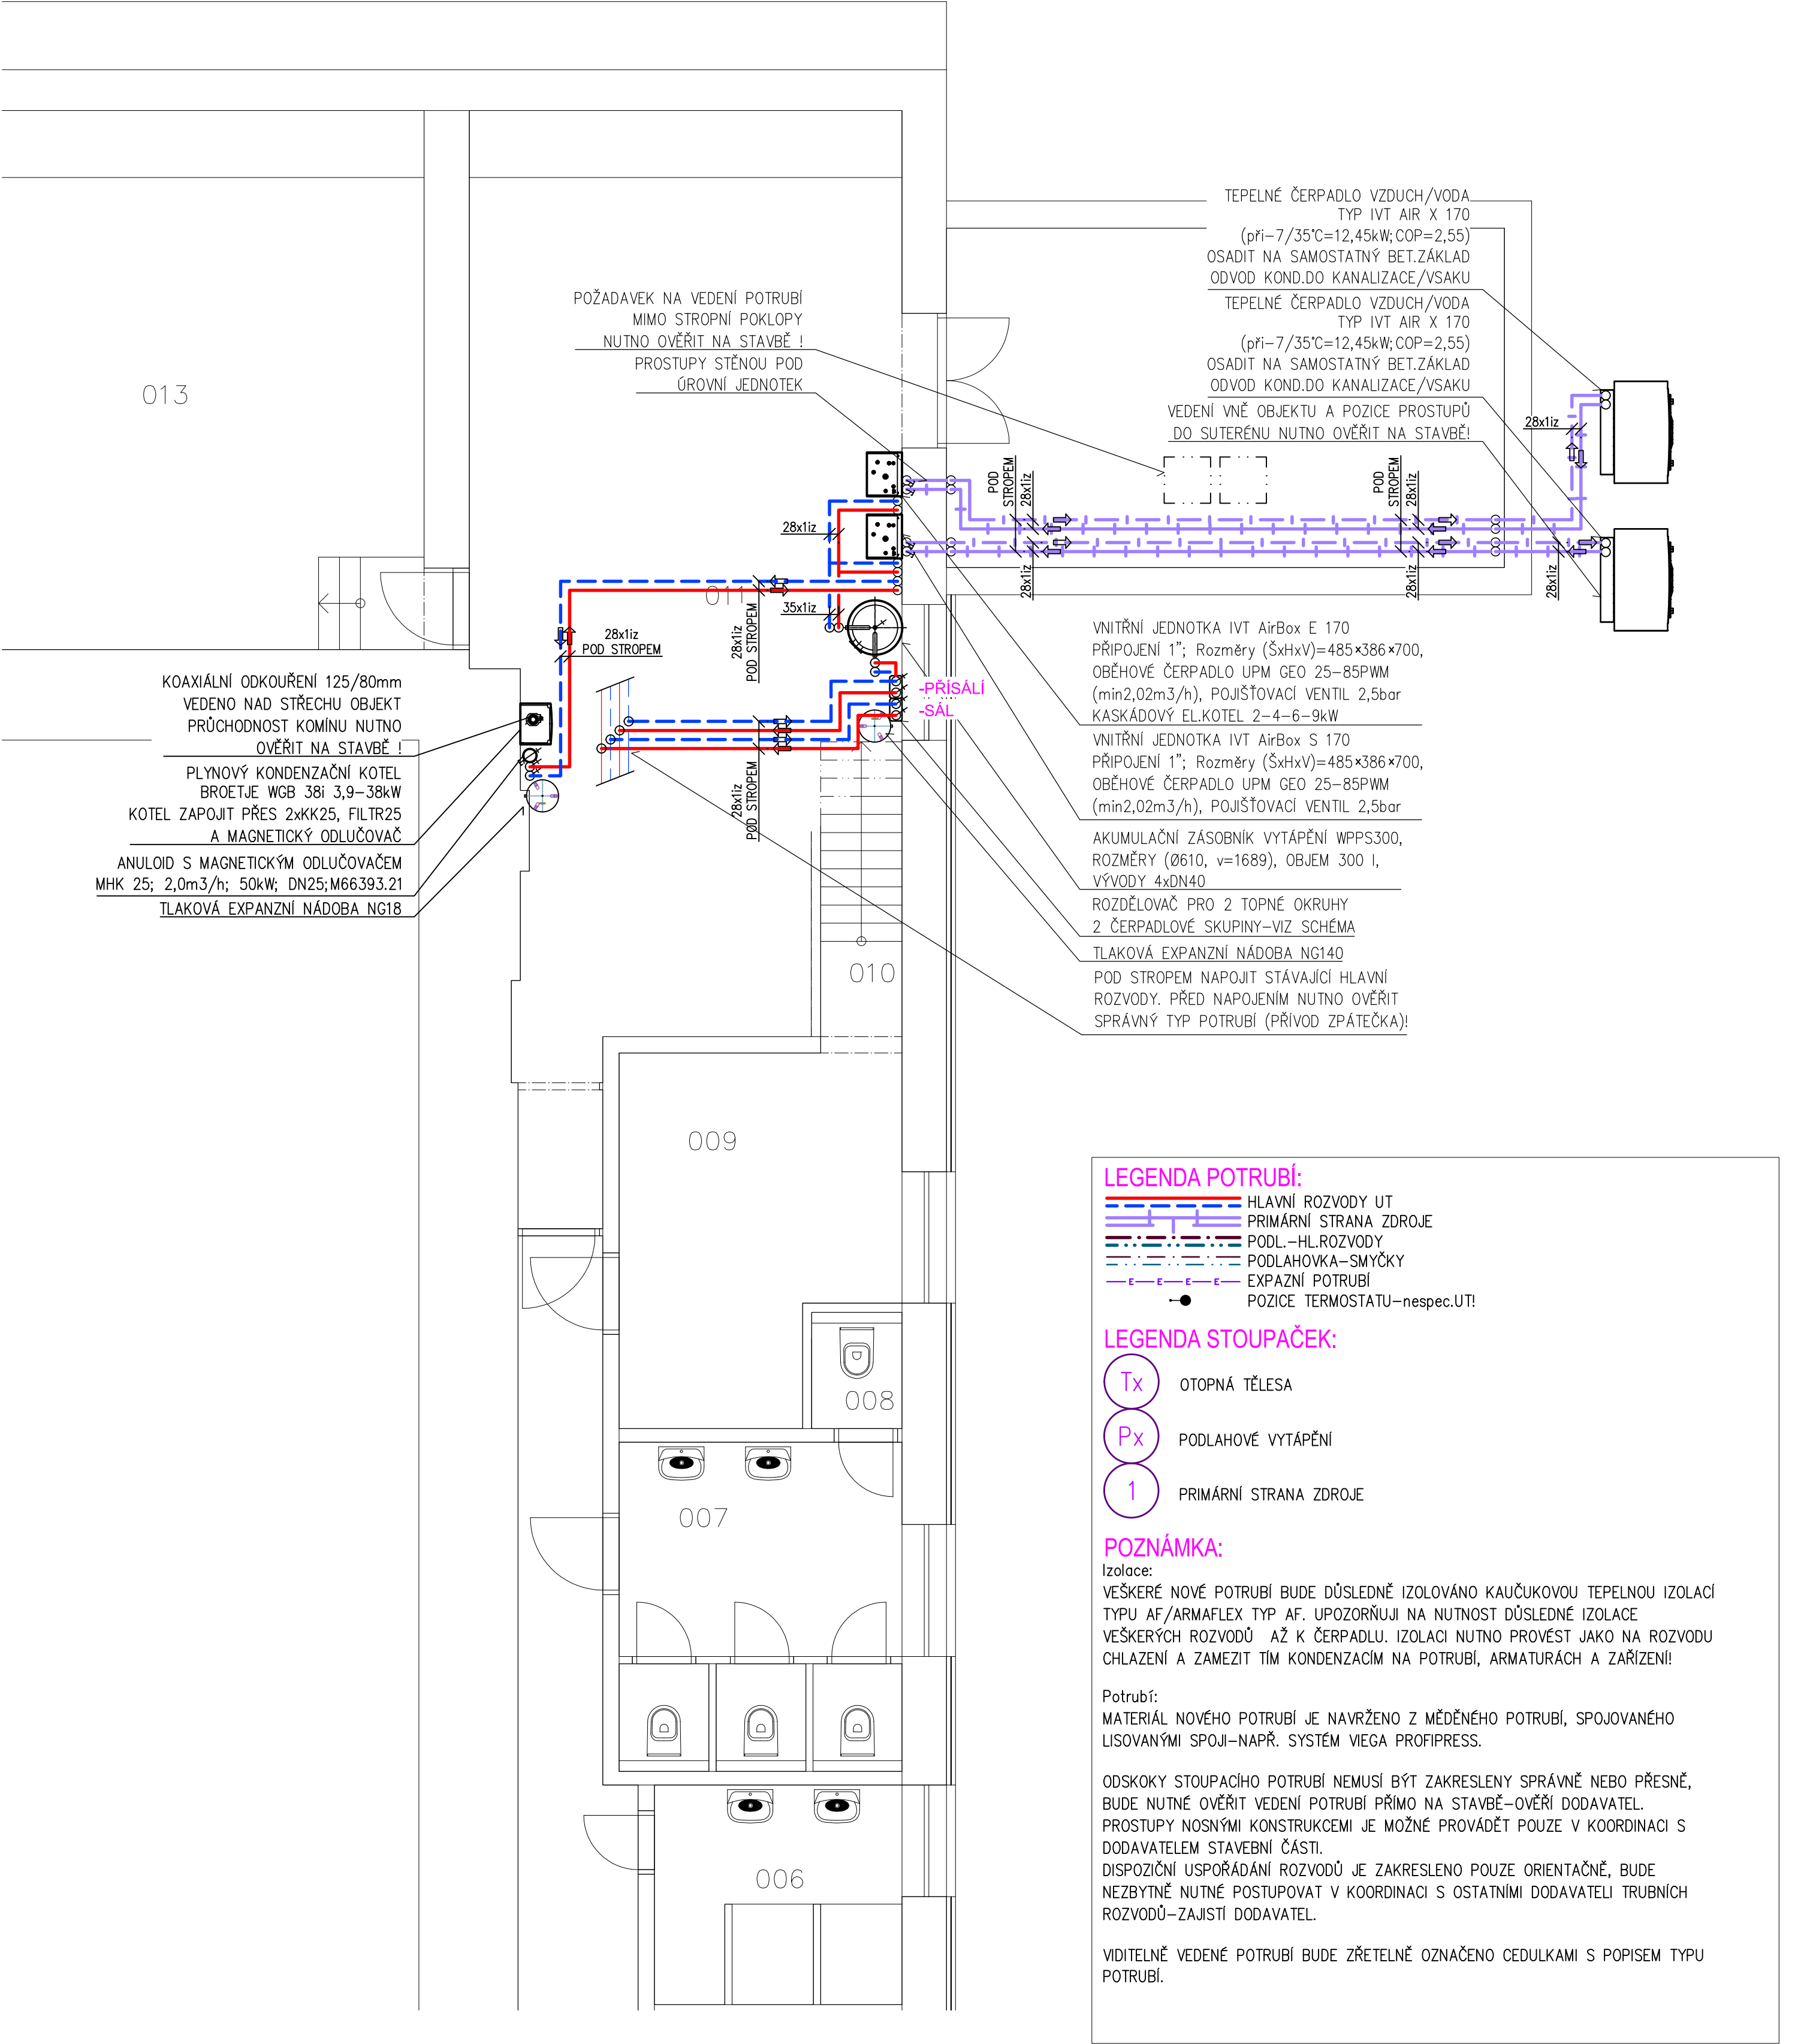

LEGENDA POTRUBÍ:

- HLAVNÍ ROZVODY UT
- PRIMÁRNÍ STRANA ZDROJE
- PODL.-HL.ROZVODY
- PODLAHOVKA-SMYČKY
- EXPAZNÍ POTRUBÍ
- POZICE TERMOSTATU-nespec.UT!

LEGENDA STOUPAČEK:

- Tx OTOPNÁ TĚLESA
- Px PODLAHOVÉ VYTÁPĚNÍ
- 1 PRIMÁRNÍ STRANA ZDROJE

POZNÁMKA:

Izolace:
VEŠKERÉ NOVÉ POTRUBÍ BUDE DŮSLEDNĚ ISOLOVÁNO KAUKČUKOVOU TEPELNOU ISOLOACÍ TYPU AF/ARMAFLEX TYP AF. UPOZORŇUJI NA NUTNOST DŮSLEDNÉ ISOLOACE VEŠKERÝCH ROZVODŮ AŽ K ČERPADLU. ISOLOACI NUTNO PROVÉST JAKO NA ROZVODU CHLAZENÍ A ZAMEZIT TÍM KONDENZACÍM NA POTRUBÍ, ARMATURÁCH A ZAŘÍZENÍ!

Potrubí:
MATERIÁL NOVÉHO POTRUBÍ JE NAVRŽENO Z MĚDĚNÉHO POTRUBÍ, SPOJOVANÉHO LISOVANÝMI SPOJÍ-NAŘ. SYSTÉM VIEGA PROFIPRESS.

ODSKOKY STOUPACÍHO POTRUBÍ NEMUSÍ BÝT ZAKRESLENY SPRÁVNĚ NEBO PŘESNĚ, BUDE NUTNĚ OVĚŘIT VEDENÍ POTRUBÍ PŘÍMO NA STAVBĚ-OVĚŘÍ DODAVATEL. PROSTUPY NOSNÝMI KONSTRUKCEMI JE MOŽNÉ PROVÁDĚT POUZE V KOORDINACI S DODAVATELEM STAVEBNÍ ČÁSTI. DISPOZIČNÍ USPOŘÁDÁNÍ ROZVODŮ JE ZAKRESLENO POUZE ORIENTAČNĚ, BUDE NEZBYTNĚ NUTNĚ POSTUPOVAT V KOORDINACI S OSTATNÍMI DODAVATELI TRUBNÍCH ROZVODŮ-ZAJISTÍ DODAVATEL.

VIDITELNĚ VEDENÉ POTRUBÍ BUDE ZŘETELNĚ OZNAČENO CEDULKAMI S POPISEM TYPU POTRUBÍ.

ZODP.PROJEKTANT:	PROJEKTANT	PROJEKCE TZB Ing. Martin Kratěna ČKAIT: 0012210 tel: 777 587 665 Mail: M.Kratena@centrum.cz http://www.projektetzb.cz/	
Ing. Martin Kratěna	Ing. Martin Kratěna		
INVESTOR:	Obec Blažovice, Nádražní 242, 66408 Blažovice		
MÍSTO STAVBY:	obec Blažovice, kat.ú. Blažovice 605573, parc.č. 421/1, 421/2		
AKCE: KULTURNÍ DŮM BLAŽOVICE D.1.4.a ZAŘÍZENÍ NA VYTÁPĚNÍ		DATUM	2022 06 27
		FORMÁT	A2
		STUPEŇ	DPS
		PROFESE	D.1.4.a
OBSAH VÝKRESU: PŮDORYS 1.PP		MĚŘÍTKO: 1:50	ČÍS.VÝKR.: 01