



PŮDORYS

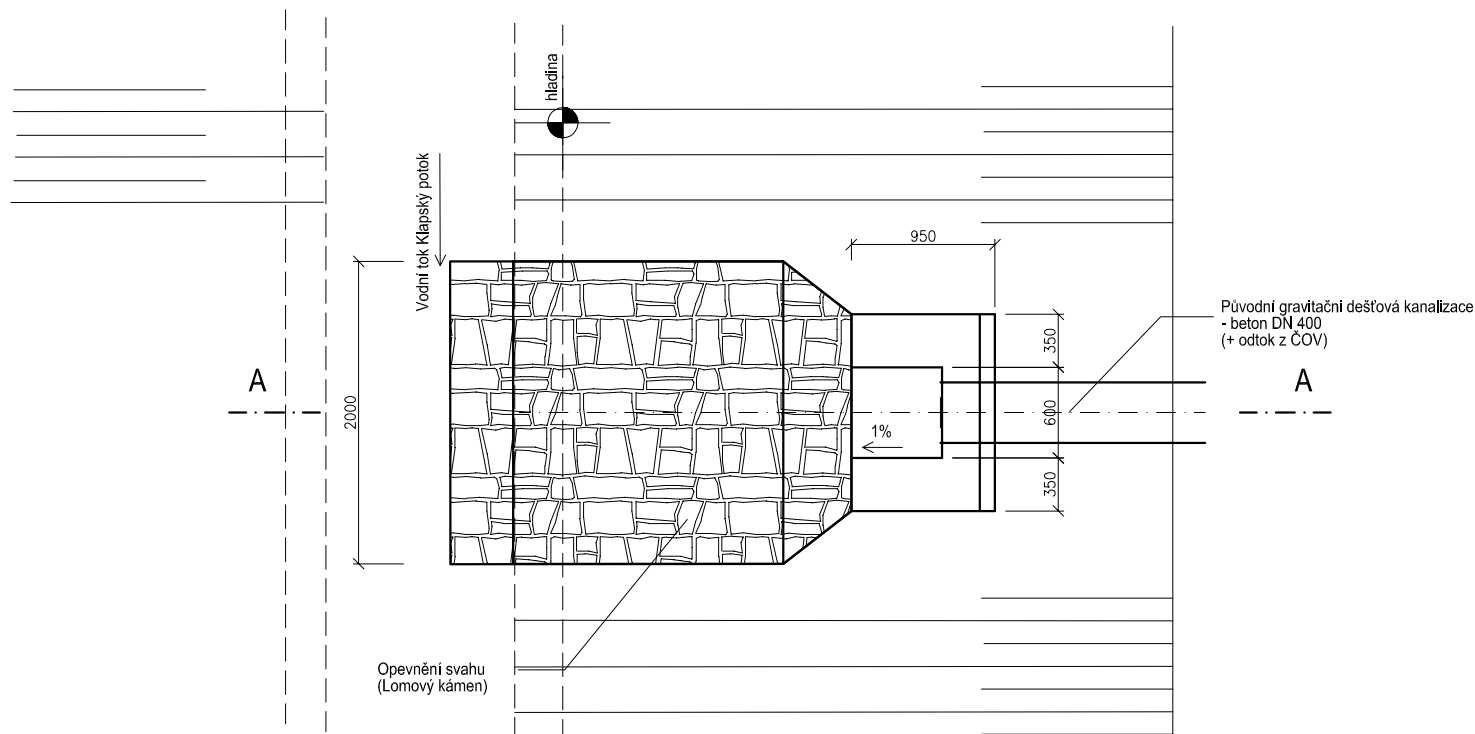

ŘEZ A-A

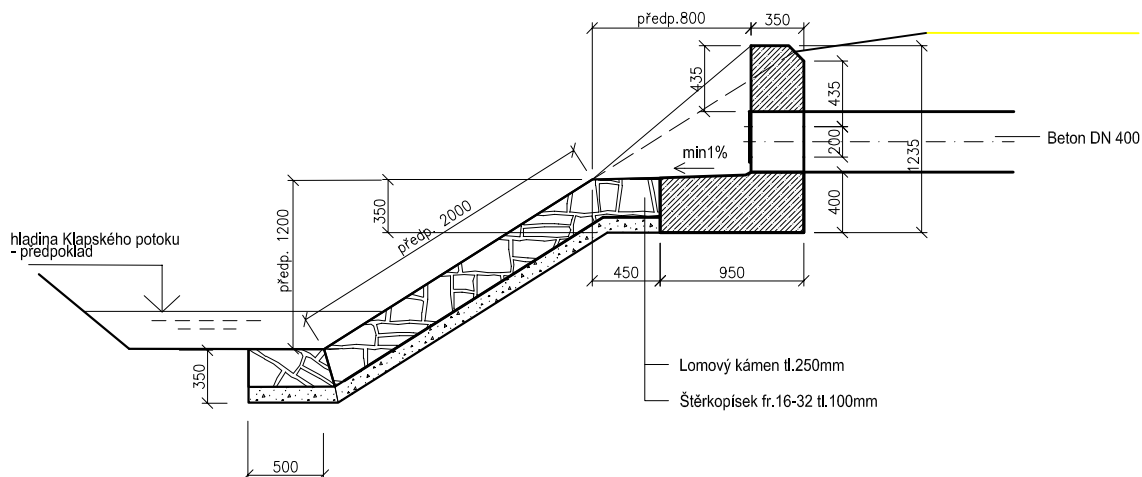

POZNÁMKA :
VÝÚSTNÍ OBJEKT BUDE PROVEDEN Z VODOSTAVEBNÍHO BETONU B 20,
LÍČ VÝÚSTNÍHO OBJEKTU BUDE OBLOŽEN LOMOVÝM KAMENEM.
BOKY VÝÚSTNÍHO OBJEKTU BUDOU UPRAVENY PODLE OKOLNÍHO BŘEHU

zodp.projektant		vypracoval		kreslil		Vodohospodářská projekční kancelář									
Ing. Michal Jeřábek		Ing. Michal Jeřábek				I N D O R S Litoměřice									
kraj : Ústecký		místo : intravilán obce Klapý				Ing. Michal Jeřábek Velká Dominikánská 10, 412 01 Litoměřice Tel.: 776 785 535, indors@email.cz									
investor : Obec Klapý															
název dokumentace : KANALIZACE A ČOV Klapý Dokumentace pro provádění stavby						účel		DPS							
						číslo zakázky		00373							
						datum		05/2018 / 06/2019							
název přílohy : ÚPRAVA VÝÚSTNÍHO OBJEKTU STÁVAJÍCÍ KANALIZACE						měřítko : 1 : 50		příloha : D. 1. 22							
paré číslo :						1	2	3	4	5	6	7	8	9	0